



平面図

習志野市立実初小学校

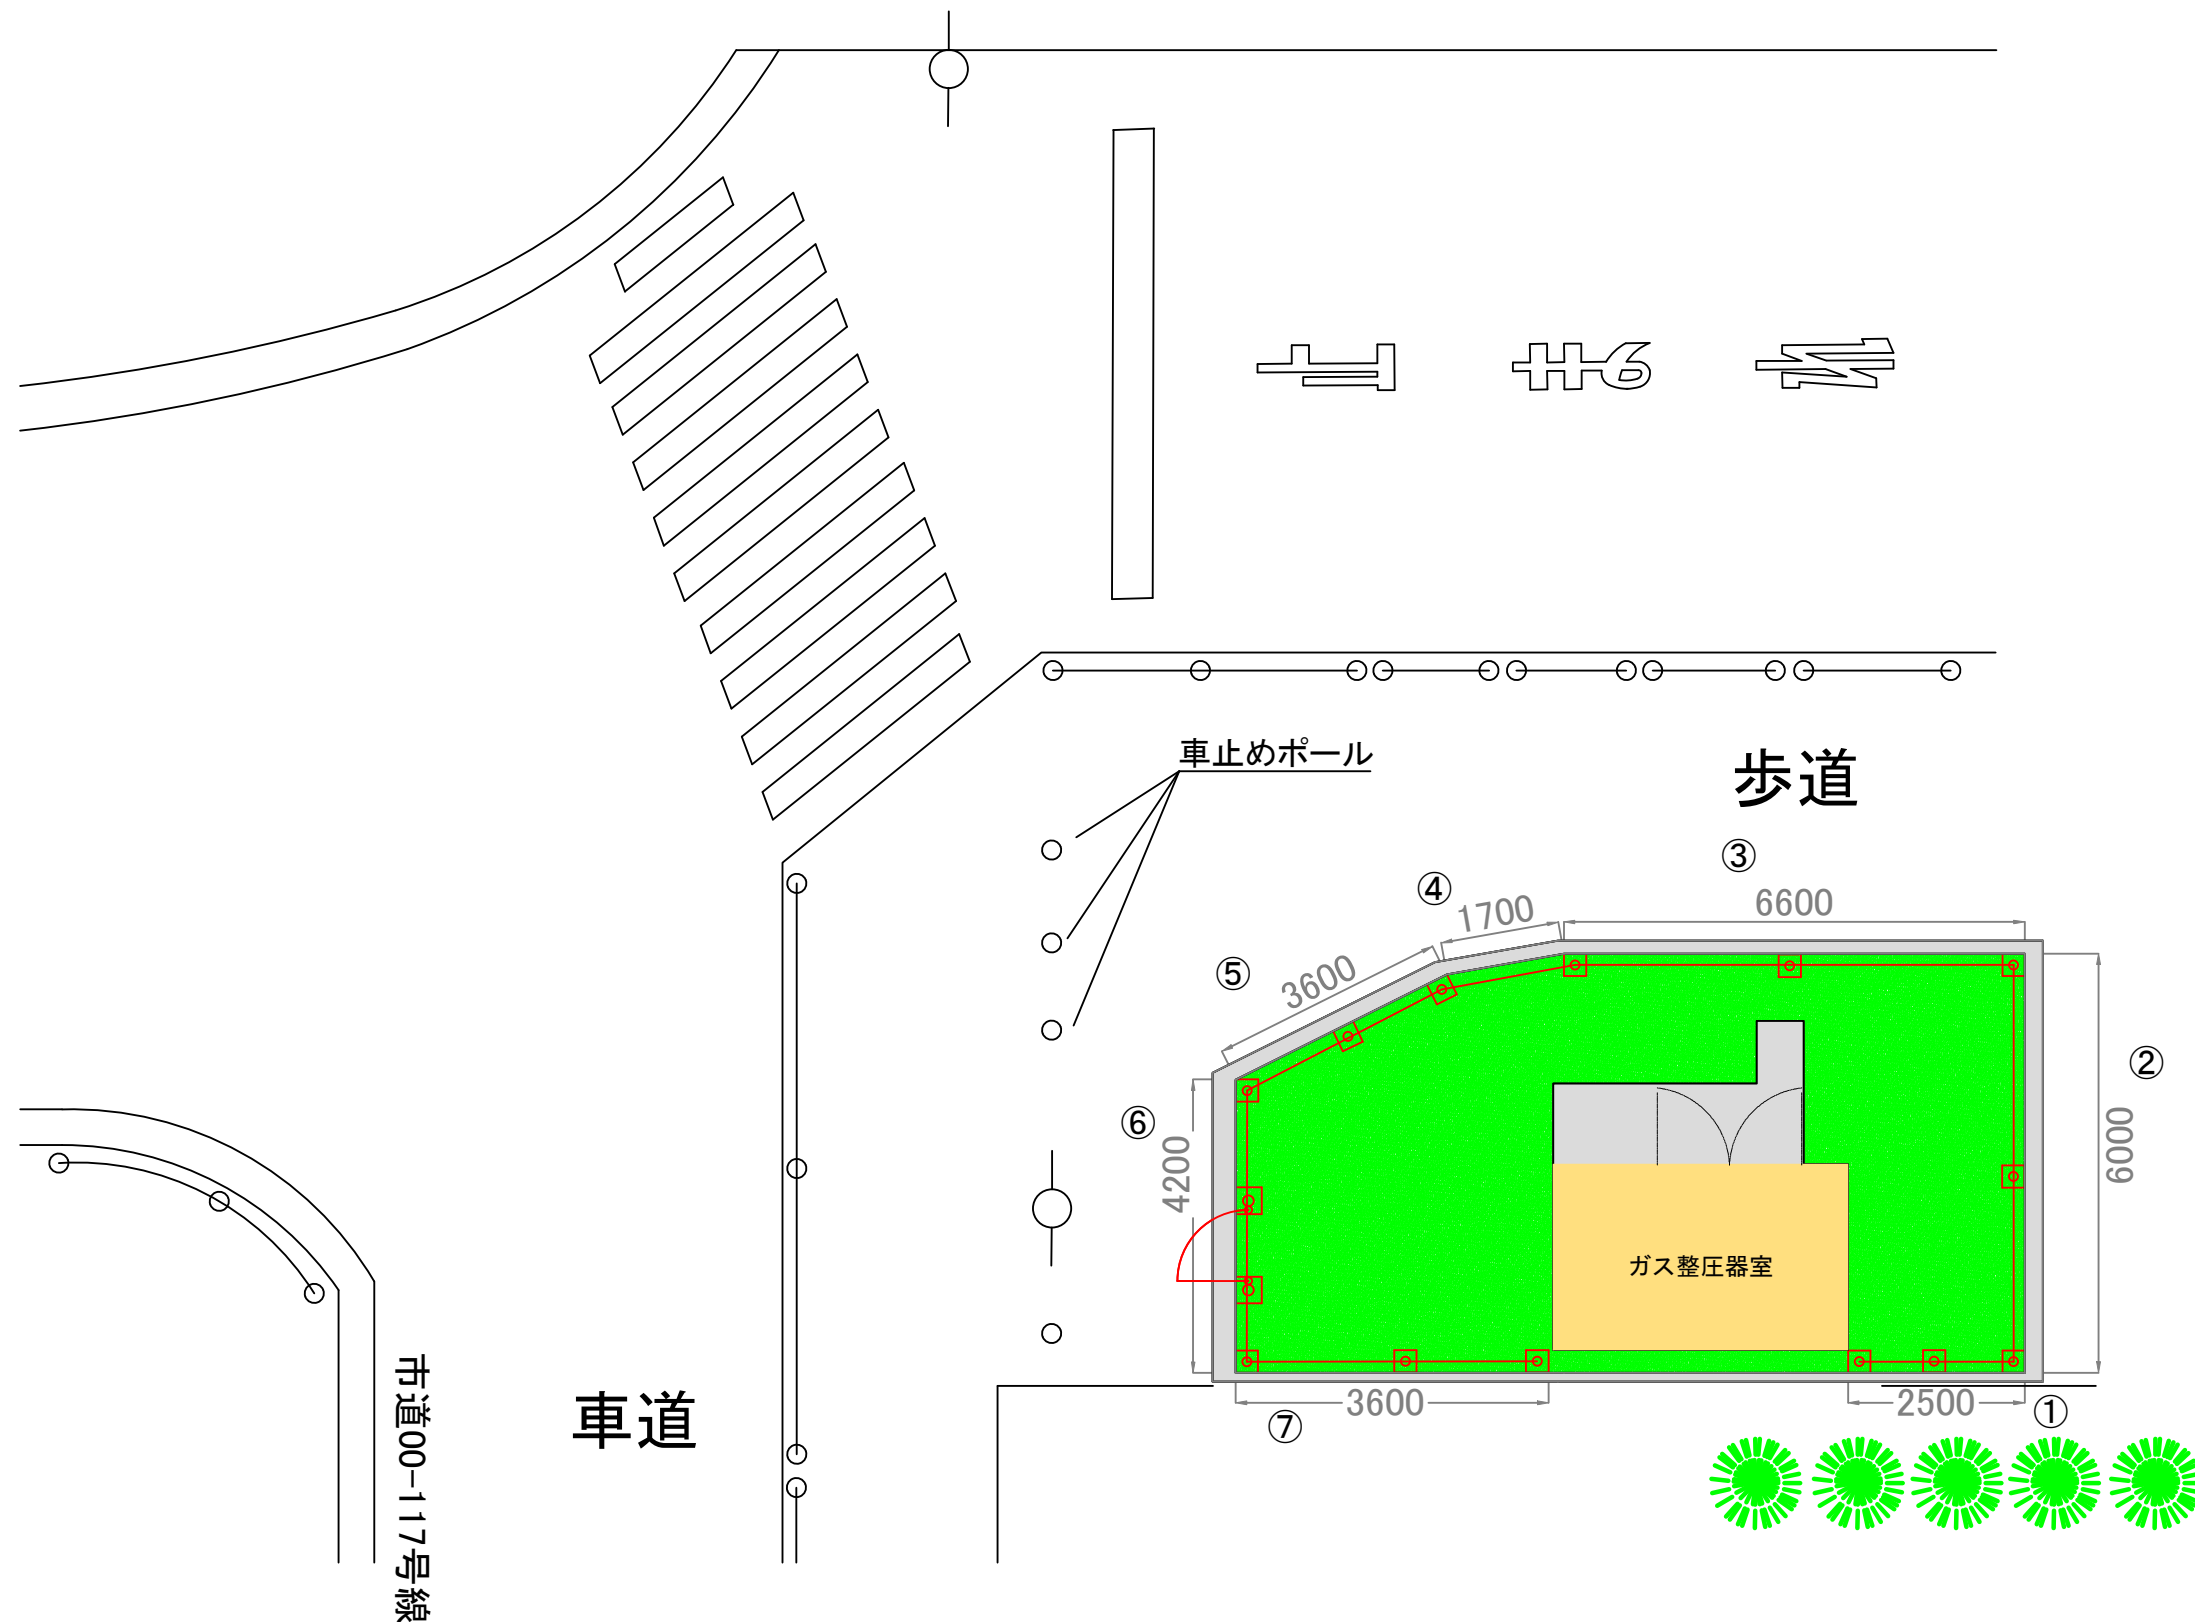

案内図

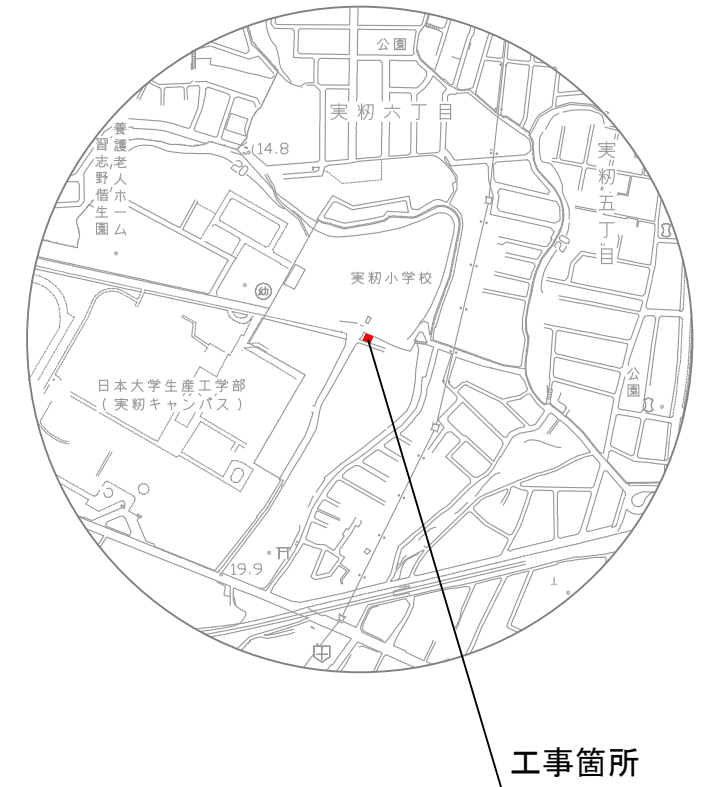

- ①メッシュフェンス設置工 $H=2.5m \times L=2.6m$
- ②メッシュフェンス設置工 $H=3.0m \times L=5.8m$
- ③メッシュフェンス設置工 $H=2.5m \times L=6.3m$
- ④メッシュフェンス設置工 $H=2.5m \times L=1.7m$
- ⑤メッシュフェンス設置工 $H=2.5m \times L=3.5m$
- ⑥メッシュフェンス設置工 $H=2.5m \times L=3.0m$
くぐり式門扉設置工 $H=1.8m \times L=1.0m$
- ⑦メッシュフェンス設置工 $H=2.5m \times L=3.5m$

工事名称	実初小前圧縮器室外構フェンス設置工事		
図面名称	案内図・平面図	工事番号	建8-105
縮尺	S=NON SCALE	製図年月	
図面番号	1/3	製図	ガス水道供給課
習志野市企業局			