


仮設平面図 縮尺 1:500

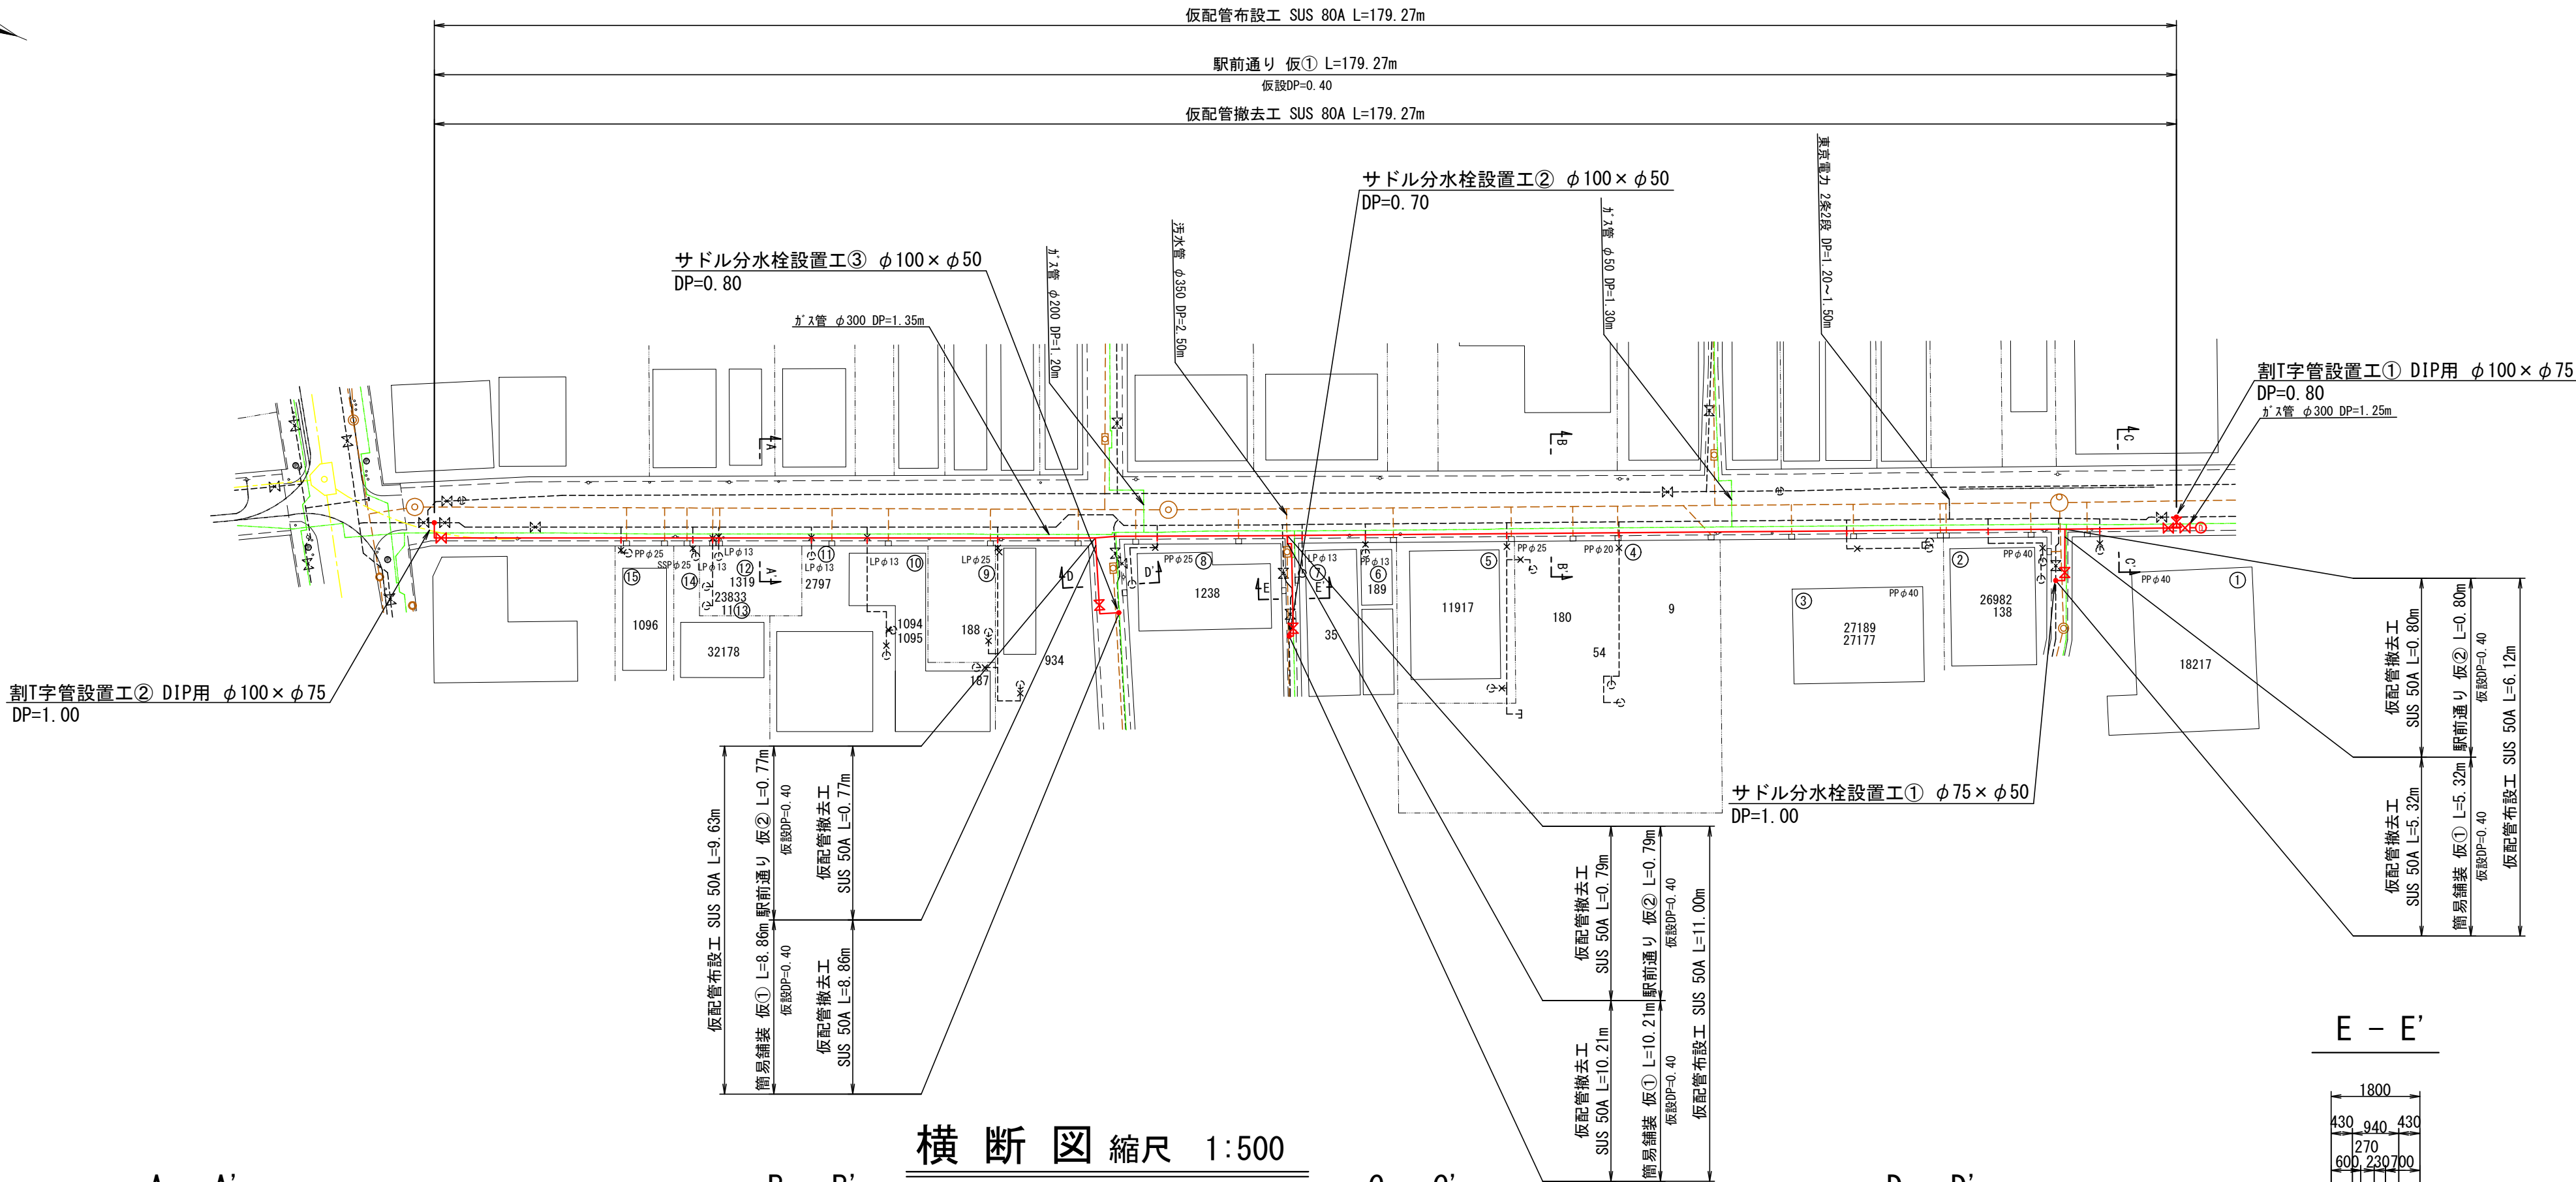

横断図 縮尺 1:500


A - A'

B - B'

C - C'



D - D'

E - E'

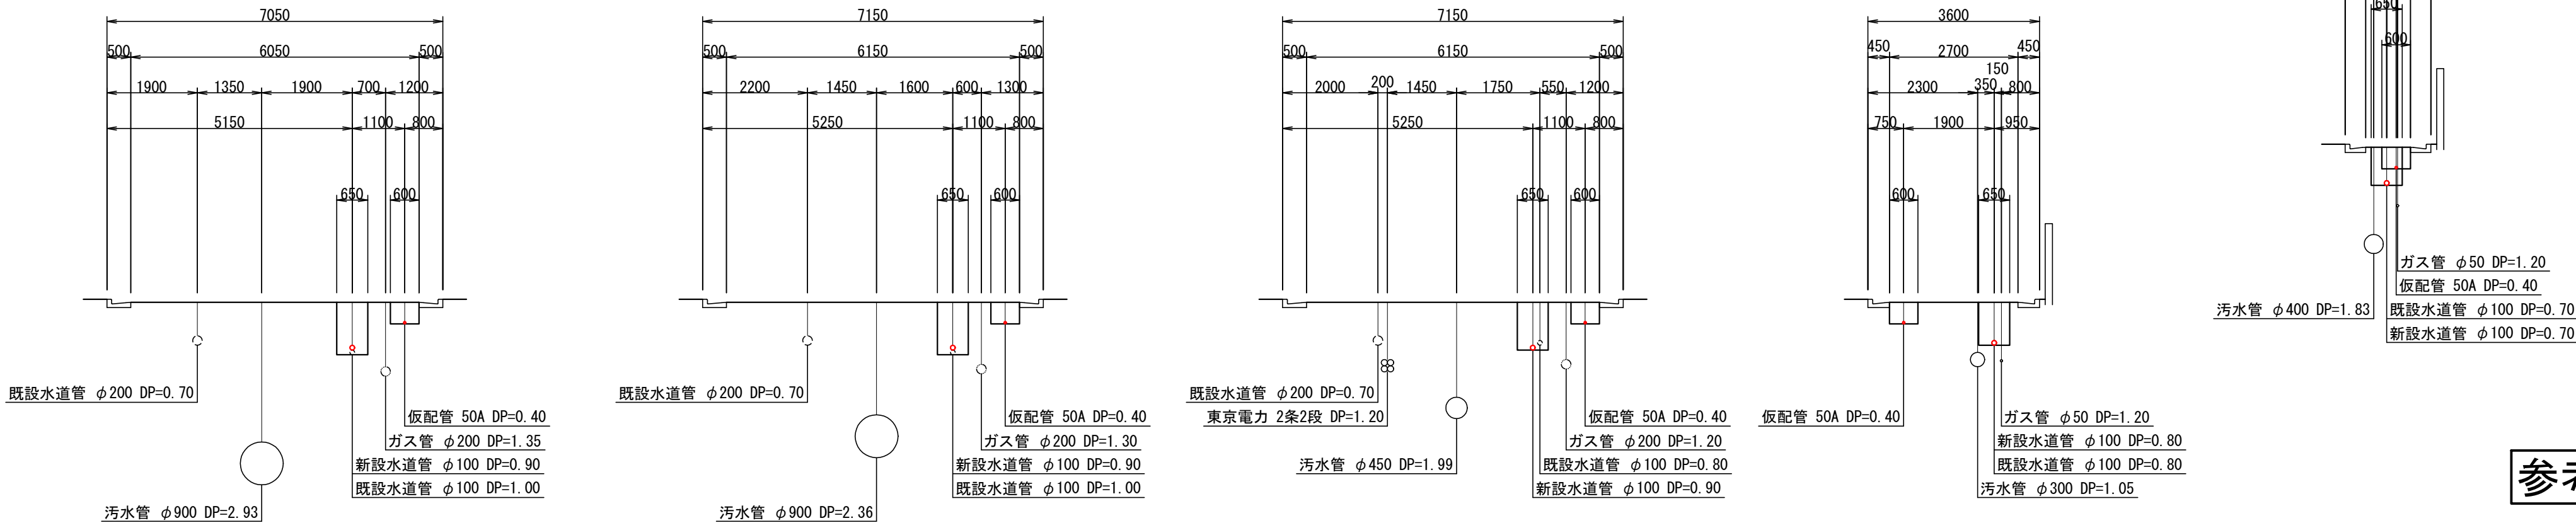


参考図

仮設配管図 S=free

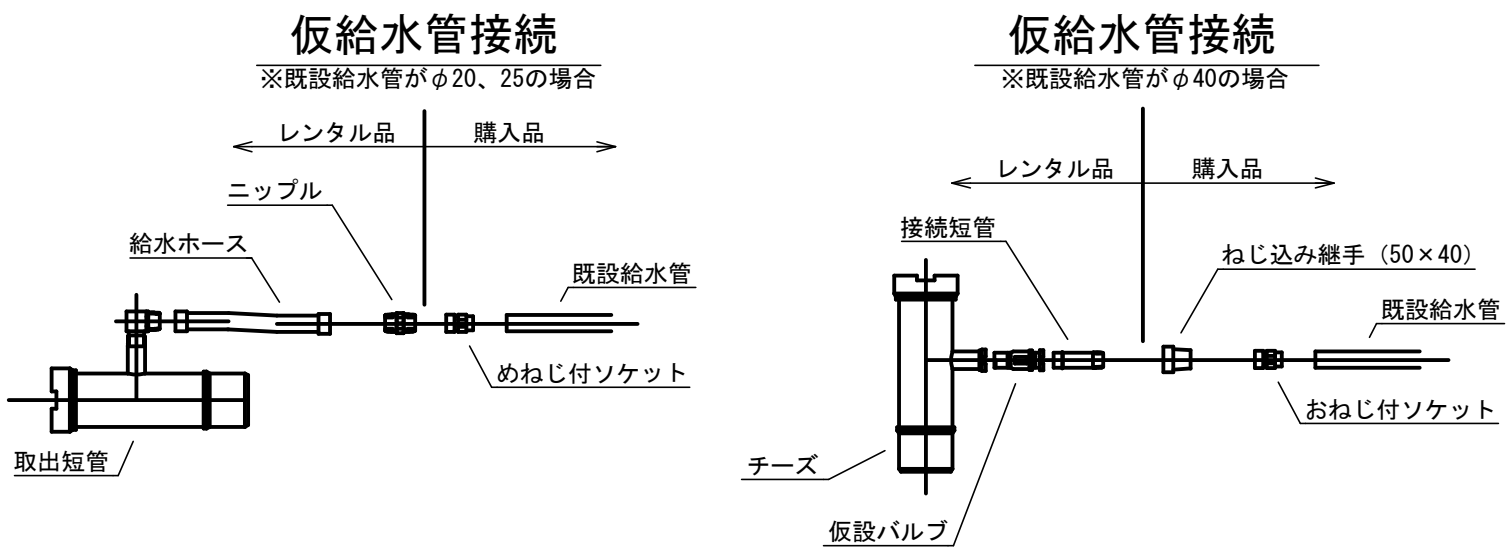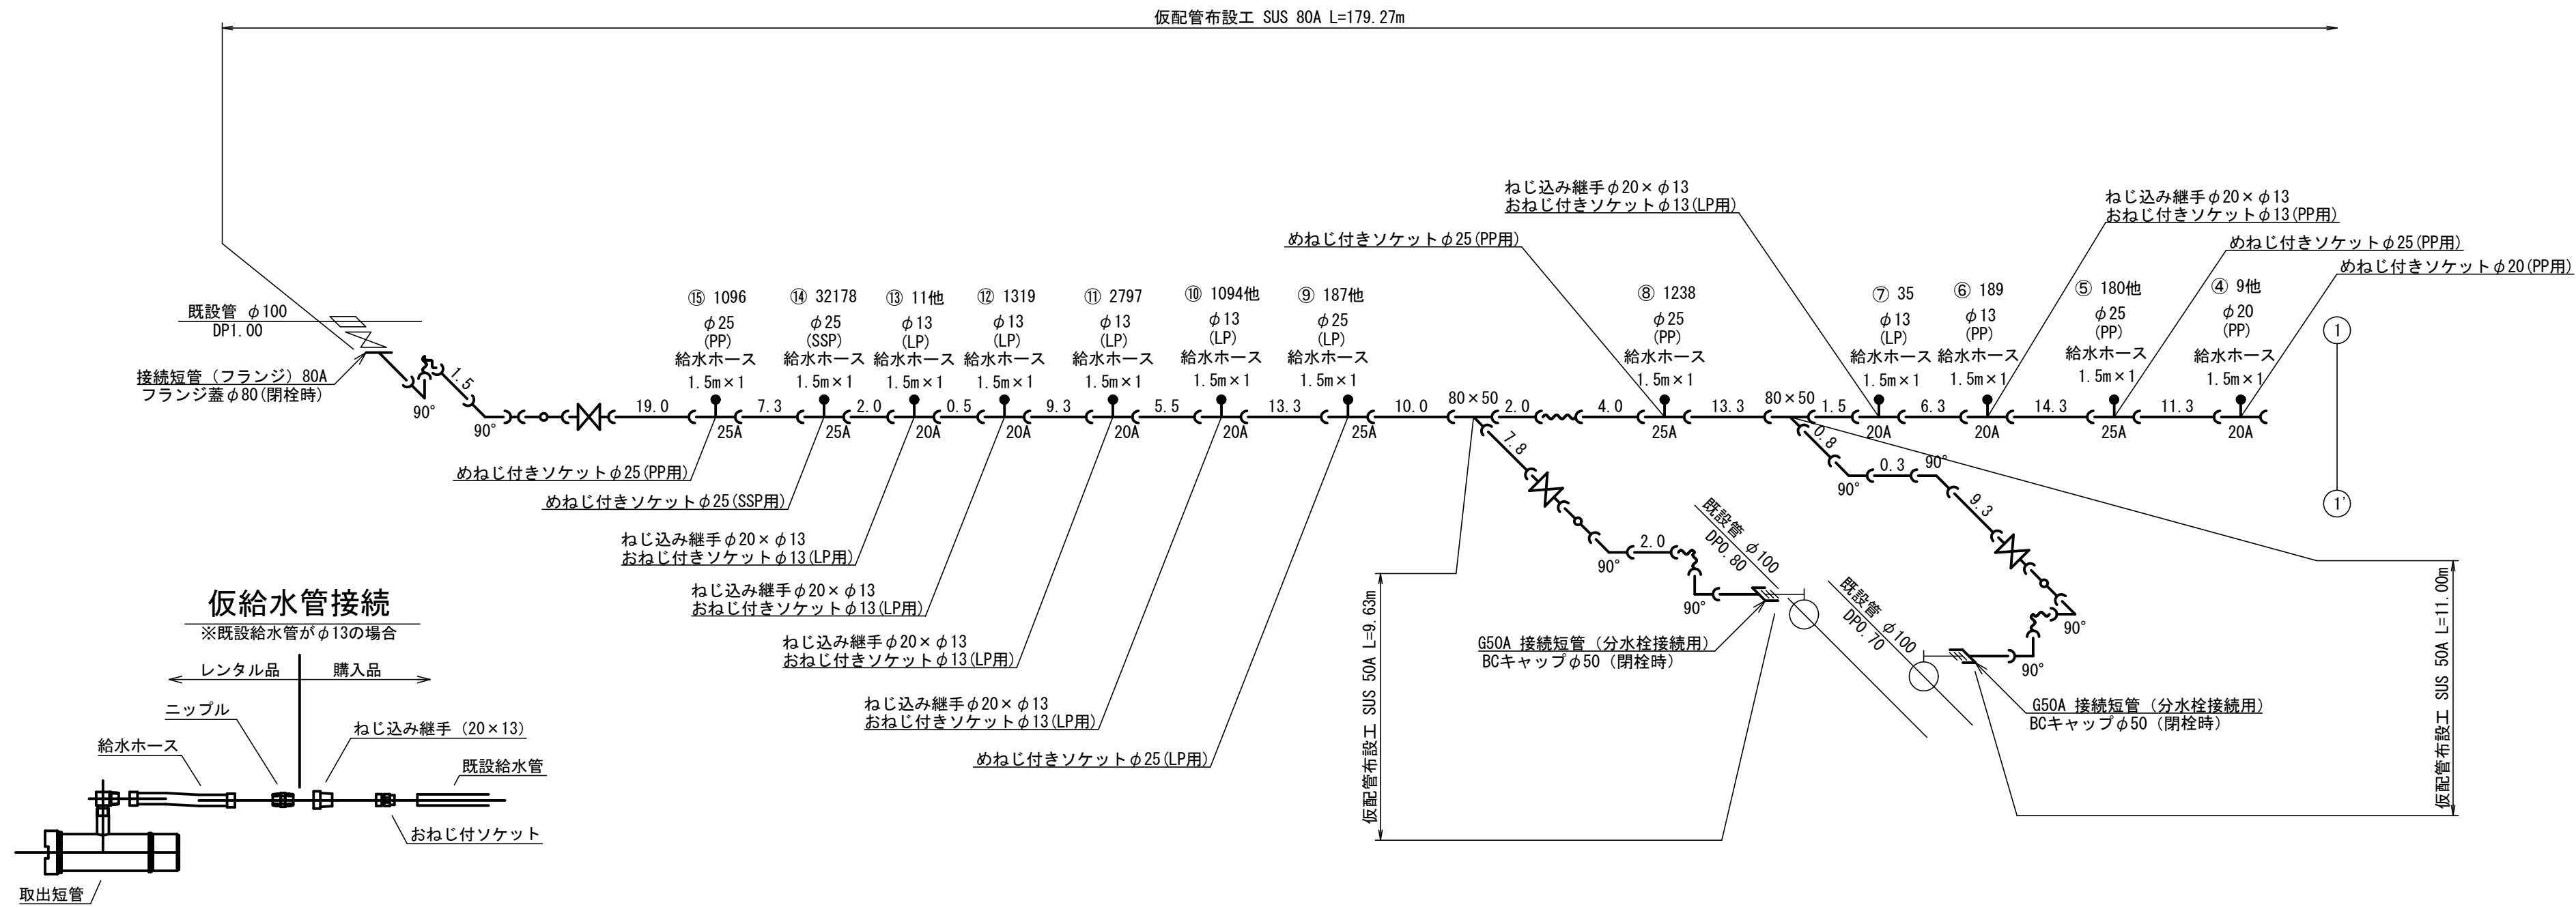

資 材 名 称	記 号	資 材 名 称	記 号
直 管		レ ジ ュ ー サ ー	
フ レ キ 管		取 り 出 し 短 管	
エ ル ボ		仮 設 消 火 栓	
テ ー ズ			
バ ル ブ			
受 け × 受 け		仮 設 空 気 弁	
受け×グルーピング、リング			
挿し×グルーピング、リング			

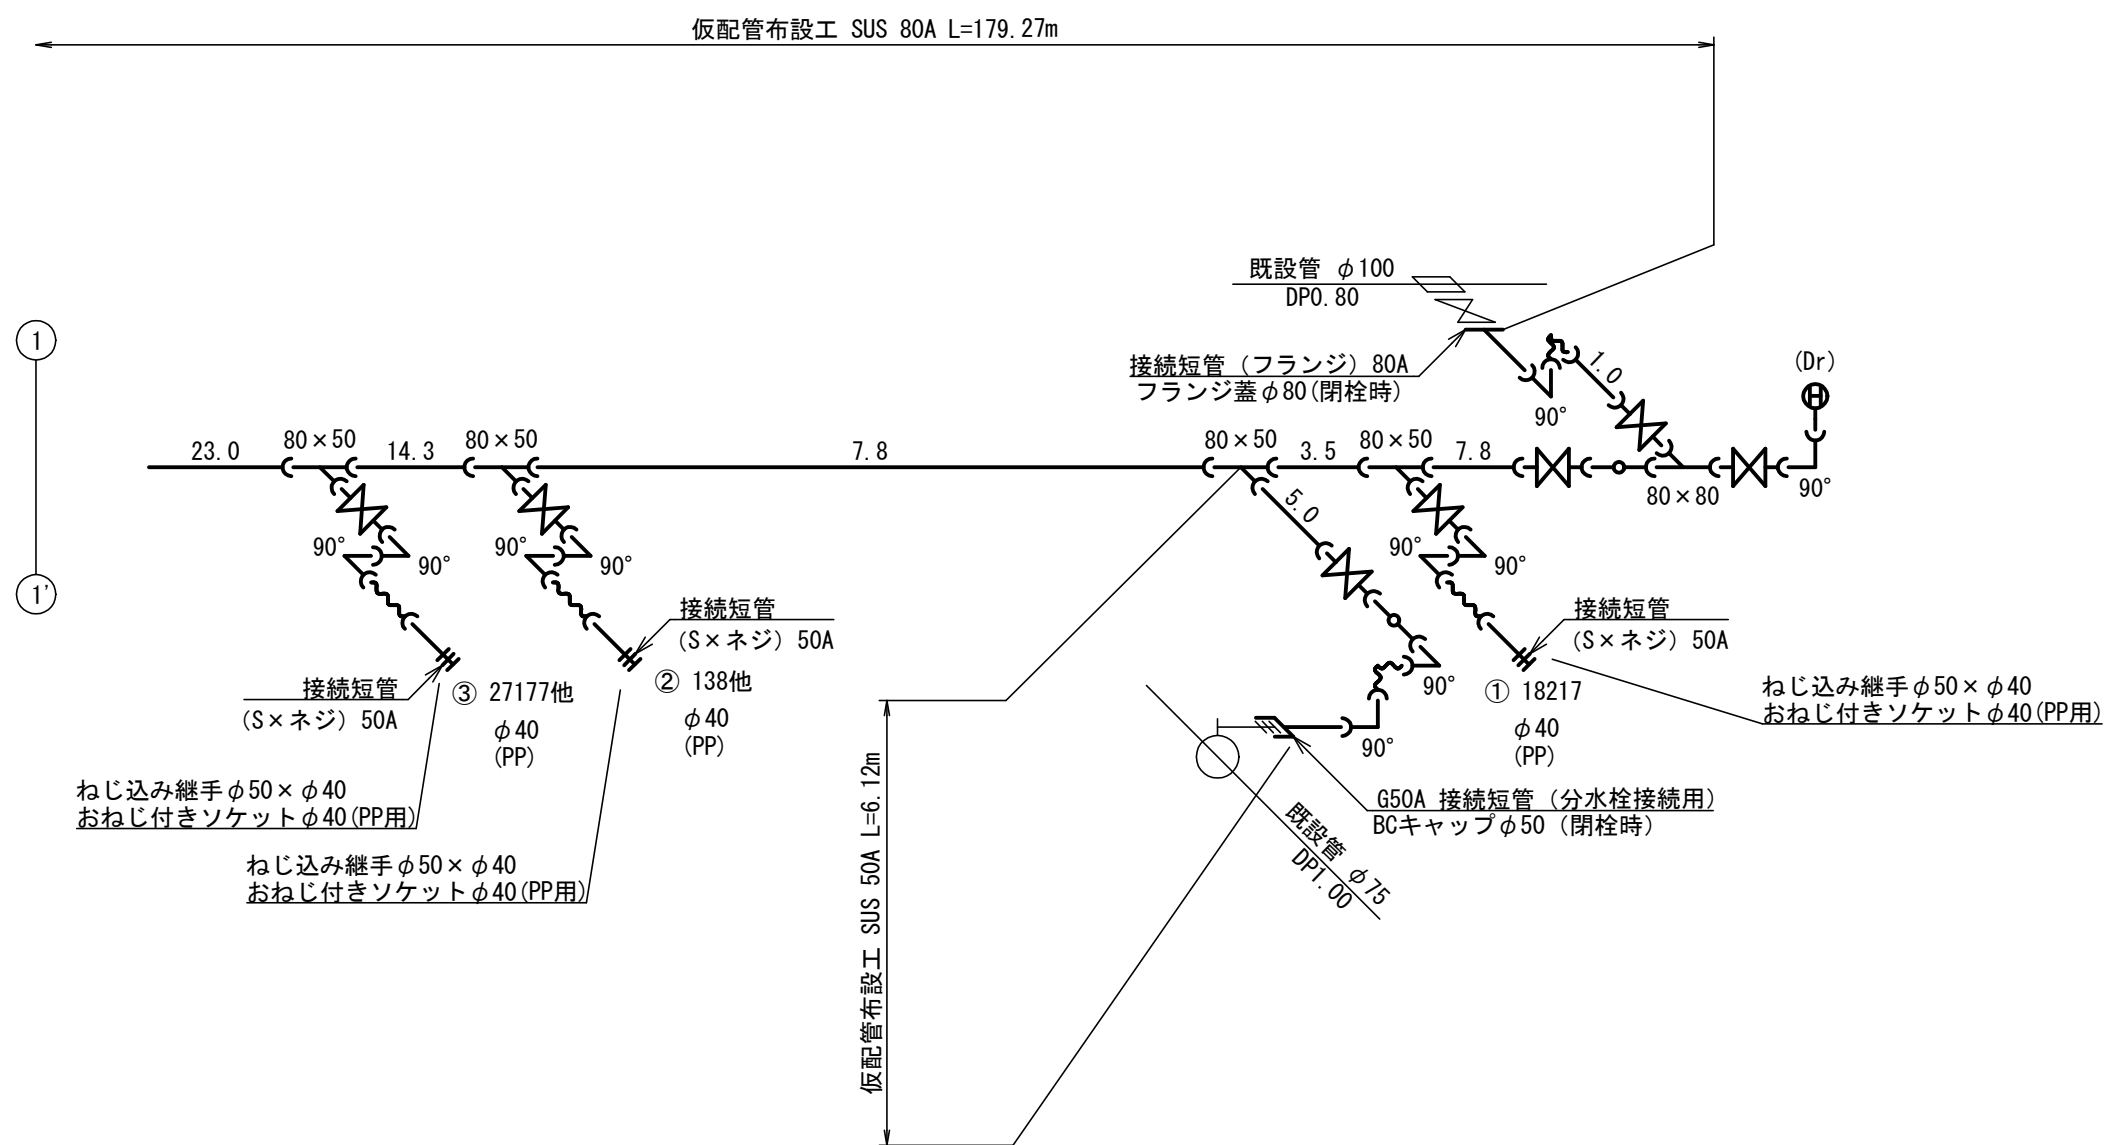

参考図


給水管切替詳細図 縮尺 FREE

- ④ 9他
- ・ ステンレス波状管φ20(3.00m)
 - ・ φ100×20 サドル分水栓(鉄鍍管用)
 - ・ φ20 ステンレス絶縁型分水栓用ソケット×2
 - ・ φ20 継手一体型ステンレス止水栓
 - ・ φ20 ホリチン管用7ダブターソケット(平行オレジ)
 - ・ φ100×450 止水栓筐

- ③ 27177他
- ・ ステンレス波状管 φ40 (3.00m)
 - ・ φ100×40 ダブル分水栓 (鋳鉄管用)
 - ・ φ40 ステンレス絶縁型分水栓用ソケット
 - ・ φ40 ステンレスソケット

- ② 138他
- ・ステンス波状管φ40(3.00m)
 - ・φ100×40 ガイド分水栓(鉄鍍管用)
 - ・φ40 ステンス絶縁型分水栓用ヤット×2
 - ・φ40 継手一体型ステンス止水栓
 - ・φ40 ホリエレン管用7ダブターヤット(平行ヤット)
 - ・φ100×450 止水栓筐

- ① 18217
- ・ ステンレス波状管 φ40 (3. 00m)
 - ・ φ100×40 サドル分注栓 (鉄鍍管用)
 - ・ φ40 ステンレス絶縁型分注栓用ソケット×2
 - ・ φ40 継手一体型ステンレス止水栓
 - ・ φ40 ホリシエレン管用アダプターソケット (平行オジシ)
 - ・ φ100×450 止水栓筐

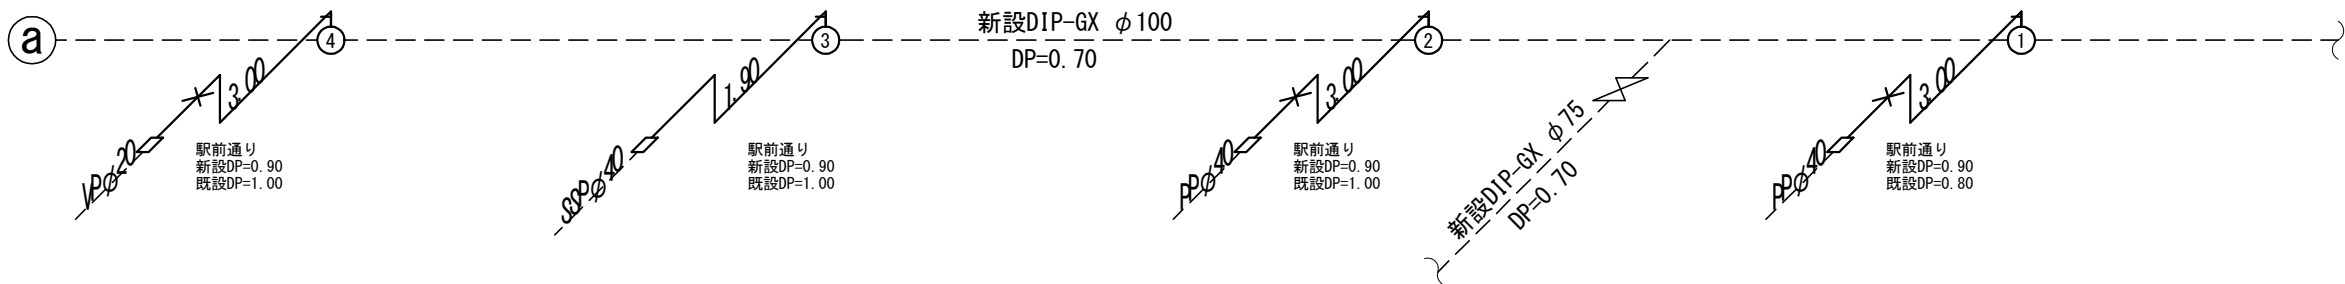


- ⑧ 1238
- ・ステンレス波状管φ25(3.00m)
 - ・φ100×25 サドル分水栓(鉄鍍管用)
 - ・φ25 ステンレス絶縁型分水栓用ソケット×2
 - ・φ25 継手一体型ステンレス止水栓
 - ・φ25 ポリエチレン管用アダプターソケット(平行オジジ)
 - ・φ100×450 止水花簾

- ⑦ 35
- ・ ステンレス波状管φ20(3.00m)
 - ・ φ100×20 サ^レル分水栓(鑄鉄管用)
 - ・ φ20 ステンレス絶縁型分水栓用ソケット×2
 - ・ φ20 継手一体型ステンレス止水栓
 - ・ SSPφ20×LPφ13 異種異形管継手
 - ・ φ100×450 止水栓筐

- ⑥ 189
- ・ ステンレス波状管 φ20 (3.00m)
 - ・ φ100×20 サドル分水栓 (鉄鍍管用)
 - ・ φ20 ステンレス絶縁型分水栓用ソケット×2
 - ・ φ20 継手一体型ステンレス止水栓
 - ・ φ20×43 ホリリチン管用アダプターソケット (平行オシ)
 - ・ φ100×150 止水栓筐

- ⑤ 180他
- ・ ステンレス波状管 φ25 (3.00m)
 - ・ φ100×25 サ^レル分水栓 (鋳鉄管用)
 - ・ φ25 ステンレス絶縁型分水栓用ワット×2
 - ・ φ25 継手一体型ステンレス止水栓
 - ・ φ25 ホ^リエチレン管用ア^ダフターソケット (平行オ^レジ)
 - ・ φ100×450 止水栓筐

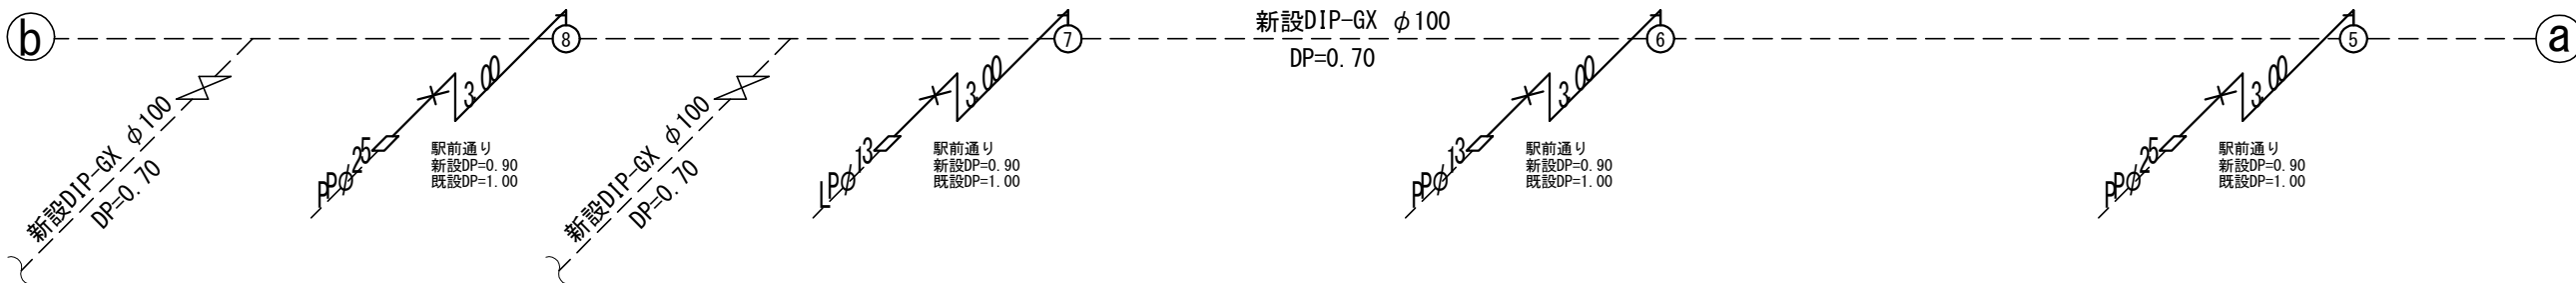

- ⑮ 1096
- ・ ステンレス波状管φ25(3.00m)
 - ・ φ100×25 サドル分水栓(鉄鋳管用)
 - ・ φ25 ステンレス絶縁型分水栓用ワット×2
 - ・ φ25 継手一体型ステンレス止水栓
 - ・ φ25 ポリエチレン管用アダプタージョイント(平行オジシ)
 - ・ φ100×450 止水栓篋

- ⑭ 32178
- ・ステンレス波状管φ25(1.90m)
 - ・φ100×25 サル分水栓(鋳鉄管用)
 - ・φ25 ステンレス絶縁型分水栓用ソケット
 - ・φ25 ステンレスソケット


- ⑬ 11他
- ・ ステンレス波状管φ20(3.00m)
 - ・ φ100×20 サドール分水栓(鑄鉄管用)
 - ・ φ20 ステンレス絶縁型分水栓用ソケット×2
 - ・ φ20 継手一体型ステンレス止水栓
 - ・ SSPφ20×LPφ13 異種異形管継手
 - ・ φ100×450 止水栓筐

- ⑫ 1319
- ・ ステンレス波状管φ20(3.00m)
 - ・ φ100×20 サドル分水栓(鑄鉄管用)
 - ・ φ20 ステンレス絶縁型分水栓用ソケット×2
 - ・ φ20 継手一体型ステンレス止水栓
 - ・ SSPφ20×LPφ13 異種異形管継手
 - ・ φ100×450 止水栓筐

- ⑪ 2797
- ・ステンレス波状管φ20(3.00m)
 - ・φ100×20 3/4"ル分水栓(鑄鉄管用)
 - ・φ20 ステンレス絶縁型分水栓用ソケット×2
 - ・φ20 継手一体型ステンレス止水栓
 - ・SSPφ20×LPφ13 異種異形管継手
 - ・φ100×450 止水栓筐

- ⑩ 1094他
- ・ ステンレス波状管φ20(1.90m)
 - ・ φ100×20 サドル分水栓(鑄鉄管用)
 - ・ φ20 ステンレス絶縁型分水栓用ソケット×2
 - ・ φ20 継手一体型ステンレス止水栓
 - ・ SSPφ20×LPφ13 異種異形管継手
 - ・ φ100×450 止水栓筐

- ⑨ 187他
- ・ ステンレス波状管 φ25 (3.00m)
 - ・ φ100×25 ガル付分水栓 (鋳鉄管用)
 - ・ φ25 ステンレス絶縁型分水栓用サケット×2
 - ・ φ25 継手一体型ステンレス止水栓
 - ・ φ25 ホーレチン管用アダプターソケット (平行オネジ)
 - ・ φ100×450 止水栓筐

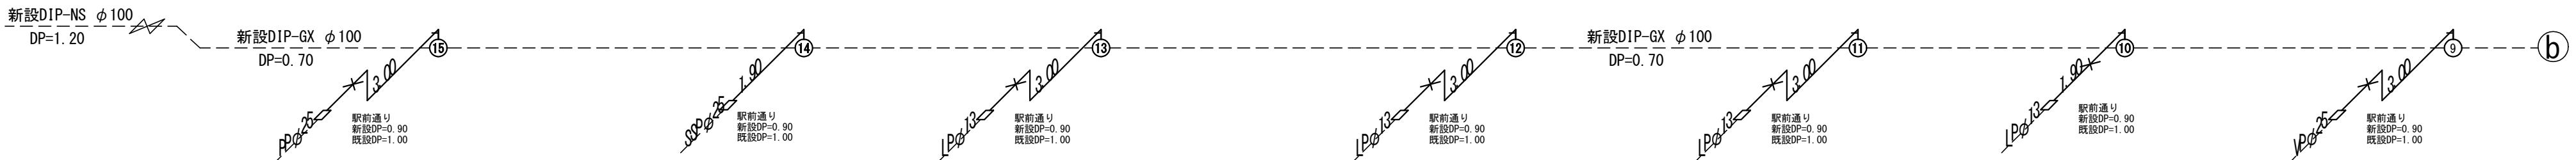


参考図

復旧断面図（２） 縮尺 1:20

仮配管 復旧断面図


駅前通り

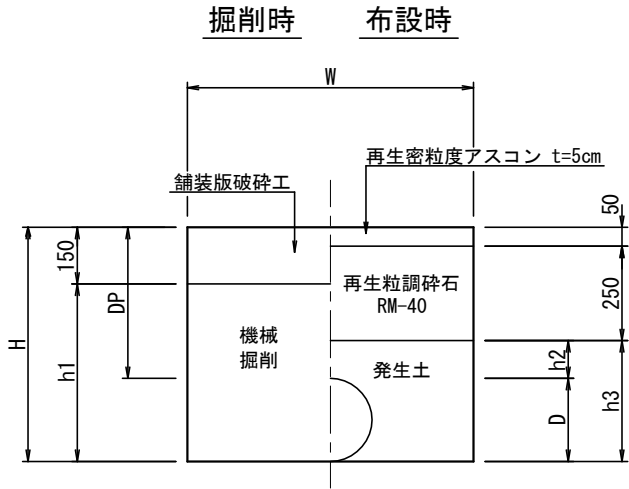

仮配管布設


番号	仮①	仮②
管種	レシタル SUS	レシタル SUS
口径	φ 75	φ 50
W	0.60	0.60
D P	0.40	0.40
D	0.09	0.06
H	0.49	0.46
h1	0.34	0.31
h2	0.10	0.10
h3	0.19	0.16

簡易舗装(幅員4m)

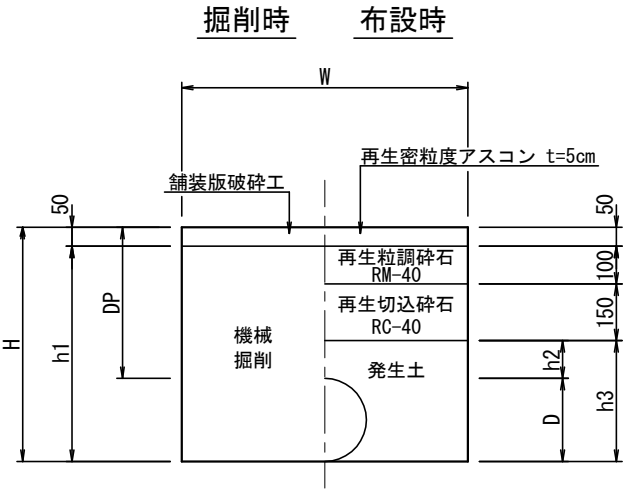


仮配管布設

番号	仮①
管種	レシタル SUS
口径	φ 50
W	0.60
D P	0.40
D	0.06
H	0.46
h1	0.41
h2	0.10
h3	0.16

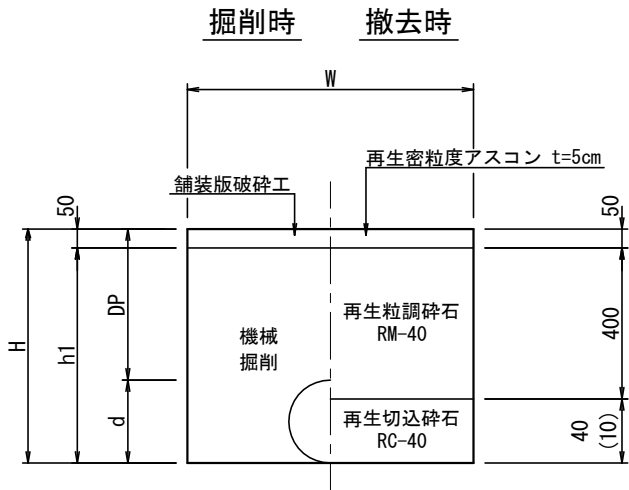

仮配管撤去

番号	仮①	仮②
管種	レシタル SUS	レシタル SUS
口径	φ 75	φ 50
W	0.60	0.60
D P	0.40	0.40
d	0.09	0.06
H	0.49	0.46
h1	0.44	0.41
h3	-	-

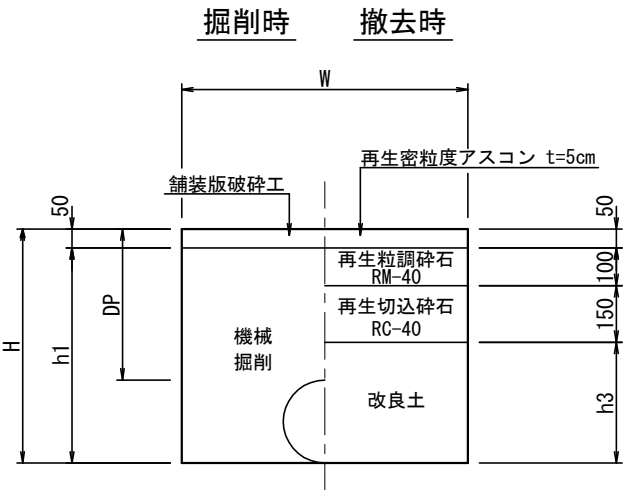

仮配管撤去

番号	仮①
管種	レシタル SUS
口径	φ 50
W	0.60
D P	0.40
d	0.06
H	0.46
h1	0.41
h3	0.16

※()の値はφ50

宅内給水管 復旧断面図


本設給水(宅内)

番号	⑧	⑨
本管	管種	DIP
	口径	100
新設給水	管種	SSP
	口径	φ 25
既設給水	D P	0.90
	管種	PP
既設給水	口径	φ 25
	D P	1.00
L2	0.50	0.50
W	0.30	0.30
D	0.03	0.03
H	0.30	0.30
h1	0.30	0.30
h2	-	-

※L2は宅内延長を示す


宅内土

掘削時 仮復旧

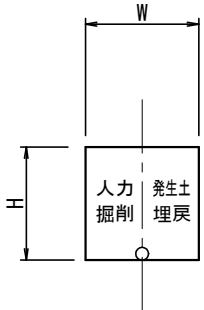

宅内As

掘削時 仮復旧

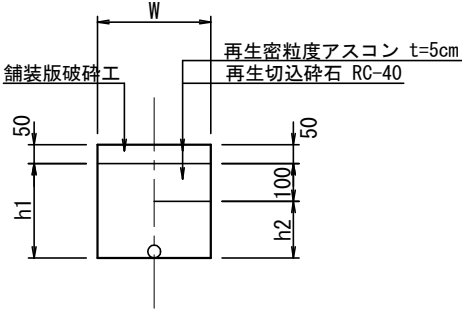


本設給水(宅内)

番号	④	⑪	⑫	⑬
本管	管種	DIP	DIP	DIP
	口径	100	100	100
新設給水	管種	SSP	SSP	SSP
	口径	φ 20	φ 20	φ 20
既設給水	D P	0.90	0.90	0.90
	管種	LP	LP	LP
既設給水	口径	φ 20	φ 13	φ 13
	D P	1.00	1.00	1.00
L2	0.50	0.50	0.50	0.50
W	0.30	0.30	0.30	0.30
D	0.03	0.03	0.03	0.03
H	0.30	0.30	0.30	0.30
h1	0.25	0.25	0.25	0.25
h2	0.15	0.15	0.15	0.15

※L2は宅内延長を示す

宅内Co

掘削時 仮復旧

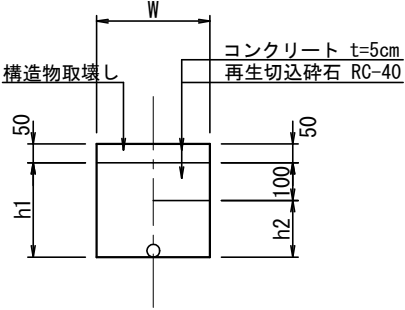


本設給水(宅内)

番号	①	②	⑤	⑥	⑦	⑮
本管	管種	DIP	DIP	DIP	DIP	DIP
	口径	100	100	100	100	100
新設給水	管種	SSP	SSP	SSP	SSP	SSP
	口径	φ 40	φ 40	φ 25	φ 20	φ 25
既設給水	D P	0.90	0.90	0.90	0.90	0.90
	管種	PP	PP	PP	LP	PP
既設給水	口径	φ 40	φ 40	φ 25	φ 13	φ 13
	D P	0.80	1.00	1.00	1.00	1.00
L2	0.50	0.50	0.50	0.50	0.50	0.50
W	0.30	0.30	0.30	0.30	0.30	0.30
D	0.05	0.05	0.03	0.03	0.03	0.03
H	0.30	0.30	0.30	0.30	0.30	0.30
h1	0.25	0.25	0.25	0.25	0.25	0.25
h2	0.15	0.15	0.15	0.15	0.15	0.15

※L2は宅内延長を示す

参考図

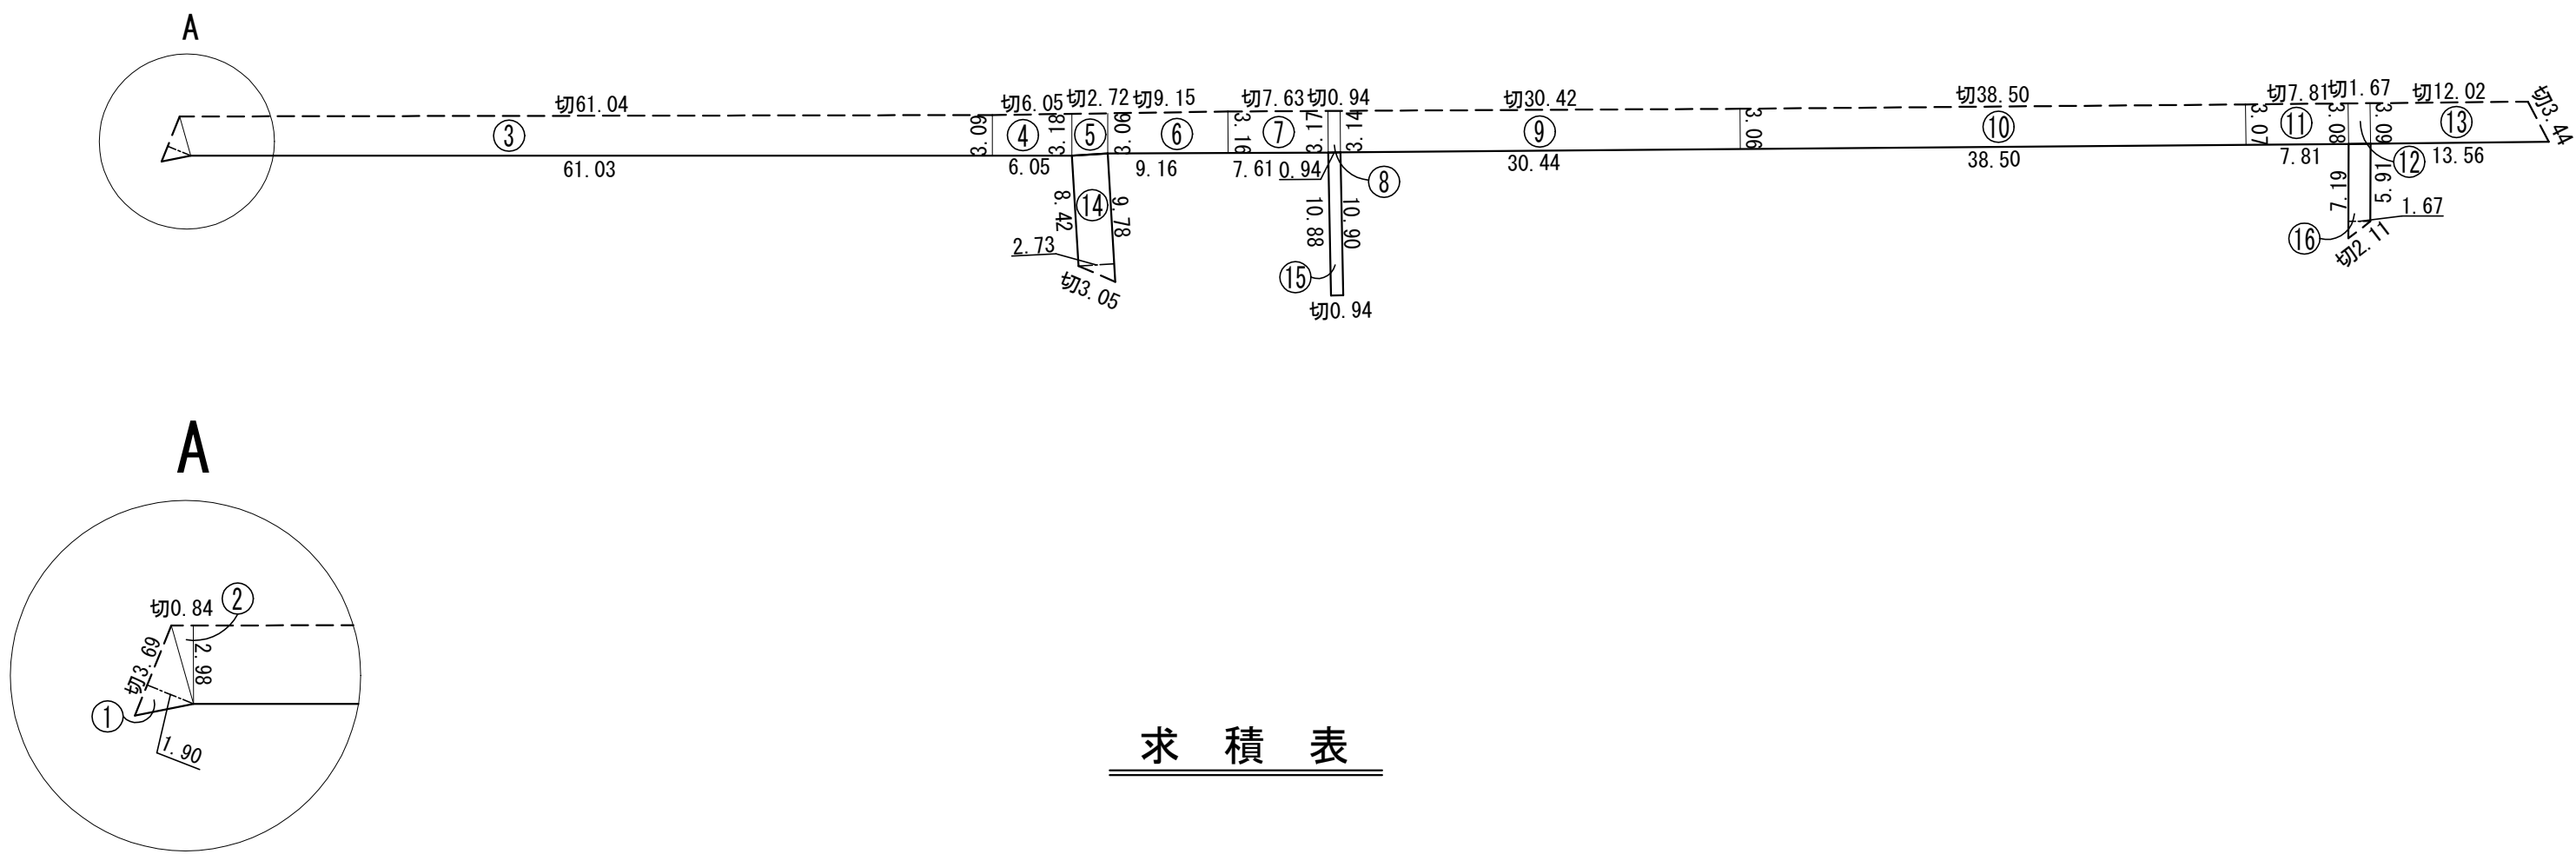

求 積 表


駅前通り

番号	舗 装 面 積		舗 装 切 断 長			
	算 式	面積 (㎡)	算 式			切断 (m)
1	$3.69 \times 1.90 \times 1/2$	3.51	3.69			3.69
2	$0.84 \times 2.98 \times 1/2$	1.25	0.84			0.84
3	$(2.98+3.09) \times 61.03 \times 1/2$	185.23	61.04			61.04
4	$(3.09+3.18) \times 6.05 \times 1/2$	18.97	6.05			6.05
5	$(3.18+3.06) \times 2.72 \times 1/2$	8.49	2.72			2.72
6	$(3.06+3.16) \times 9.16 \times 1/2$	28.49	9.15			9.15
7	$(3.16+3.17) \times 7.61 \times 1/2$	24.09	7.63			7.63
8	$(3.17+3.14) \times 0.94 \times 1/2$	2.97	0.94			0.94
9	$(3.14+3.06) \times 30.44 \times 1/2$	94.36	30.42			30.42
10	$(3.06+3.07) \times 38.50 \times 1/2$	118.00	38.50			38.50
11	$(3.07+3.08) \times 7.81 \times 1/2$	24.02	7.81			7.81
12	$(3.08+3.09) \times 1.67 \times 1/2$	5.15	1.67			1.67
13	$(12.02+13.56) \times 3.09 \times 1/2$	39.52	12.02	3.44		15.46
計		554.05				185.92

市道簡易舗装


番号	舗 装 面 積		舗 装 切 断 長			
	算 式	面積 (㎡)	算 式			切断 (m)
14	$(8.42+9.78) \times 2.73 \times 1/2$	24.84	3.05			3.05
15	$(10.88+10.90) \times 0.94 \times 1/2$	10.24	0.94			0.94
16	$(5.91+7.19) \times 1.67 \times 1/2$	10.94	2.11			2.11
計		46.02				6.10

試掘工平面図 縮尺 1:500

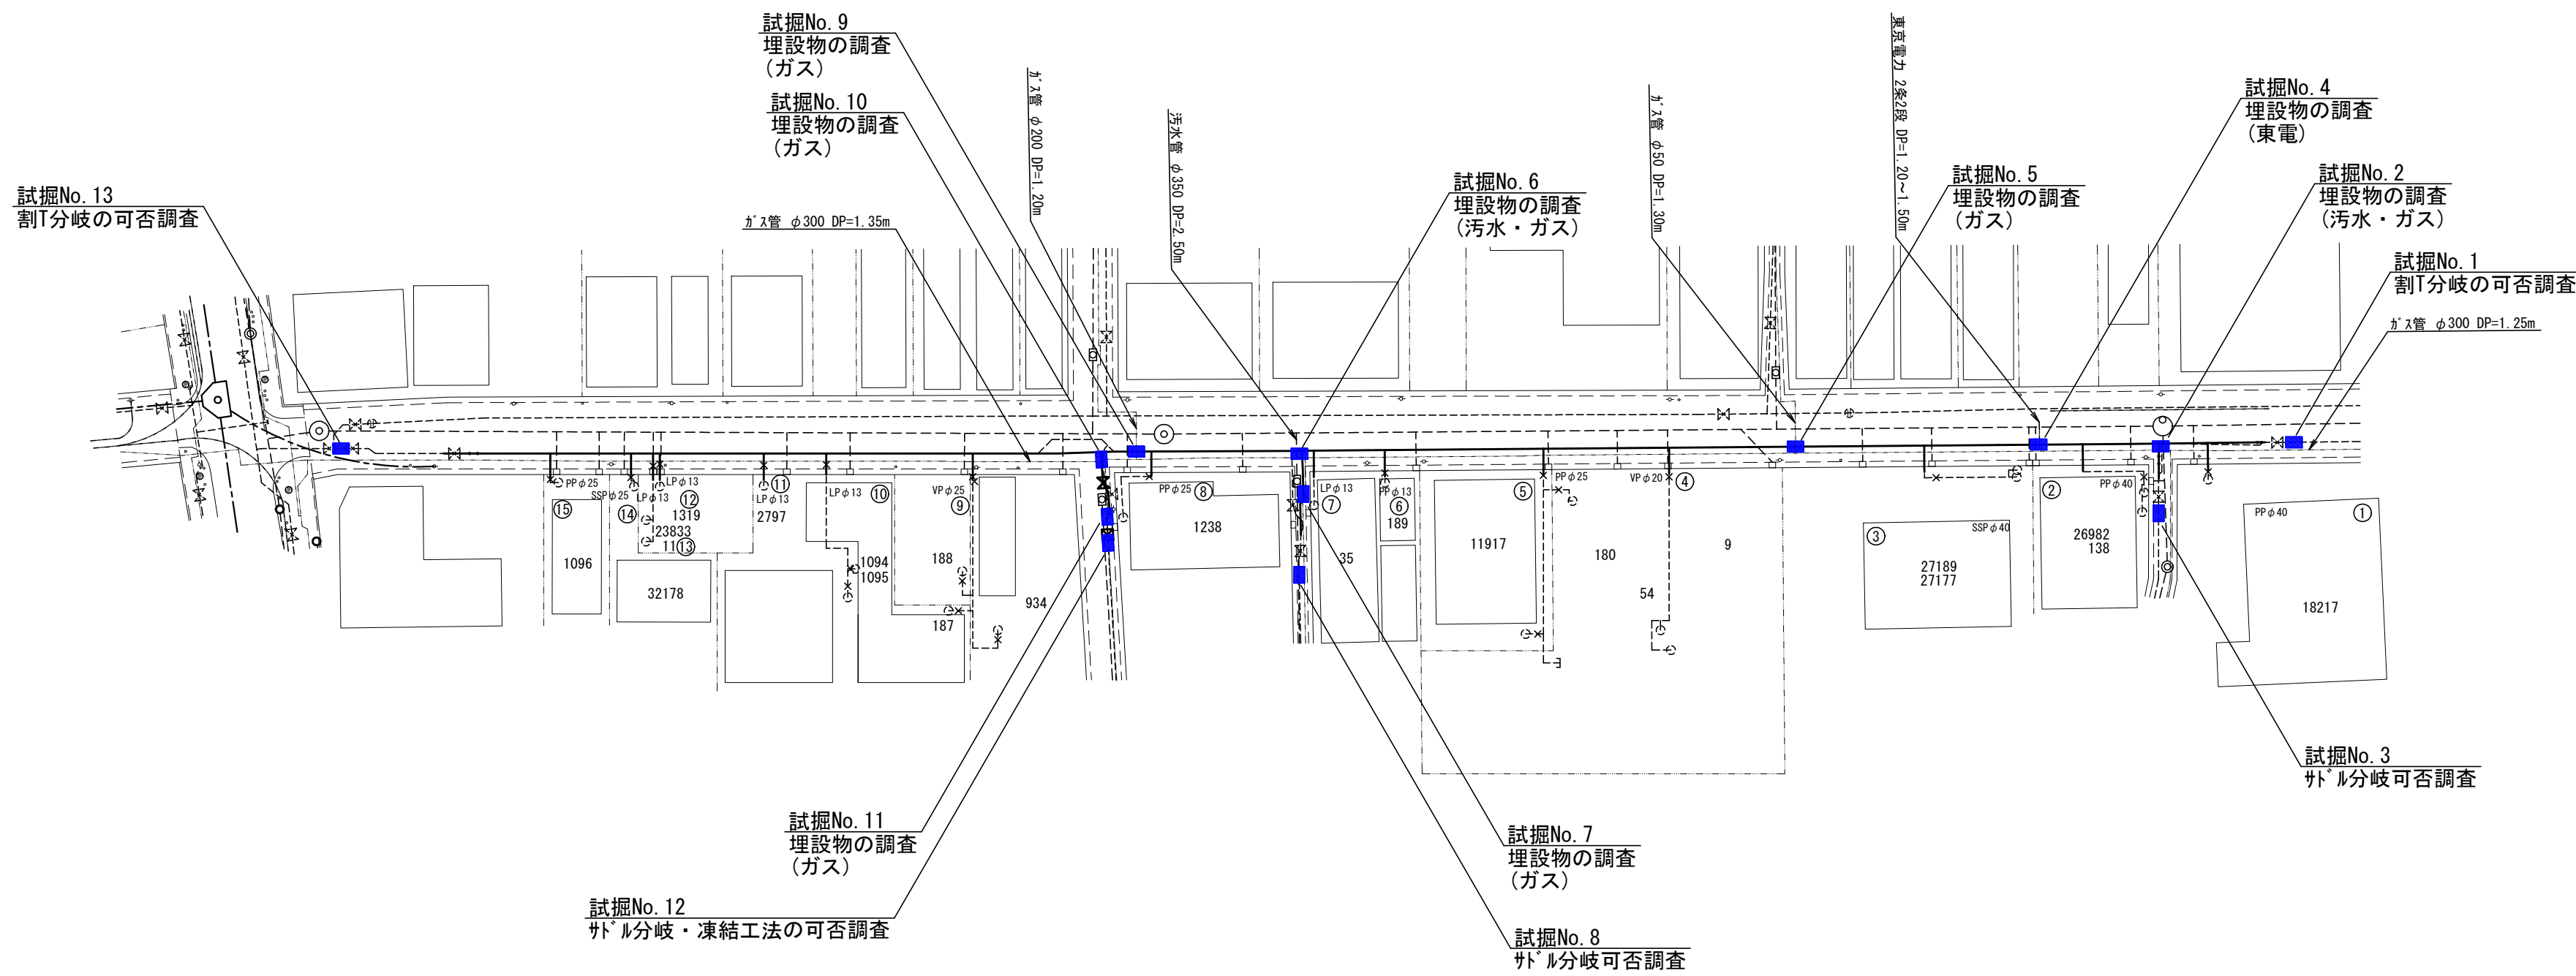

復旧断面図（１）縮尺 1:20


本管・給水管等 復旧断面図

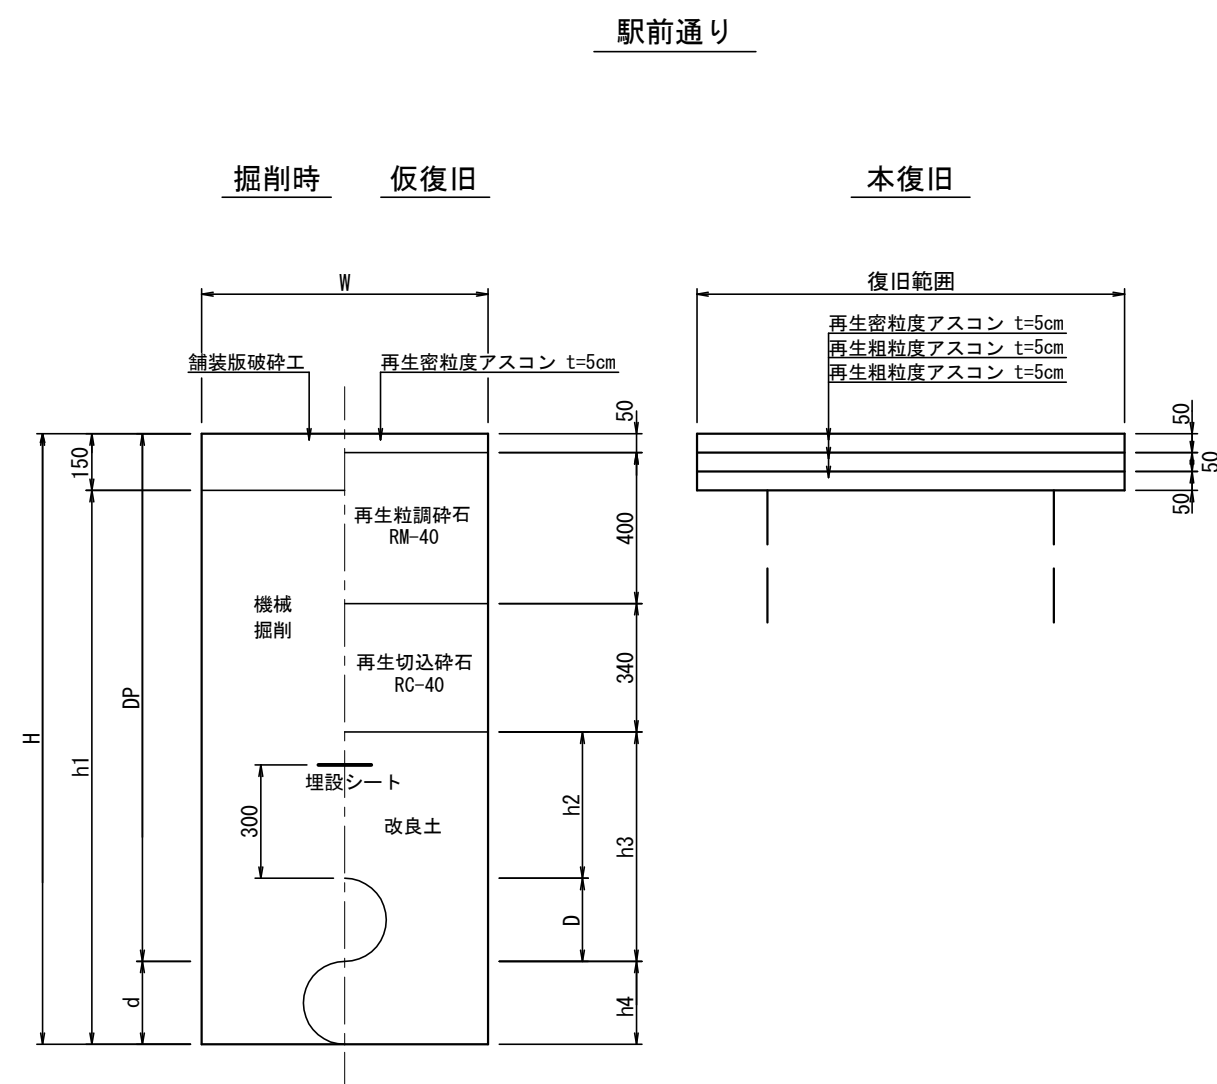

本管等		単独布設				単独撤去				単独撤去			
番号		①	②	③	④	⑤	⑥	⑦	⑧	⑨	排泥(B)①	割T字管①	割T字管②
新設	管種	DIP-GX	DIP-GX	DIP-GX	DIP-GX	DIP-GX	-	DIP-GX	DIP-GX	-	-	-	-
	口径	φ100	φ100	φ100	φ100	φ100	-	φ75	φ75	-	-	-	-
	D P	0.80	0.90	0.90	0.90	1.00	-	0.90	1.00	-	-	-	-
既設	管種	DIP	DIP	DIP	-	DIP	DIP	DIP	ACP	DIP	DIP	DIP	DIP
	口径	φ100	φ100	φ100	-	φ100	φ100	φ100	φ100	φ100	φ100×φ75	φ100×φ75	φ100×φ75
	D P	0.80	0.80	1.00	-	1.00	1.00	0.80	1.00	0.70	1.00	0.80	1.00
W		0.65	0.65	0.65	0.60	0.65	0.65	0.60	0.60	0.65	1.50×0.60	1.00×1.02	1.00×1.02
D		0.12	0.12	0.12	0.12	0.12	-	0.09	0.09	-	-	0.12	0.12
d		0.12	0.12	0.12	-	0.12	0.12	0.09	0.09	0.12	0.12	0.12	0.12
H		0.92	1.02	1.12	1.02	1.12	1.12	0.99	1.09	0.82	1.12	1.22	1.42
h1		0.77	0.87	0.97	0.87	0.97	0.97	0.84	0.94	0.67	0.97	1.07	1.27
h2		0.01	0.11	0.11	0.11	0.21	0.21	0.11	0.21	-	0.21	0.01	0.21
h3		0.13	0.23	0.23	0.33	0.33	0.33	0.20	0.30	-	0.33	0.13	0.33
h4		-	-	0.10	-	-	-	-	-	-	-	0.30	0.30

本設給水(道路内)		①	②	③	④	⑤	⑥	⑦	⑧	⑨	⑩	⑪	⑫	⑬	⑭	⑮
新設給水	管種	SSP	SSP	SSP	SSP	SSP	SSP	SSP	SSP	SSP	SSP	SSP	SSP	SSP	SSP	SSP
	口径	φ40	φ40	φ40	φ20	φ25	φ20	φ20	φ25	φ25	φ20	φ20	φ20	φ20	φ25	φ25
	D P	0.90	0.90	0.90	0.90	0.90	0.90	0.90	0.90	0.90	0.90	0.90	0.90	0.90	0.90	0.90
既設給水	管種	PP	PP	GP	LP	PP	PP	LP	PP	VP	LP	LP	LP	LP	SSP	PP
	口径	φ40	φ40	φ40	φ20	φ25	φ13	φ13	φ25	φ25	φ13	φ13	φ13	φ20	φ25	φ25
	D P	0.80	1.00	1.00	1.00	1.00	1.00	1.00	1.00	1.00	1.00	1.00	1.00	1.00	1.00	1.00
L1		1.90	1.90	1.90	1.90	1.90	1.90	1.90	1.90	1.90	1.90	1.90	1.90	1.90	1.90	1.90
W		0.60	0.60	0.60	0.60	0.60	0.60	0.60	0.60	0.60	0.60	0.60	0.60	0.60	0.60	0.60
D		0.05	0.05	0.05	0.03	0.03	0.03	0.03	0.03	0.03	0.03	0.03	0.03	0.03	0.03	0.03
d		0.05	0.05	0.05	0.03	0.03	0.02	0.03	0.03	0.03	0.03	0.02	0.03	0.03	0.03	0.03
H		0.95	1.05	1.05	1.03	1.03	1.02	1.03	1.03	1.03	1.03	1.02	1.03	1.03	1.03	1.03
h1		0.80	0.90	0.90	0.88	0.88	0.87	0.88	0.88	0.88	0.88	0.87	0.88	0.88	0.88	0.88
h2		0.11	0.11	0.11	0.11	0.11	0.11	0.11	0.11	0.11	0.11	0.11	0.11	0.11	0.11	0.11
h3		0.16	0.16	0.16	0.14	0.14	0.14	0.14	0.14	0.14	0.14	0.14	0.14	0.14	0.14	0.14
h4		-	0.10	0.10	0.10	0.10	0.09	0.10	0.10	0.10	0.10	0.09	0.10	0.10	0.10	0.10

※L1は公道内延長を示す

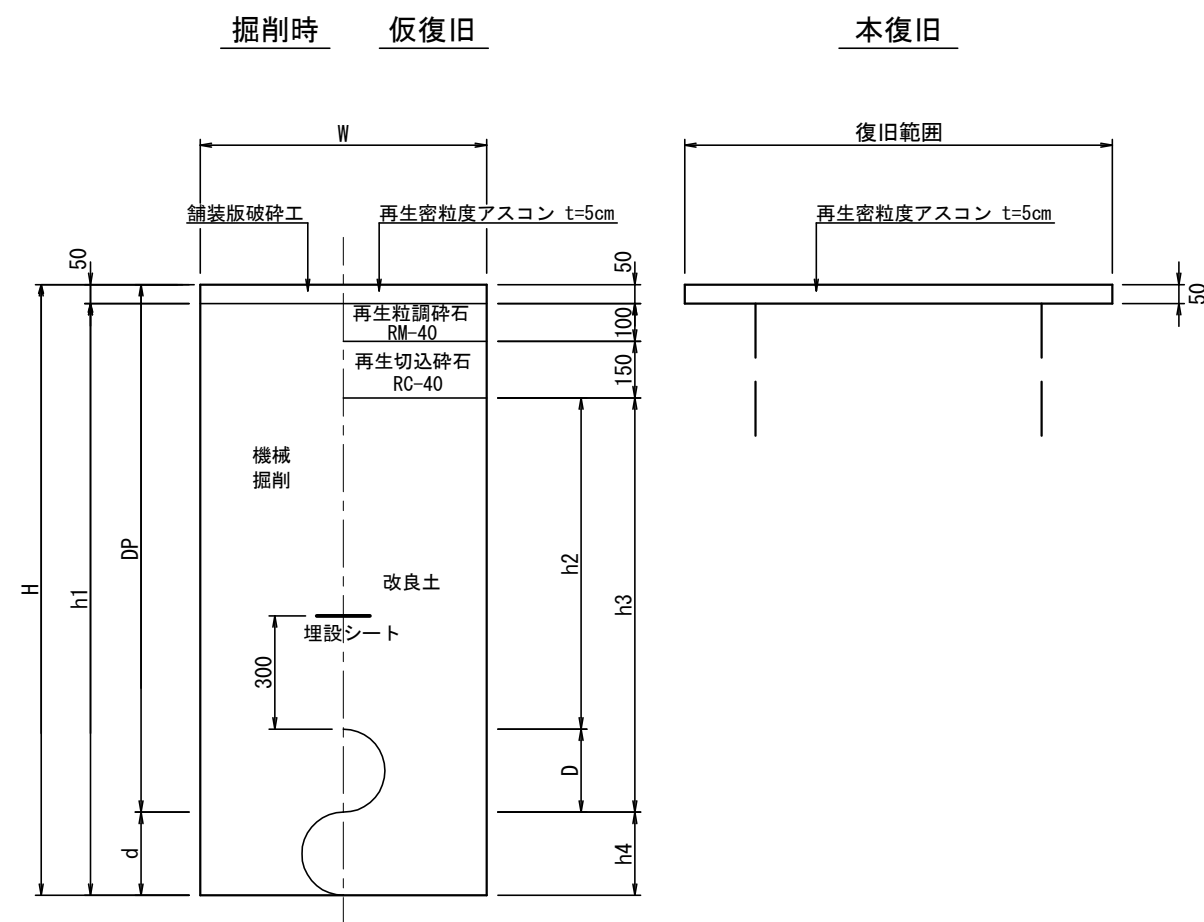

本管等		単独布設		単独撤去		単独撤去		凍結(平)①
新設	管種	DIP-GX	DIP-GX	-	-	DIP-GX	DIP-GX	DIP-GX
	口径	φ75	φ100	-	-	φ100	φ100	φ100
	D P	1.00	0.70	-	-	0.70	0.90	0.80
既設	管種	DIP	-	ACP	DIP	DIP	DIP	DIP
	口径	φ75	-	φ100	φ100	φ100	φ100	φ100
	D P	1.00	-	0.70	0.70	0.80	0.80	0.80
W		0.60	0.60	0.65	0.65	0.65	0.65	0.80×0.70
D		0.09	0.12	-	-	0.12	0.12	0.12
d		0.09	-	0.12	0.12	0.12	0.12	0.12
H		1.09	0.82	0.82	0.82	1.02	0.92	1.07
h1		1.04	0.77	0.77	0.77	0.97	0.87	1.02
h2		0.70	0.40	0.40	0.40	0.60	0.50	0.50
h3		0.79	0.52	0.52	0.52	0.72	0.62	0.62
h4		-	-	-	-	-	-	0.15

参考図