


全体配置図


S=1:50,000



工事名	豊英ダム外地震観測装置他更新工事		
図面名	全体配置図		
作成年月日	令和8年8月		
縮尺	1:50,000	図面番号	1/30
会社名			
事業者名	千葉県企業局君津工業用水道事務所		

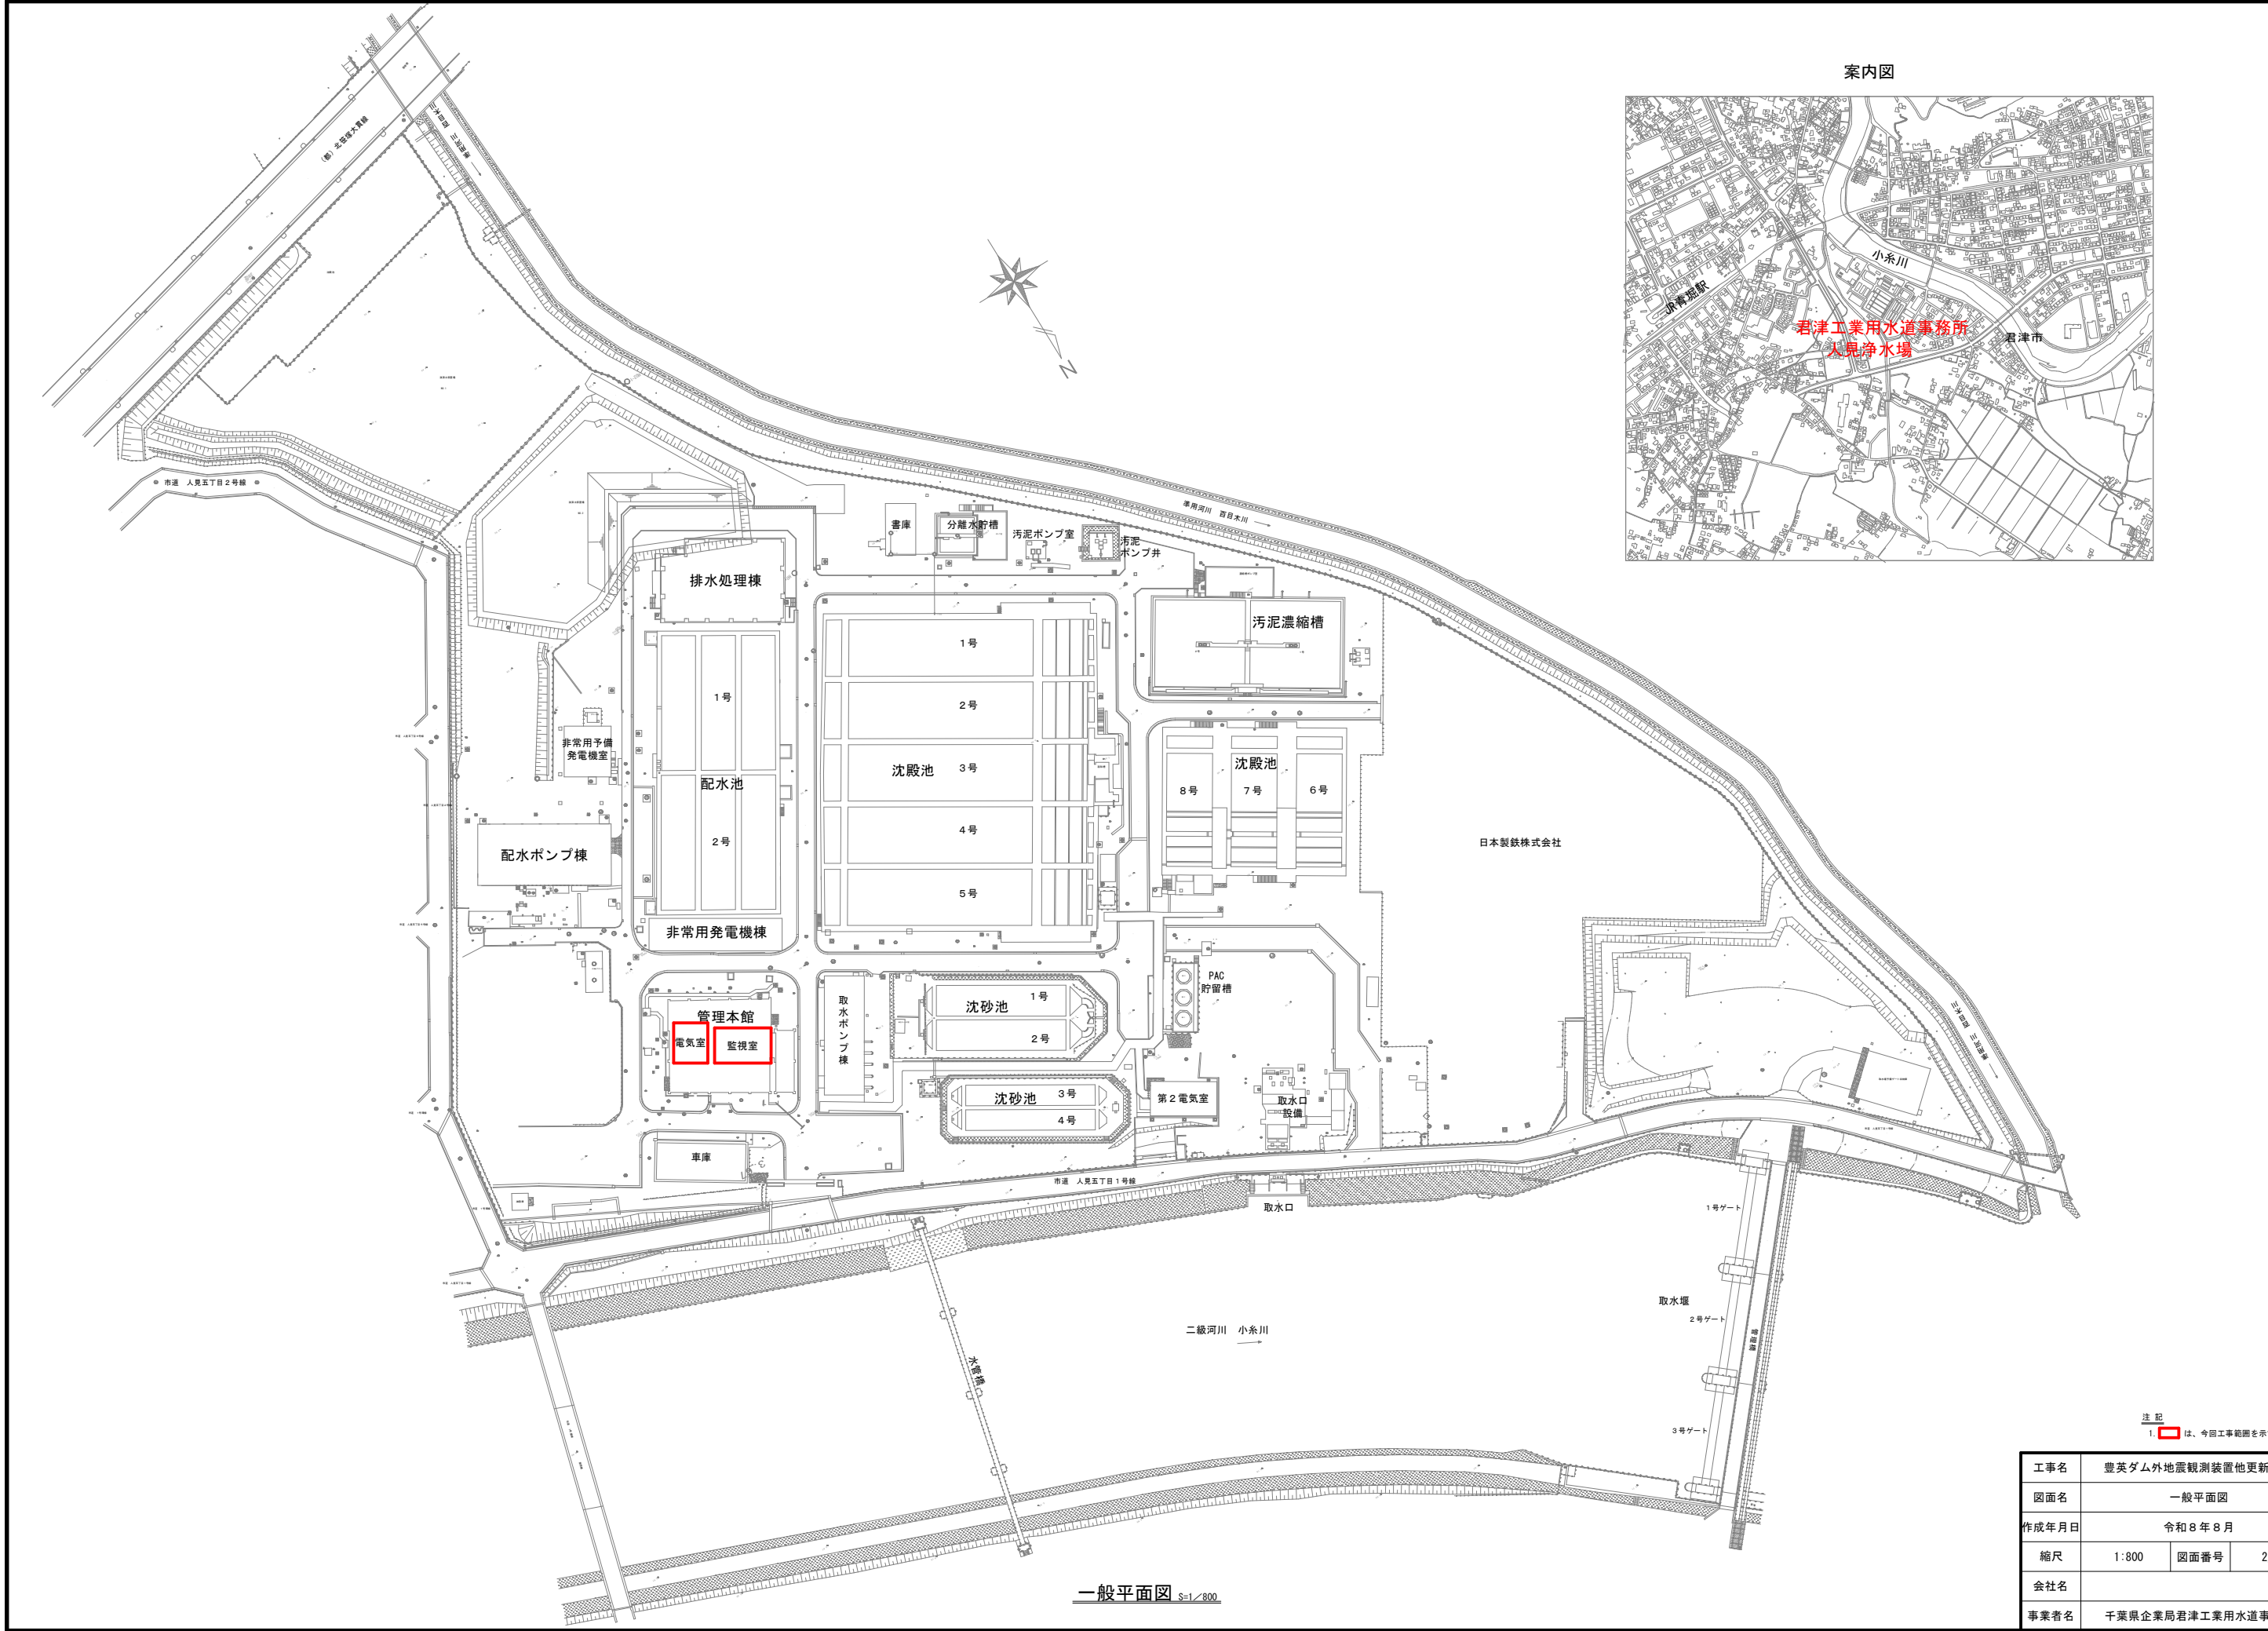


案内図

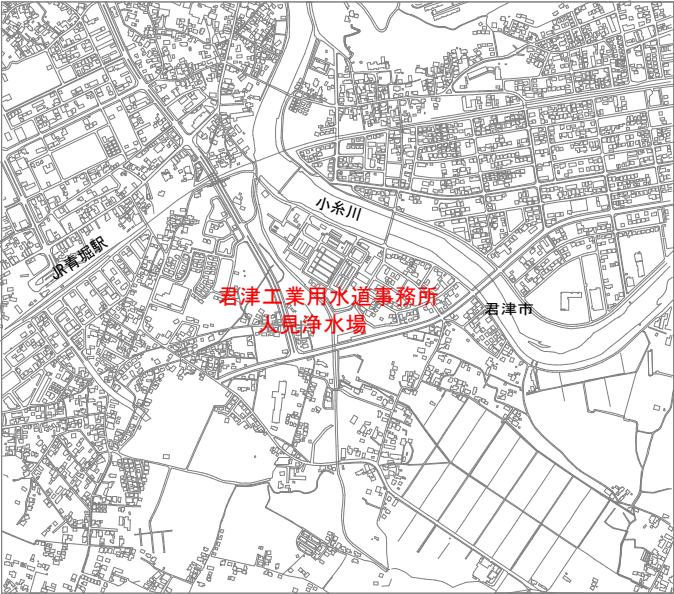

注記
1. は、今回工事範囲を示す。

工事名	豊英ダム外地震観測装置他更新工事		
図面名	一般平面図		
作成年月日	令和8年8月		
縮尺	1:800	図面番号	2/30
会社名			
事業者名	千葉県企業局君津工業用水道事務所		


凡 例		
記 号	名 称	
F	ヒューズ	
T	変圧器	
CT	変流器	
MCCB	配線用遮断器	
ELCB	漏電遮断器	
THR	熱動継電器	
ZCT	零相変流器	
⓪	電圧計	
⊕	電圧用切換スイッチ	
Ⓐ	電流計	
Ⓢ	電流用切換スイッチ	
Wh	電力量計	

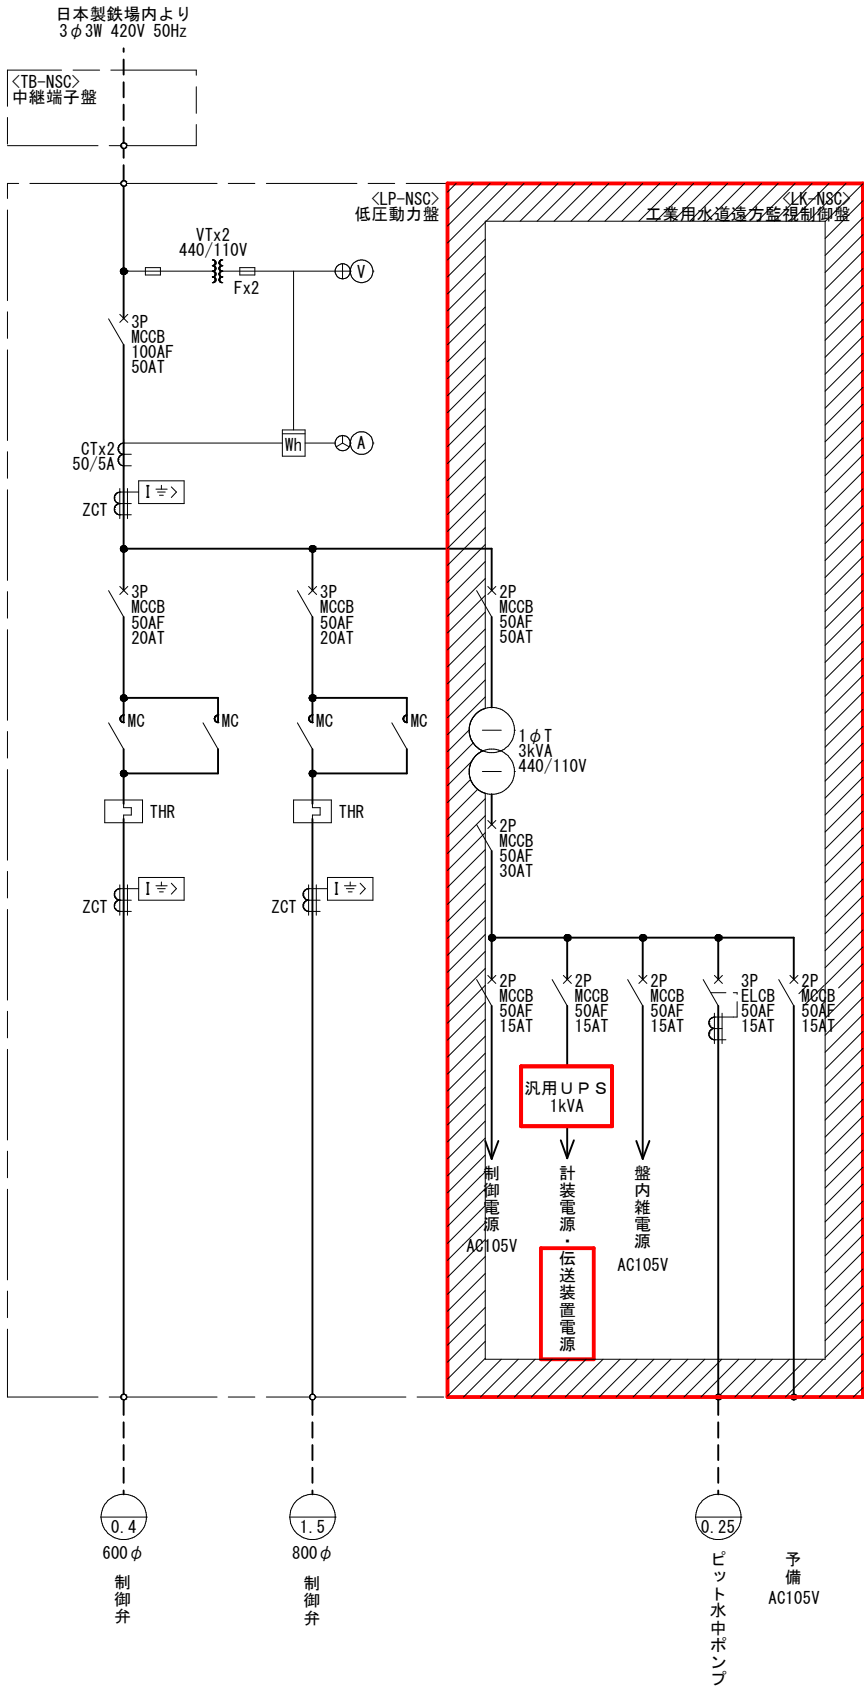

配水管路遠方監視制御設備単線結線図

- 注記
1. は、今回を示す。
 2. は、機能増設を示す。
 3. 特記なきものは、既設を示す。

工事名	豊英ダム外地震観測装置他更新工事		
図面名	配水管路遠方監視制御設備単線結線図		
作成年月日	令和8年8月		
縮尺	NONE	図面番号	3/30
会社名			
事業者名	千葉県企業局君津工業用水道事務所		


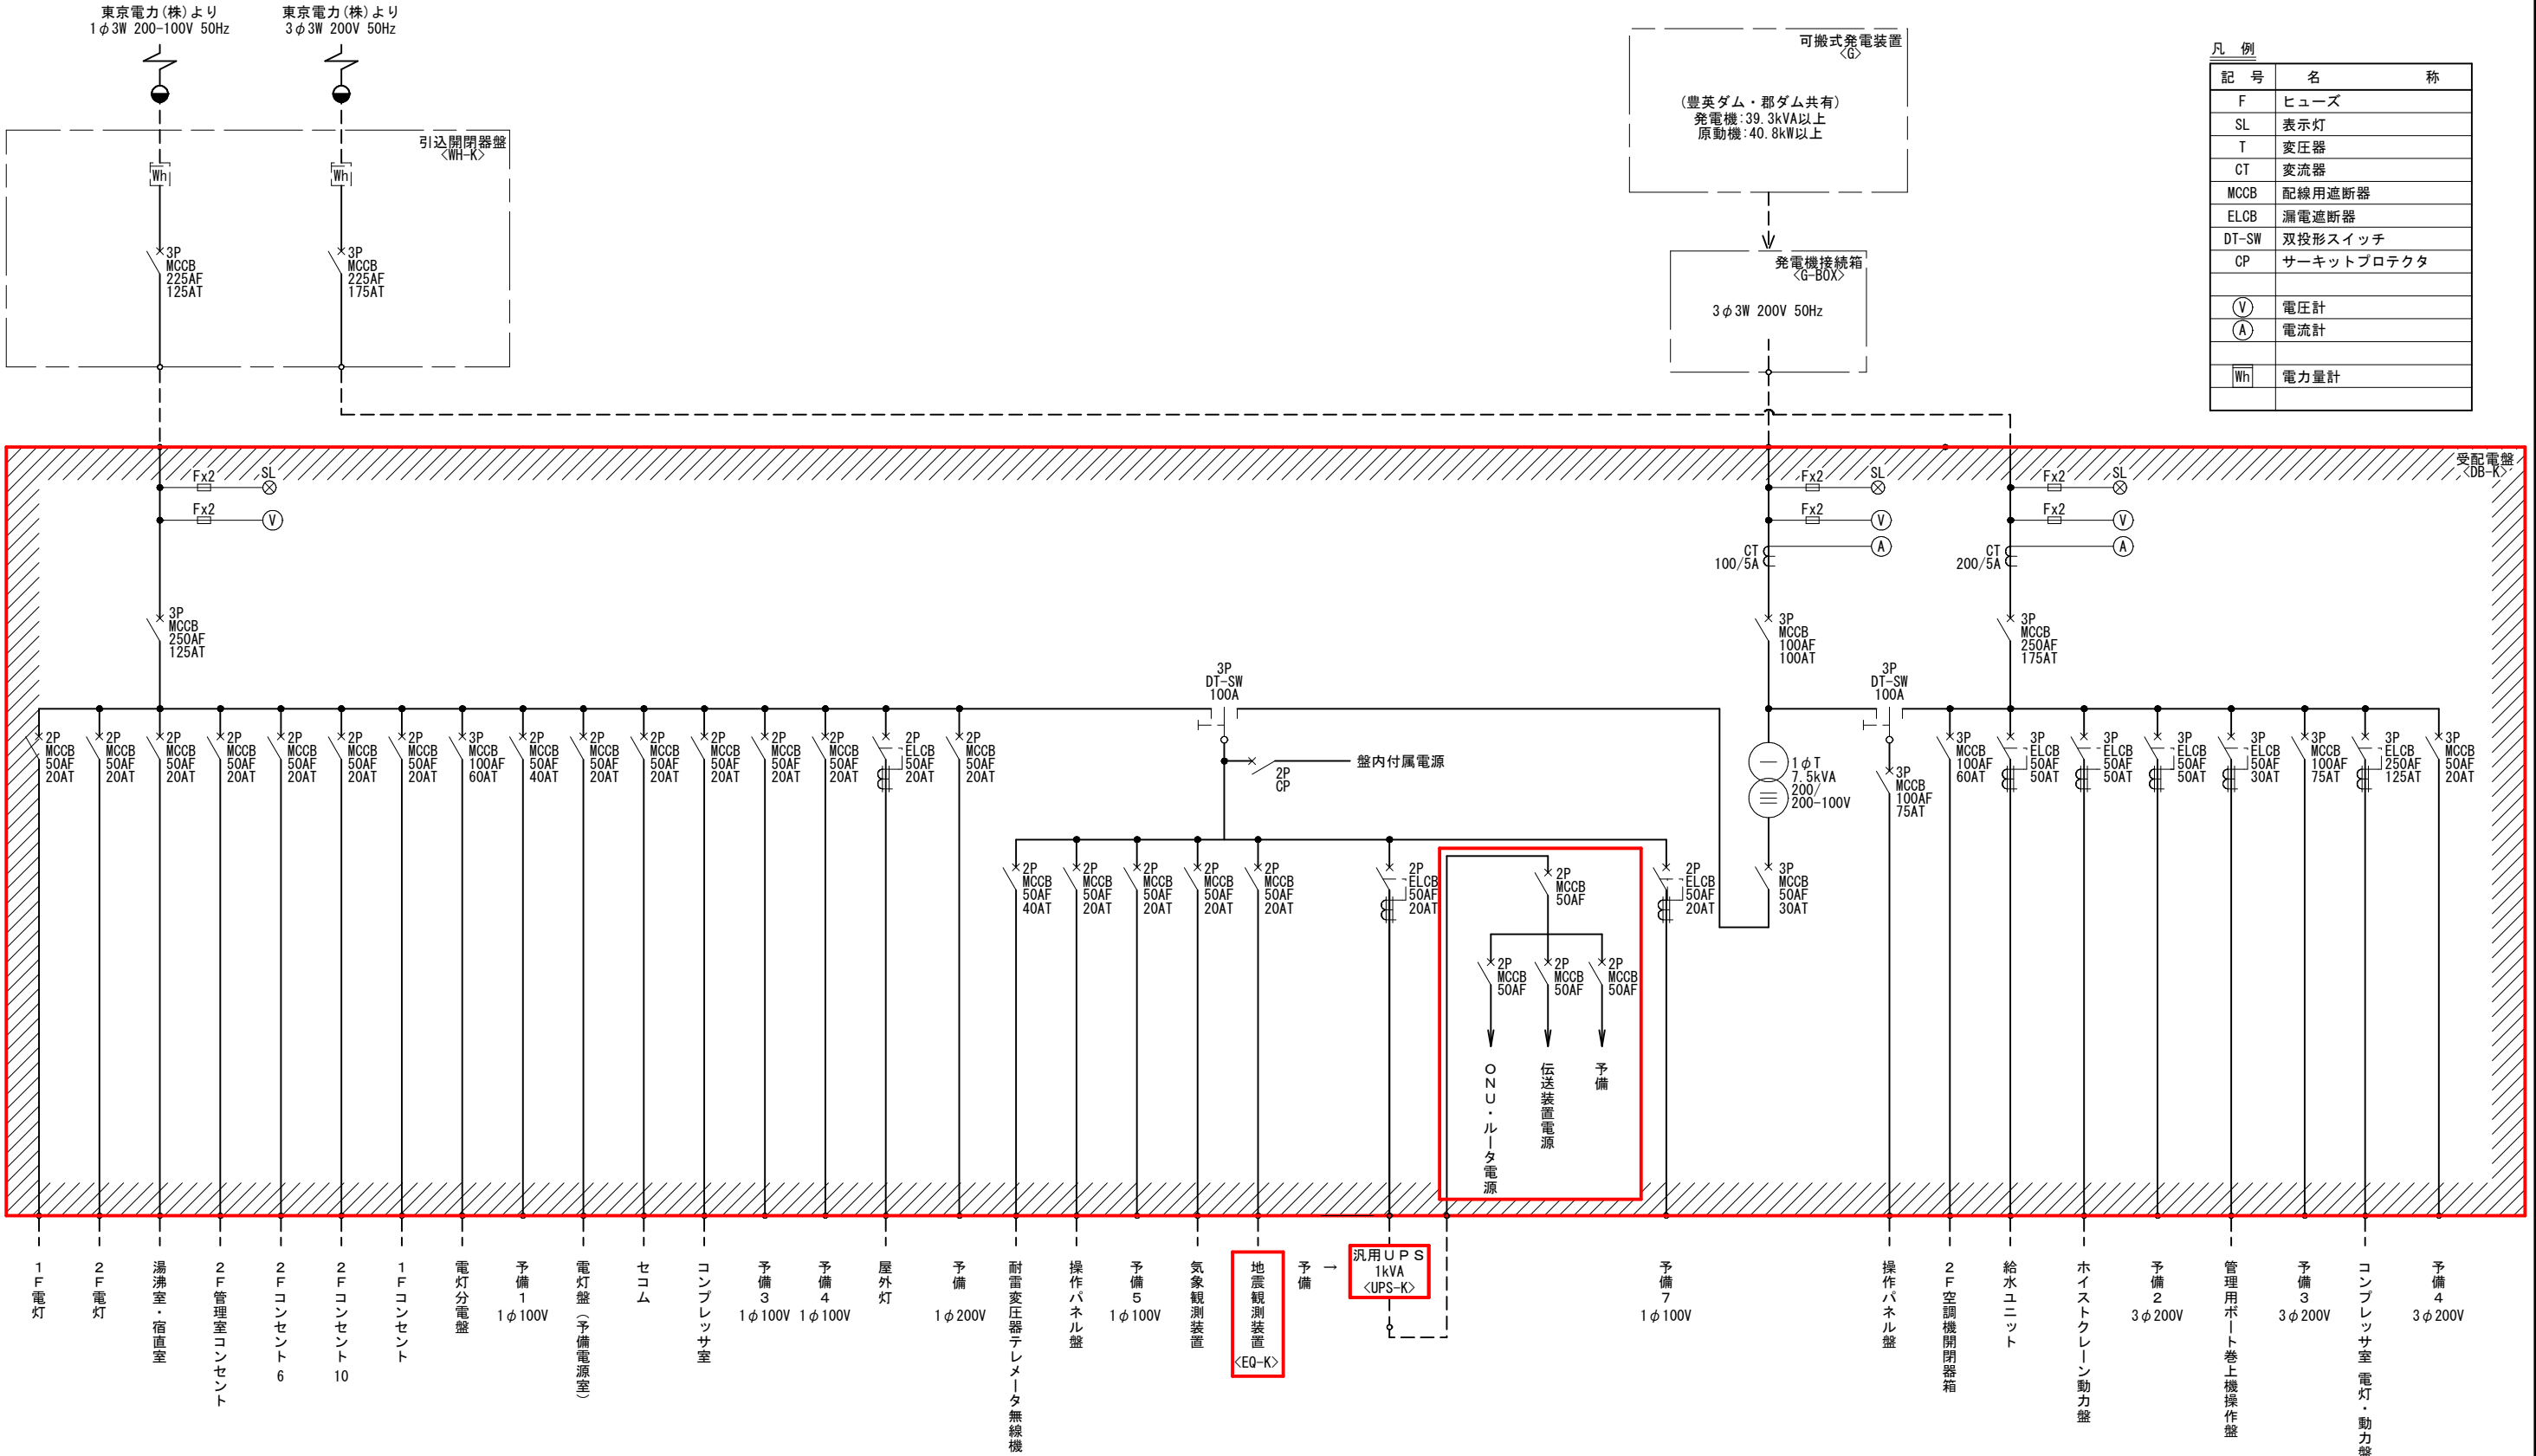


凡 例	
記 号	名 称
F	ヒューズ
SL	表示灯
T	変圧器
CT	変流器
MCCB	配線用遮断器
ELCB	漏電遮断器
DT-SW	双投形スイッチ
CP	サーキットプロテクタ
ⓧ	電圧計
Ⓐ	電流計
Wh	電力量計


- 注記
1. は、今回を示す。
 2. は、機能増設を示す。
 3. 特記なきものは、既設を示す。

郡ダム単線結線図

工事名	豊英ダム外地震観測装置他更新工事		
図面名	郡ダム単線結線図		
作成年月日	令和8年8月		
縮尺	NONE	図面番号	4/30
会社名			
事業者名	千葉県企業局君津工業用水道事務所		

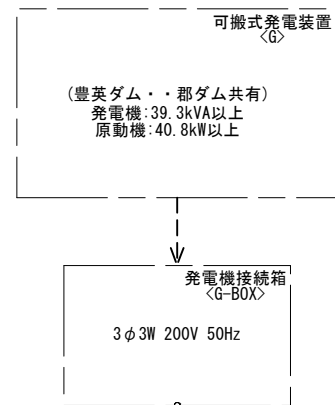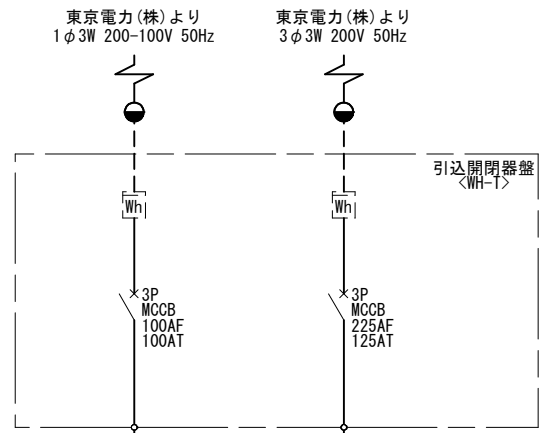


凡 例	
記 号	名 称
F	ヒューズ
SL	表示灯
T	変圧器
CT	変流器
MCCB	配線用遮断器
ELCB	漏電遮断器
DT-SW	双投形スイッチ
CP	サーキットプロテクタ
ⓧ	電圧計
Ⓐ	電流計
Wh	電力量計

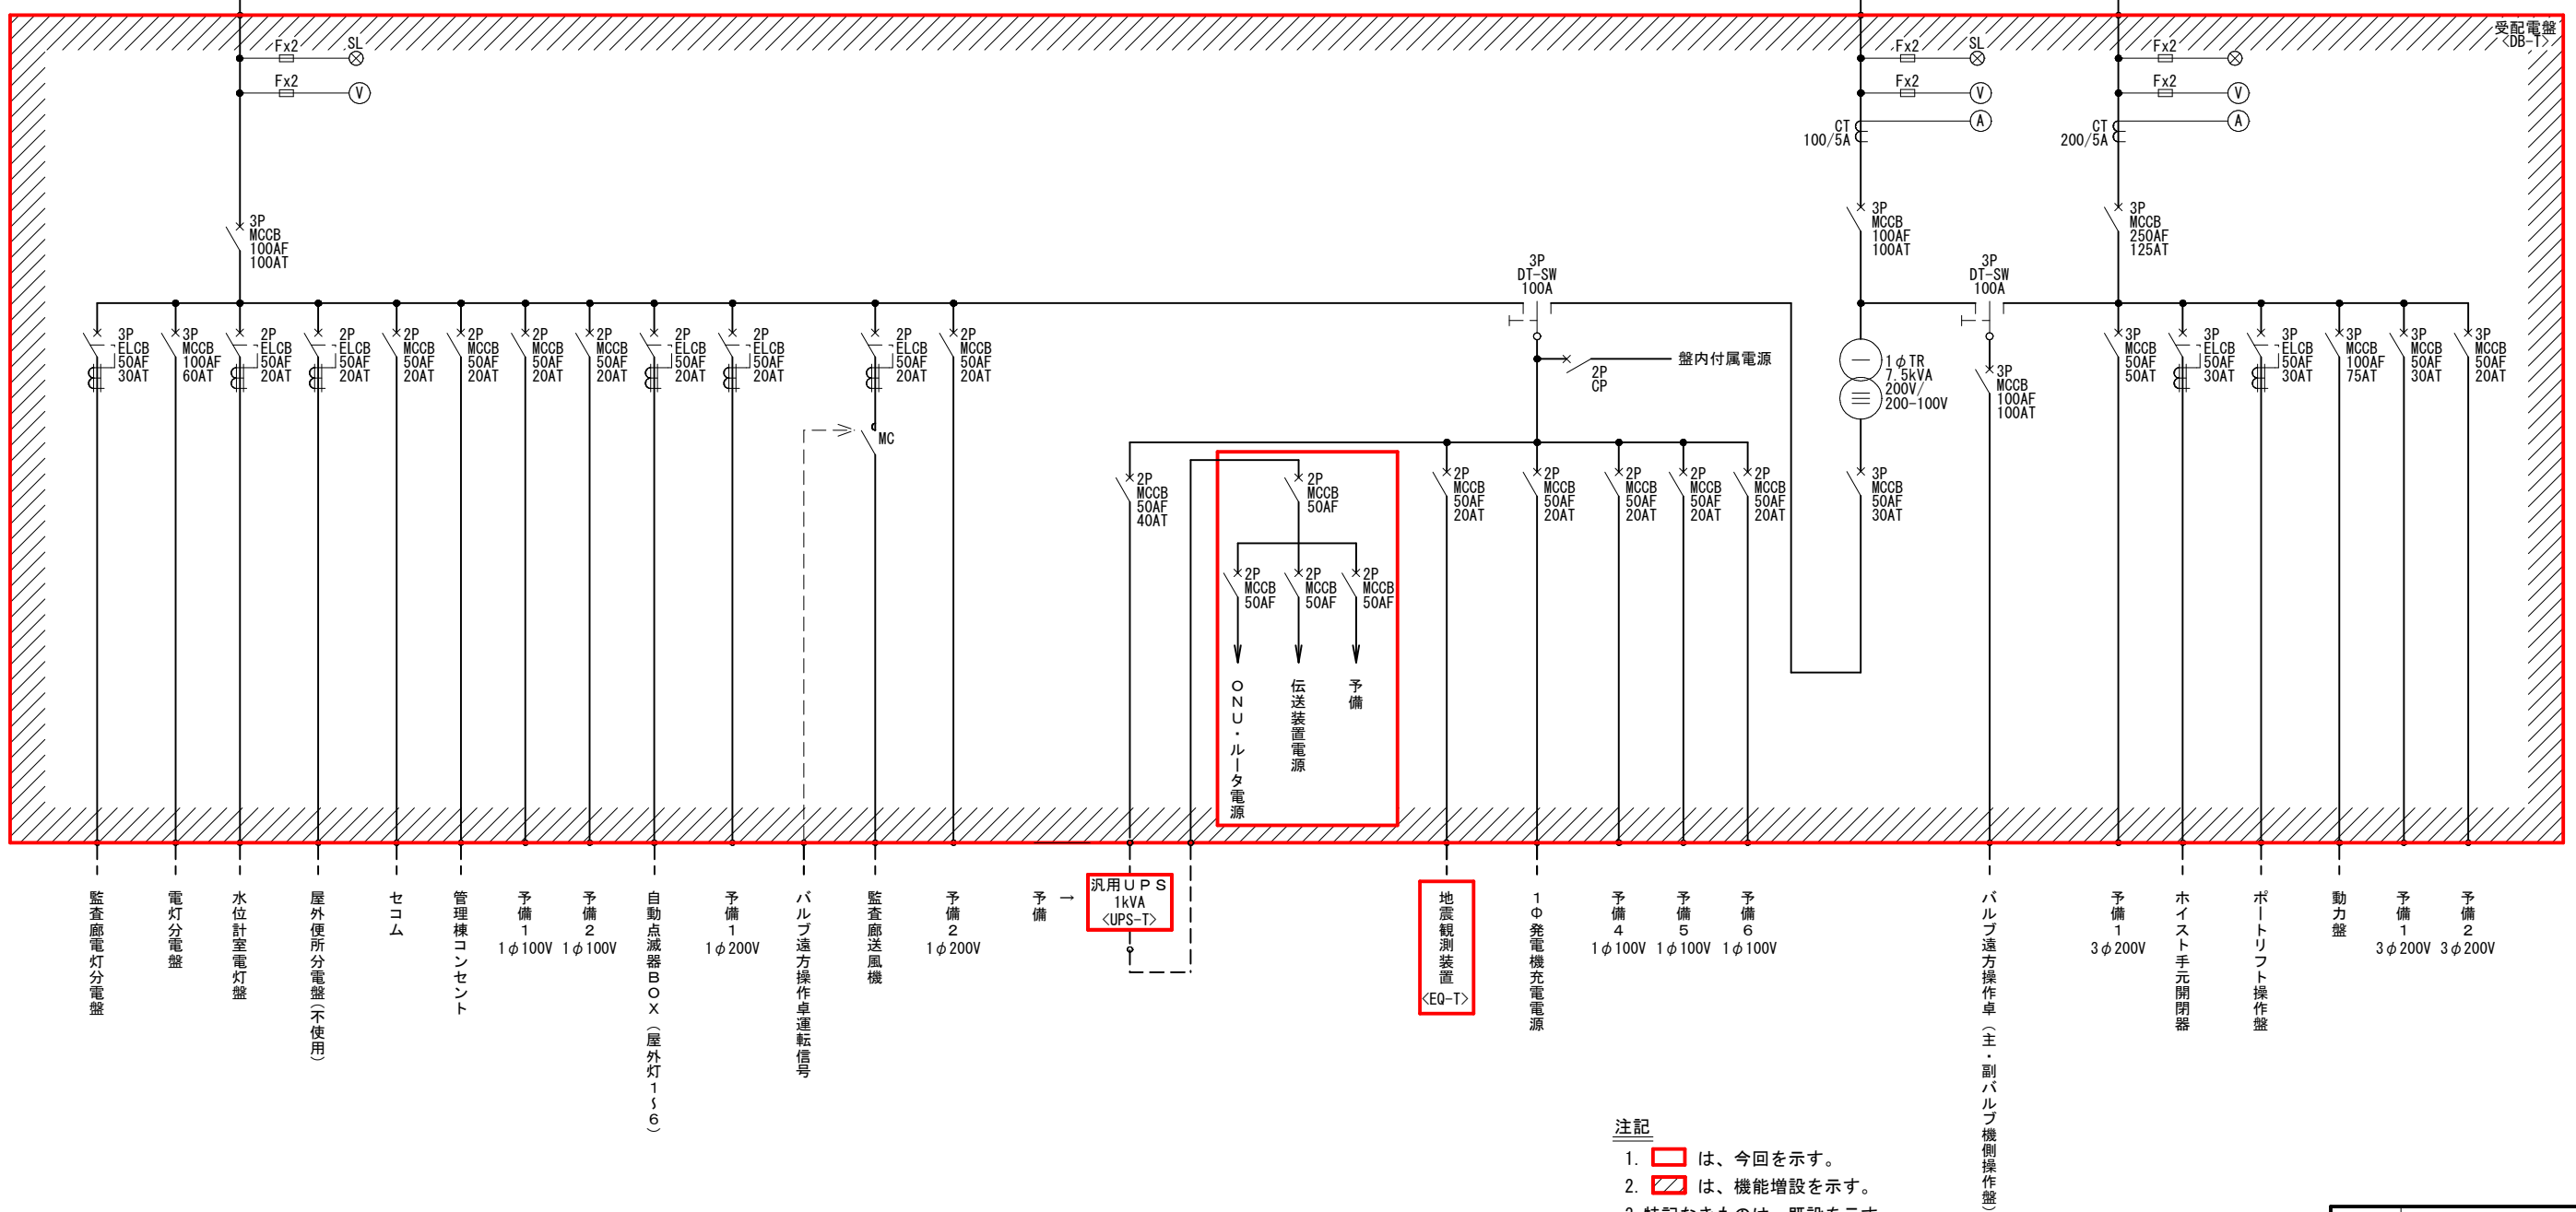

- 注記
1. は、今回を示す。
 2. は、機能増設を示す。
 3. 特記なきものは、既設を示す。

豊英ダム単線結線図

工事名	豊英ダム外地震観測装置他更新工事		
図面名	豊英ダム単線結線図		
作成年月日	令和8年8月		
縮尺	NONE	図面番号	5/30
会社名			
事業者名	千葉県企業局君津工業用水道事務所		

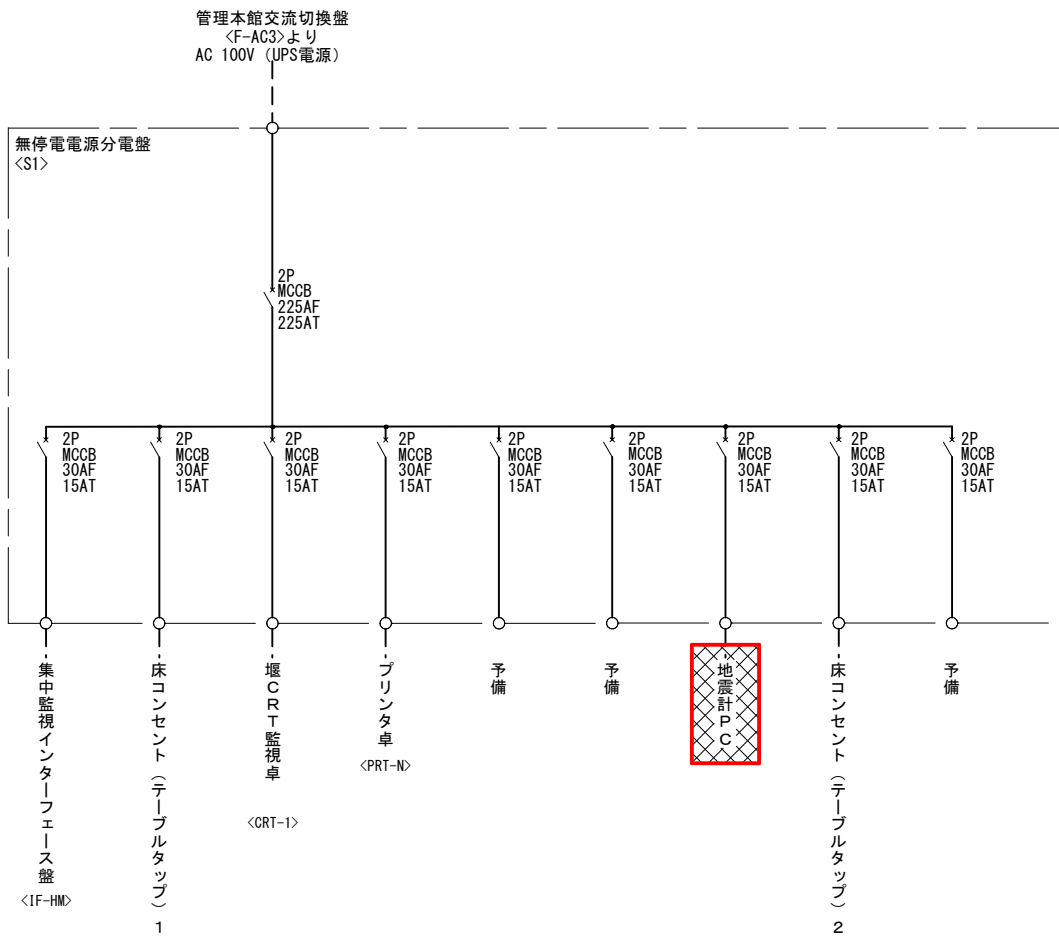


無停電電源分電盤単線結線図

注記

1.  は、撤去を示す。
2. 特記なきものは、既設を示す。

工事名	豊英ダム外地震観測装置他更新工事		
図面名	無停電電源分電盤単線結線図		
作成年月日	令和8年8月		
縮尺	NONE	図面番号	6/30
会社名			
事業者名	千葉県企業局君津工業用水道事務所		

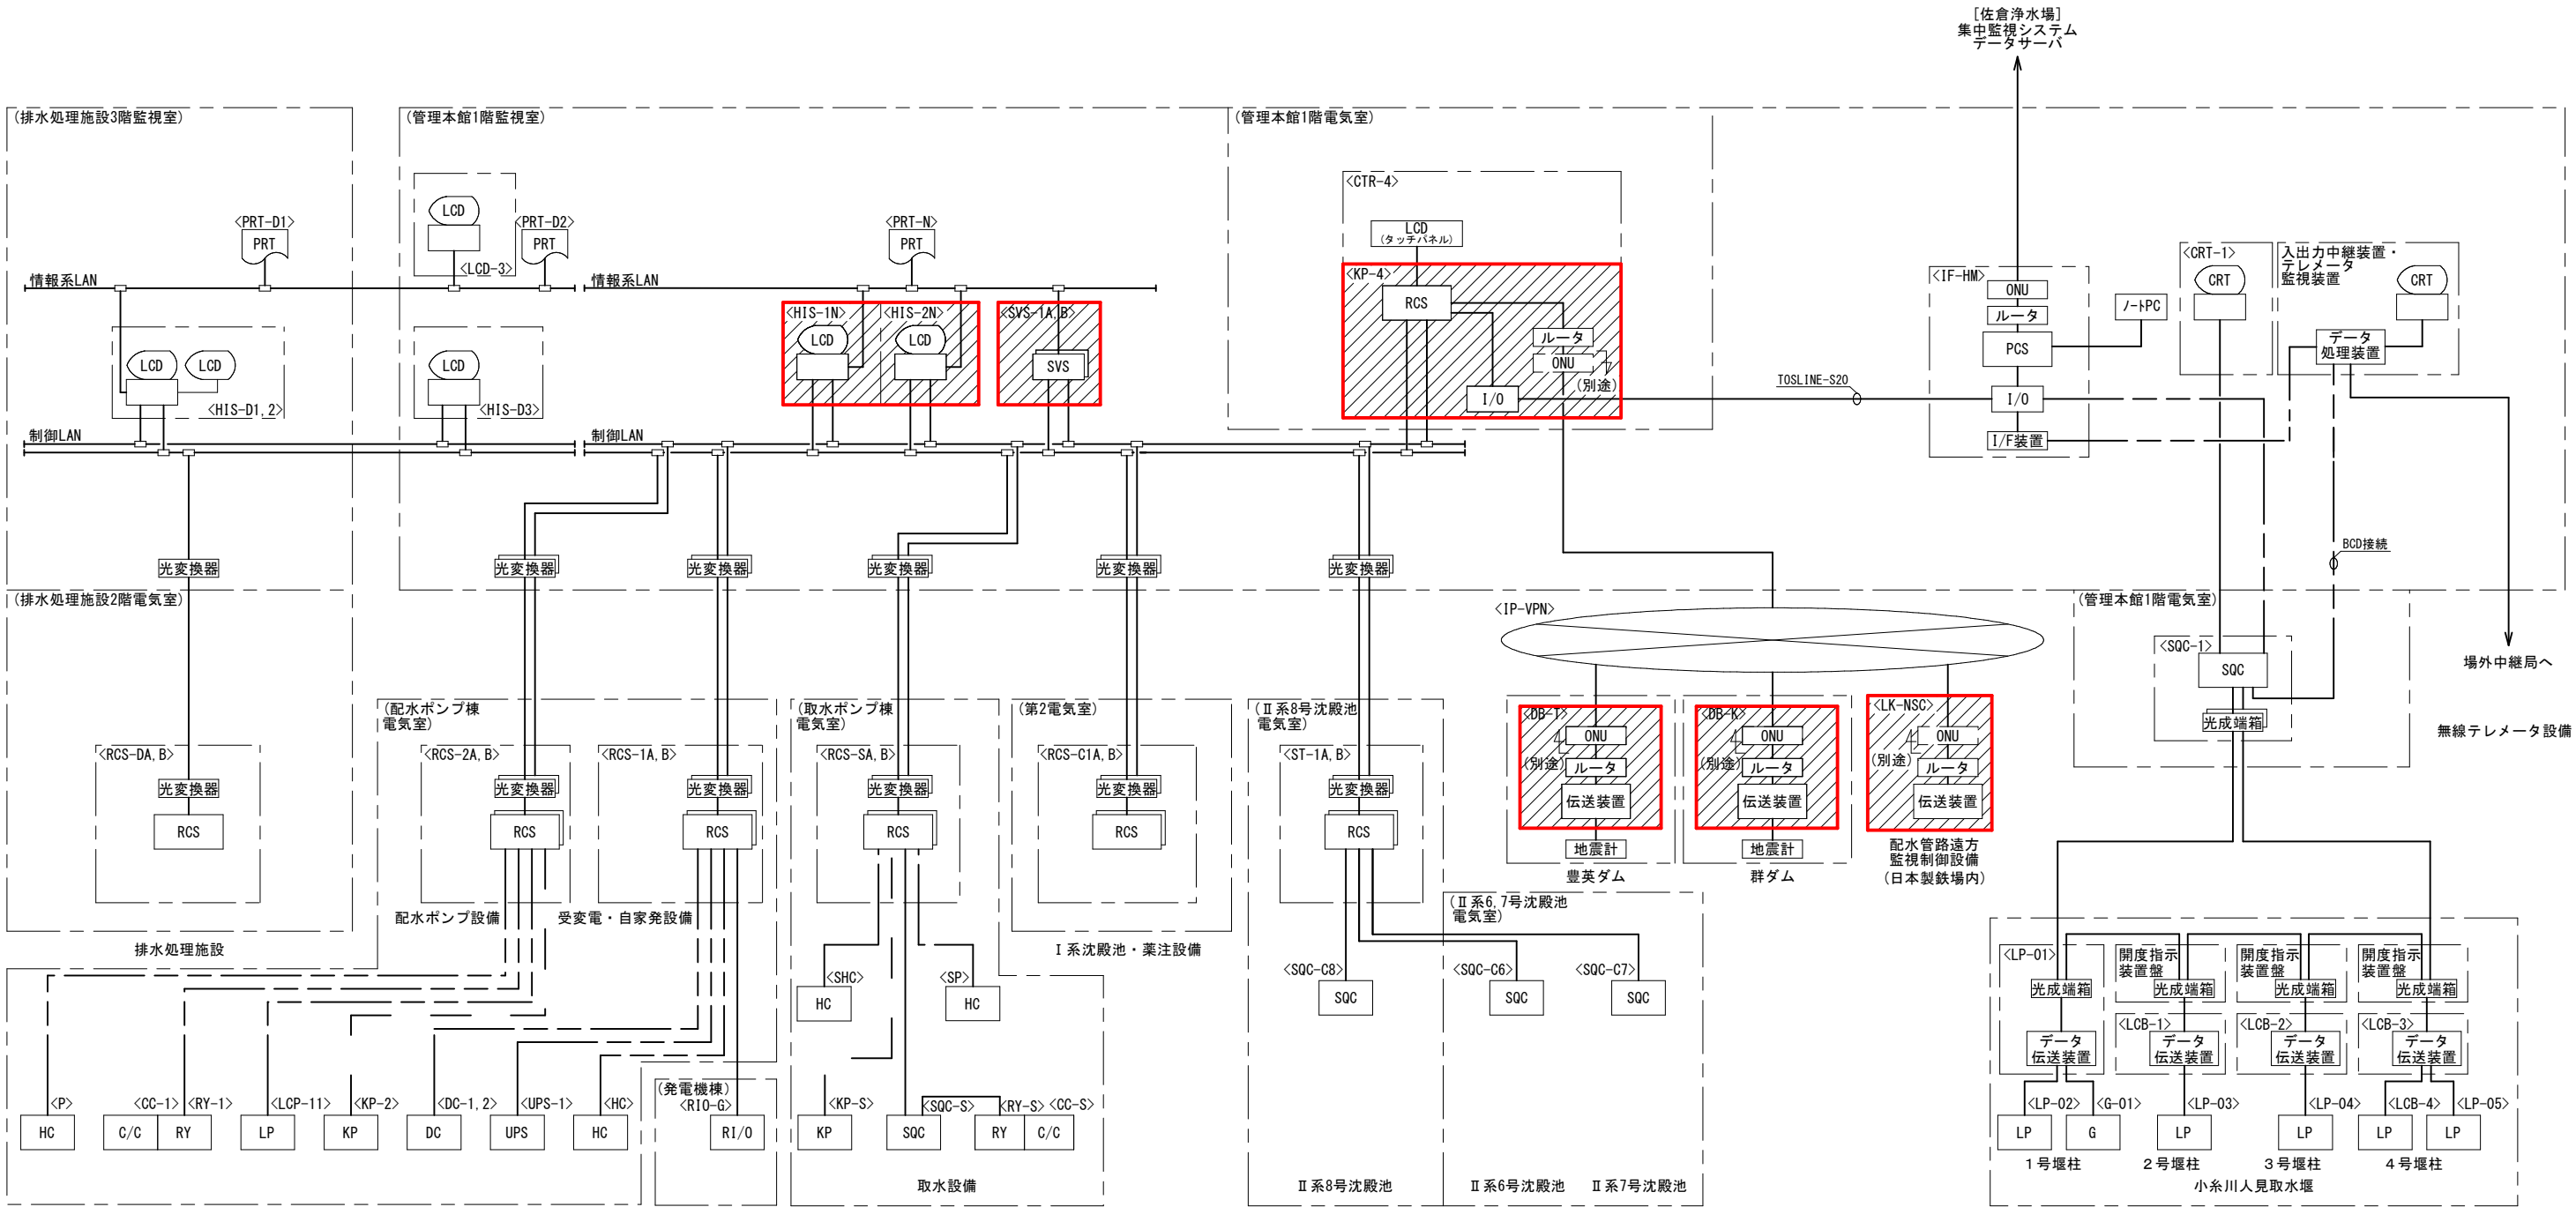

機器一覧表

記号	名称	備考	記号	名称	備考	記号	名称	備考	記号	名称	備考
<HIS-D1, 2>	LCD監視制御装置(1)(2)	既 設	<HIS-1, 2N>	水処理設備中央監視装置(1)(2)	機能増設	<RCS-C1A, B>	I系沈殿池・薬注設備コントローラ盤	既 設	<IF-HM>	集中監視システムインターフェース盤	既 設
<HIS-D3>	LCD監視制御装置(3)	"	<SWS-1A, BN>	水処理設備サーバ盤	"	<SHC>	取水設備受変電設備	"	<CRT-1>	CRT監視装置(取水堰)	"
<PRT-D1, 2>	プリンタ	"	<PRT-N>	プリンタ	既 設	<SP>	取水ポンプ盤	"	<SQC-1>	取水堰設備コントローラ盤	"
<RCS-DA, B>	コントローラ盤(排水処理施設)	"	<RCS-1A, B>	受変電自家発電コントローラ盤	"	<KP-S>	取水設備計装変換器盤	"	<LP-01>	動力受配電盤	"
			<RCS-2A, B>	配水ポンプ設備コントローラ盤	"	<SQC-S>	取水ポンプ設備共通シーケンスコントローラ盤	"	<LP-02>	電灯受配電盤	"
			<P>	配水ポンプ盤	"	<CC-S>	取水ポンプ設備共通コントロールセンタ	"	<LCB-1>	1号ゲート操作盤	"
			<CC-1>	配水ポンプ設備コントロールセンタ	"	<RY-S>	取水ポンプ設備共通補助継電器盤	"	<LCB-2>	2号ゲート操作盤	"
			<RY-1>	配水ポンプ設備補助継電器盤	"	<ST-1A, B>	II系沈殿池データ伝送装置(1)(2)	"	<LCB-3>	3号ゲート操作盤	"
			<LCP-11>	配水池流入弁動力制御盤	"	<SQC-C8>	II系(8号)沈殿池シーケンスコントローラ	"	<LCB-4>	魚道ゲート操作盤	"
			<KP-2>	配水ポンプ設備計装変換器盤	"	<SQC-C6>	II系(6号)沈殿池シーケンスコントローラ盤	"	<G-01>	非常用発電装置	"
			<DC-1, 2>	直流電源装置	"	<SQC-C7>	II系(7号)沈殿池シーケンスコントローラ盤	"	<LP-03>	2号堰柱分電盤	"
			<UPS-1>	無停電電源装置	"	<KP-4>	管理本館計装変換器盤	機能増設	<LP-04>	3号堰柱分電盤	"
			<HC>	配水ポンプ棟受変電設備	"	<CTR-4>	管理本館コントローラ盤	既 設	<LP-05>	4号堰柱分電盤	"
			<R10-G>	自家発電設備R10盤	"				<DB-T>	受配電盤	機能増設
			<RCS-SA, B>	取水設備コントローラ盤	"				<DB-K>	受配電盤	"

システム構成図(1)
(今回)

凡 例

記号	名称	備考
LCD	液晶ディスプレイ	
PRT	プリンタ	
SWS	データサーバ	
RCS	リアルタイムコントロールステーション	
I/O	入出力装置	
R1/O	リモート入出力装置	
SQC	シーケンスコントローラ	
ONU	光回線終端装置	
HC	高低圧盤	
C/C	コントロールセンタ	
RY	補助断電器盤	
KP	計装盤	
LP	動力制御盤	


凡 例

—— : 伝送
—— : 直送
—— : 直送(計装)

注記

- 機能増設を示す。
- 特記なきものは、既設を示す。

工事名	豊英ダム外地震観測装置他更新工事		
図面名	システム構成図(1)(今回)		
作成年月日	令和8年8月		
縮尺	NONE	図面番号	7/30
会社名			
事業者名	千葉県企業局君津工業用水道事務所		

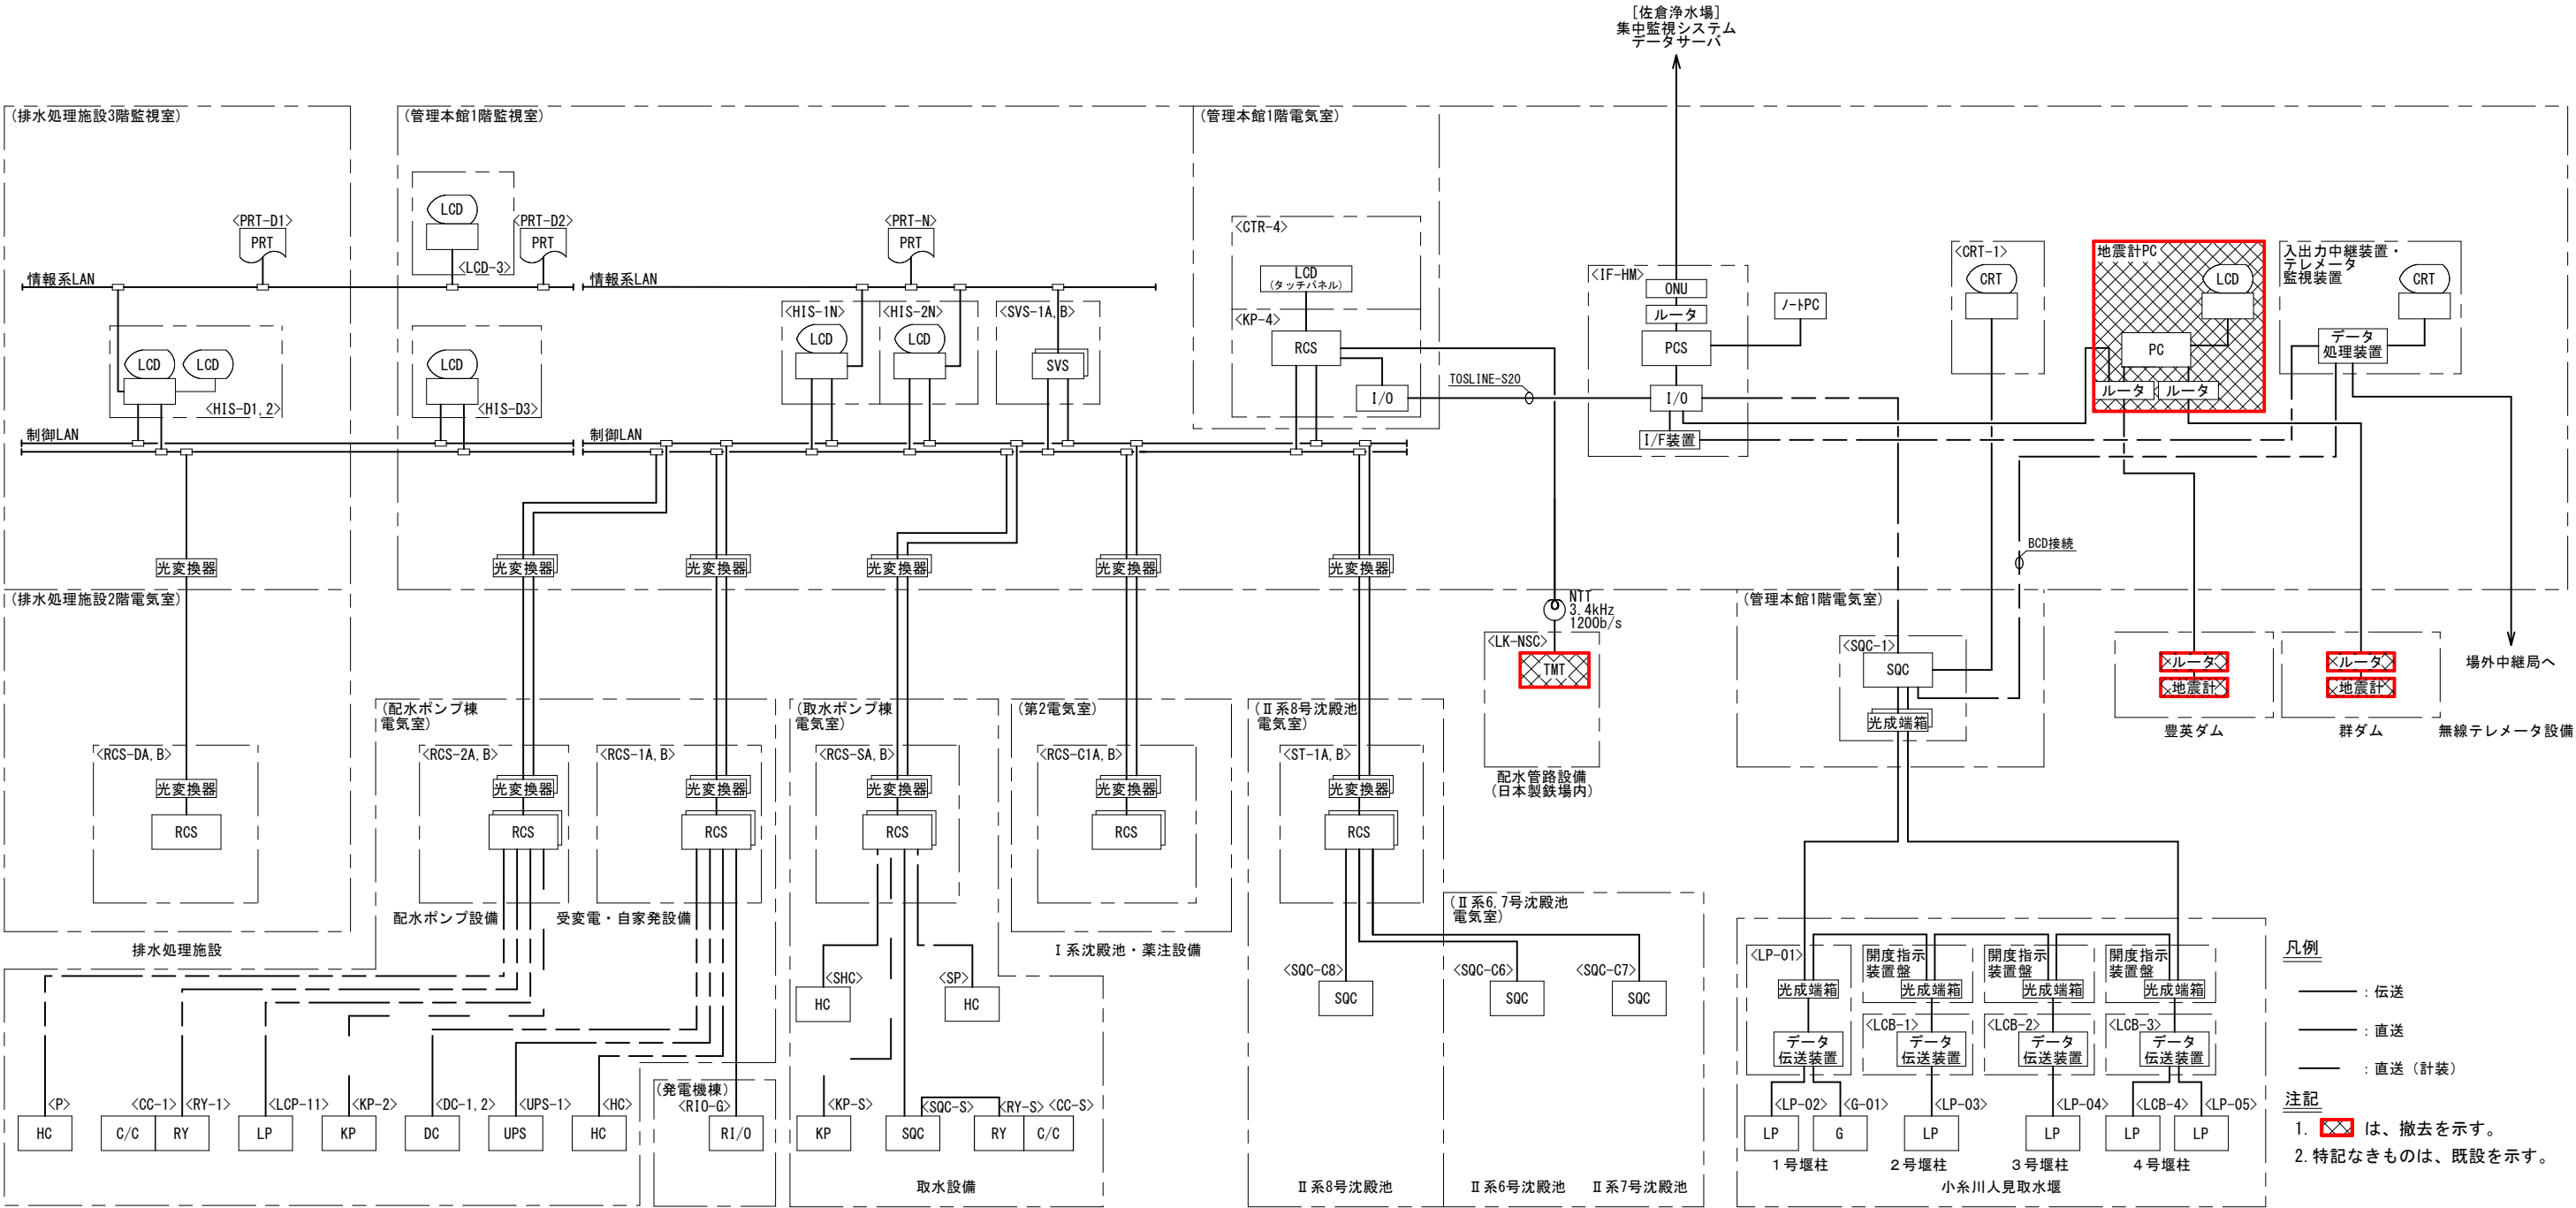

機器一覧表

記号	名称	備考	記号	名称	備考	記号	名称	備考	記号	名称	備考
<HIS-D1, 2>	LCD監視制御装置(1)(2)	既 設	<HIS-1, 2N>	水処理設備中央監視装置(1)(2)	既 設	<RCS-SA, B>	取水設備コントローラ盤	既 設	<IF-HM>	集中監視システムインターフェース盤	既 設
<HIS-D3>	LCD監視制御装置(3)	"	<SVS-1A, BN>	水処理設備サーバ盤	"	<RCS-C1A, B>	I系沈殿池・薬注設備コントローラ盤	"	<CRT-1>	CRT監視装置(取水堰)	"
<PRT-D1, 2>	プリンタ	"	<PRT-N>	プリンタ	"	<SHC>	取水設備受変電設備	"	<SQC-1>	取水堰設備コントローラ盤	"
<RCS-DA, B>	コントローラ盤(排水処理施設)	"	<RCS-1A, B>	受変電自家発電コントローラ盤	"	<SP>	取水ポンプ盤	"	<LP-01>	動力受配電盤	"
			<RCS-2A, B>	配水ポンプ設備コントローラ盤	"	<KP-S>	取水設備計装変換器盤	"	<LP-02>	電灯受配電盤	"
			<P>	配水ポンプ盤	"	<SQC-S>	取水ポンプ設備共通シーケンスコントローラ盤	"	<LCB-1>	1号ゲート操作盤	"
			<DC-1>	配水ポンプ設備コントロールセンタ	"	<CC-S>	取水ポンプ設備共通コントロールセンタ	"	<LCB-2>	2号ゲート操作盤	"
			<RY-1>	配水ポンプ設備補助継電器盤	"	<RY-S>	取水ポンプ設備共通補助継電器盤	"	<LCB-3>	3号ゲート操作盤	"
			<LCP-11>	配水池流入弁動力制御盤	"	<ST-1A, B>	II系沈殿池データ伝送装置(1)(2)	"	<LCB-4>	魚道ゲート操作盤	"
			<KP-2>	配水ポンプ設備計装変換器盤	"	<SQC-C8>	II系(8号)沈殿池シーケンスコントローラ	"	<G-01>	非常用発電装置	"
			<DC-1, 2>	直流電源装置	"	<SQC-C6>	II系(6号)沈殿池シーケンスコントローラ盤	"	<LP-03>	2号堰柱分電盤	"
			<UPS-1>	無停電源装置	"	<SQC-C7>	II系(7号)沈殿池シーケンスコントローラ盤	"	<LP-04>	3号堰柱分電盤	"
			<HC>	配水ポンプ棟受変電設備	"	<KP-4>	管理本館計装変換器	"	<LP-05>	4号堰柱分電盤	"
			<R10-G>	自家発電設備R10盤	"	<CTR-4>	管理本館コントローラ盤	"			
						<LK-NSC>	工業用水道 遠方監視制御盤	"			


凡 例

記号	名称	備考
LCD	液晶ディスプレイ	
PRT	プリンタ	
SVS	データサーバ	
RCS	リアルタイムコントロールステーション	
I/O	入出力装置	
R1/O	リモート入出力装置	
SQC	シーケンスコントローラ	
ONU	光回線終端装置	
HC	高低圧盤	
C/C	コントロールセンタ	
RY	補助断電器盤	
KP	計装盤	
LP	動力制御盤	

- 凡例
- : 伝送
 - - - : 直送
 - : 直送(計装)
- 注記
1. ✕ は、撤去を示す。
 2. 特記なきものは、既設を示す。

システム構成図(1)
(撤去)




工事名	豊英ダム外地震観測装置他更新工事		
図面名	システム構成図(1)(撤去)		
作成年月日	令和8年8月		
縮尺	NONE	図面番号	9/30
会社名			
事業者名	千葉県企業局君津工業用水道事務所		

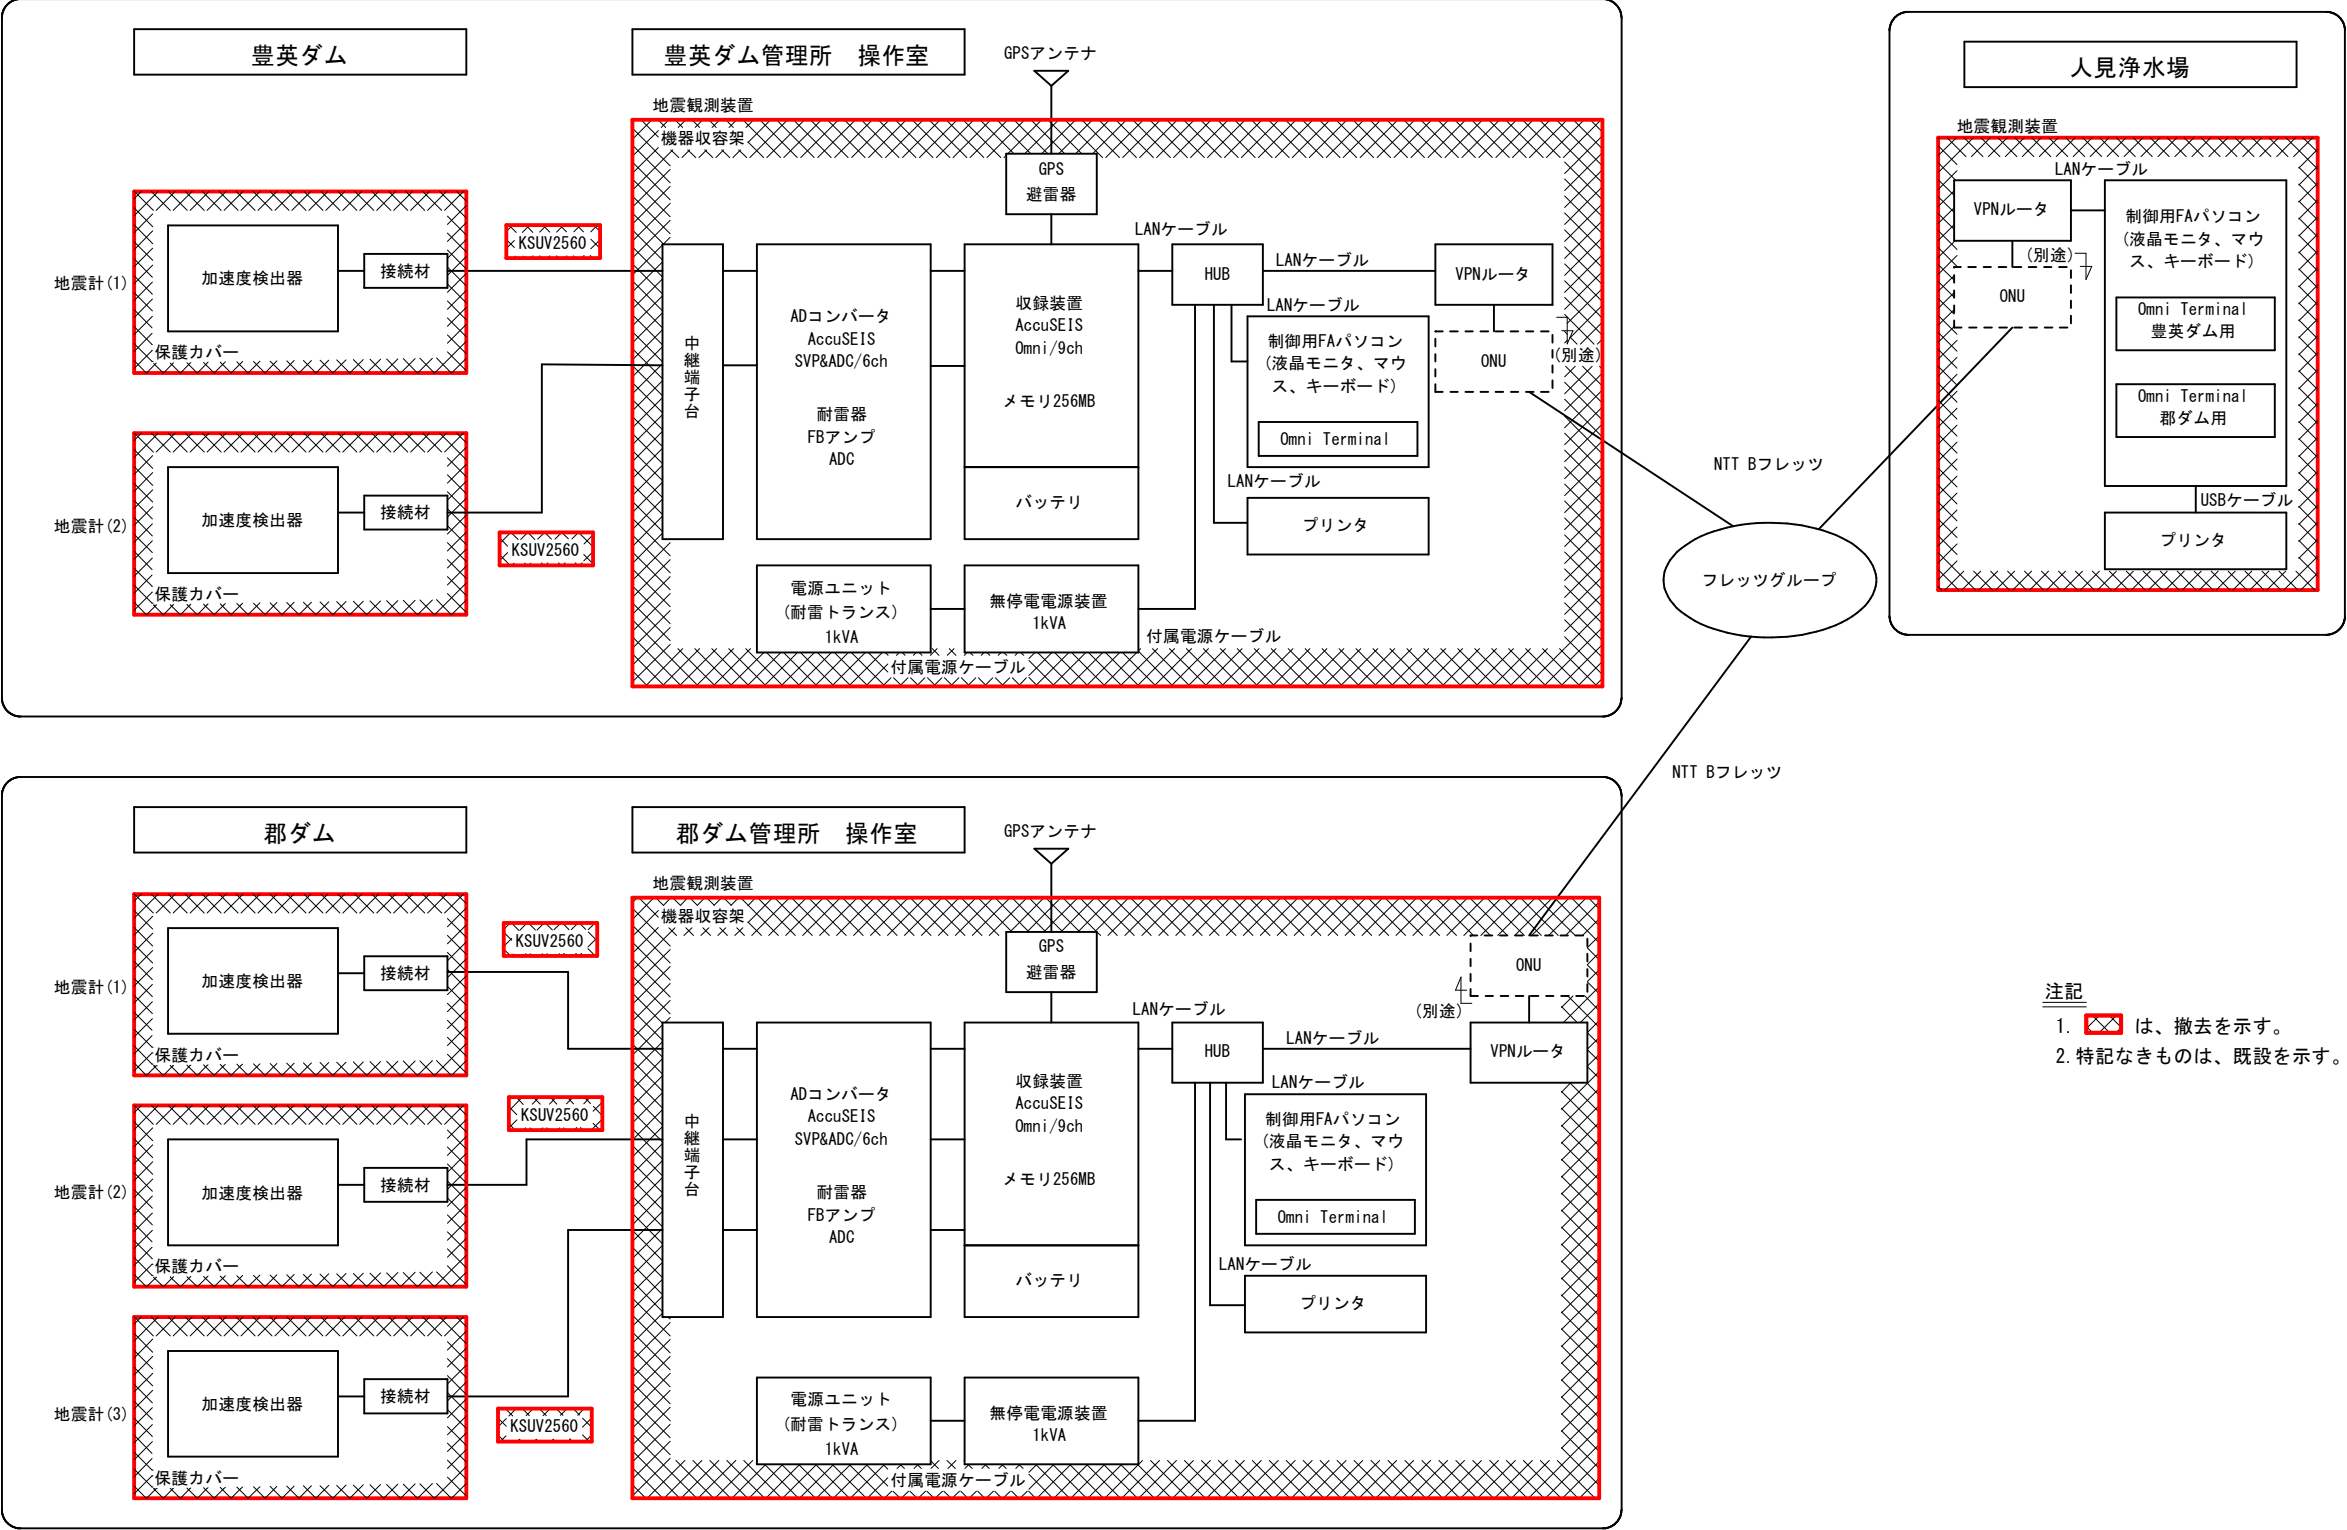

システム構成図 (2)
(撤去)


工事名	豊英ダム外地震観測装置他更新工事		
図面名	システム構成図 (2) (撤去)		
作成年月日	令和 8 年 8 月		
縮尺	NONE	図面番号	10/30
会社名			
事業者名	千葉県企業局君津工業用水道事務所		

計測項目		富津地区配水流量	富津地区配水圧力	600φ 流量制御弁開度	800φ 流量制御弁開度	600φ 流量制御弁制御	I系給水量	800φ 流量制御弁制御	日本製鉄受水池水位	II系給水量
ループ数	既設	1	1	1	1	1	1	1	1	
	今回									
	全体	1	1	1	1	1	1	1	1	
中央	LCD					設定		設定		
	積算	FQ	PI	ZI	ZI		FI		LI	FI

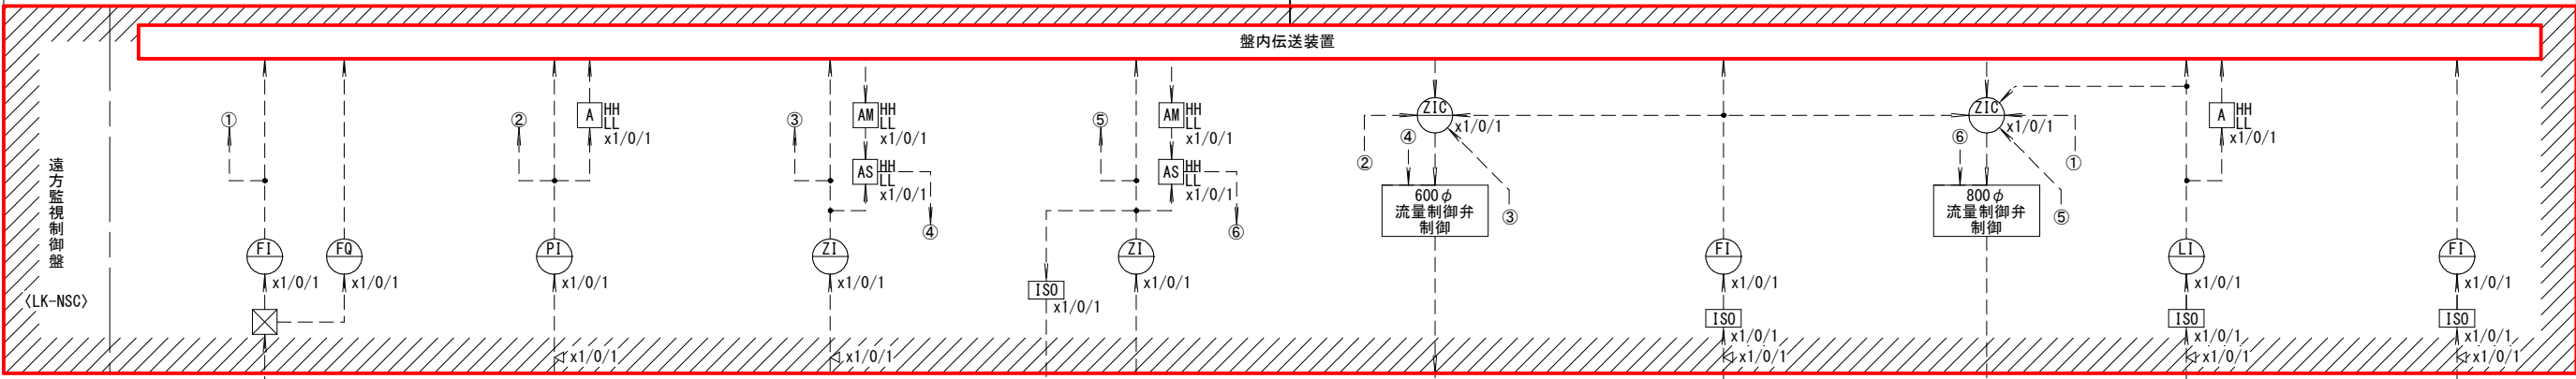  

凡 例


記号	名称
L	水位
F	流量
P	圧力
I	指示計
Q	演算計
A	警報設定器
AS	アラームセッタ
AM	アナログメモリ
⊗	発信器
☑	超音波式流量計
ISO	アイソレータ
△	アレスタ
Ⓜ	電動弁

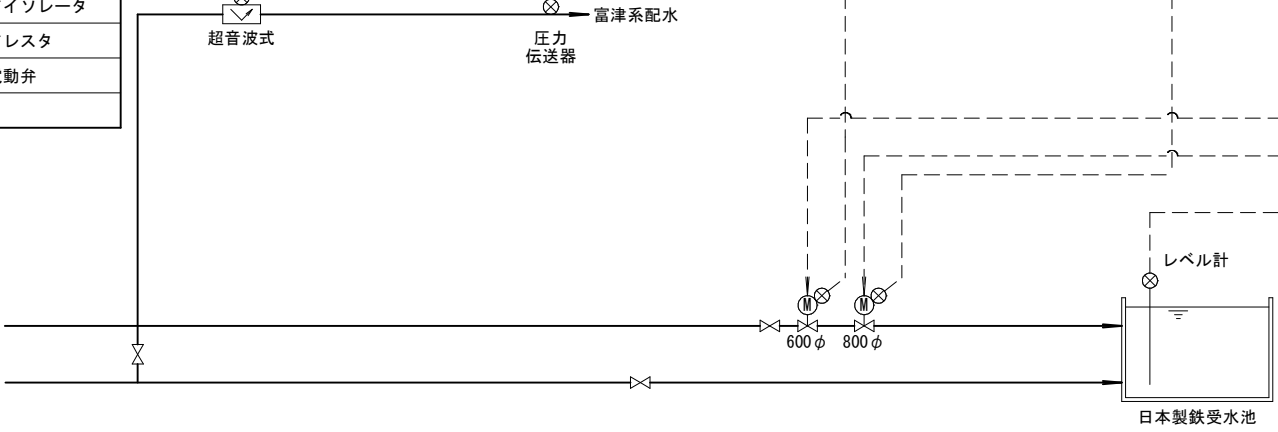


計装フローシート
(今回)


- 注記
1. は、今回を示す。
 2. は、機能増設を示す。
 3. 特記なきものは、既設を示す。

工事名	豊英ダム外地震観測装置他更新工事		
図面名	計装フローシート(今回)		
作成年月日	令和8年8月		
縮尺	NONE	図面番号	11/30
会社名			
事業者名	千葉県企業局君津工業用水道事務所		

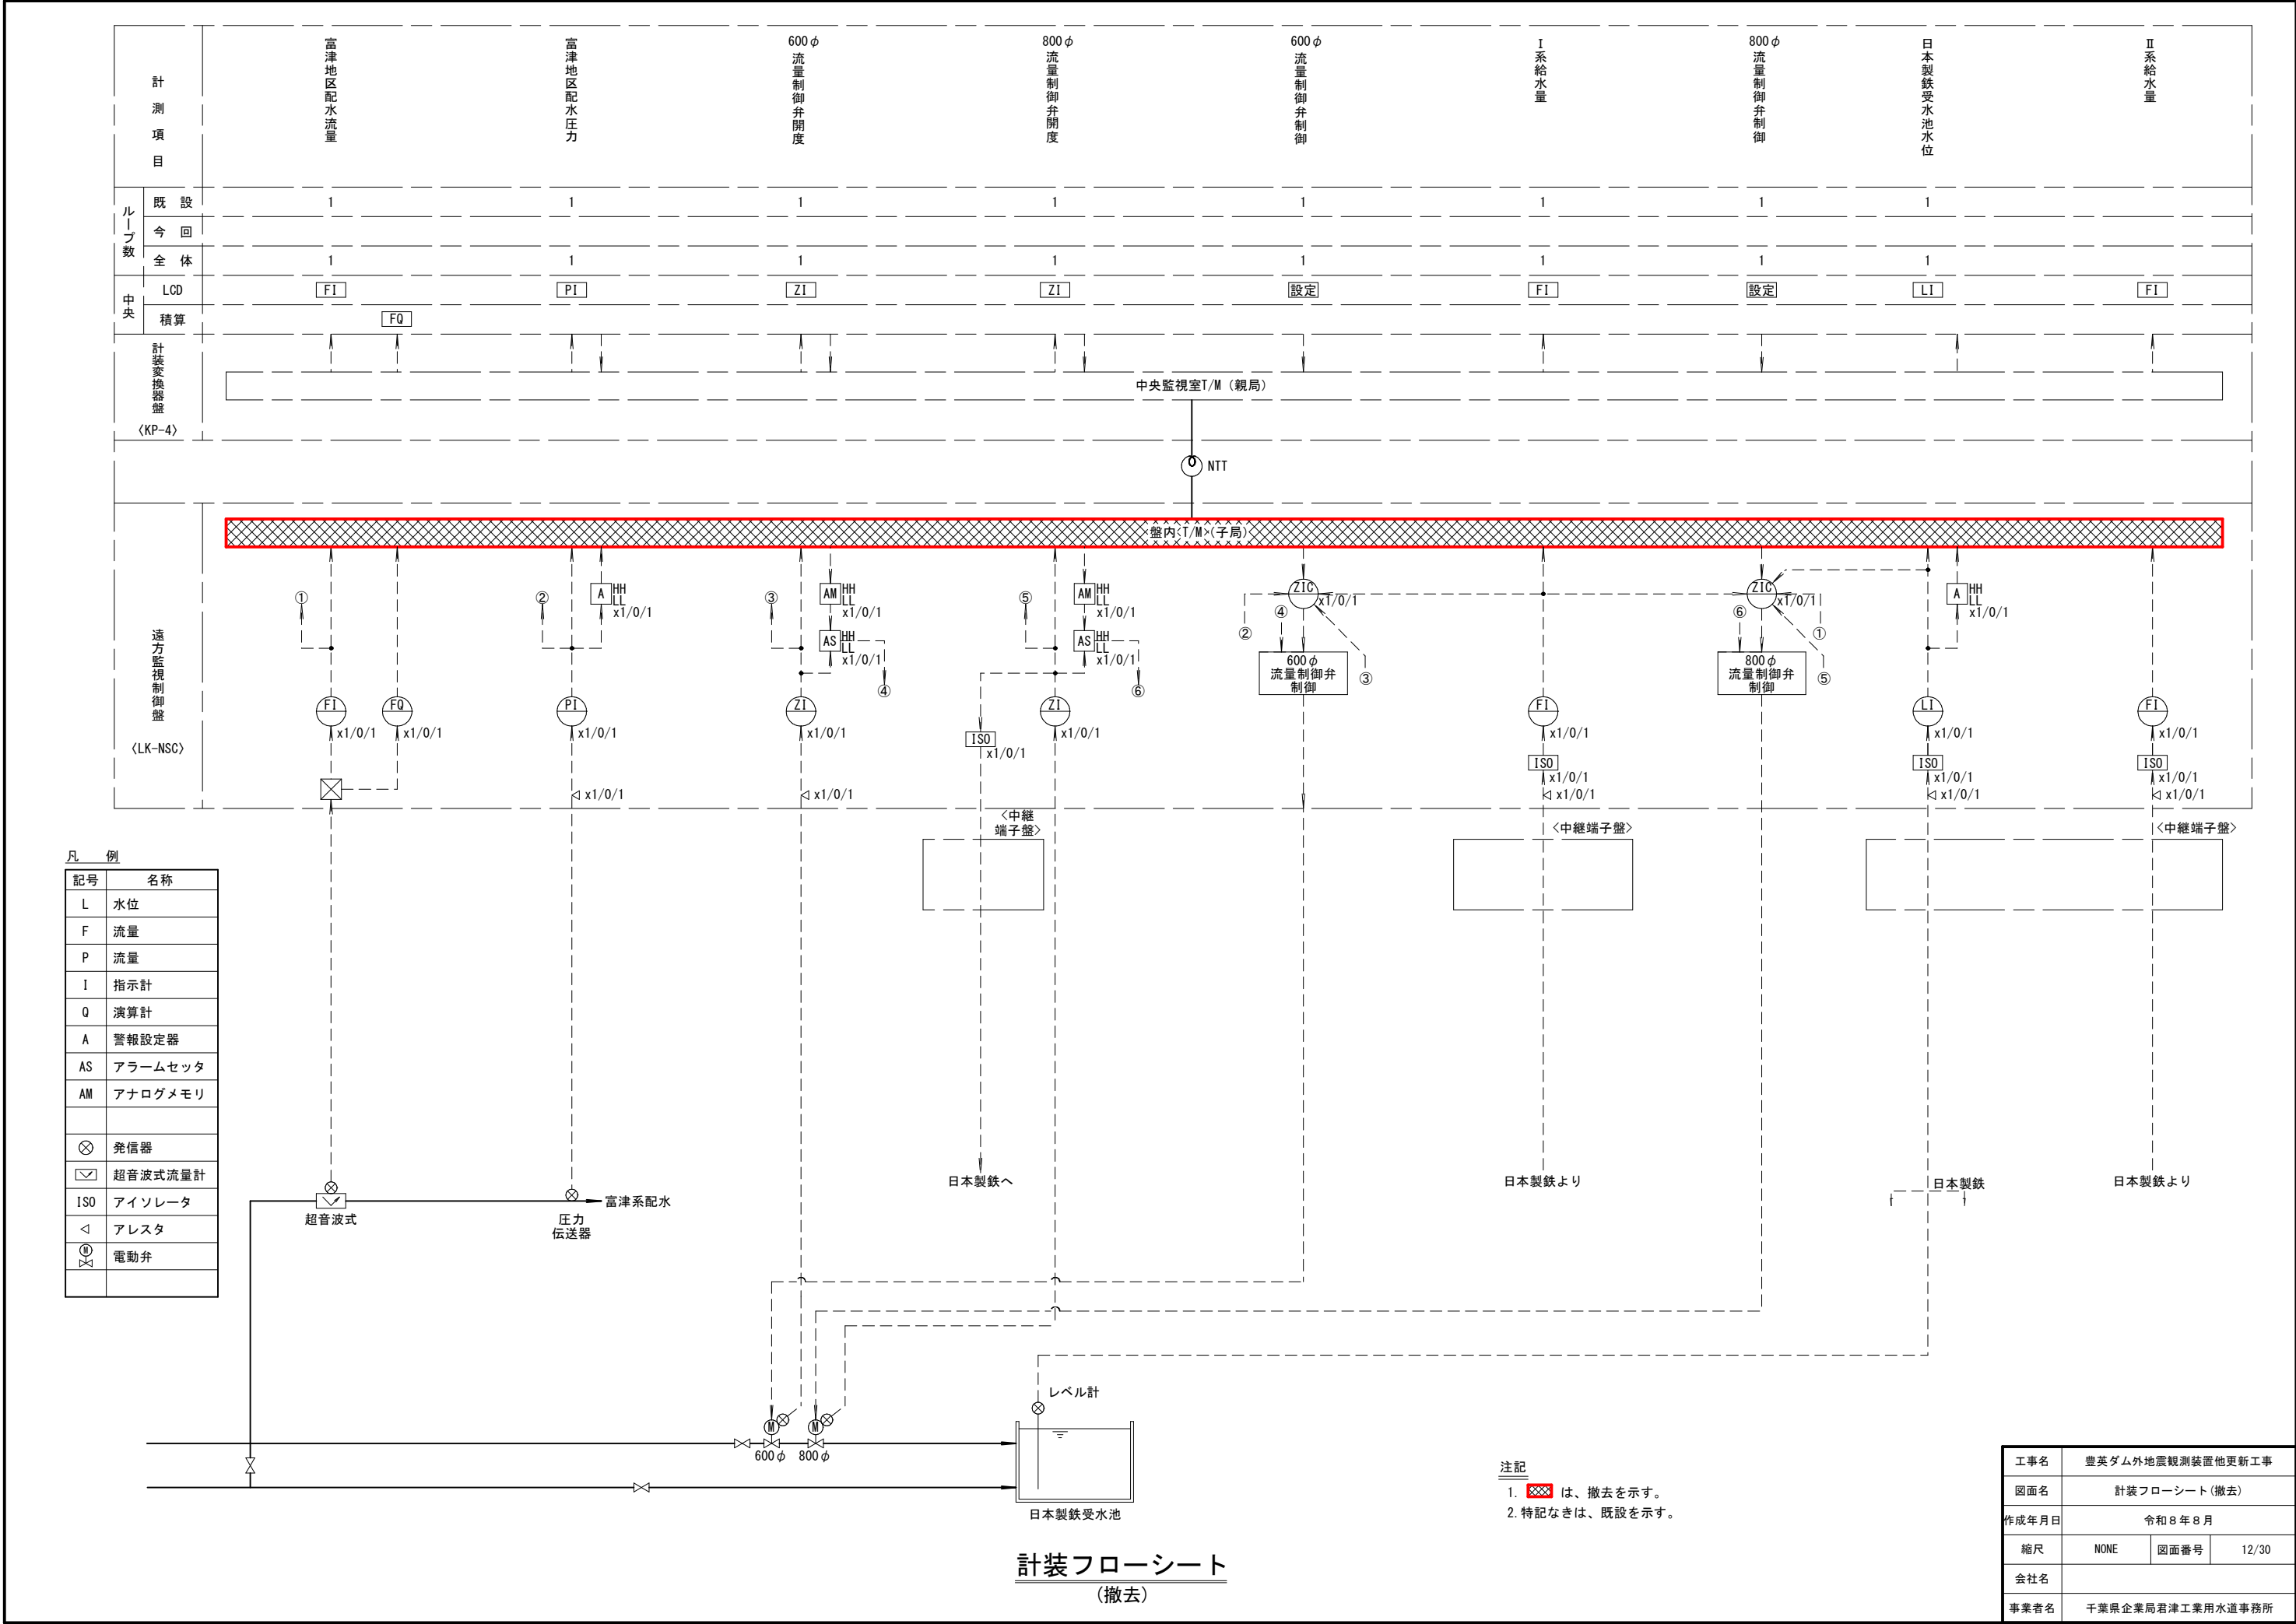

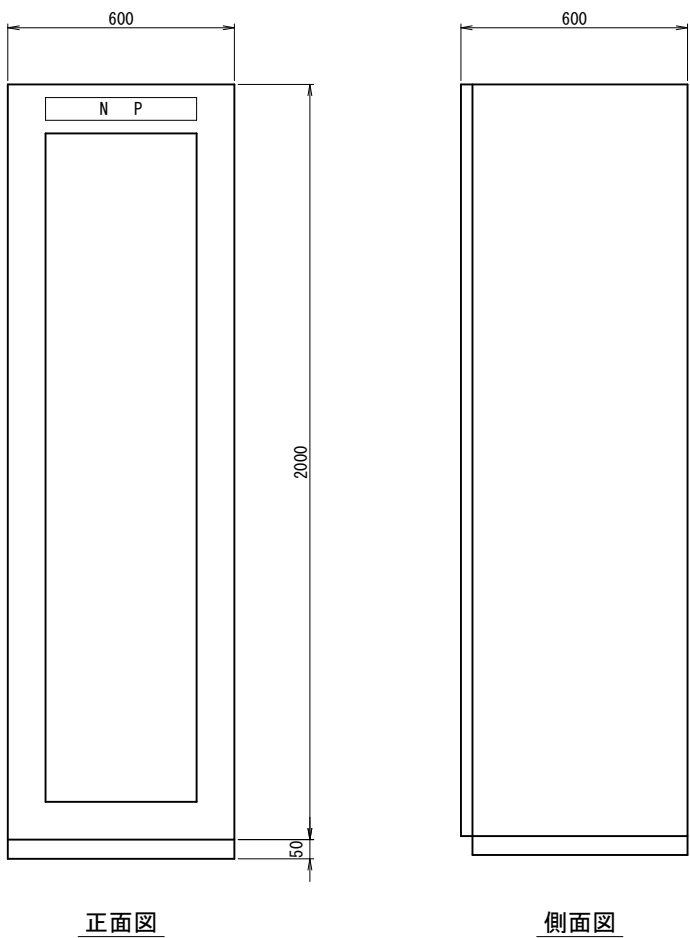

地震観測装置外形図 S=1/10
〈EQ-K, T〉

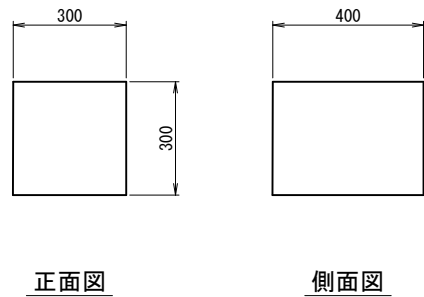




無停電電源装置外形図 S=1/10
〈UPS-K, T〉

注記

1. 本図は、今回を示す。
2. 盤寸法は、参考とする。

参考図




工事名	豊英ダム外地震観測装置他更新工事		
図面名	地震観測装置・無停電電源装置外形図		
作成年月日	令和8年8月		
縮尺	1:10	図面番号	13/30
会社名			
事業者名	千葉県企業局君津工業用水道事務所		

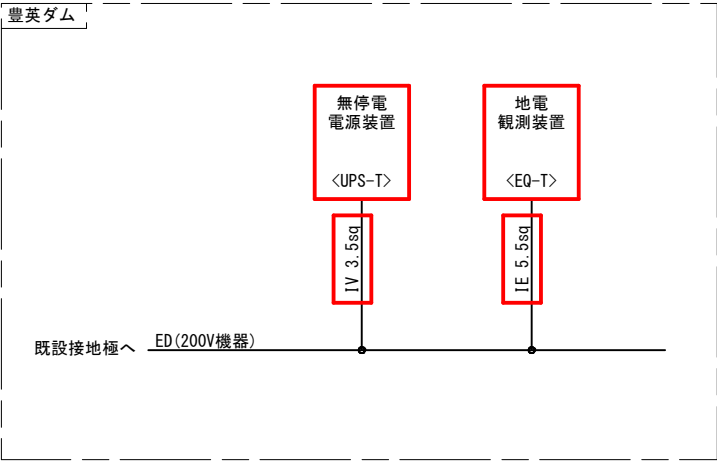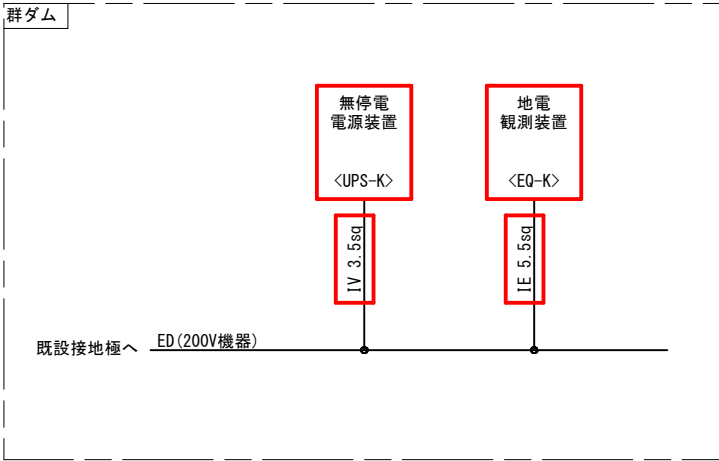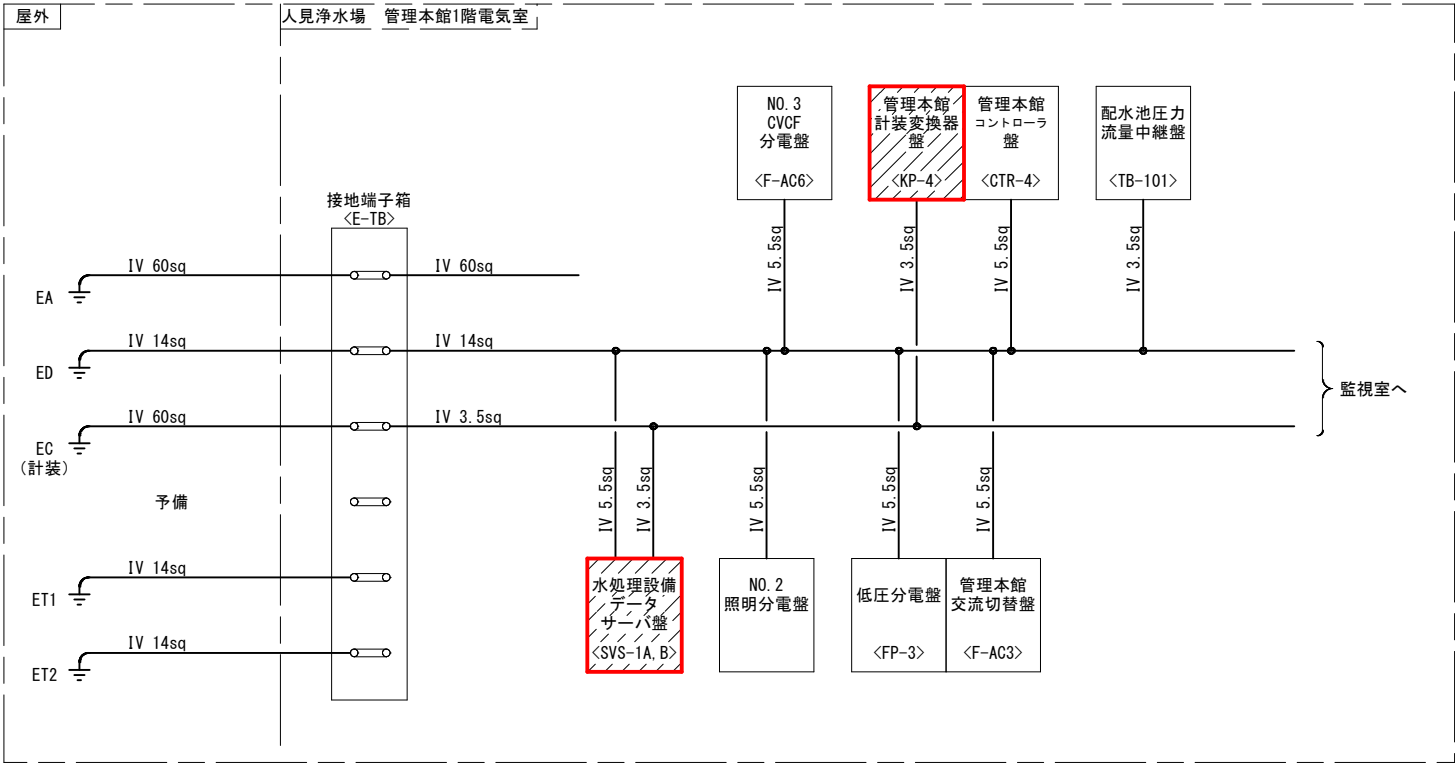

接地幹線系統図
(今回)

- 注記
1. は、今回を示す。
 2. は、機能増設を示す。
 3. 特記なきは、既設を示す。


工事名	豊英ダム外地震観測装置他更新工事		
図面名	接地幹線系統図(今回)		
作成年月日	令和8年8月		
縮尺	NONE	図面番号	14/30
会社名			
事業者名	千葉県企業局君津工業用水道事務所		

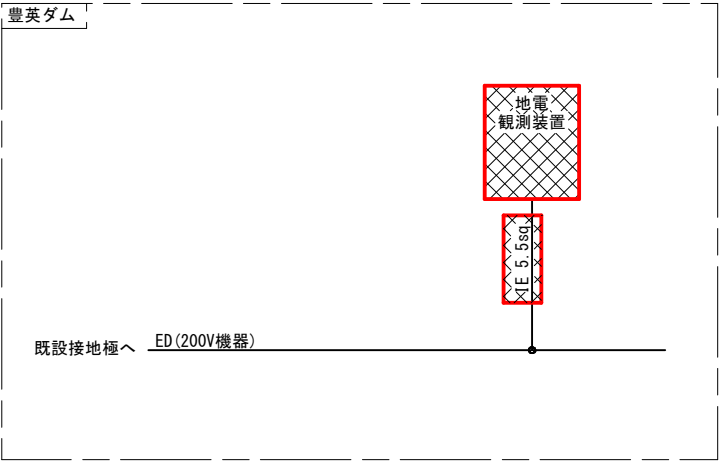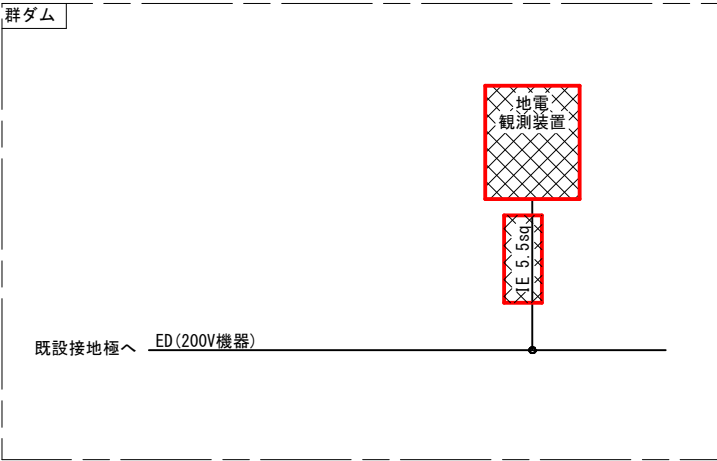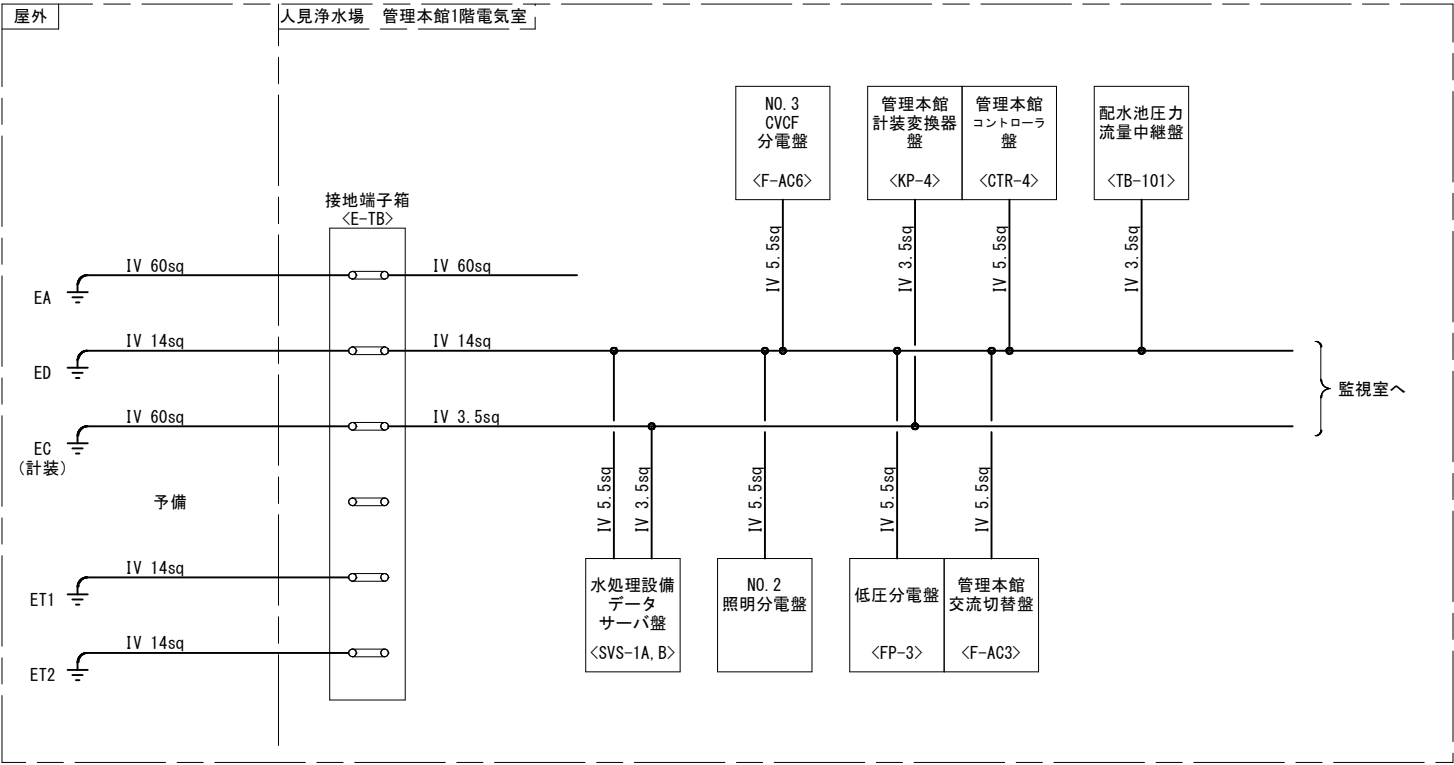

- 注 記
1.  は、撤去を示す。
 2. 特記無きものは、既設を示す。

接地幹線系統図
(撤去)

工事名	豊英ダム外地震観測装置他更新工事		
図面名	接地幹線系統図(撤去)		
作成年月日	令和8年8月		
縮尺	NONE	図面番号	15/30
会社名			
事業者名	千葉県企業局君津工業用水道事務所		

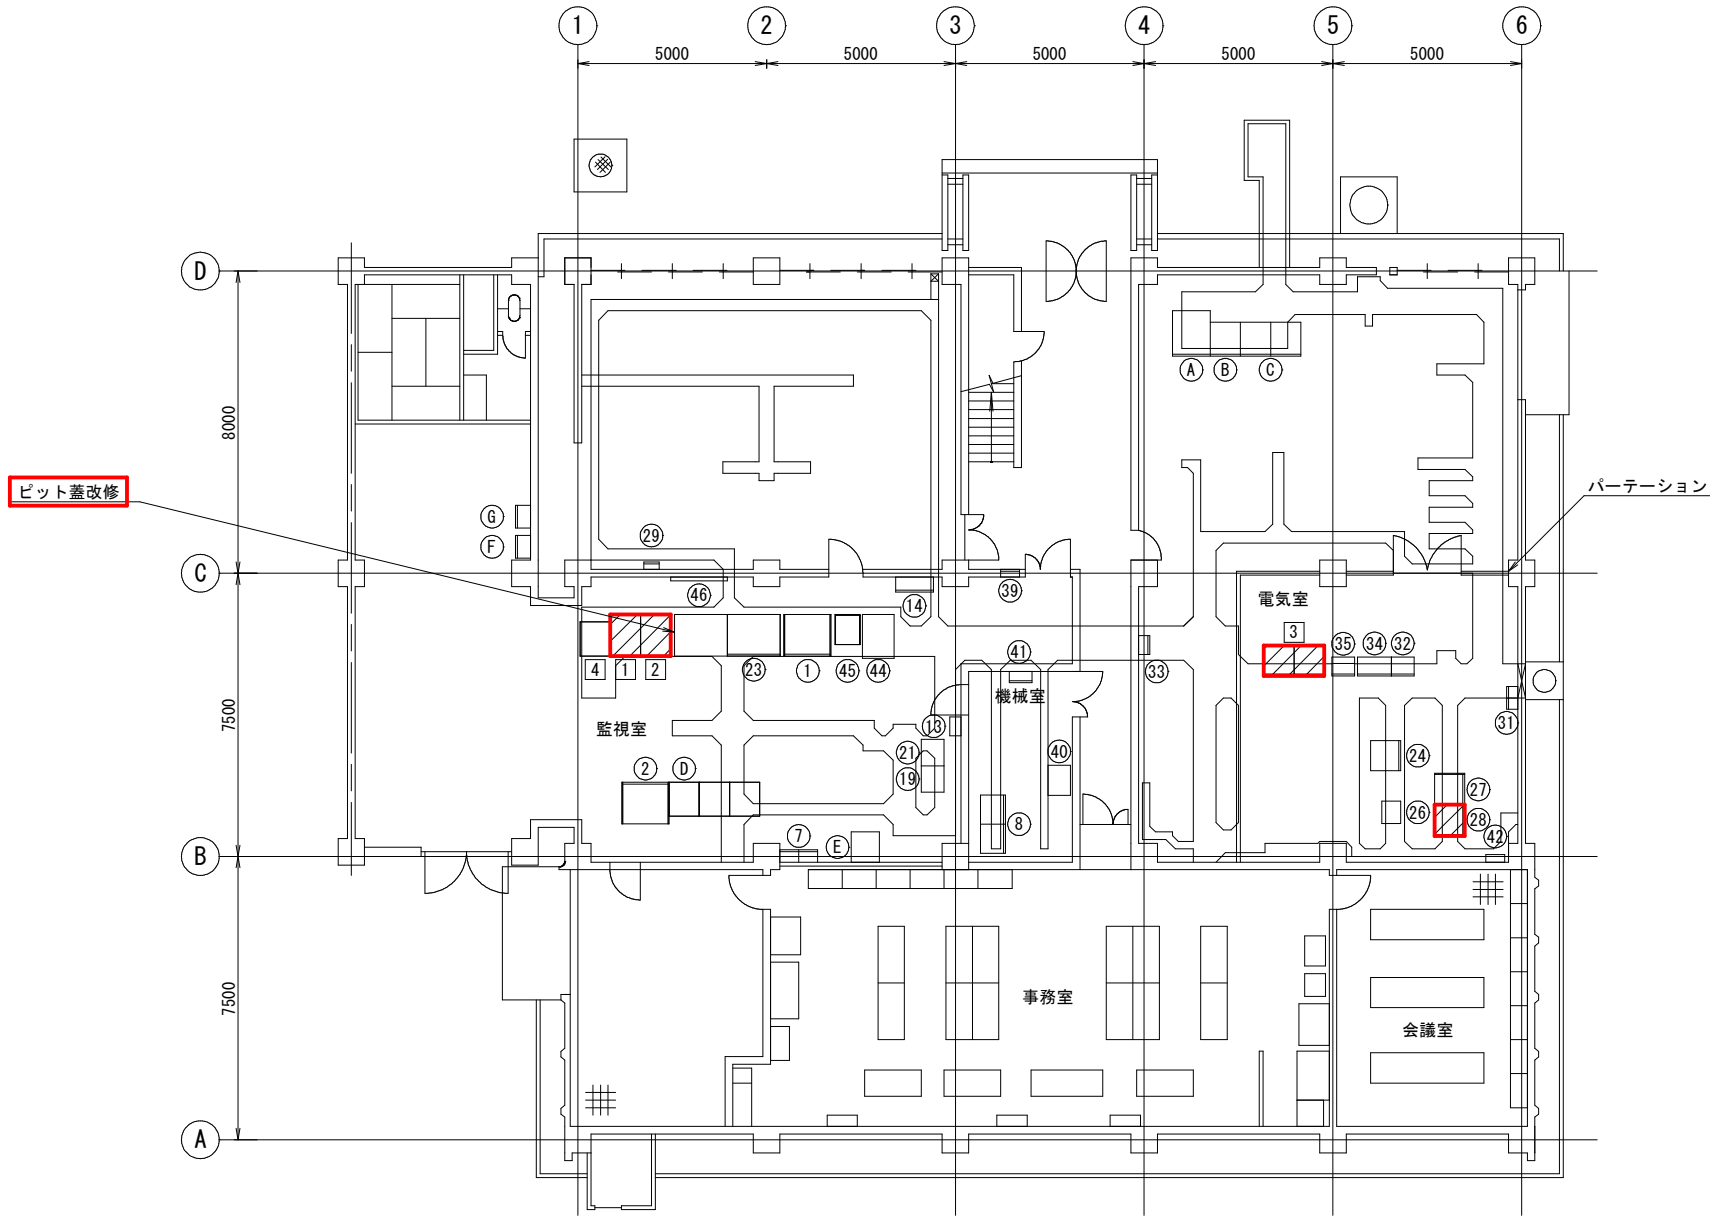


管理本館1階平面図 S=1/100
(今回)

盤名称一覧表

NO.	盤名称	ロケーション	備考	NO.	盤名称	ロケーション	備考	NO.	盤名称	ロケーション	備考
①	ITV装置(取水堰、取水口、沈殿池)	ITVM-1	既設	②①	テレメータ監視装置		既設	④①	動力分電盤	P-1	既設
②	CRT監視卓(日本無線JRC)		〃	②③	CRT監視装置(取水堰)	CRT-1	機能停止中	④②	保安器箱		〃
				②④	取水堰設備コントローラ盤	SQC-1	既設	④④	LCD監視装置	HIS-D3	〃
				②⑥	NO. 3CVCF分電盤	F-AC6	既設	④⑤	プリンタ	PRT-D2	〃
⑦	無線機	TM-1	既設	②⑦	管理本館コントローラ盤	CTR-4	〃	④⑥	大型モニタ		〃
⑧	プリンタ		〃	②⑧	管理本館計装変換器盤	KP-4	機能増設	①	水処理設備中央監視装置(1)	HIS-1N	機能増設
				②⑨	I系配水流量変換器			②	水処理設備中央監視装置(2)	HIS-2N	〃
				③①	接地測定端子箱(4P)	E-TB	既設	③	データサーバ装置(1),(2)	SVS-1A,B	〃
⑬	タイマーリレー制御盤(JRC)		既設	③②	管理本館交流切換盤	F-AC3	〃	④	水処理設備用プリンタ	PRT-N	既設
⑭	火報受信盤	MT-1	〃	③③	配水圧力流量中継盤	TB-101		⑤	200V動力変圧器盤		既設
				③④	低圧分電盤	FP-3	既設	⑥	蓄電池盤		機能停止中
				③⑤	NO. 2照明分電盤		〃	⑦	無停電電源装置		〃
								⑧	事務用PC		既設
⑲	入出力中継装置		既設					⑨	事務用プリンタ		〃
	テレメータ監視装置			③⑨	照明分電盤		既設	⑩	無停電電源分電盤	S1	〃
				④①	集中監視システムインターフェース盤	IF-HM	〃	⑪	NO. 2CVCF分電盤	F-AC4	〃

注記
1. は、今回を示す。
2. は、機能増設を示す。
3. 特記なきものは、既設を示す。

工事名	豊英ダム外地震観測装置他更新工事		
図面名	管理本館1階平面図(今回)		
作成年月日	令和8年8月		
縮尺	1:100	図面番号	16/30
会社名			
事業者名	千葉県企業局君津工業用水道事務所		

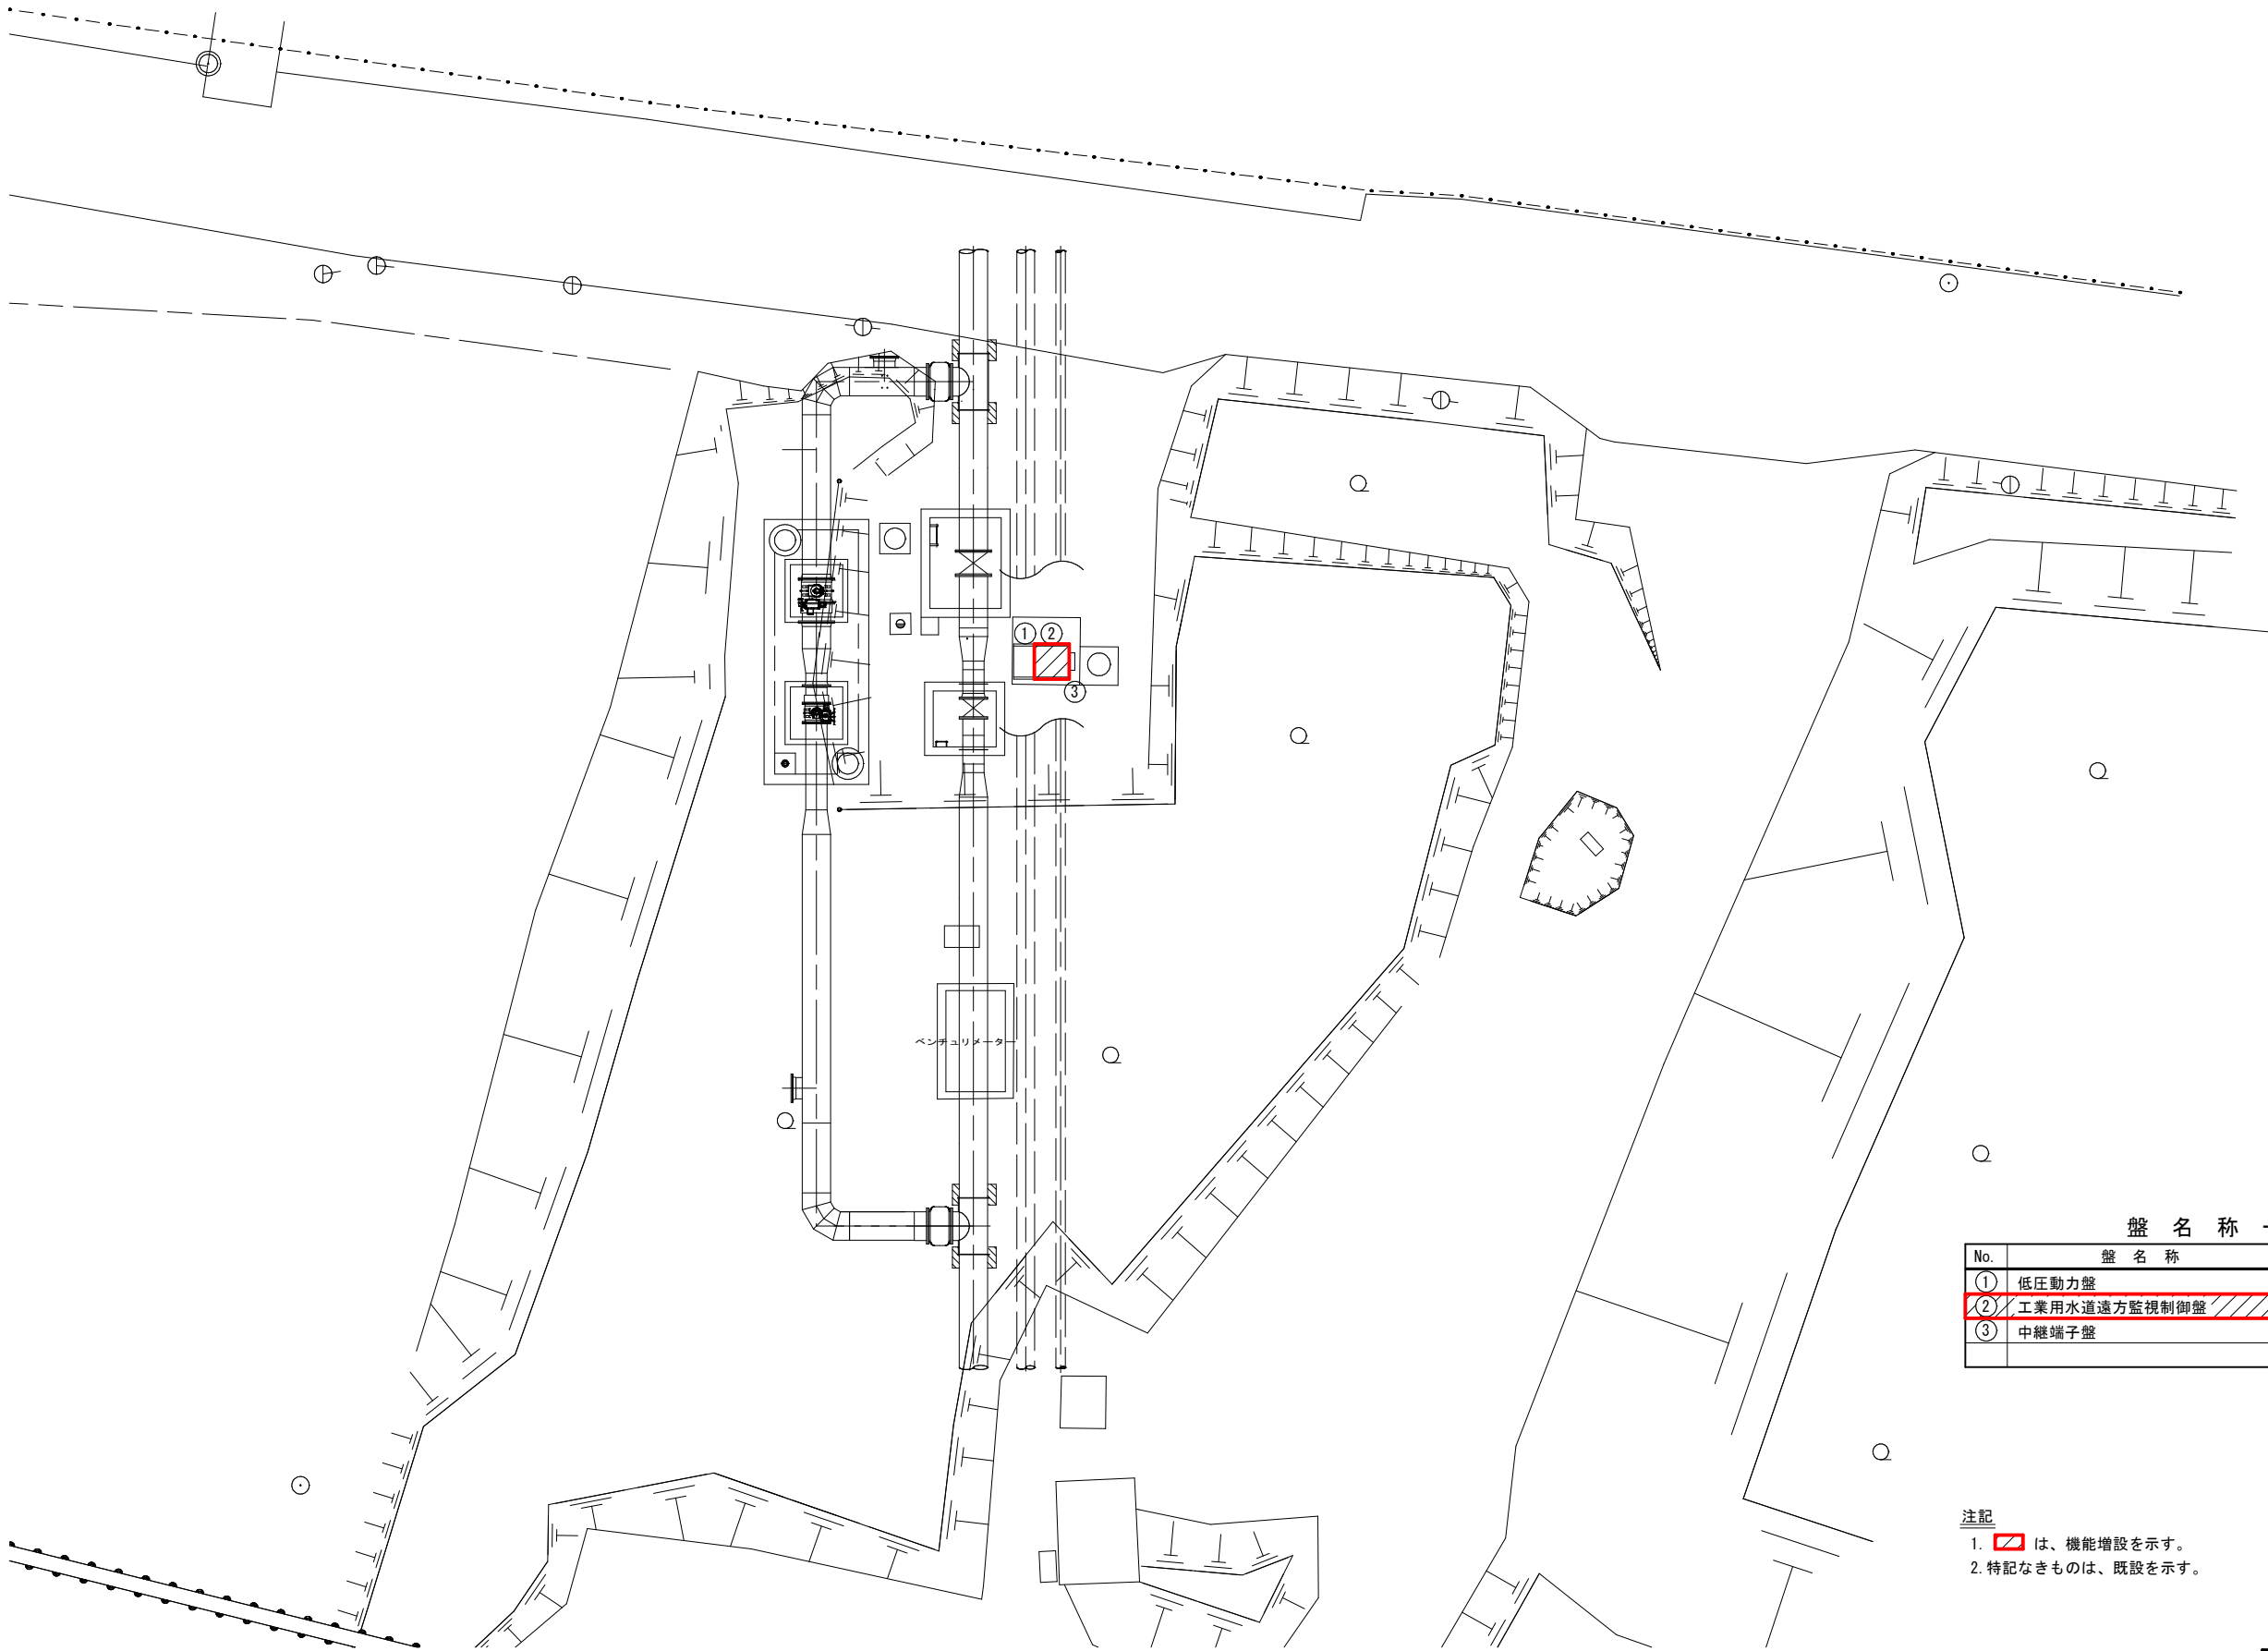


盤 名 称 一 覧 表

No.	盤 名 称	ロケーション	備 考
①	低圧動力盤	LP-NSC	既 設
②	工業用水道遠方監視制御盤	LK-NSC	機能増設
③	中継端子盤		既 設

注記
1. 2 は、機能増設を示す。
2. 特記なきものは、既設を示す。

配水管路遠方監視制御設備配置図 S=1/100

工事名	豊英ダム外地震観測装置他更新工事		
図面名	配水管路遠方監視制御設備配置図		
作成年月日	令和8年8月		
縮尺	1:100	図面番号	17/30
会社名			
事業者名	千葉県企業局君津工業用水道事務所		

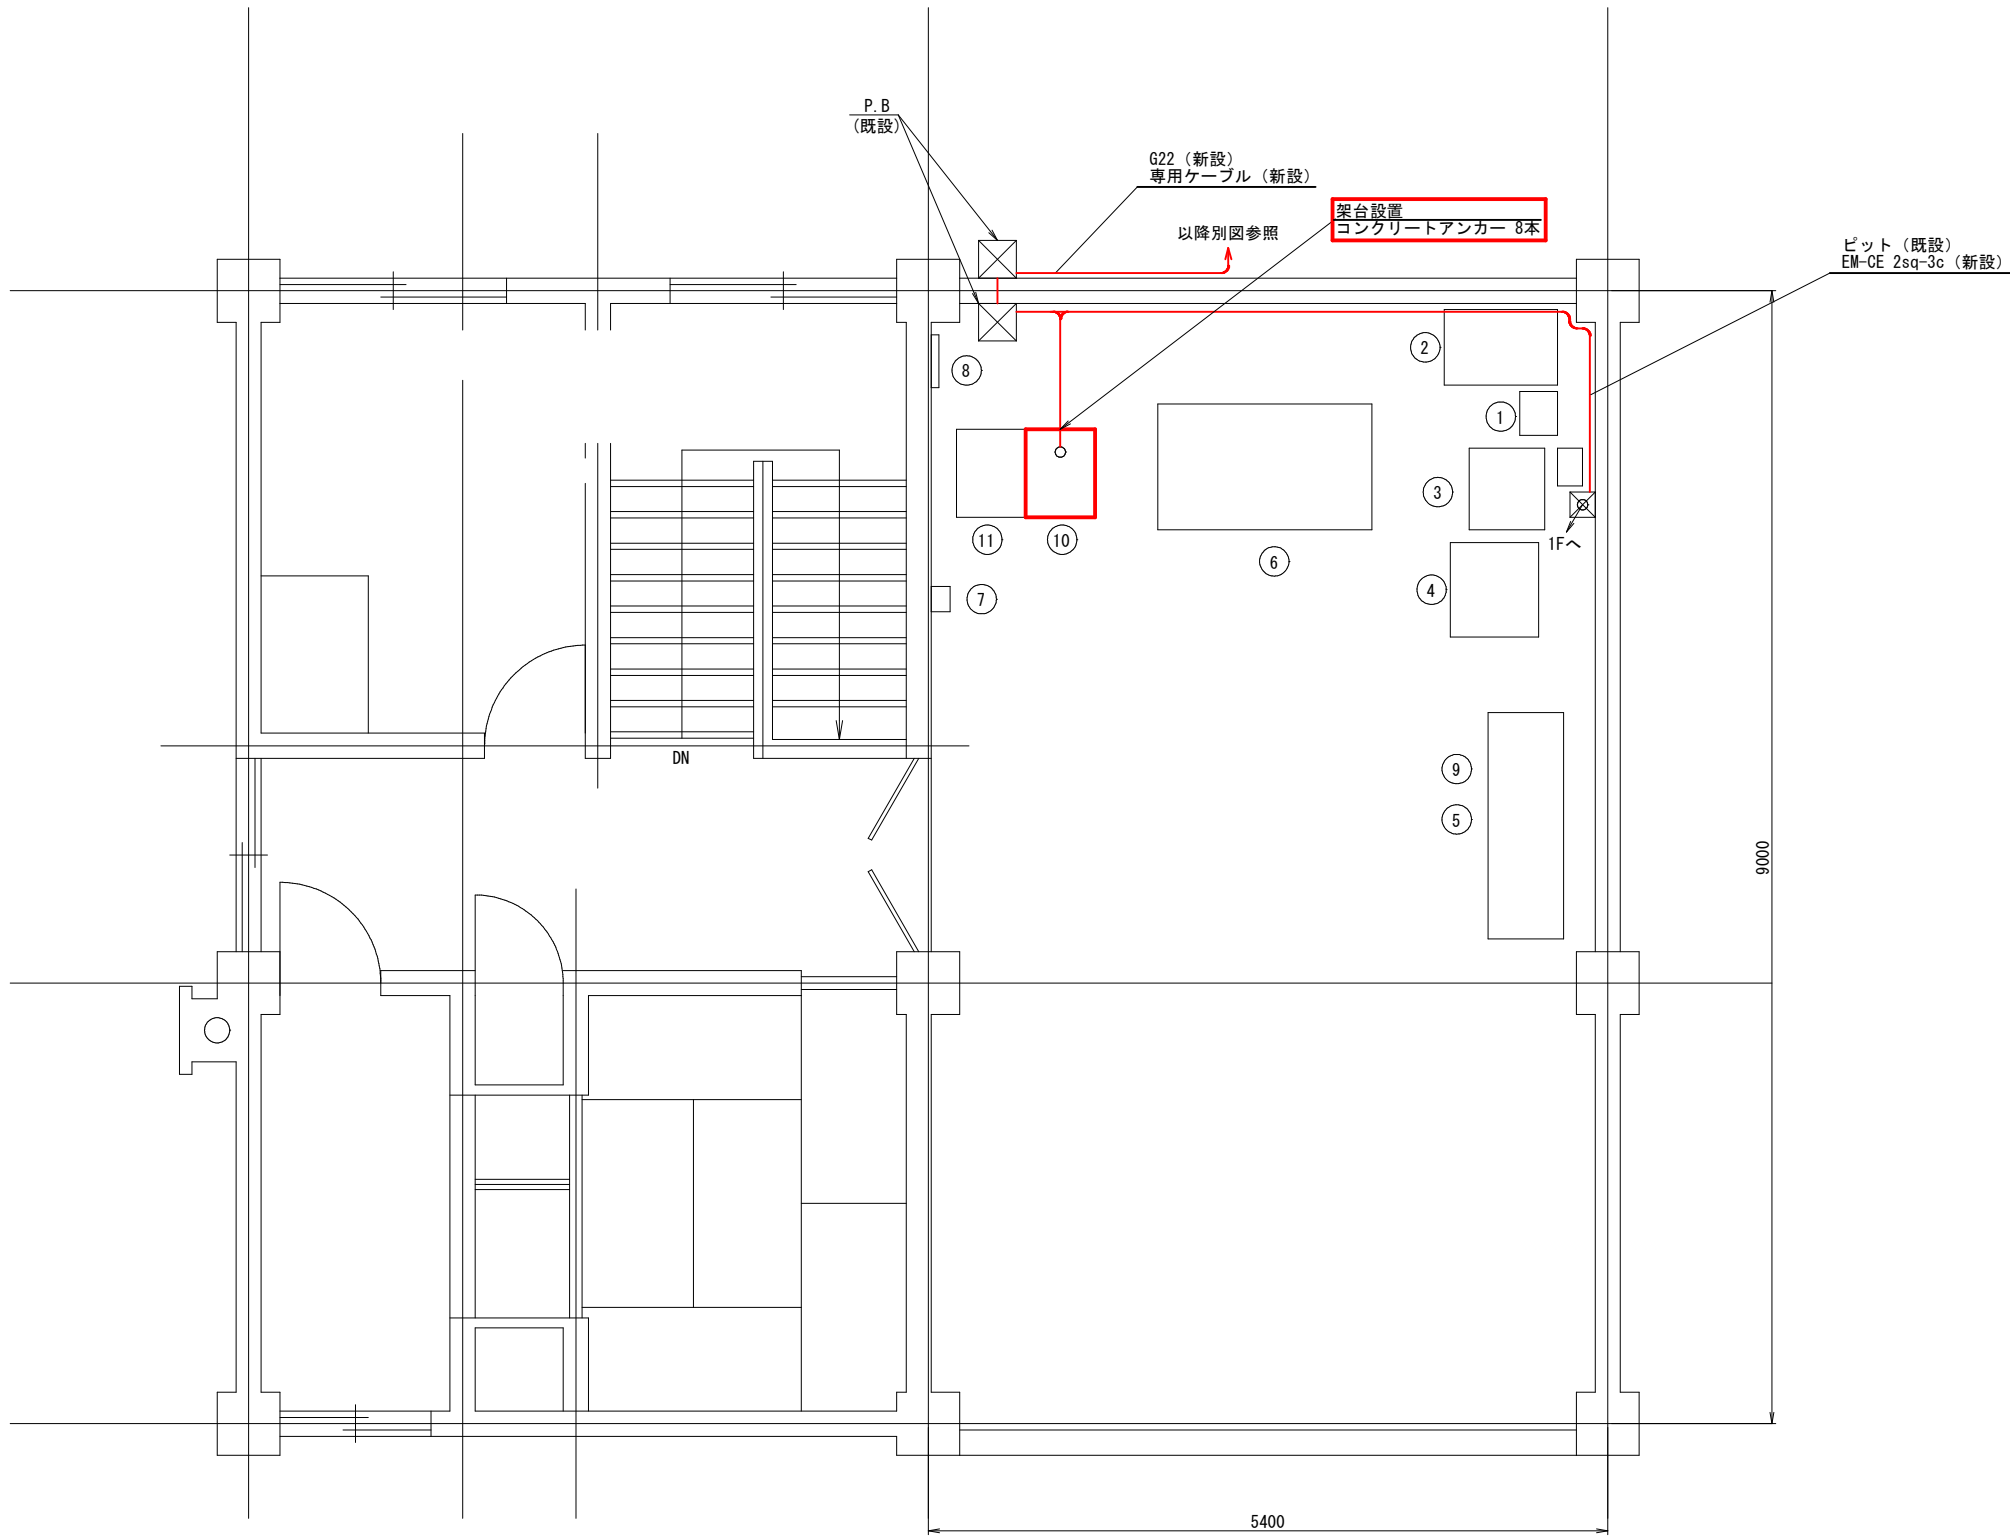

2階平面図


盤名称一覧表

NO.	盤 名 称	ロケーション	備 考
①	耐雷変圧器		既設
②	直流電源装置 (2F)		〃
③	観測処理装置		〃
④	観測処理装置用プリンタ		〃
⑤	所内ルータ		〃
⑥	遠方操作卓		〃
⑦	空調機手元スイッチ		〃
⑧	時計装置		〃
⑨	ONU		〃
⑩	地震観測装置	EQ-K	今回
⑪	気象観測装置		既設



注記

1. は、今回を示す。
2. 特記なきものは、既設を示す。

工事名	豊英ダム外地震観測装置他更新工事		
図面名	郡ダム管理所機器配置配線図 (今回)		
作成年月日	令和 8 年 8 月		
縮尺	1:30	図面番号	18/30
会社名			
事業者名	千葉県企業局君津工業用水道事務所		

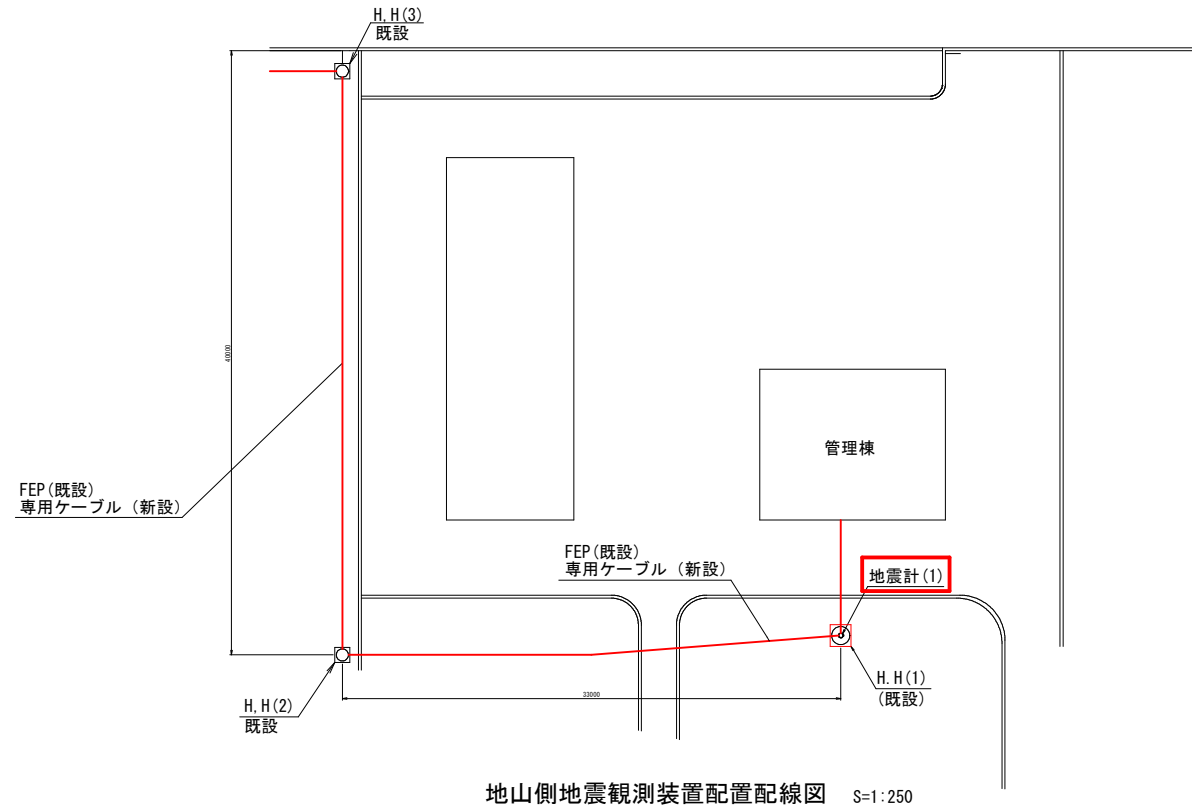


盤名称一覧表			
NO.	盤 名 称	ロケ-ション	備 考
①	受配電盤	DB-K	機能増設
②	無停電電源装置	UPS-K	今回

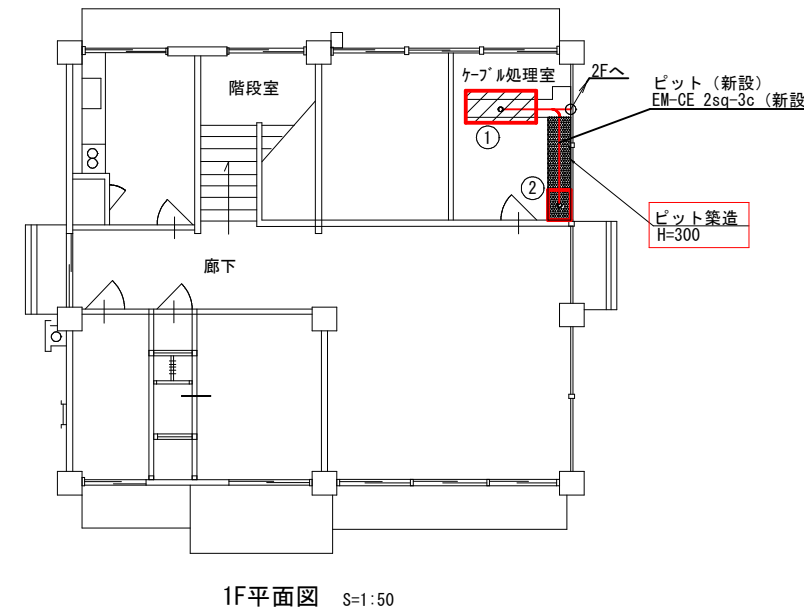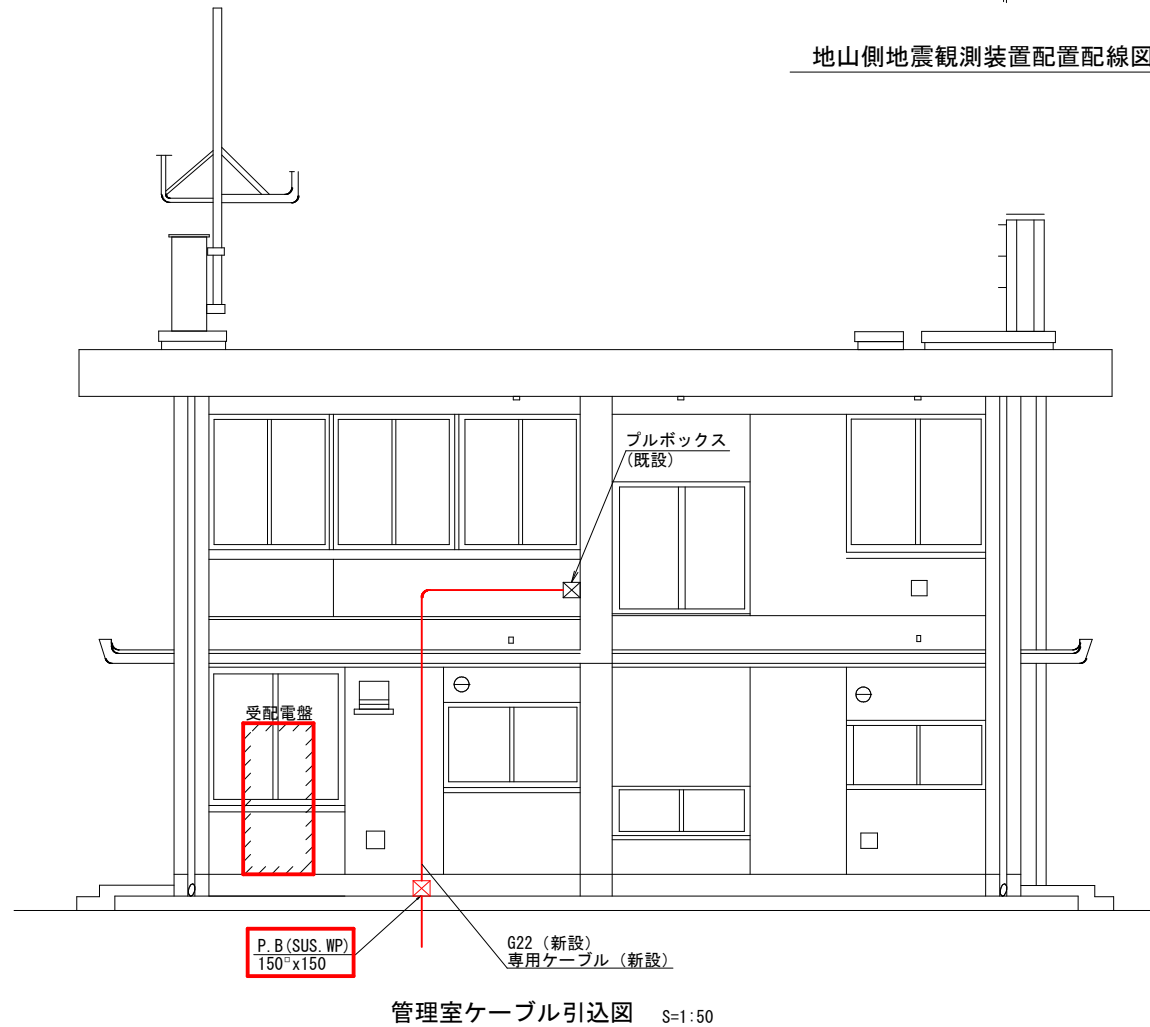


- 注記
- ① ② は、今回を示す。
 - ③ は、機能増設を示す。
 - 特記なきものは、既設を示す。

郡ダム屋外配置配線図 S=図示
(今回)


工事名	豊英ダム外地震観測装置他更新工事		
図面名	郡ダム屋外配置配線図 (今回)		
作成年月日	令和8年8月		
縮尺	図示	図面番号	19/30
会社名			
事業者名	千葉県企業局君津工業用水道事務所		

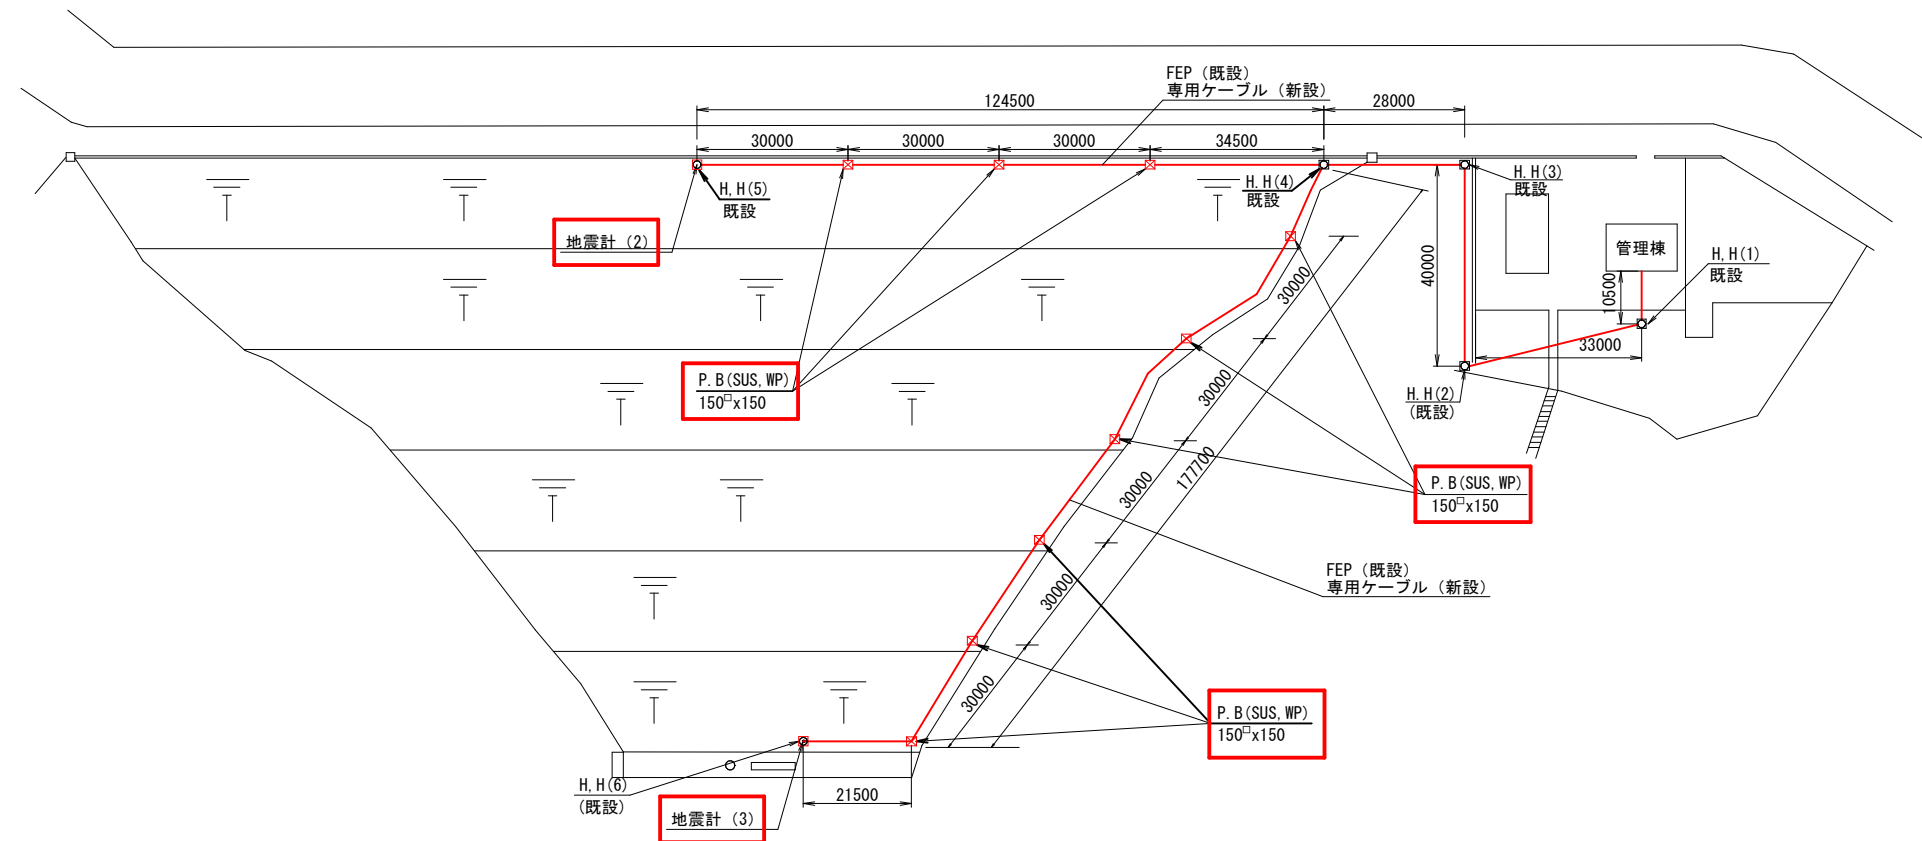

郡ダム堤体平面図 S=1:750

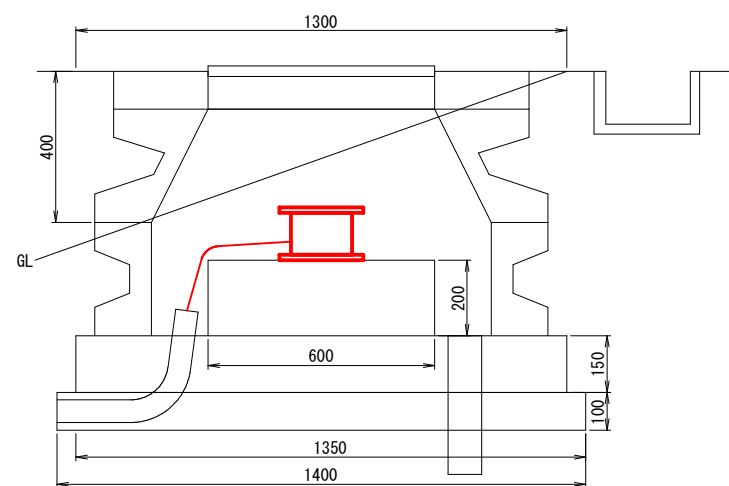

感震計, マンホール設置詳細図 堤体上部地震計H.H(5)・堤体下部センサH.H(6) S=1:10

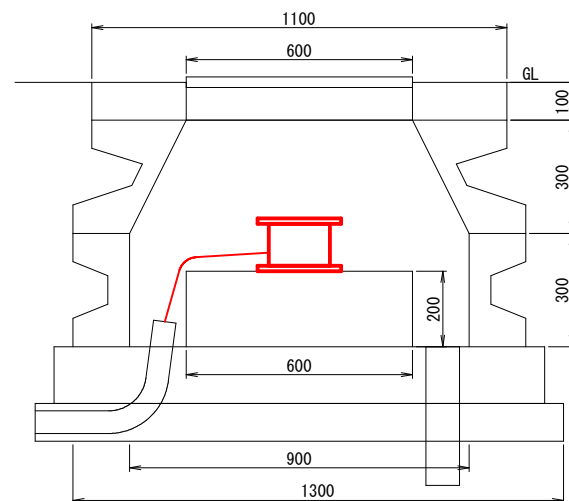


感震計, マンホール設置詳細図 地山地震計H.H(1) S=1:10

注記
1. は、今回を示す。
2. 特記なきものは、既設を示す。

郡ダム堤体配置配線図 S=図示
(今回)


工事名	豊英ダム外地震観測装置他更新工事		
図面名	郡ダム堤体配置配線図 (今回)		
作成年月日	令和8年8月		
縮尺	図示	図面番号	20/30
会社名			
事業者名	千葉県企業局君津工業用水道事務所		

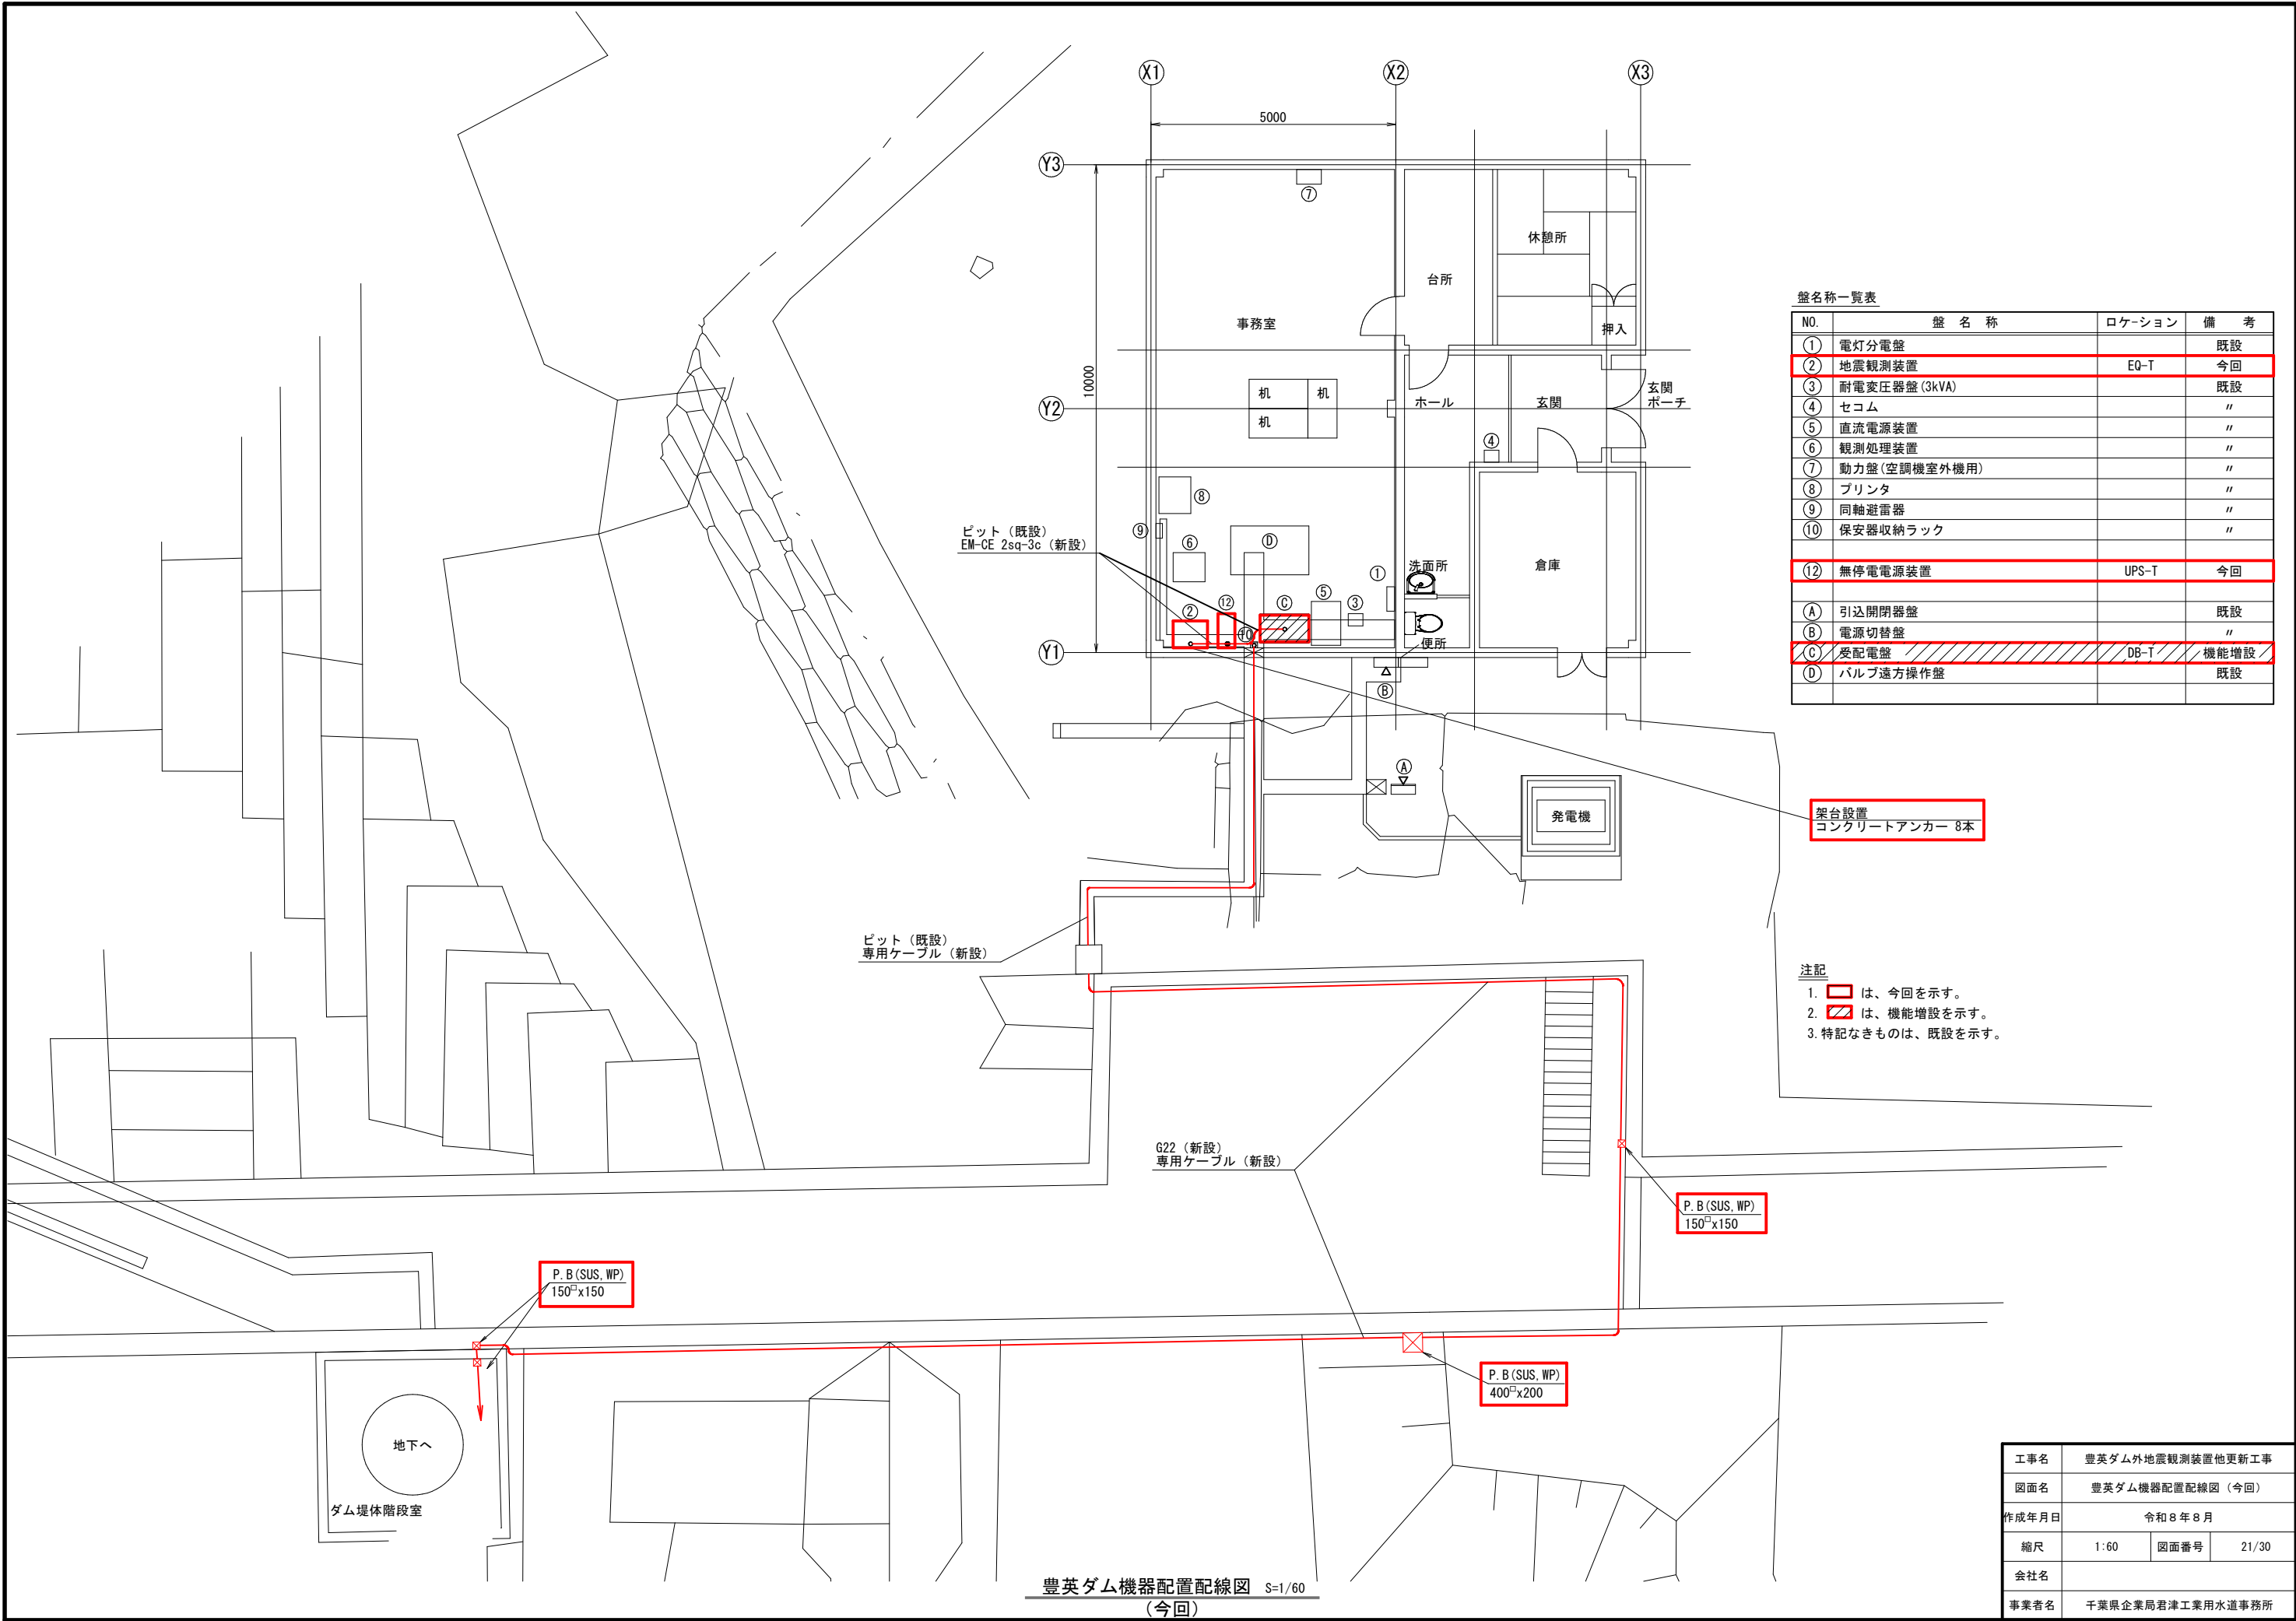


盤名称一覧表			
NO.	盤 名 称	ロケーション	備 考
①	電灯分電盤		既設
②	地震観測装置	EQ-T	今回
③	耐電変圧器盤 (3kVA)		既設
④	セコム		〃
⑤	直流電源装置		〃
⑥	観測処理装置		〃
⑦	動力盤 (空調機室外機用)		〃
⑧	プリンタ		〃
⑨	同軸避雷器		〃
⑩	保安器収納ラック		〃
⑫	無停電源装置	UPS-T	今回
A	引込開閉器盤		既設
B	電源切替盤		〃
C	受配電盤	DB-T	機能増設
D	バルブ遠方操作盤		既設

- 注記
- は、今回を示す。
 - ▨ は、機能増設を示す。
 - 特記なきものは、既設を示す。

工事名	豊英ダム外地震観測装置他更新工事		
図面名	豊英ダム機器配置配線図 (今回)		
作成年月日	令和 8 年 8 月		
縮尺	1:60	図面番号	21/30
会社名			
事業者名	千葉県企業局君津工業用水道事務所		

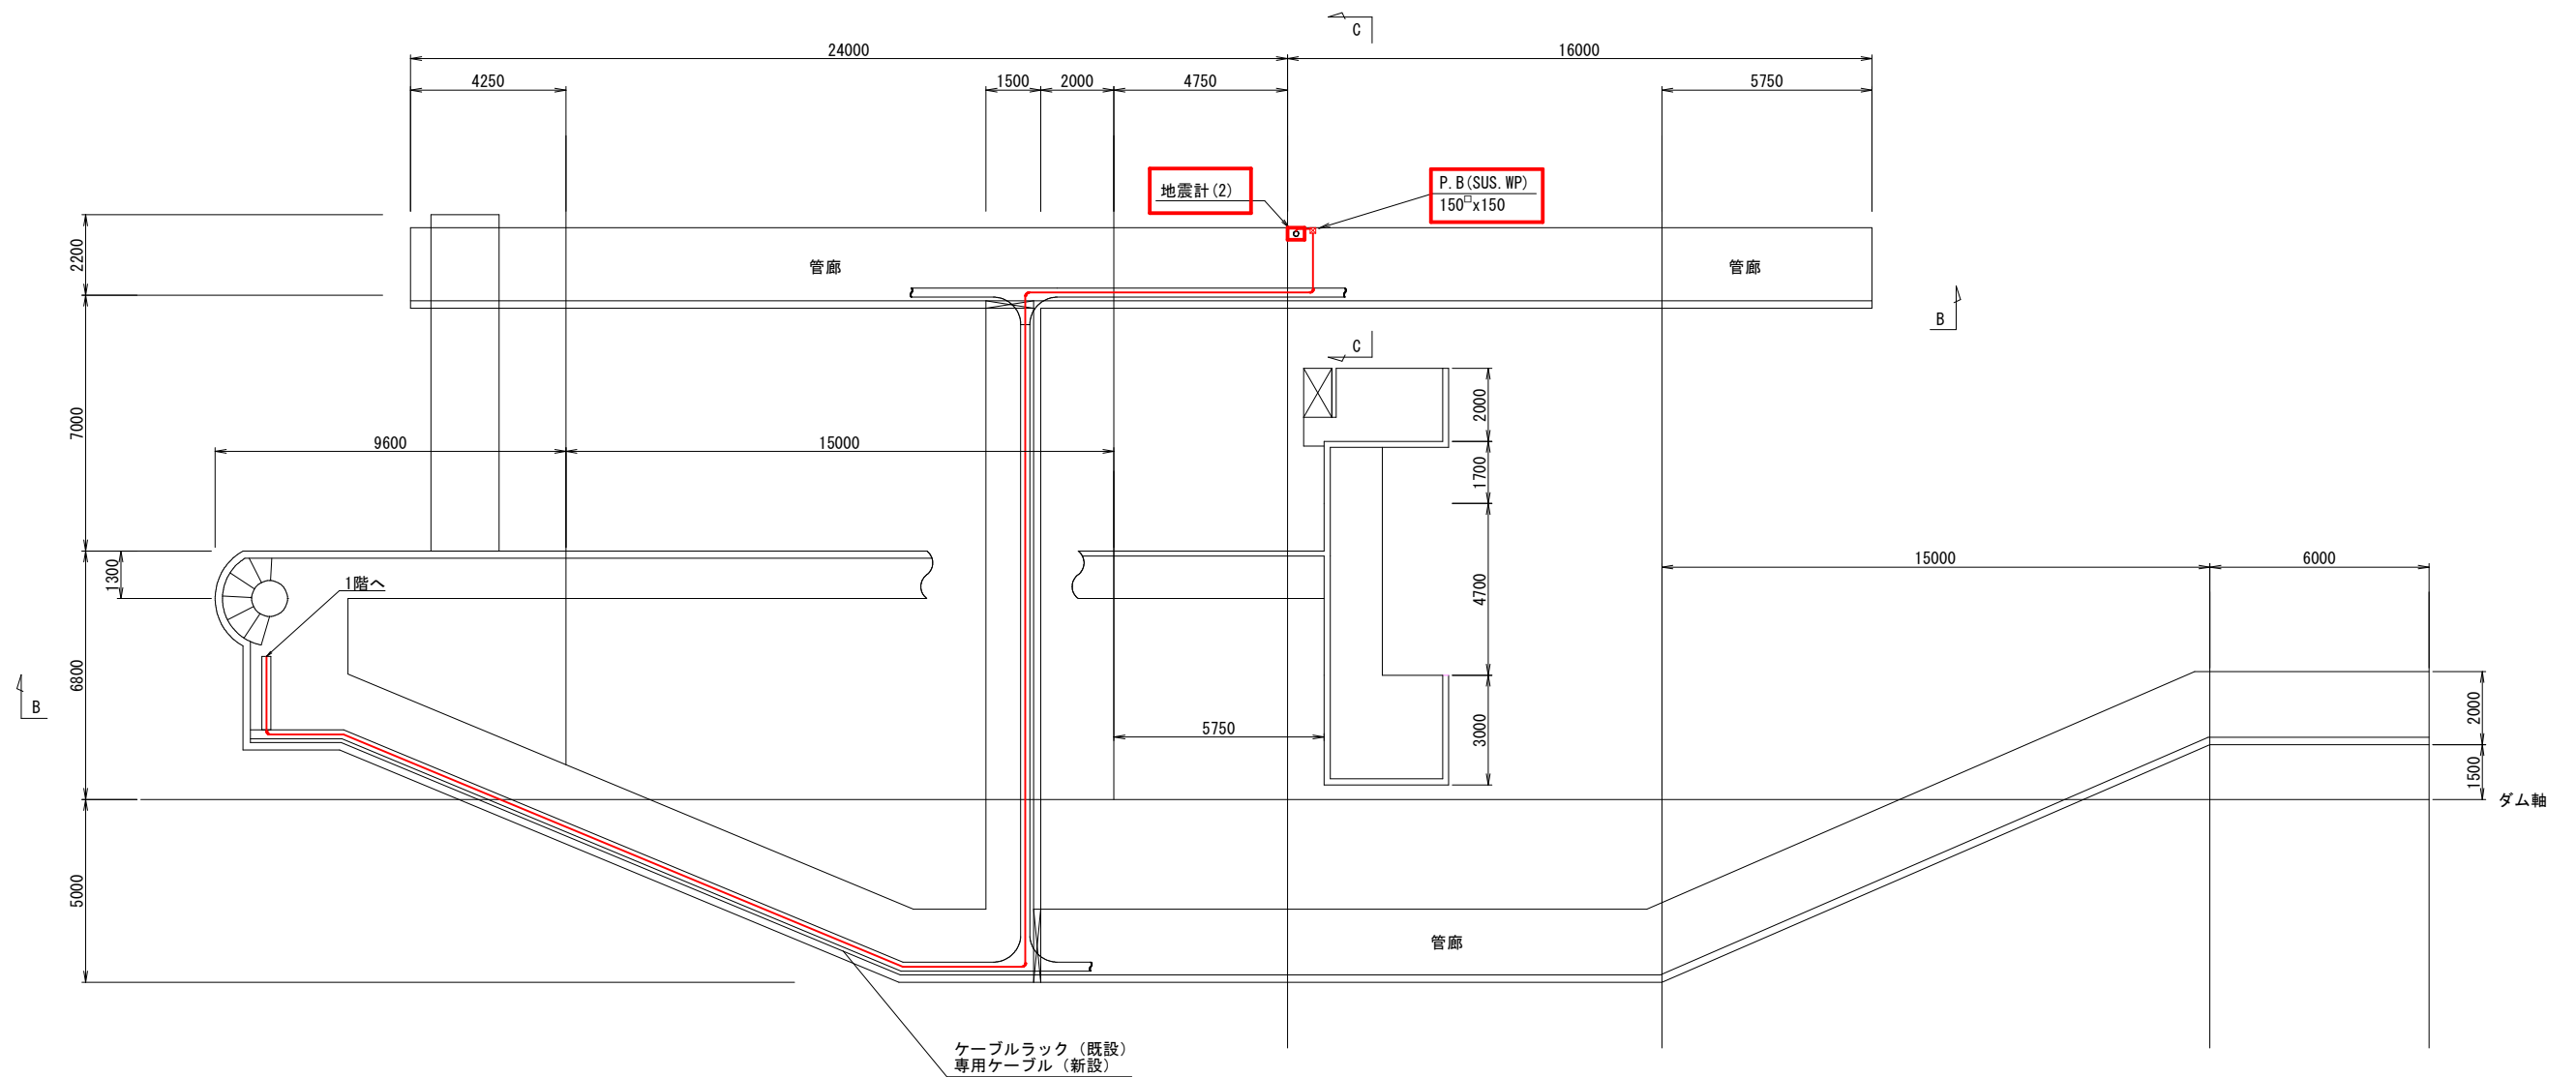

監査廊平面図 S=1:100

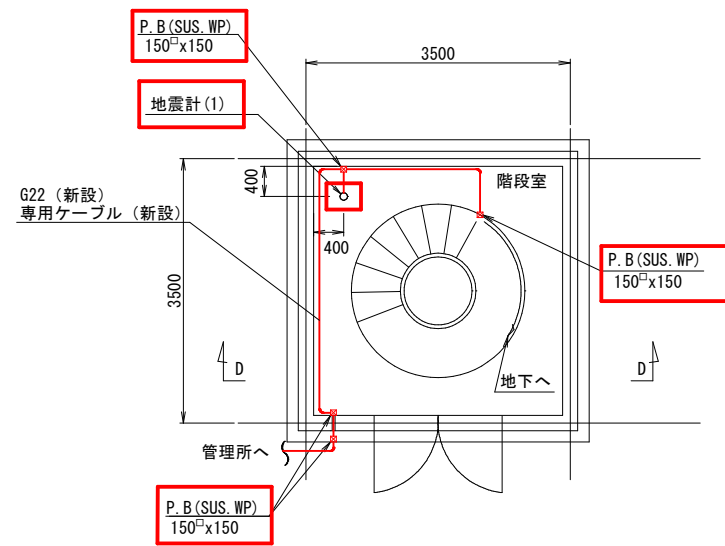


ダム堤体階段室平面図 S=1:50

豊英ダム監査廊平面図 S=図示
(今回)

注記

1. は、今回を示す。
2. 特記なきものは、既設を示す。


工事名	豊英ダム外地震観測装置他更新工事		
図面名	豊英ダム監査廊平面図 (今回)		
作成年月日	令和8年8月		
縮尺	図示	図面番号	22/30
会社名			
事業者名	千葉県企業局君津工業用水道事務所		

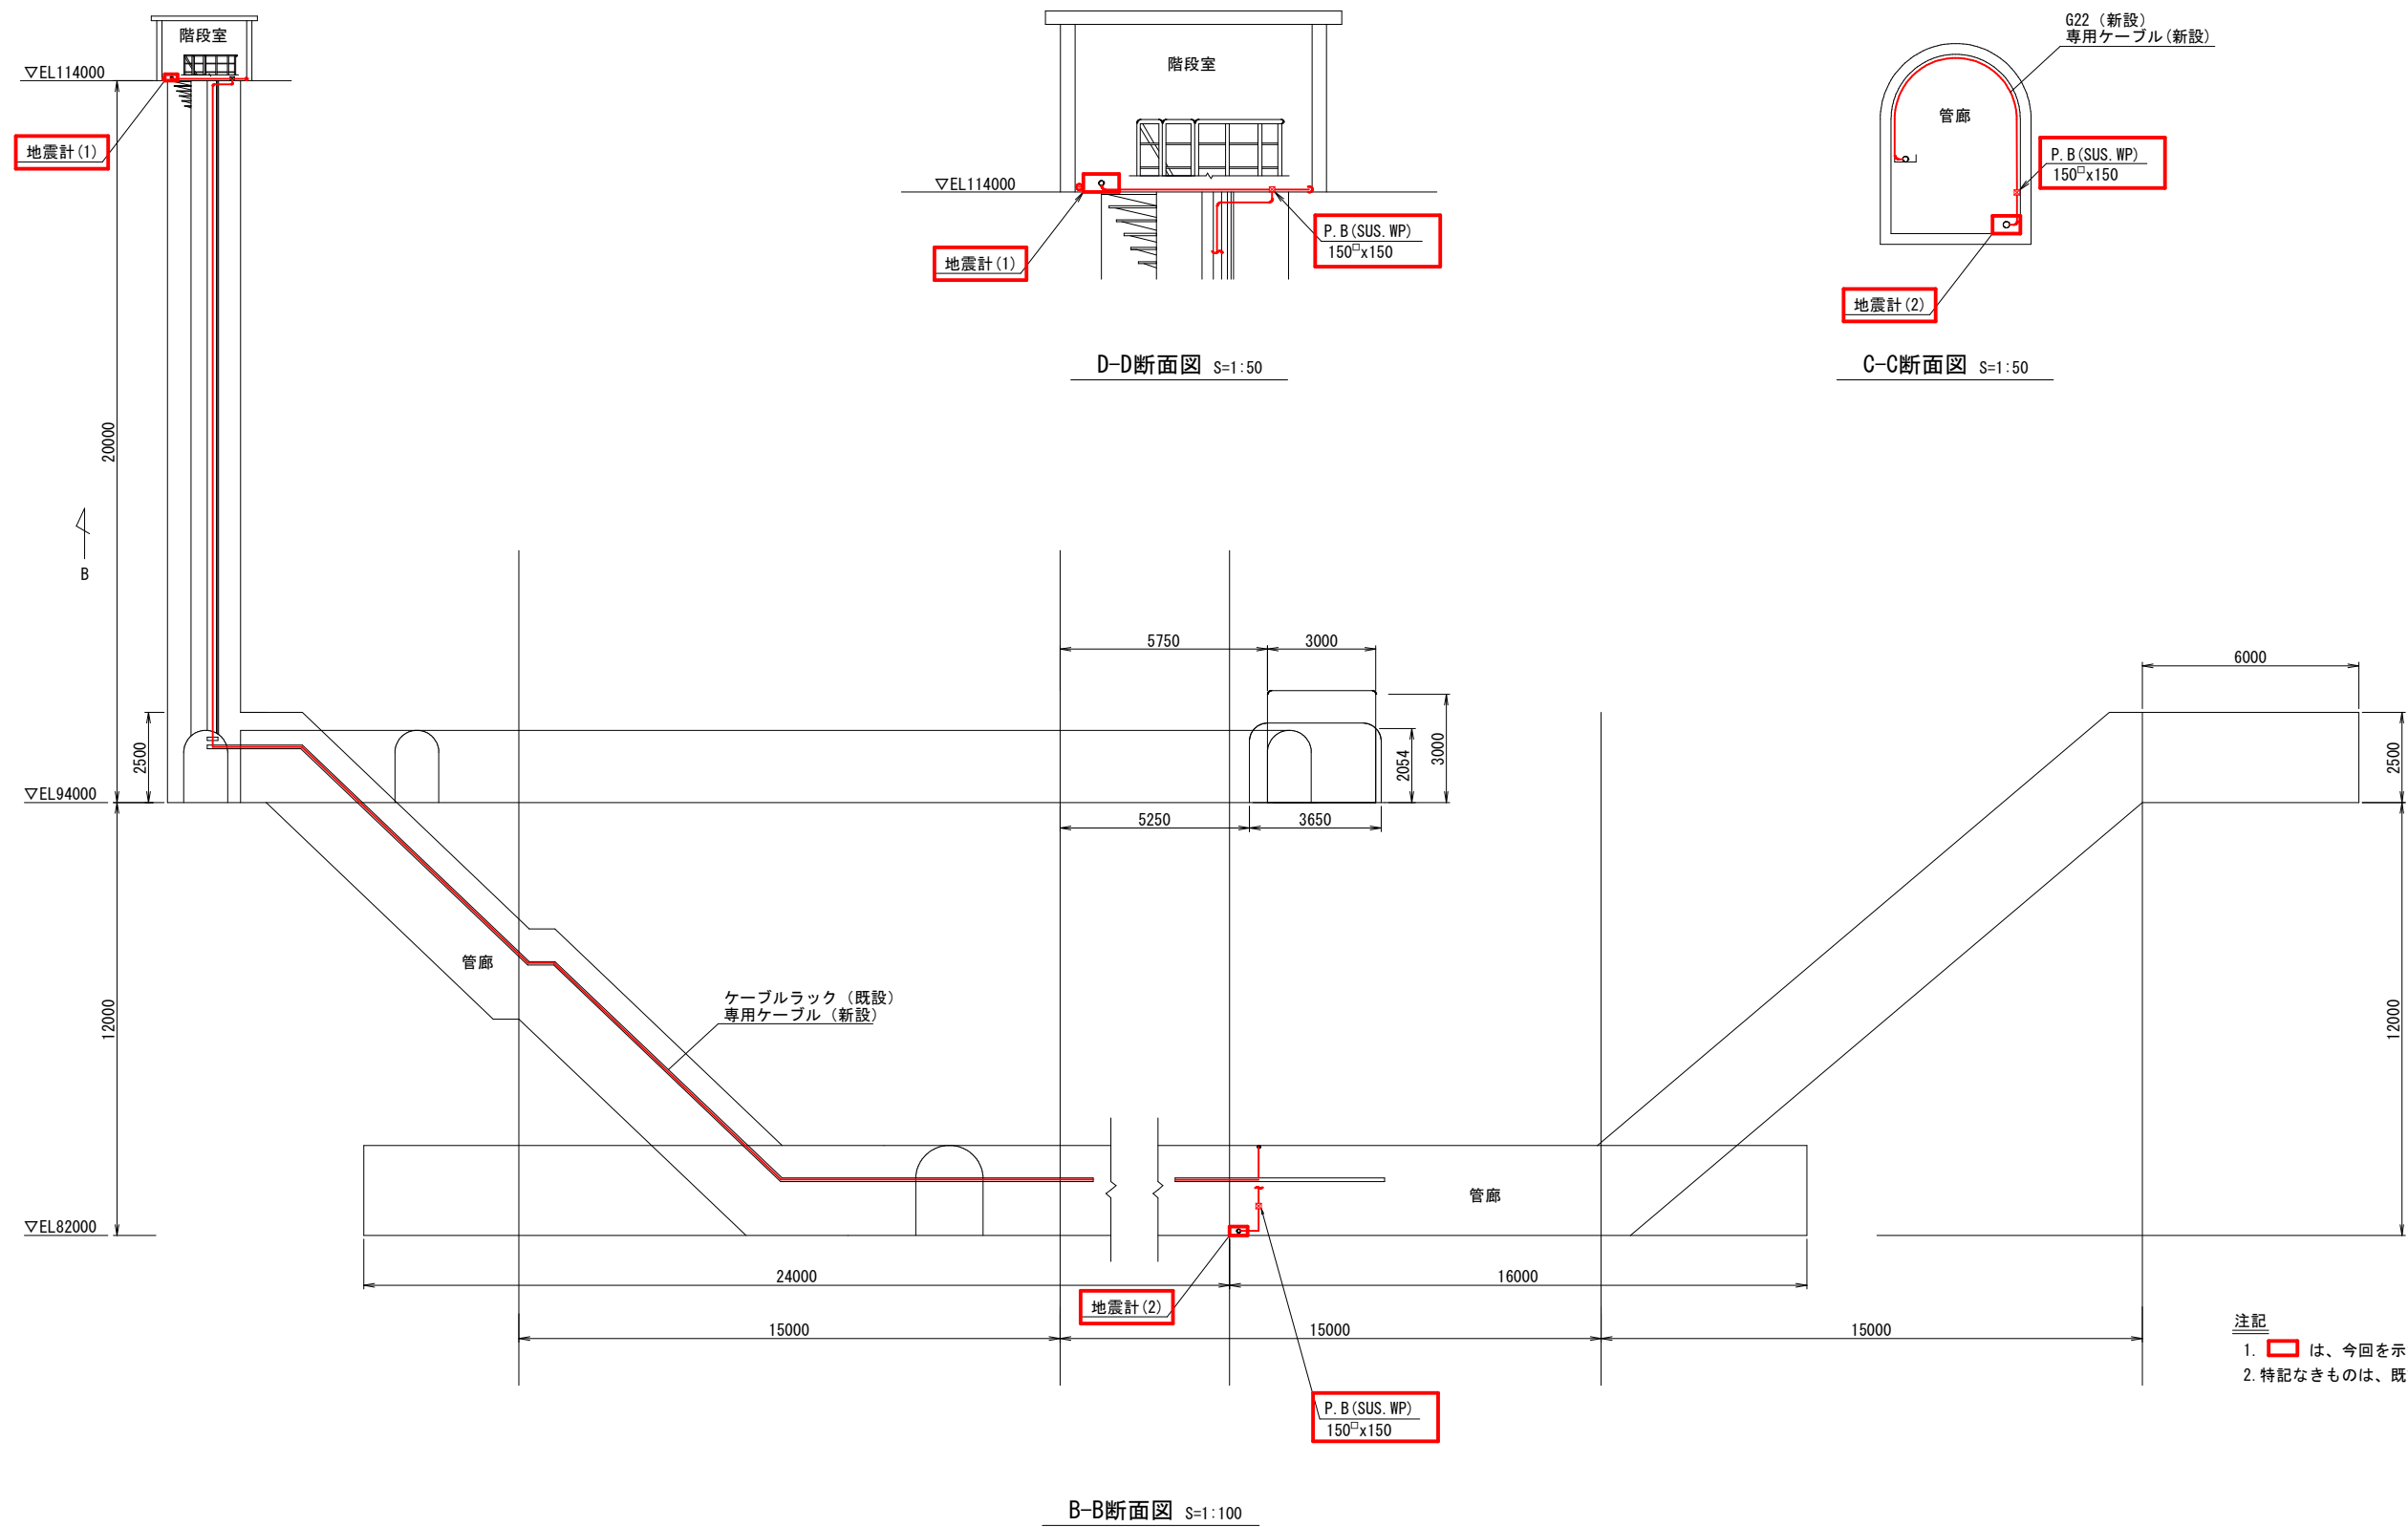

注記
1. は、今回を示す。
2. 特記なきものは、既設を示す。

豊英ダム監査廊断面図 S=図示
(今回)

工事名	豊英ダム外地震観測装置他更新工事		
図面名	豊英ダム監査廊断面図 (今回)		
作成年月日	令和8年8月		
縮尺	図示	図面番号	23/30
会社名			
事業者名	千葉県企業局君津工業用水道事務所		

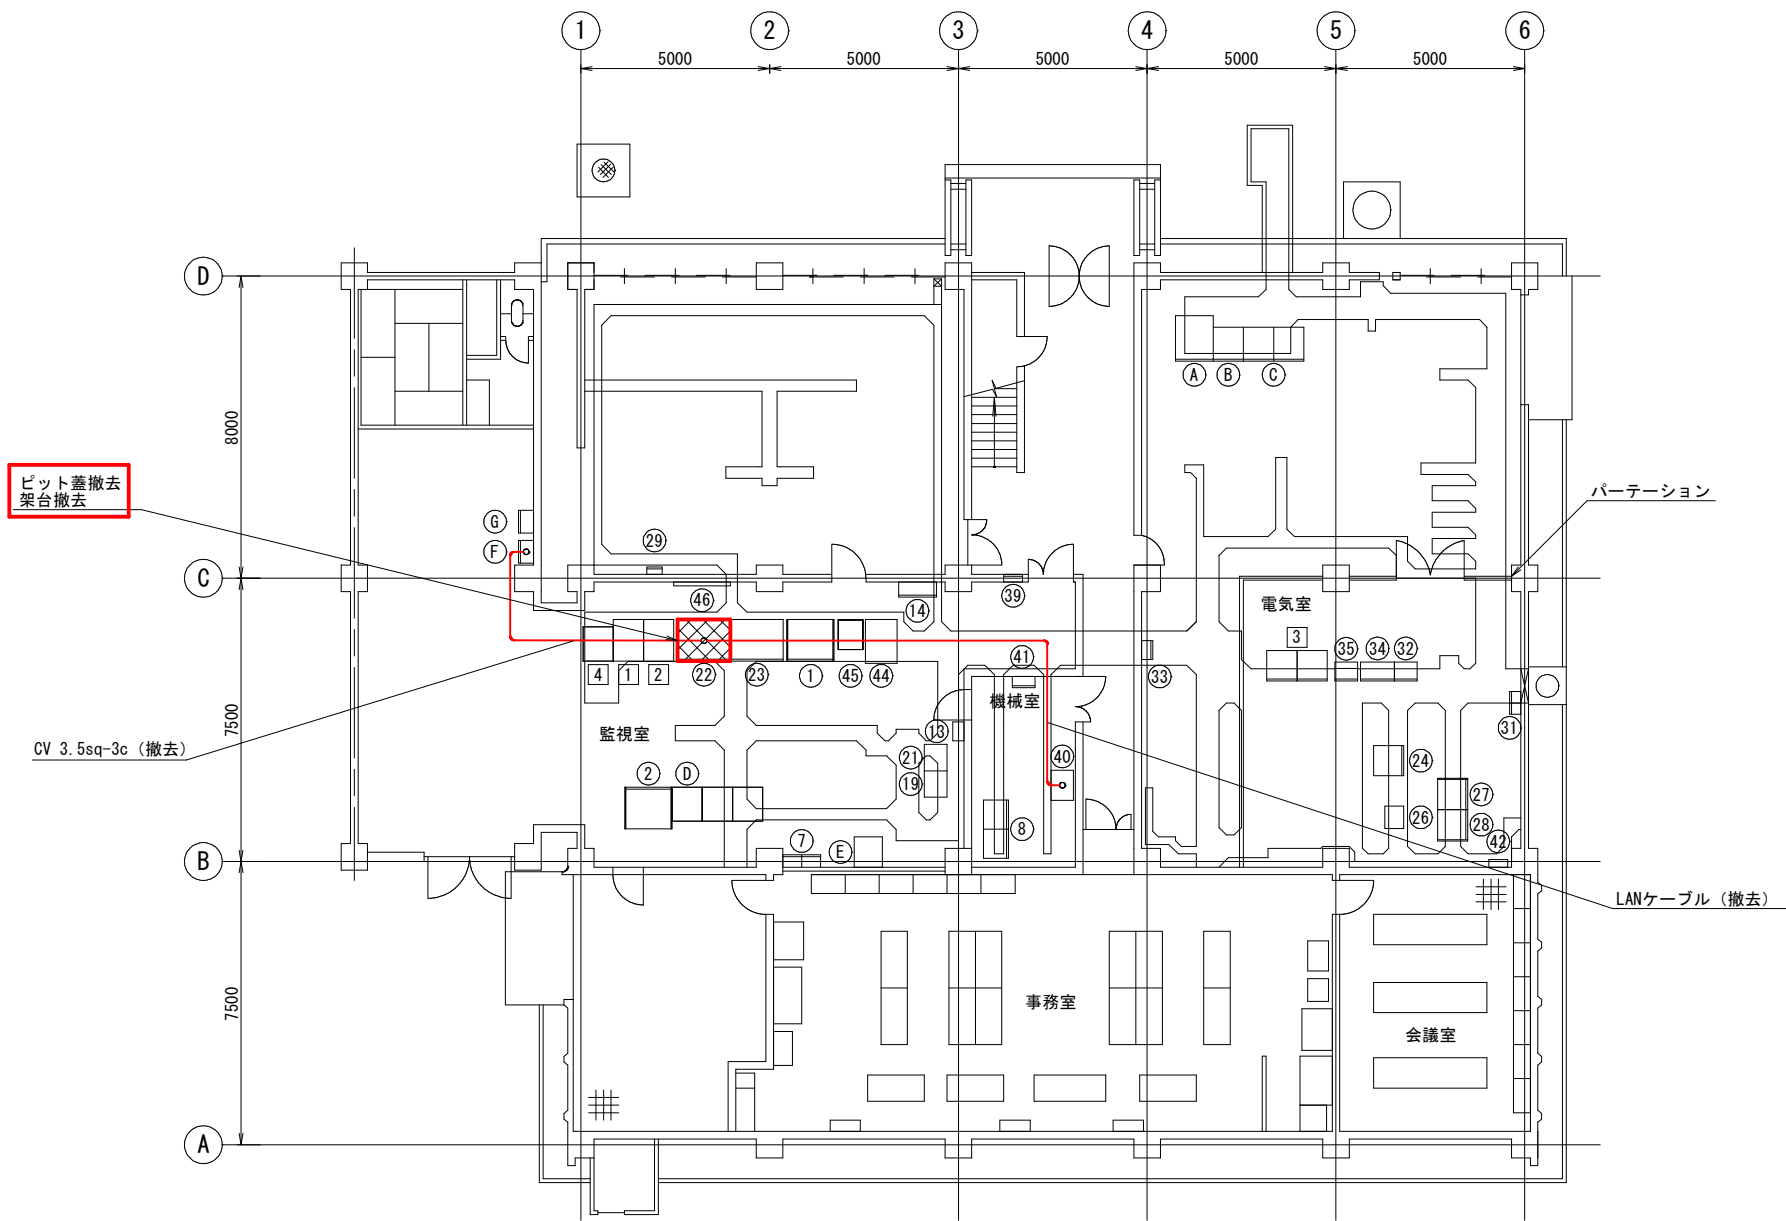


管理本館1階平面図 S=1/100
(撤去)

盤名称一覧表

NO.	盤 名 称	ロケーション	備 考	NO.	盤 名 称	ロケーション	備 考	NO.	盤 名 称	ロケーション	備 考
①	ITV装置(取水堰、取水口、沈殿池)	ITVM-1	既 設	②①	テレメータ監視装置		既 設	④①	動力分電盤	P-1	既 設
②	CRT監視卓(日本無線JRC)		〃	②②	地震計PC		撤 去	④②	保安器箱		〃
				②③	CRT監視装置(取水堰)	CRT-1	機能停止中	④④	LCD監視装置	HIS-D3	〃
				②④	取水堰設備コントローラ盤	SQC-1	既 設	④⑤	プリンタ	PRT-D2	〃
				②⑥	NO. 3CVCF分電盤	F-AC6	既 設	④⑥	大型モニタ		〃
				②⑦	管理本館コントローラ盤	CTR-4	〃	1	水処理設備中央監視装置(1)	HIS-1N	既 設
⑦	無線機	TM-1	既 設	②⑧	管理本館計装変換器盤	KP-4	〃	2	水処理設備中央監視装置(2)	HIS-2N	〃
⑧	プリンタ		〃	②⑨	I系配水流量変換器			3	データサーバ装置(1),(2)	SVS-1A,B	〃
				③①	接地測定端子箱(4P)	E-TB	既 設	4	水処理設備用プリンタ	PRT-N	既 設
				③②	管理本館交流切換盤	F-AC3	〃				
⑬	タイマーリレー制御盤(JRC)		既 設	③③	配水圧力流量中継盤	TB-101		①	200V動力変圧器盤		既 設
⑭	火報受信盤	MT-1	〃	③④	低圧分電盤	FP-3	既 設	②	蓄電池盤		機能停止中
				③⑤	NO. 2照明分電盤		〃	③	無停電電源装置		〃
								④	事務用PC		既 設
								⑤	事務用プリンタ		〃
⑲	入出力中継装置		既 設					⑥	無停電電源分電盤	S1	〃
	テレメータ監視装置			③⑨	照明分電盤		既 設	⑥	NO. 2CVCF分電盤	F-AC4	〃
				④①	集中監視システムインターフェース盤	IF-HM	〃				

注記
1. は、撤去を示す。
2. 特記なきものは、既設を示す。

工事名	豊英ダム外地震観測装置他更新工事		
図面名	管理本館1階平面図(撤去)		
作成年月日	令和8年8月		
縮尺	1:100	図面番号	24/30
会社名			
事業者名	千葉県企業局君津工業用水道事務所		

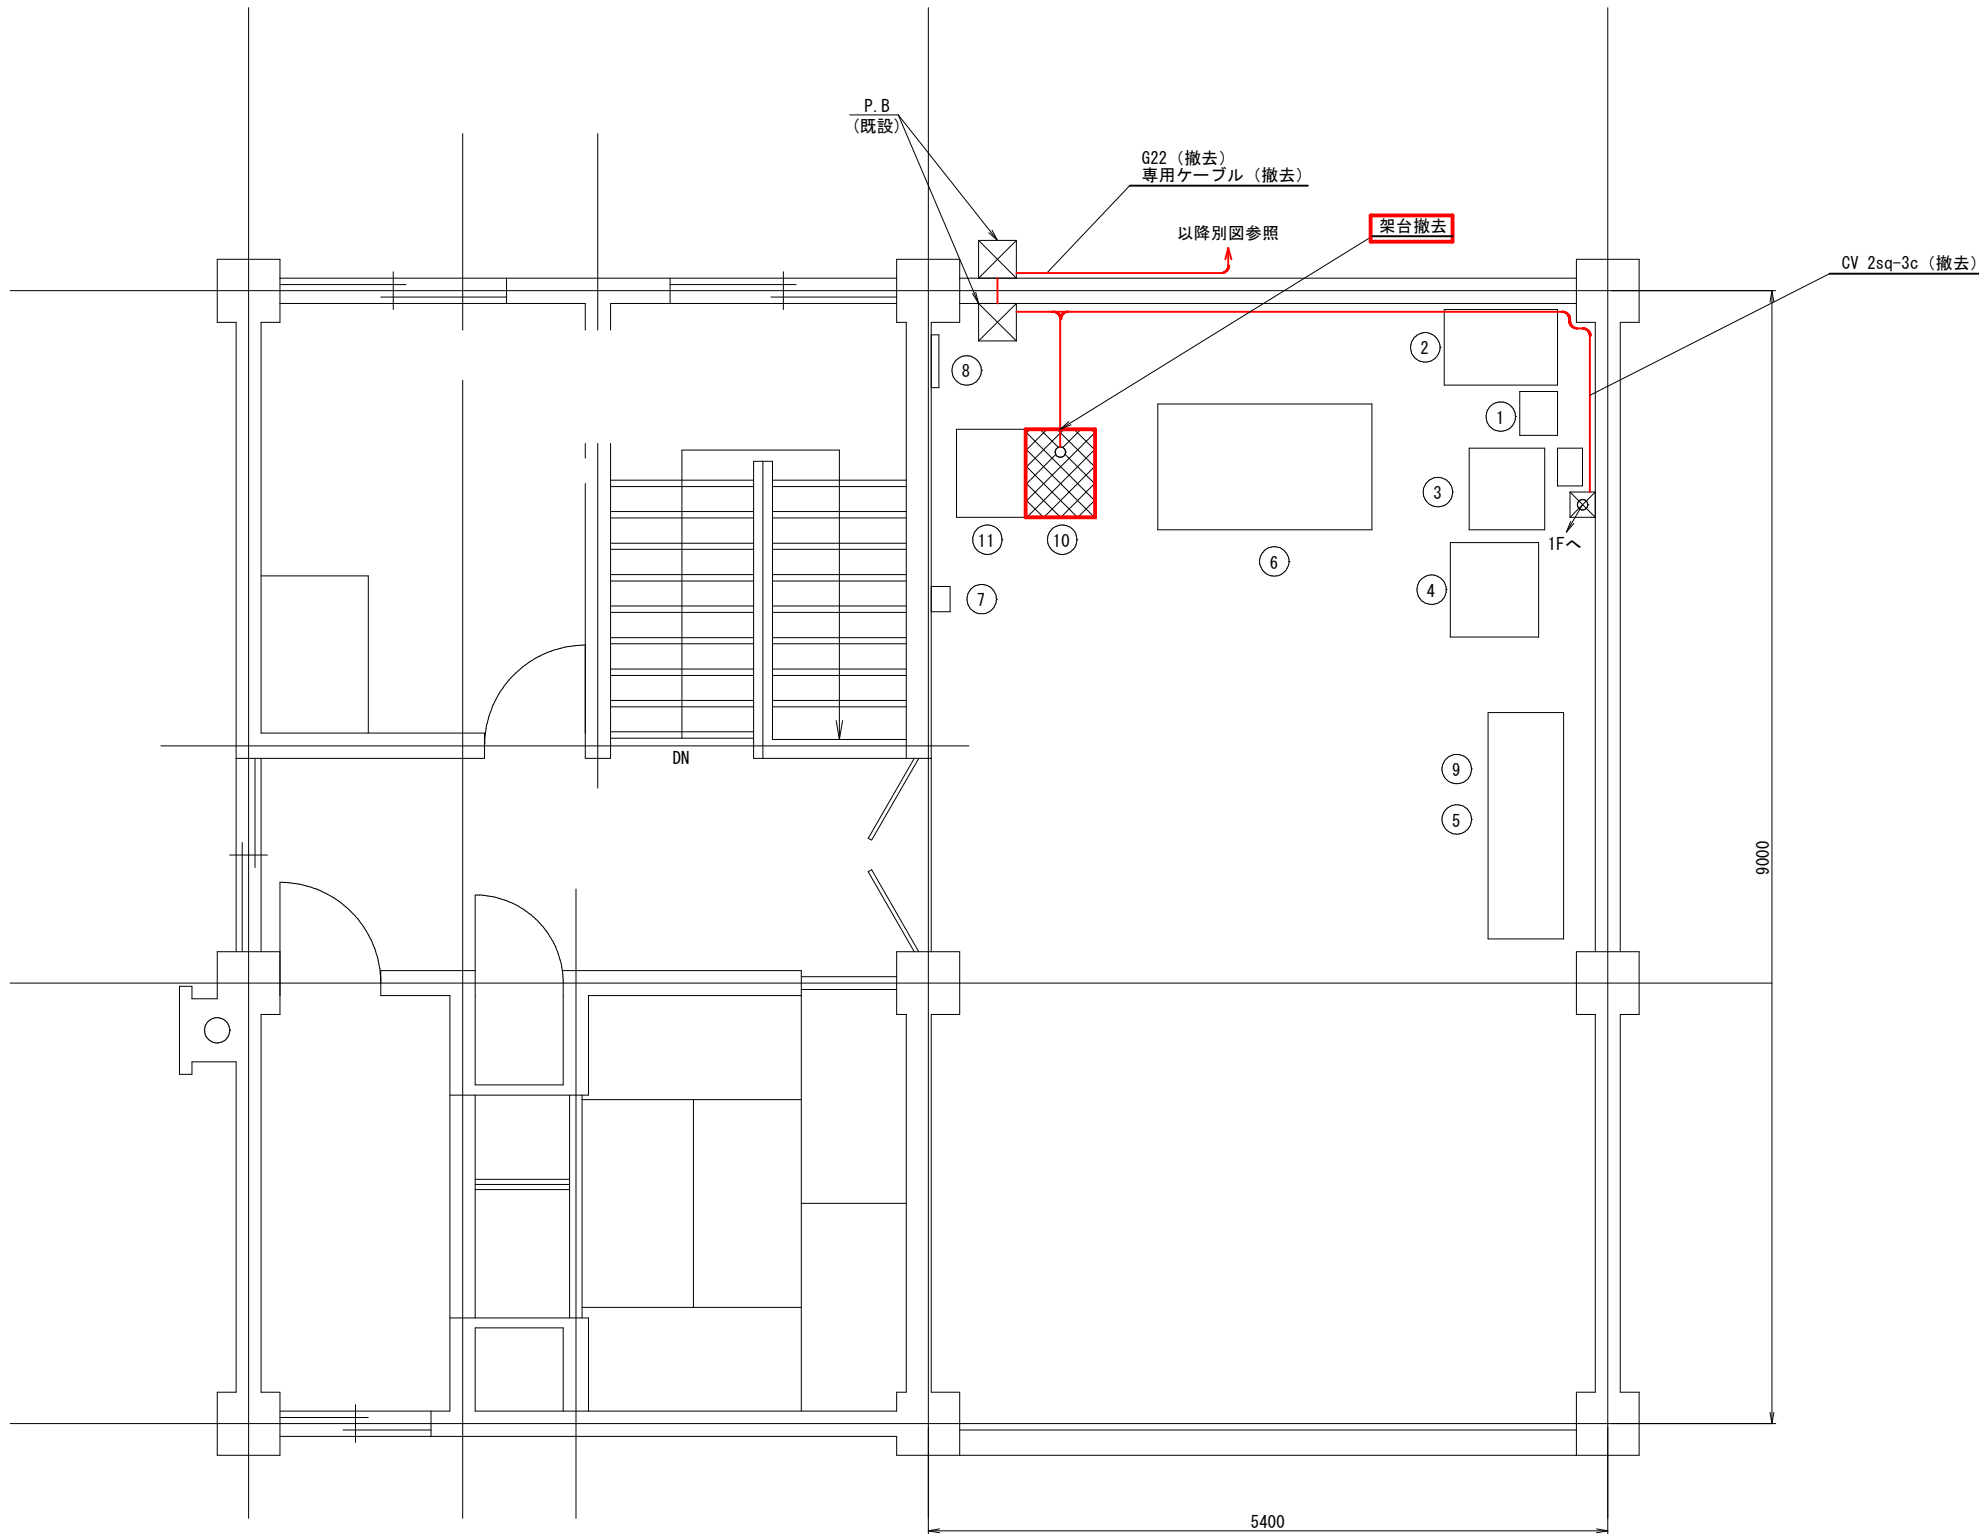

2階平面図


盤名称一覧表

NO.	盤 名 称	ロケーション	備 考
①	耐雷変圧器		既設
②	直流電源装置 (2F)		〃
③	観測処理装置		〃
④	観測処理装置用プリンタ		〃
⑤	所内ルータ		〃
⑥	遠方操作卓		〃
⑦	空調機手元スイッチ		〃
⑧	時計装置		〃
⑨	ONU		〃
⑩	地震観測装置		撤去
⑪	気象観測装置		既設



注記

1.  は、撤去を示す。
2. 特記なきものは、既設を示す。

工事名	豊英ダム外地震観測装置他更新工事		
図面名	郡ダム管理所機器配置配線図 (撤去)		
作成年月日	令和 8 年 8 月		
縮尺	1:30	図面番号	25/30
会社名			
事業者名	千葉県企業局君津工業用水道事務所		

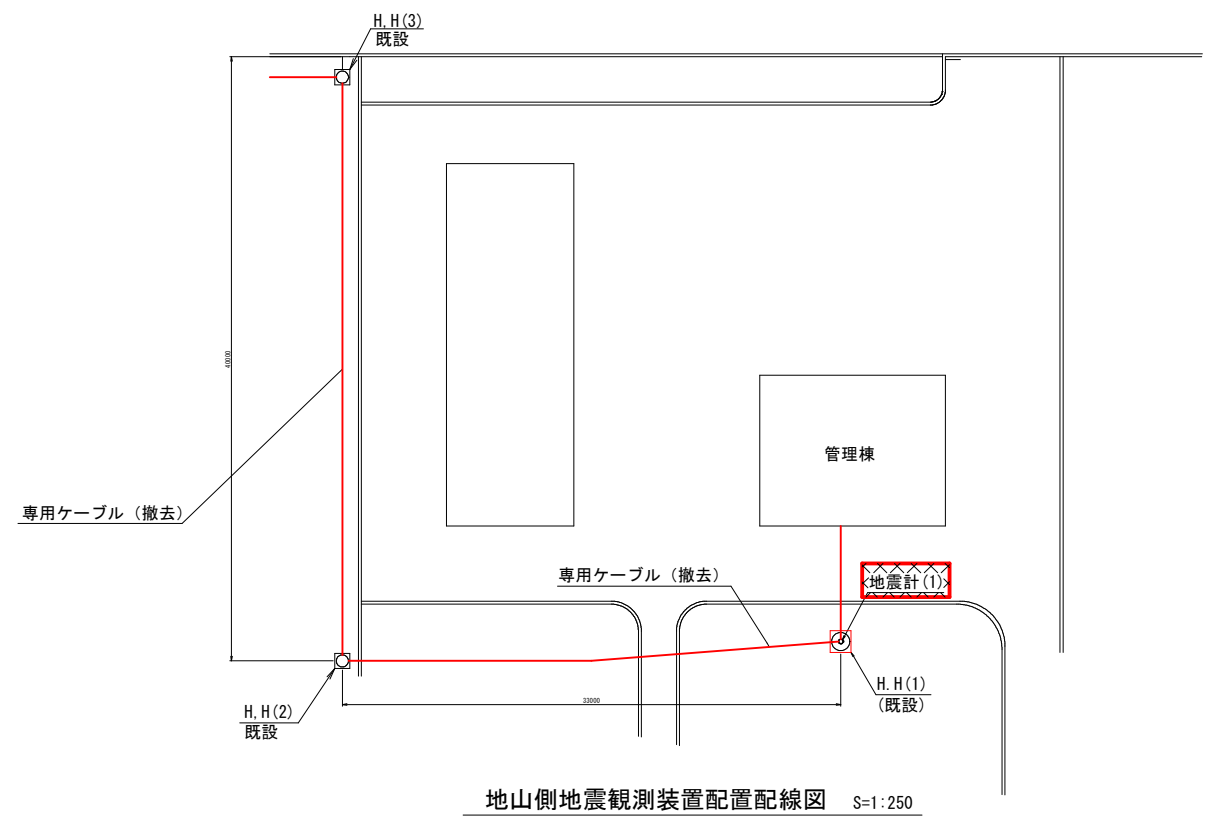


盤名称一覧表			
NO.	盤 名 称	ロケ-ション	備 考
①	受配電盤	DB-K	既設

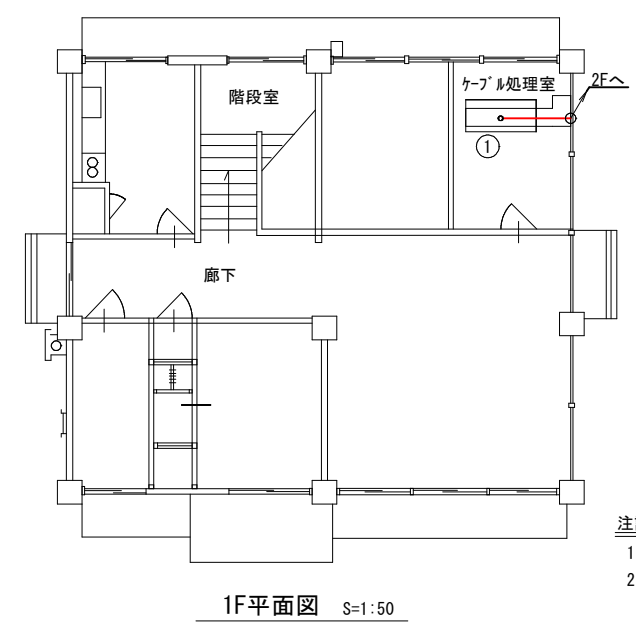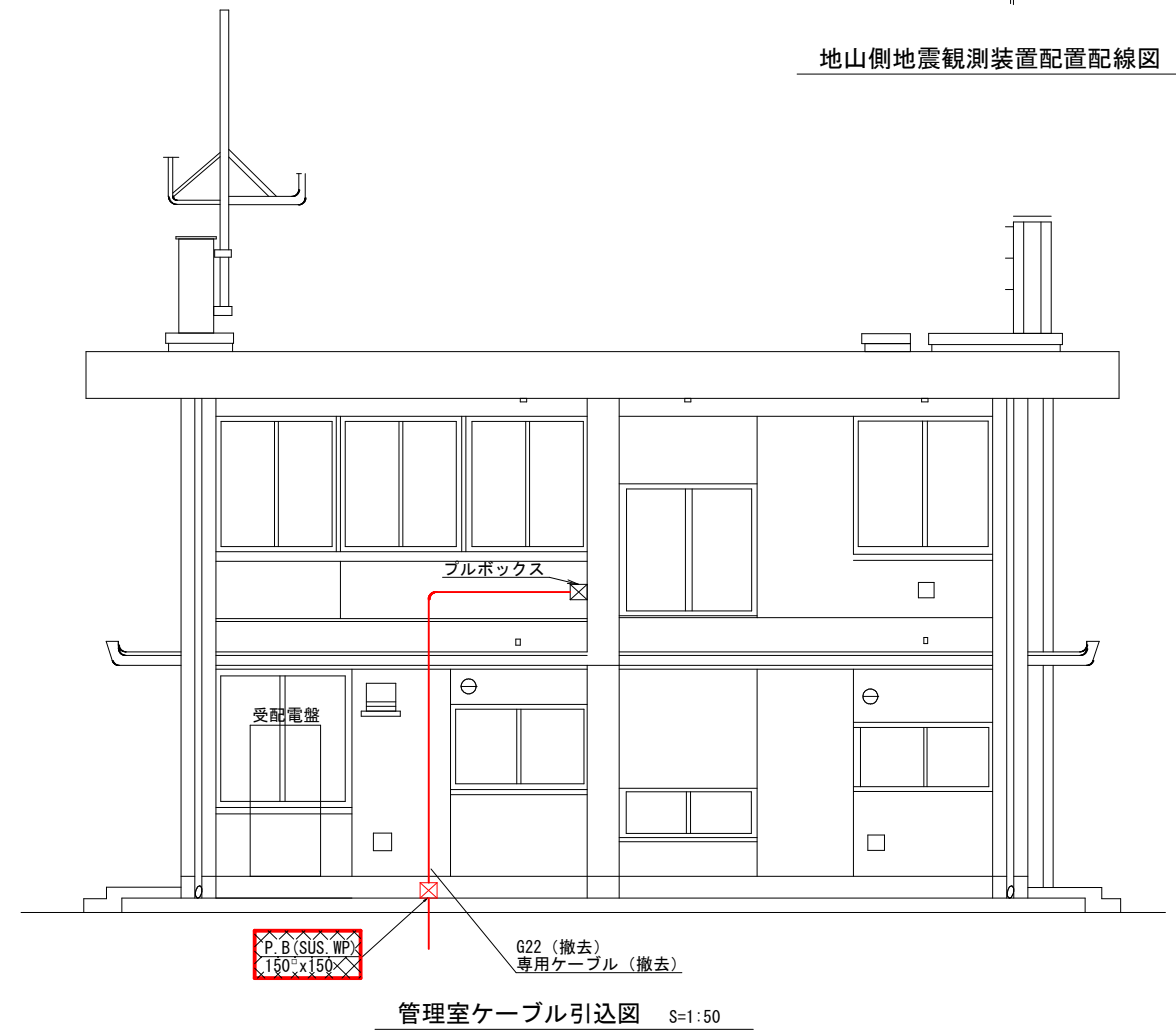


注記
1.  は、撤去を示す。
2. 特記なきものは、既設を示す。

郡ダム屋外配置配線図 S=図示
(撤去)


工事名	豊英ダム外地震観測装置他更新工事		
図面名	郡ダム屋外配置配線図 (撤去)		
作成年月日	令和8年8月		
縮尺	図示	図面番号	26/30
会社名			
事業者名	千葉県企業局君津工業用水道事務所		

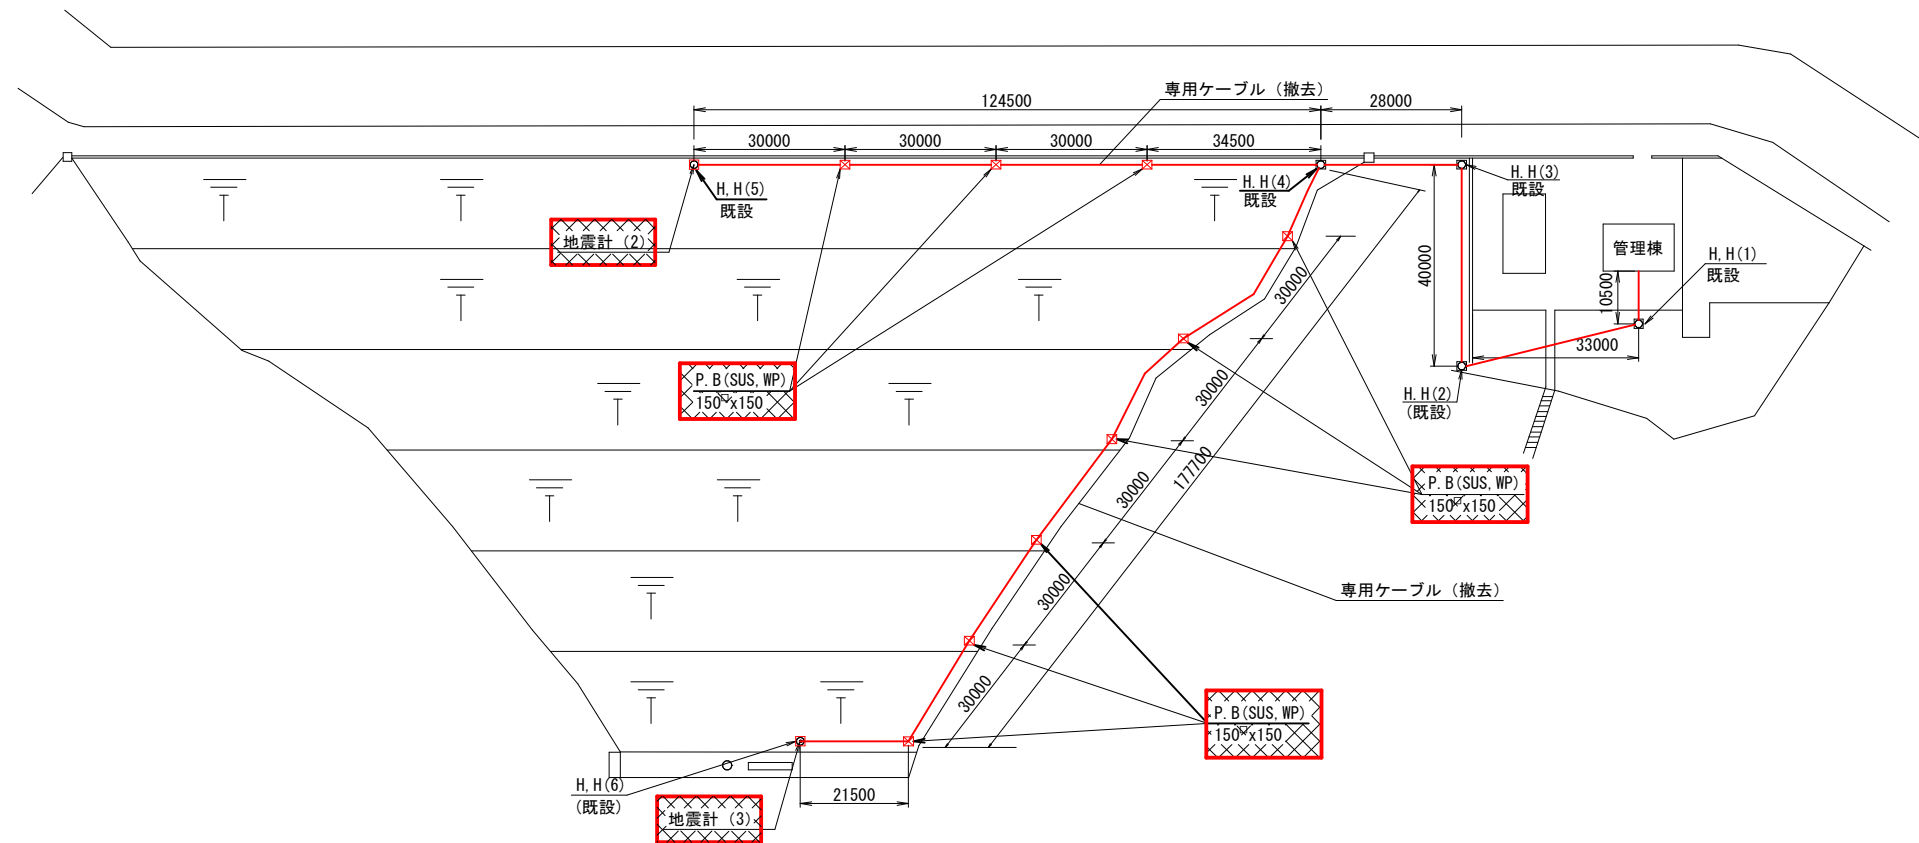

郡ダム堤体平面図 S=1:750

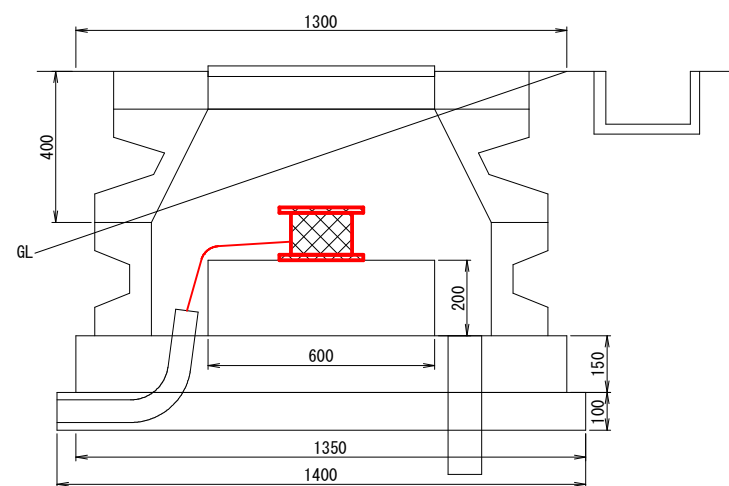

感震計, マンホール設置詳細図 堤体上部地震計H.H.(5)・堤体下部センサH.H.(6) S=1:10

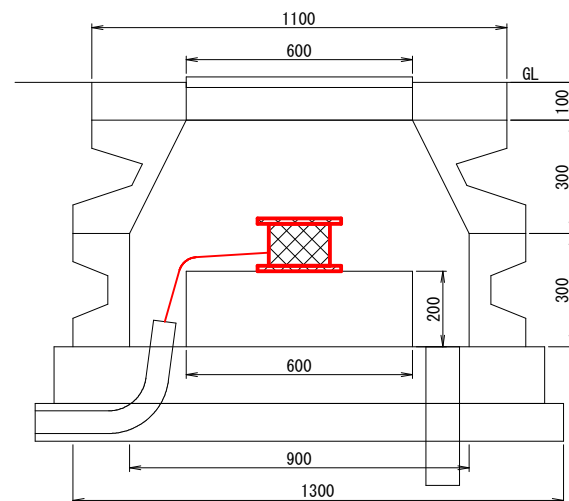


感震計, マンホール設置詳細図 地山地震計H.H.(1) S=1:10

注記
1.  は撤去を示す。
2. 特記なきものは既設を示す。

郡ダム堤体配置配線図 S=図示
(撤去)


工事名	豊英ダム外地震観測装置他更新工事		
図面名	郡ダム堤体配置配線図 (撤去)		
作成年月日	令和8年8月		
縮尺	図示	図面番号	27/30
会社名			
事業者名	千葉県企業局君津工業用水道事務所		

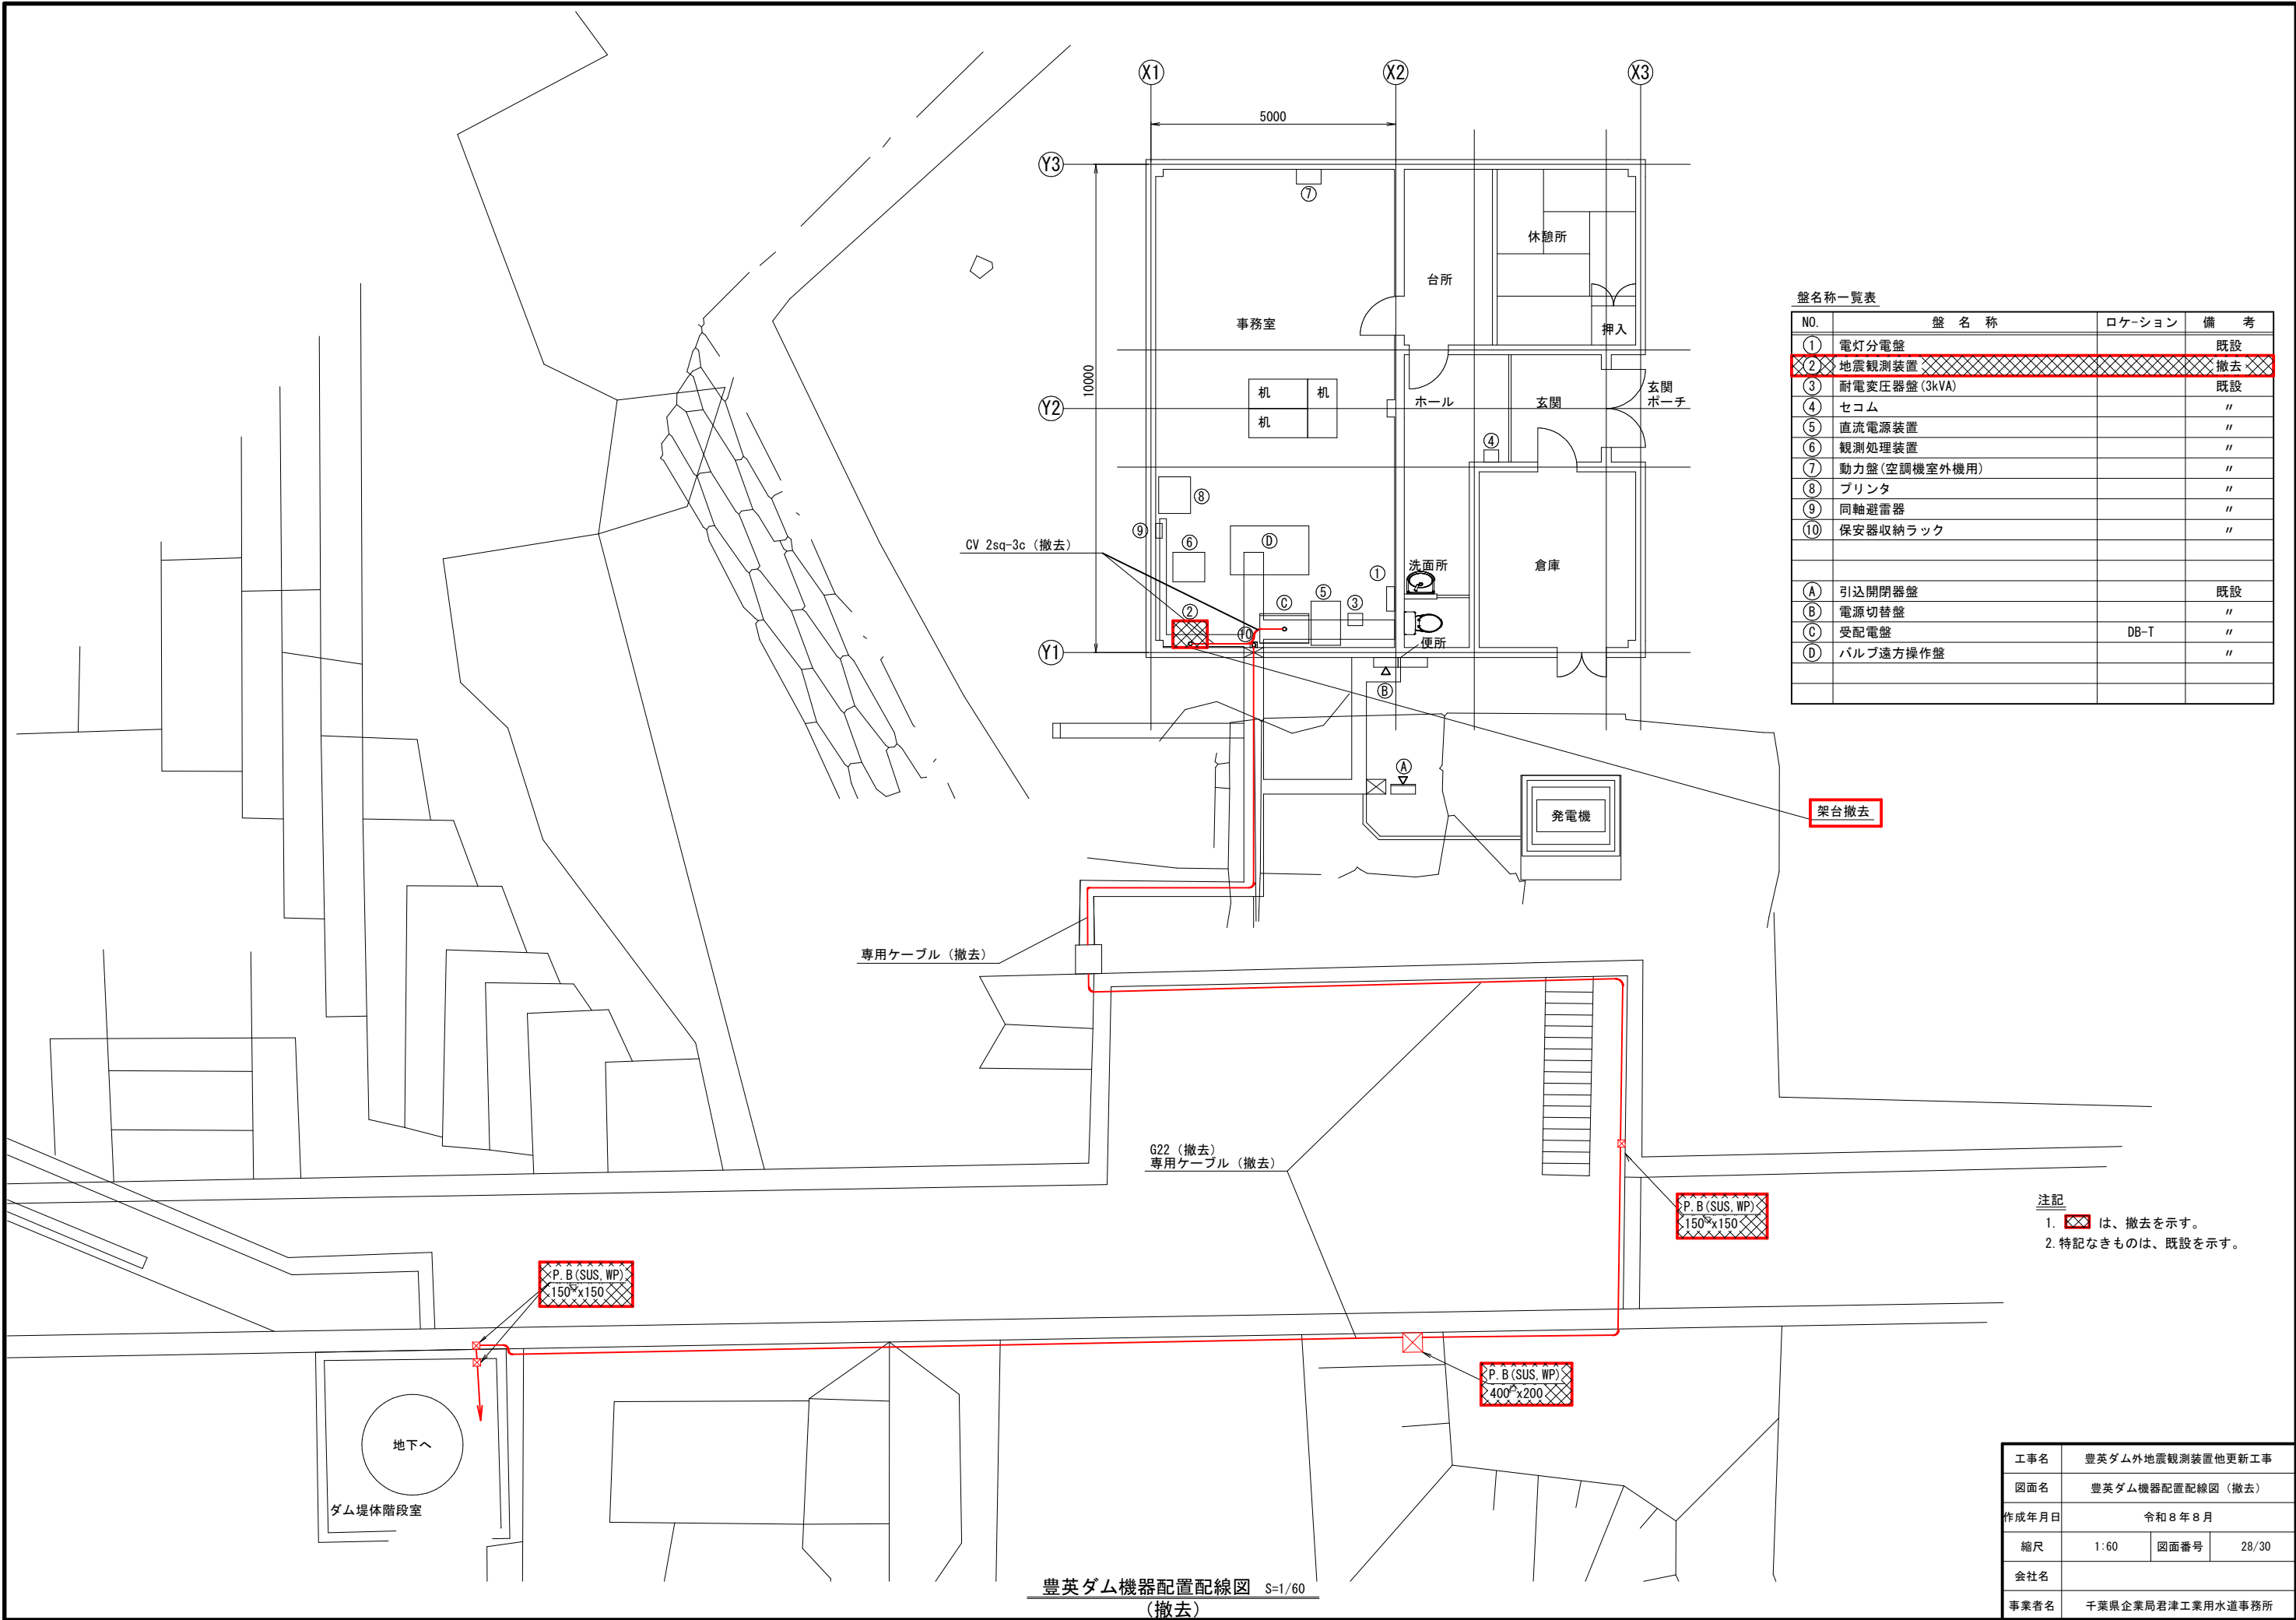


盤名称一覧表			
NO.	盤 名 称	ロケーション	備 考
①	電灯分電盤		既設
②	地震観測装置		撤去
③	耐電変圧器盤 (3kVA)		既設
④	セコム		〃
⑤	直流電源装置		〃
⑥	観測処理装置		〃
⑦	動力盤 (空調機室外機用)		〃
⑧	プリンタ		〃
⑨	同軸避雷器		〃
⑩	保安器収納ラック		〃
A	引込開閉器盤		既設
B	電源切替盤		〃
C	受配電盤	DB-T	〃
D	バルブ遠方操作盤		〃

注記
1. は、撤去を示す。
2. 特記なきものは、既設を示す。

工事名	豊英ダム外地震観測装置他更新工事		
図面名	豊英ダム機器配置配線図 (撤去)		
作成年月日	令和8年8月		
縮尺	1:60	図面番号	28/30
会社名			
事業者名	千葉県企業局君津工業用水道事務所		

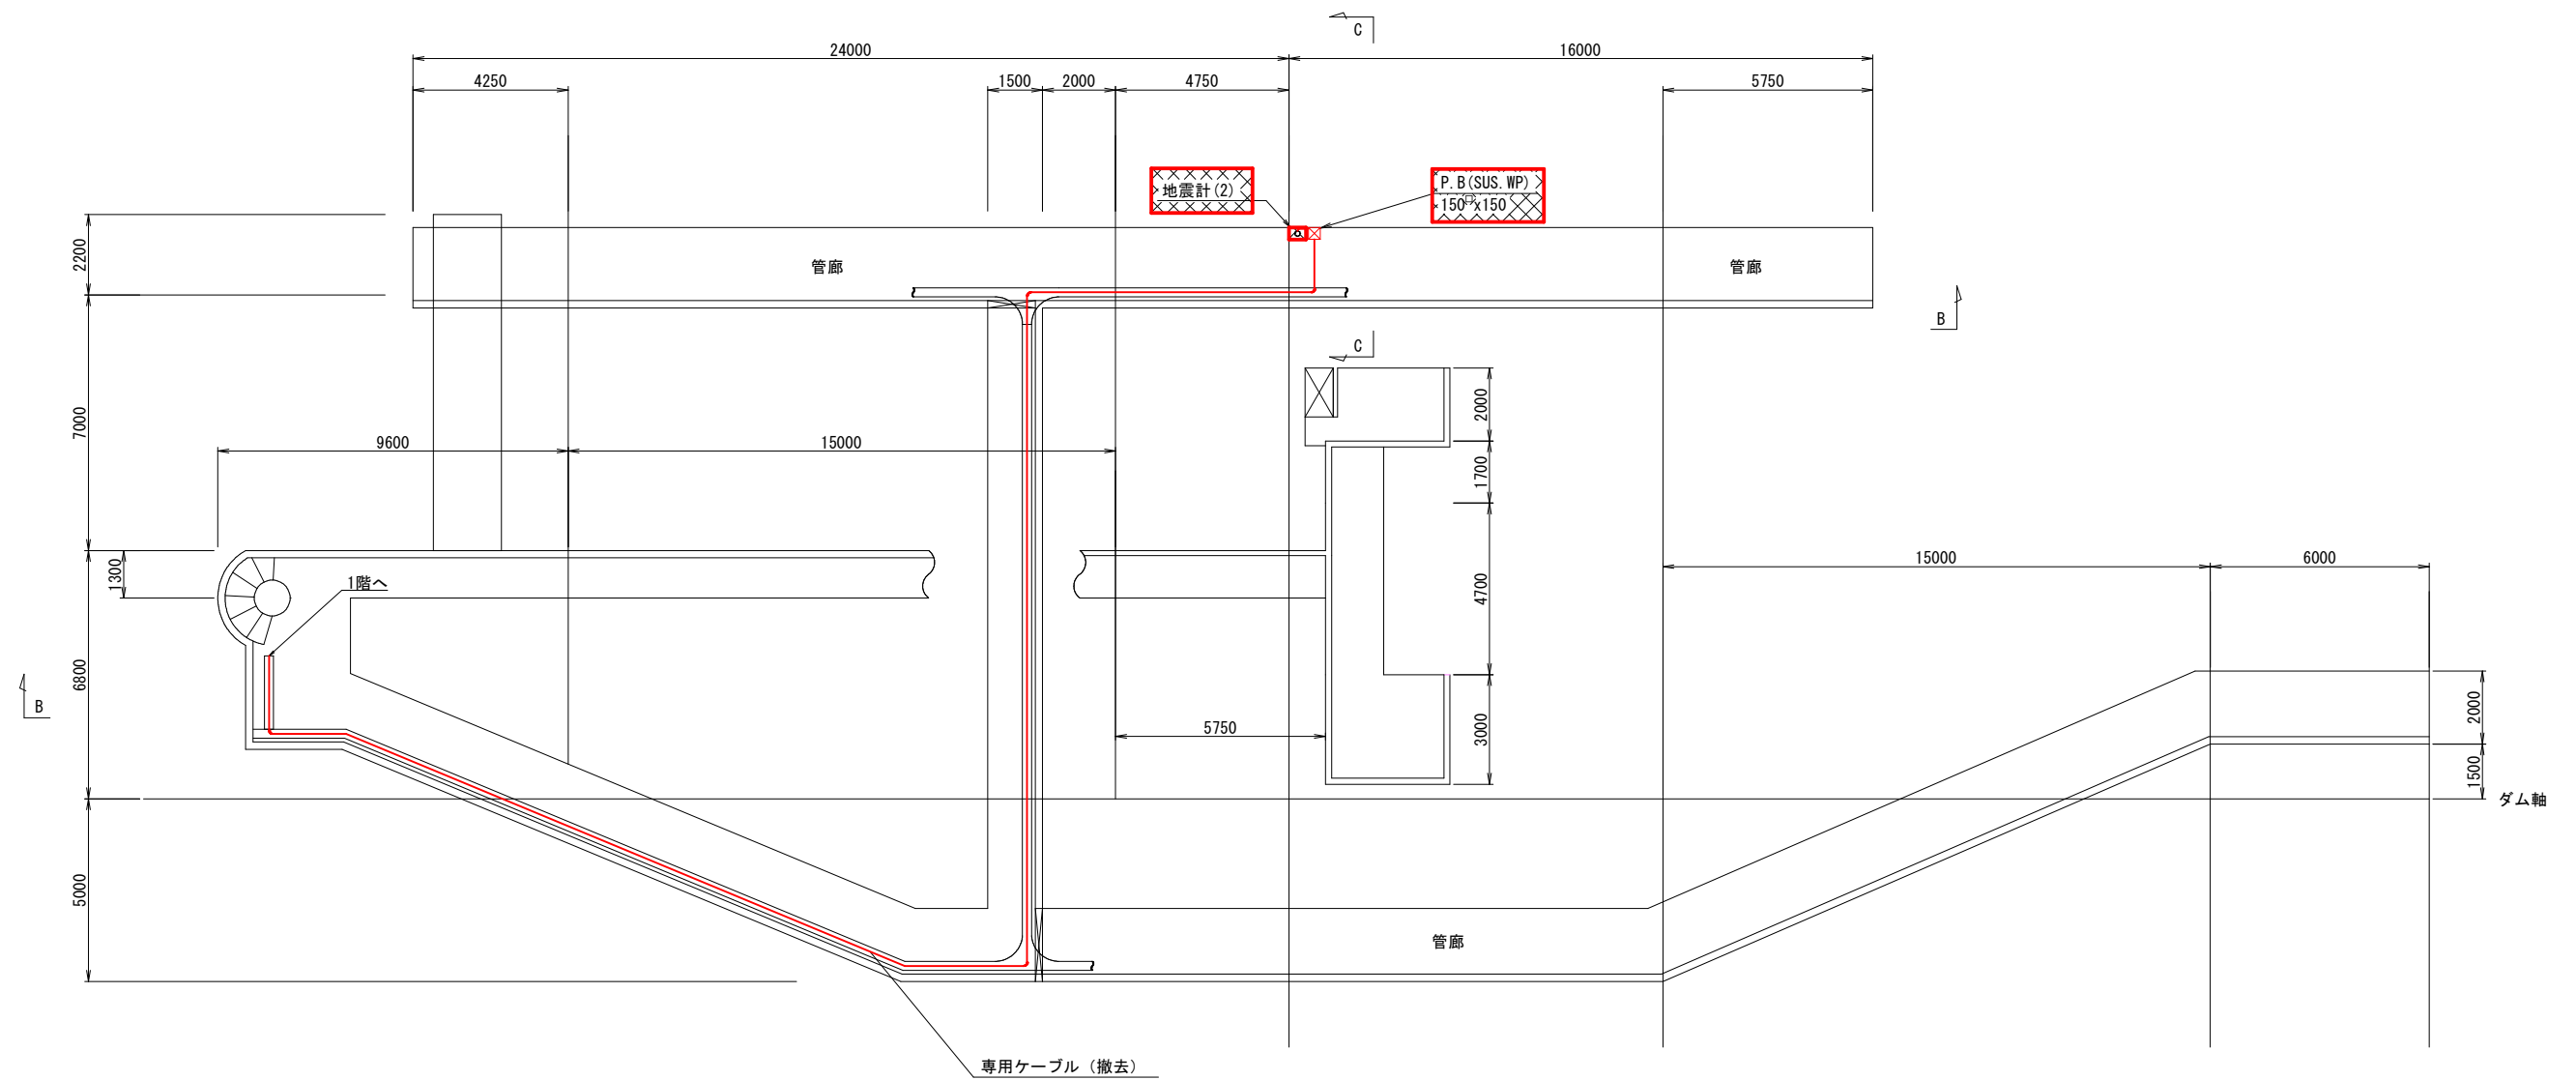

監査廊平面図 S=1:100

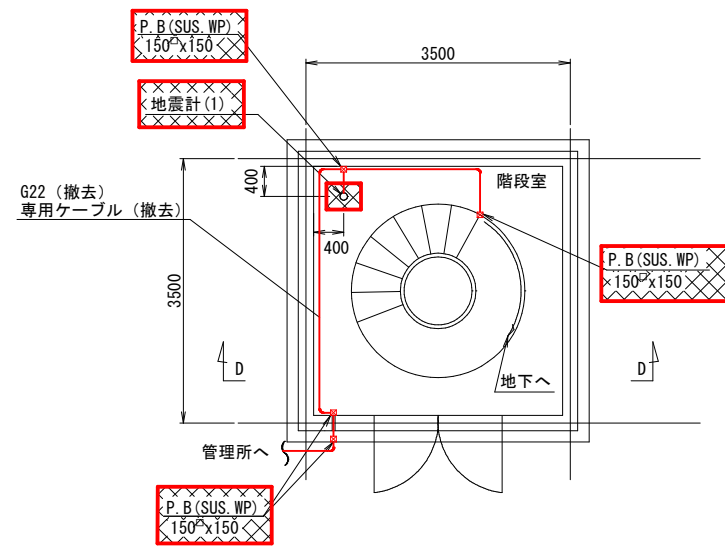


ダム堤体階段室平面図 S=1:50

豊英ダム監査廊平面図 S=図示
(撤去)

- 注記
1.  は、撤去を示す。
 2. 特記なきものは、既設を示す。

工事名	豊英ダム外地震観測装置他更新工事		
図面名	豊英ダム監査廊平面図 (撤去)		
作成年月日	令和8年8月		
縮尺	図示	図面番号	29/30
会社名			
事業者名	千葉県企業局君津工業用水道事務所		

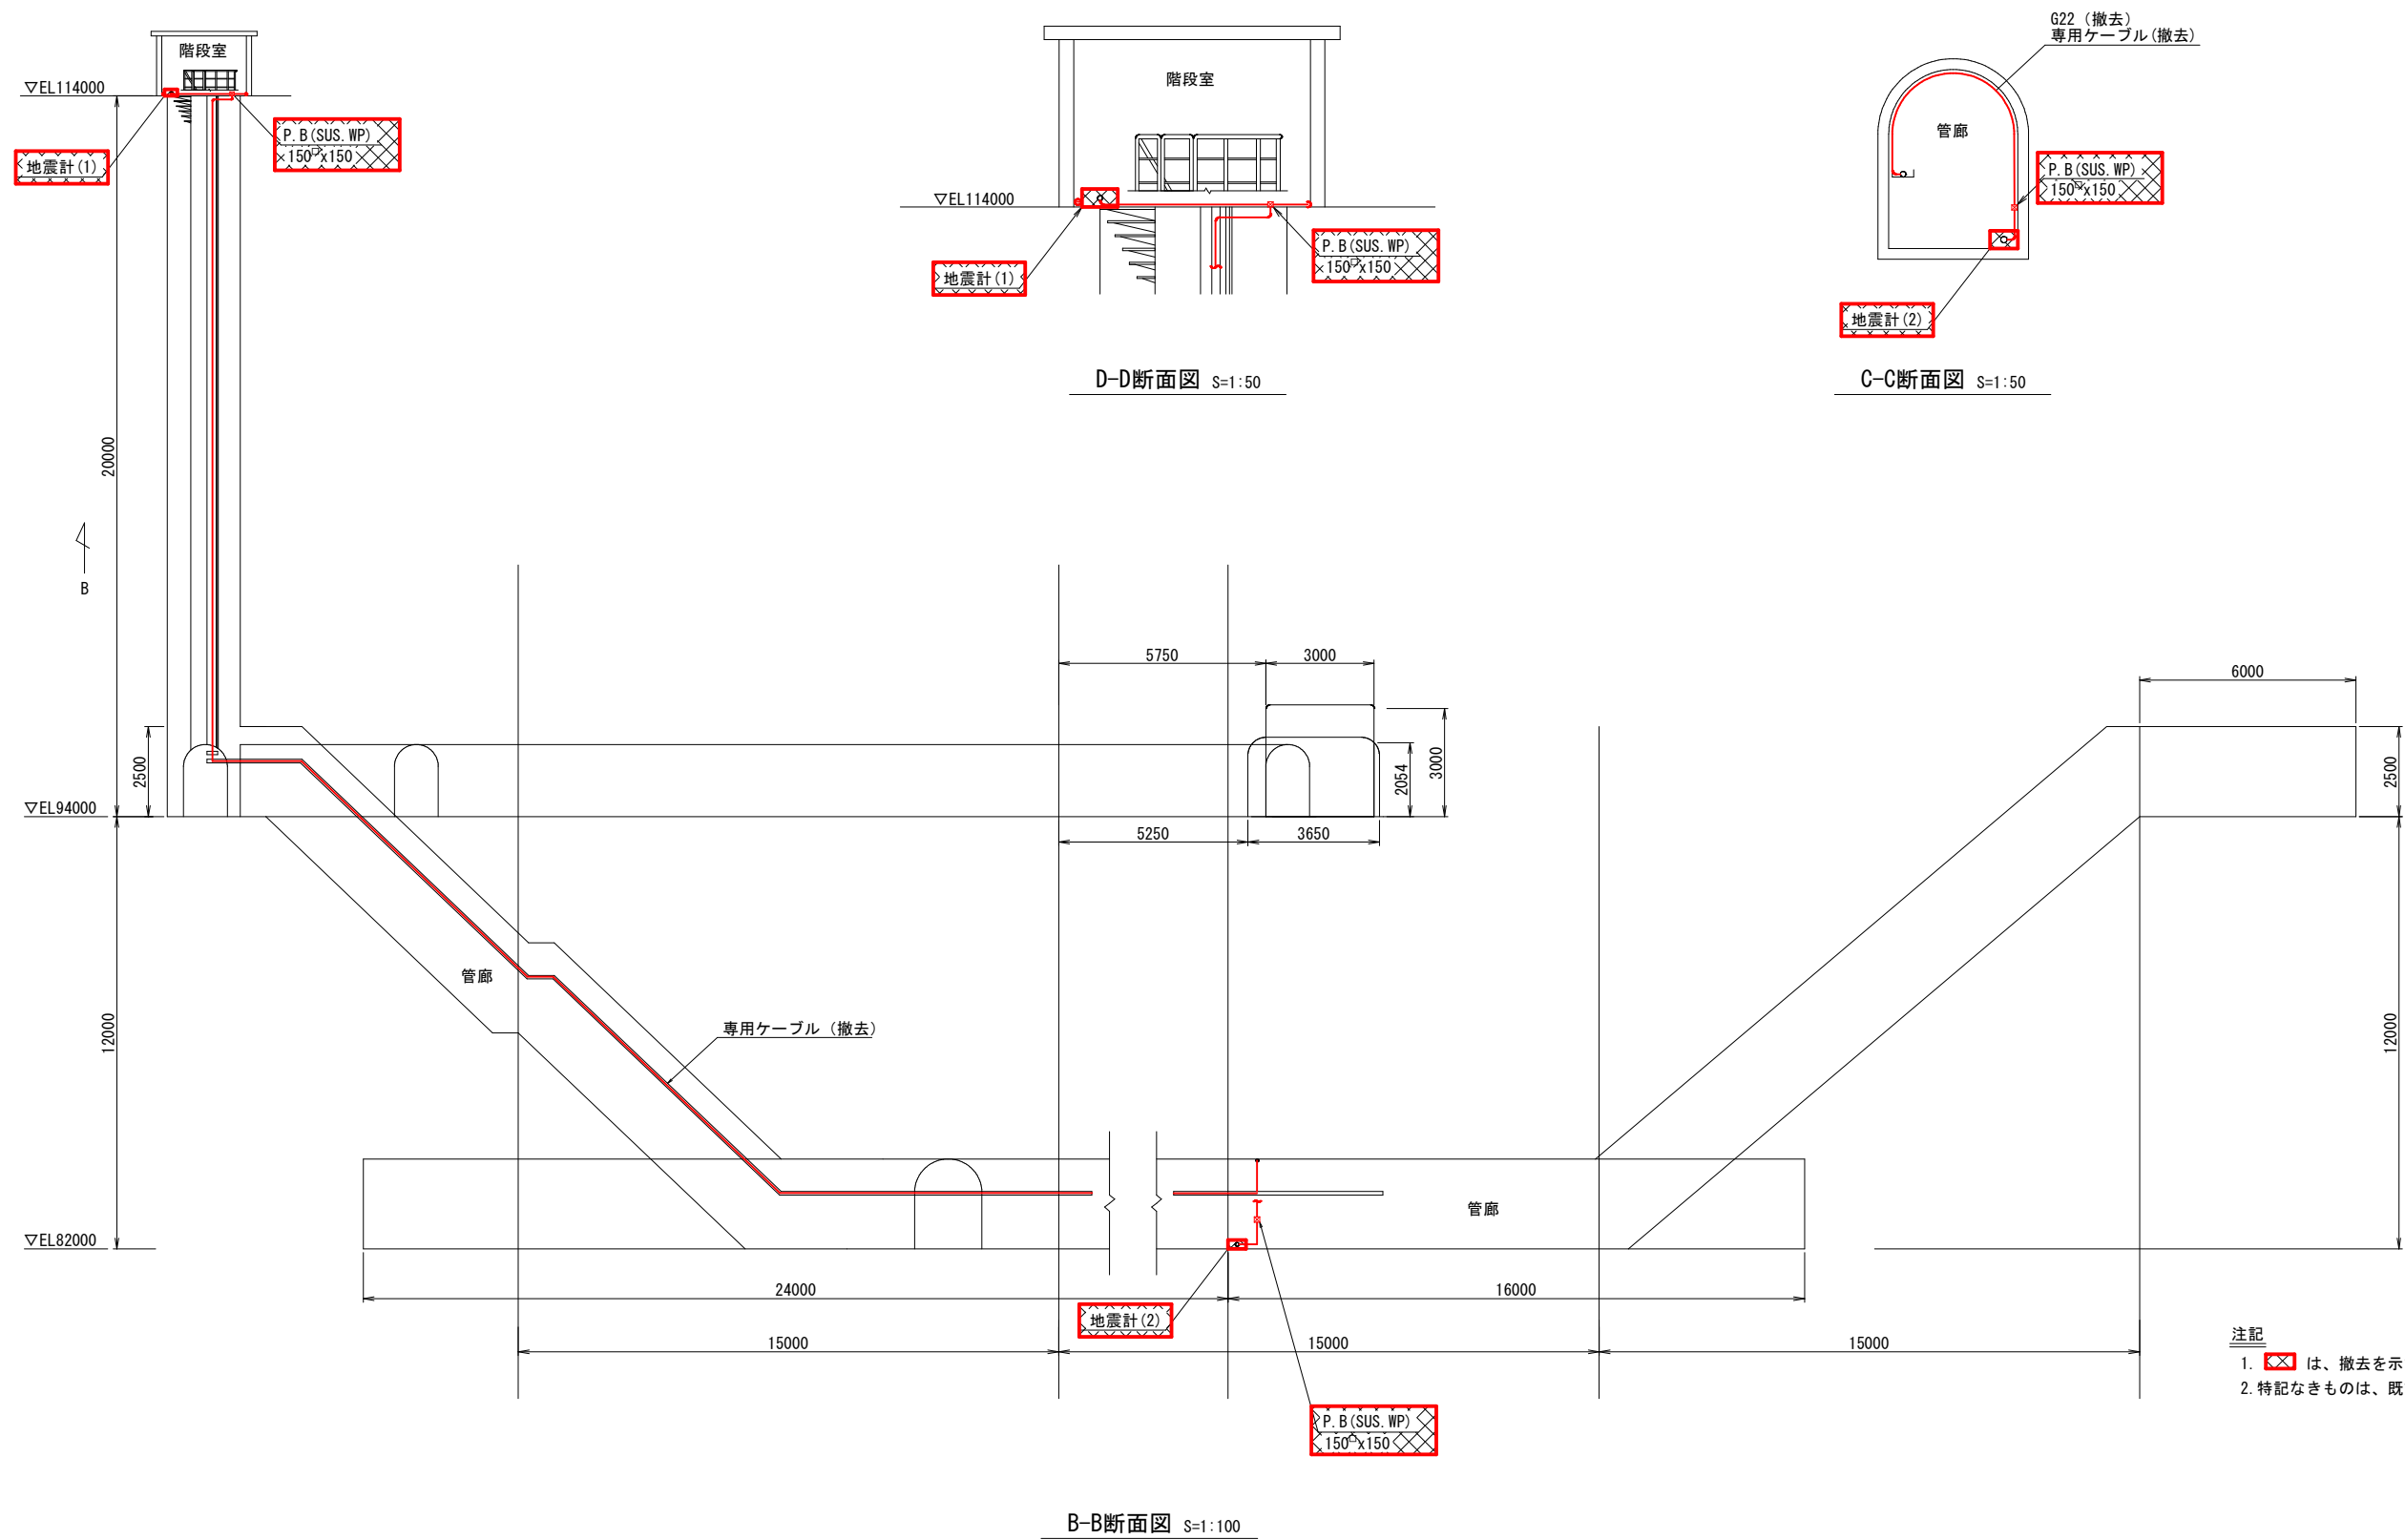

- 注記
1. は、撤去を示す。
 2. 特記なきものは、既設を示す。

豊英ダム監査廊断面図 S=図示
(撤去)

工事名	豊英ダム外地震観測装置他更新工事		
図面名	豊英ダム監査廊断面図 (撤去)		
作成年月日	令和8年8月		
縮尺	図示	図面番号	30/30
会社名			
事業者名	千葉県企業局君津工業用水道事務所		