


系 統 図 縮 尺 1:1500

工 事 概 要 表

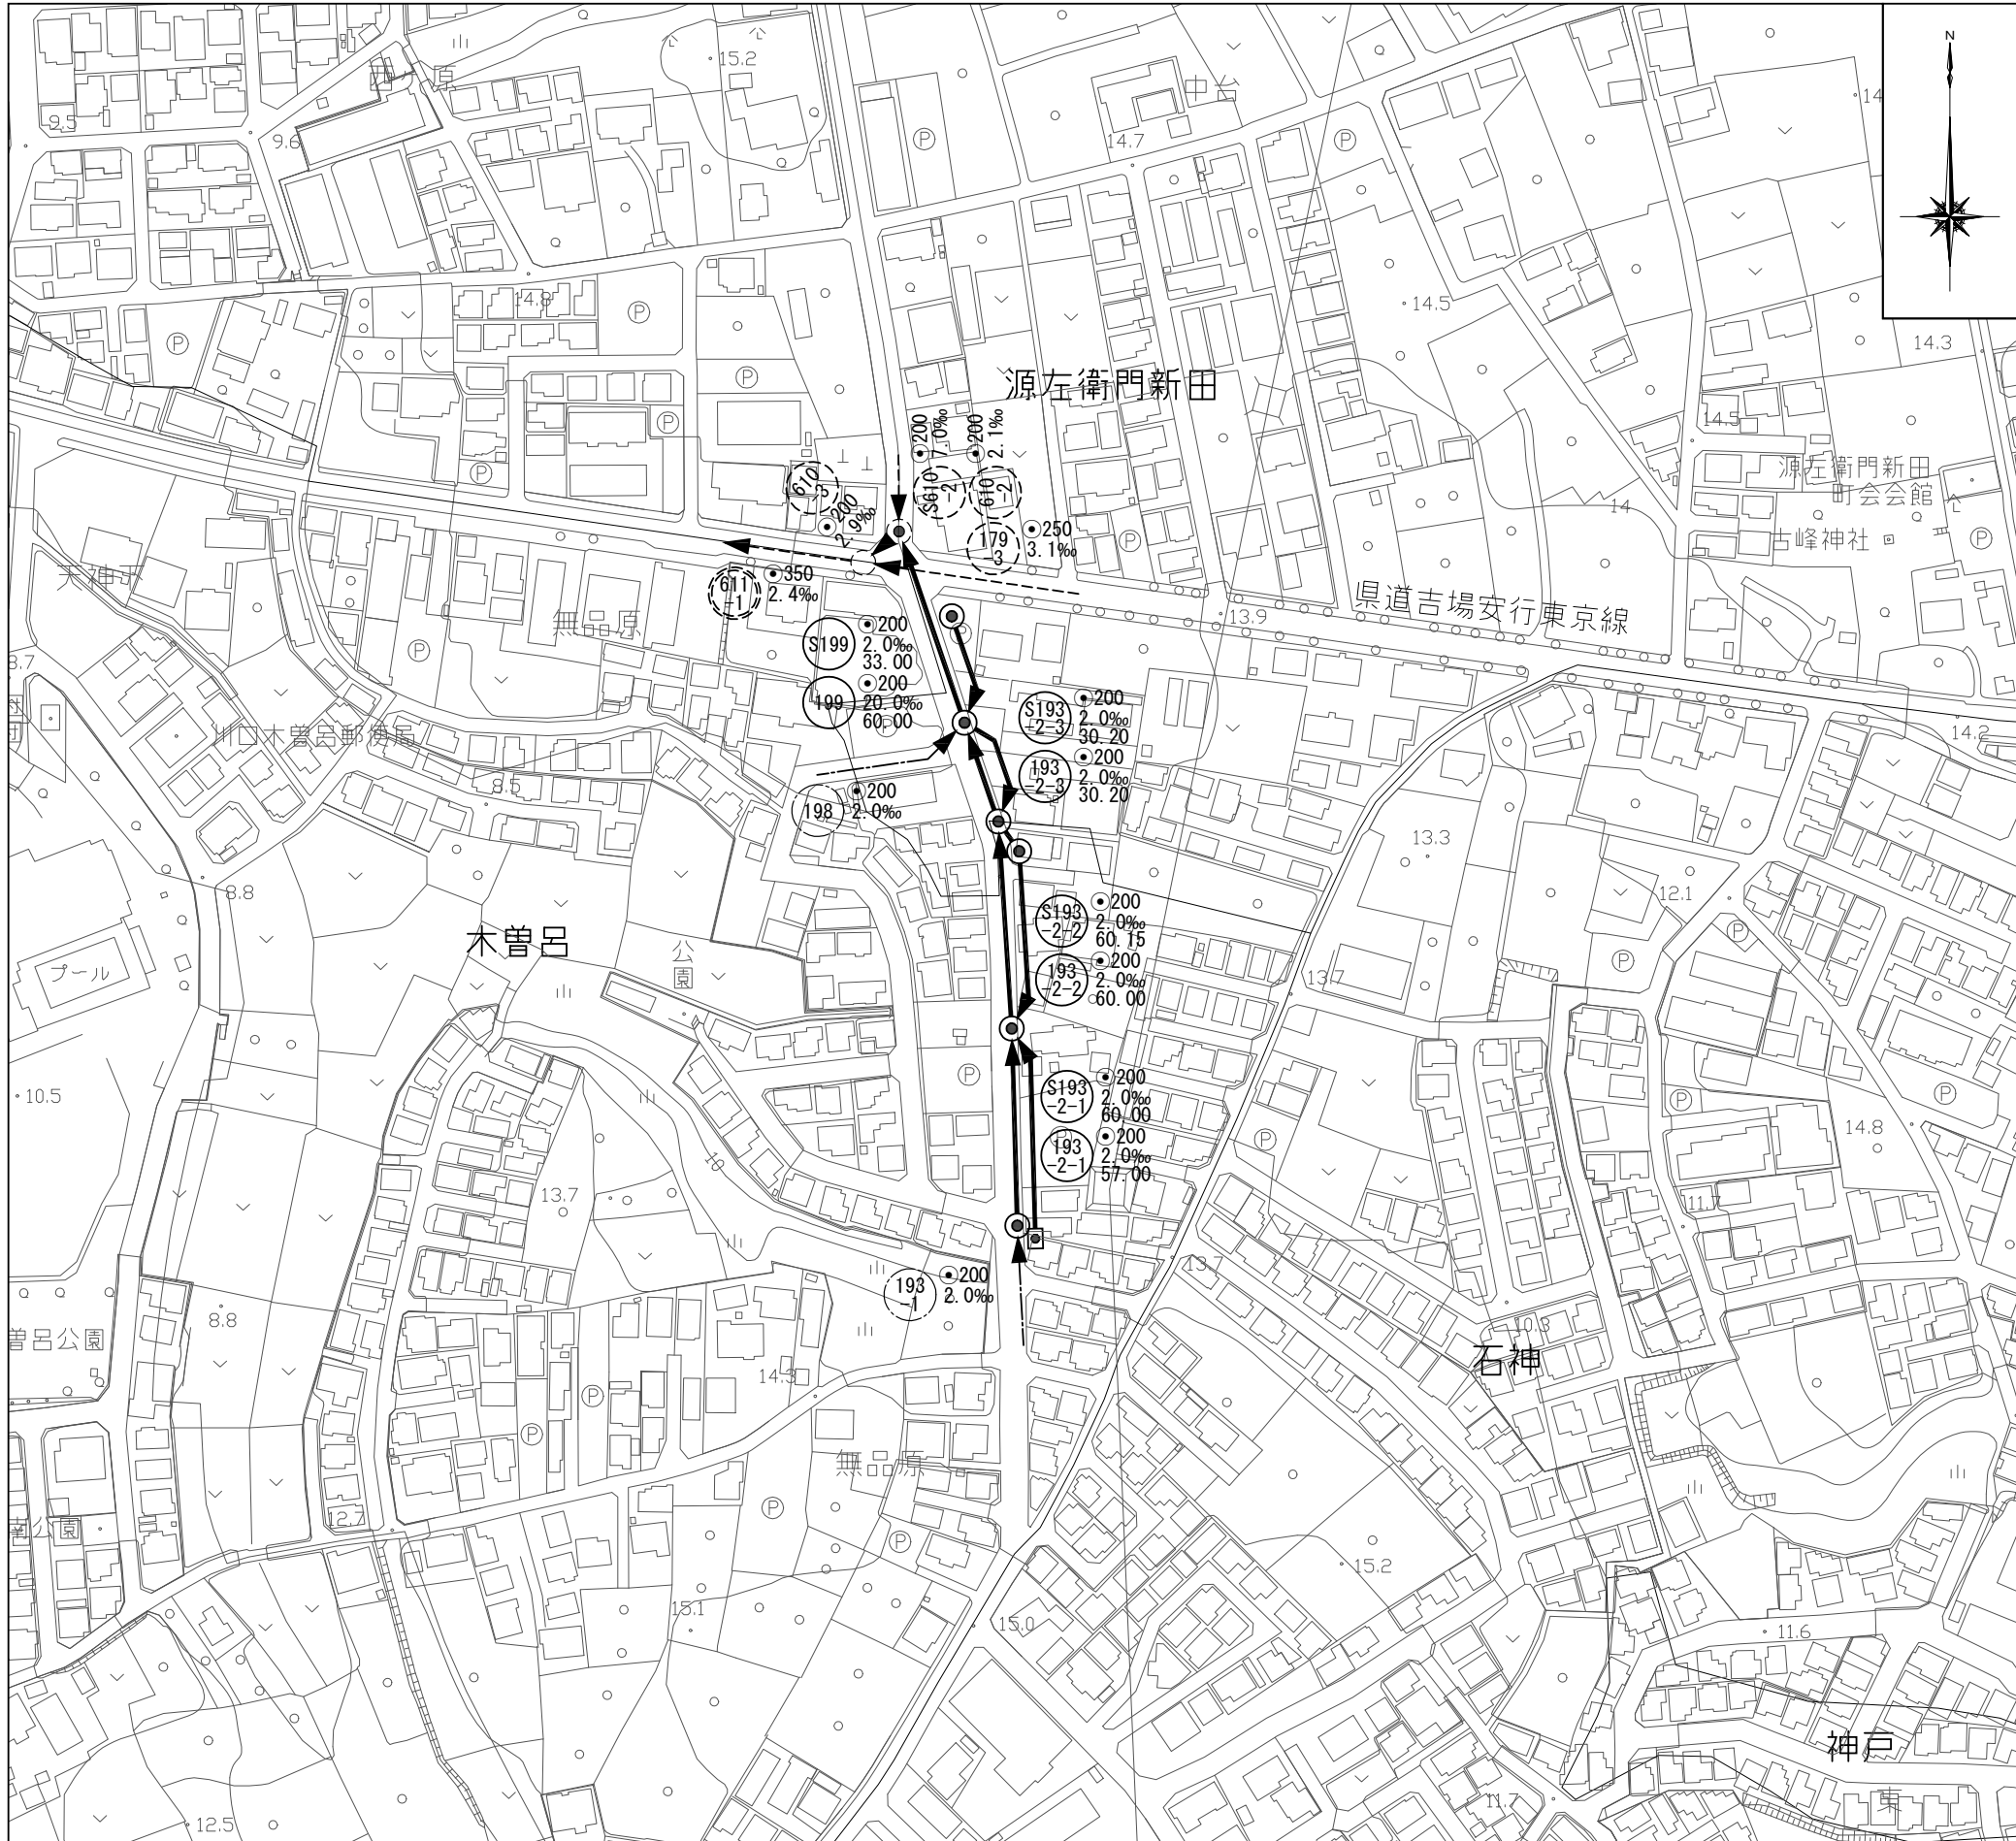

管路施設工		
内径200mm管推進工	硬質塩化ビニル管	207.20 m
内径200mm管布設工	硬質塩化ビニル管	183.35 m
立 坑 工		1 式
マンホール設置工	特 1 号マンホール (組立)	1 箇所
	第 1 号マンホール (組立)	6 箇所
污水取付管工	硬質塩化ビニル管	21 箇所
付 帯 工		1 式

地 区 名	路 線 番 号	処理面積 (ha)
大字木曽呂	193-2-1	—
	S193-2-1	0.25
大字源左衛門新田	193-2-2	—
	S193-2-2	0.09
大字木曽呂	193-2-3	—
	S193-2-3	0.17
大字源左衛門新田	199	—
	S199	0.11
大字木曽呂	199	—
	S199	0.11
合 計		1.03

凡 例

記 号	名 称
→	実 施 路 線
---→	既 設 路 線
---→	計 画 路 線
①	第0号マンホール(組立)
②	特 1 号マンホール (組立)
③	第 1 号マンホール (組立)
④	第 2 号マンホール (組立)
○	塩化ビニル製小型マンホール
⊙	円形小型レジンマンホール
⊖	既設第0号マンホール (組立)
⊖	既設特 1 号マンホール (組立)
⊖	既設第 1 号マンホール (組立)
⊖	既設第 2 号マンホール (組立)
⊖	既設塩化ビニル製小型マンホール
=====	雨 水 管
-----	水 道 管
-----	ガ ス 管
-----	N T T
-----	東 京 電 力
└─┘	汚 水 取 付 管
⊙	副 管 取 付

193-2-1 S193-2-1 193-2-2 S193-2-2 193-2-3 S193-2-3 199 S199

No. 1 / 7


工事名
令和 8 年度
南部第3処理分区污水管渠2工区築造工事

図面名
系 統 図 ・ 工事概要表


川 口 市
上下水道局
下水道建設課

令和 8 年 6 月 日 縮 尺 図示(A2)


平面図 縮尺 1:500
大字木曾呂・源左衛門新田

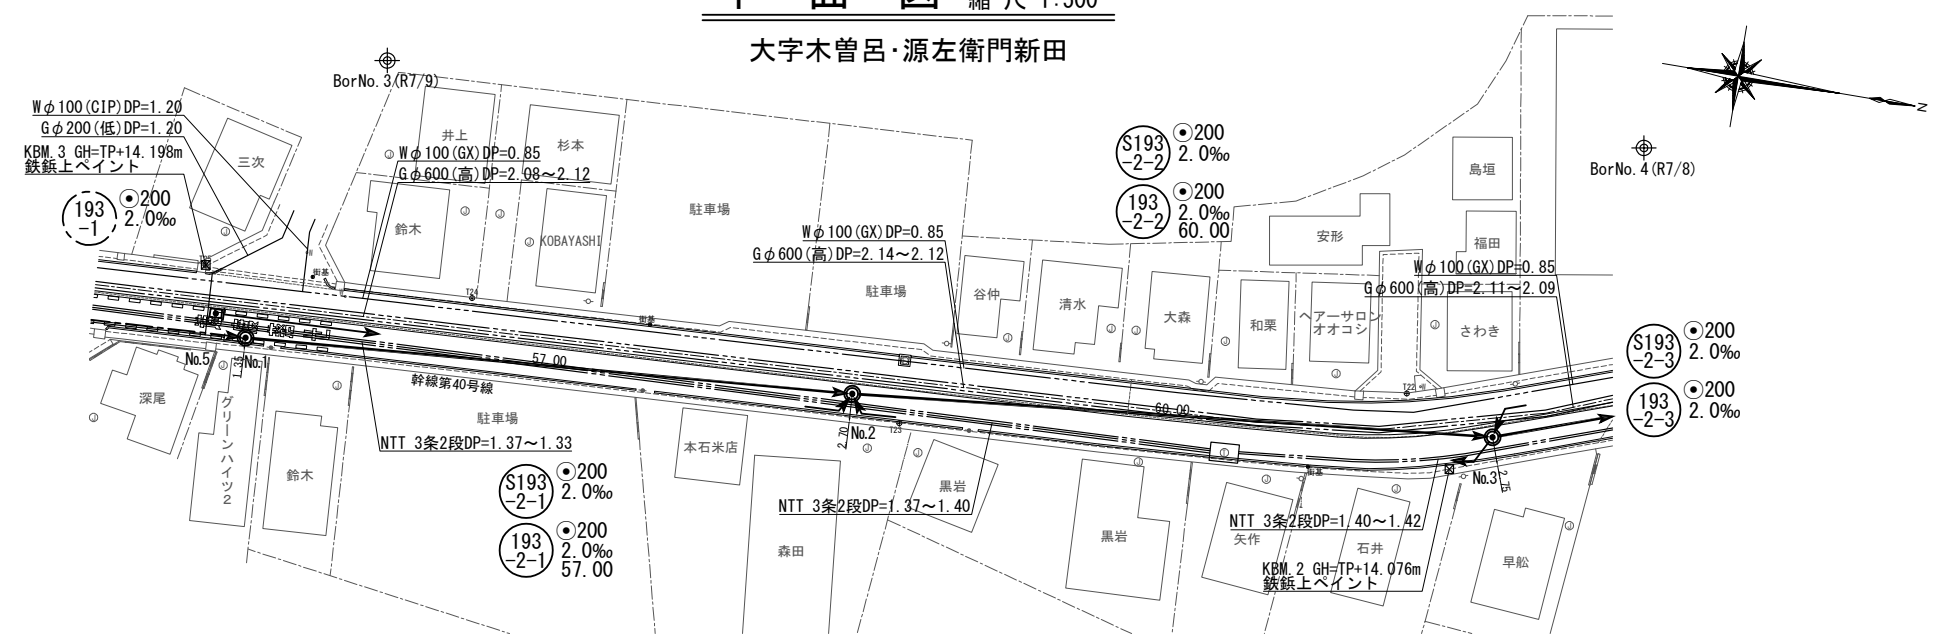


案内図

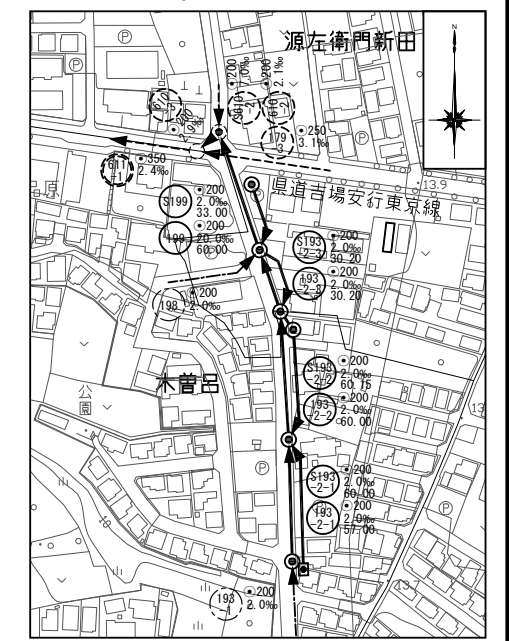

縦断面図 縦 1:100 縮尺 横 1:500

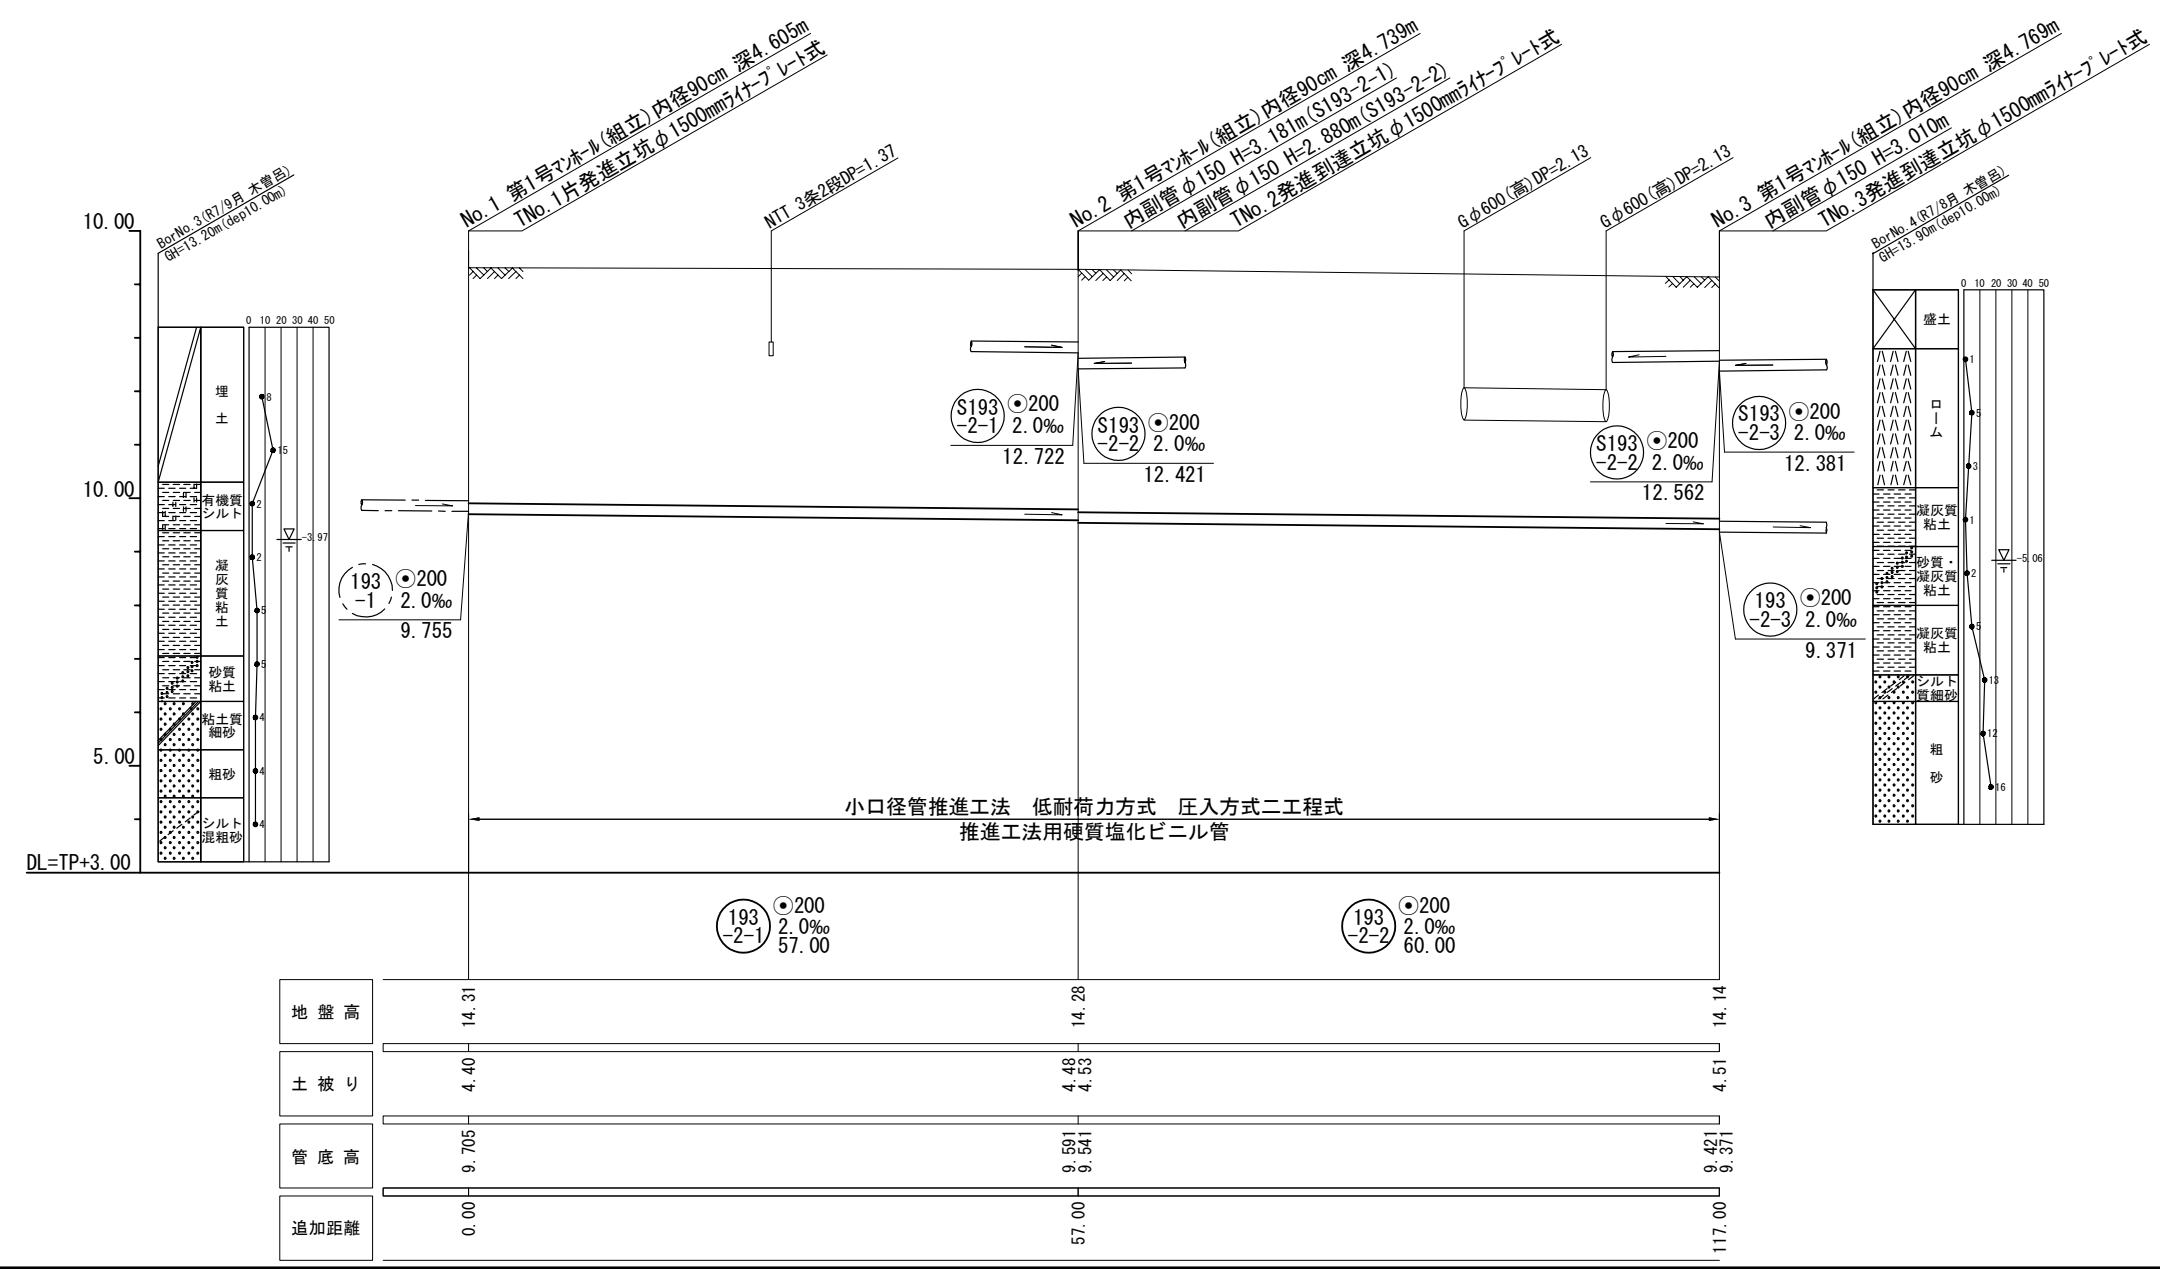

舗装組成図 縮尺 1:30

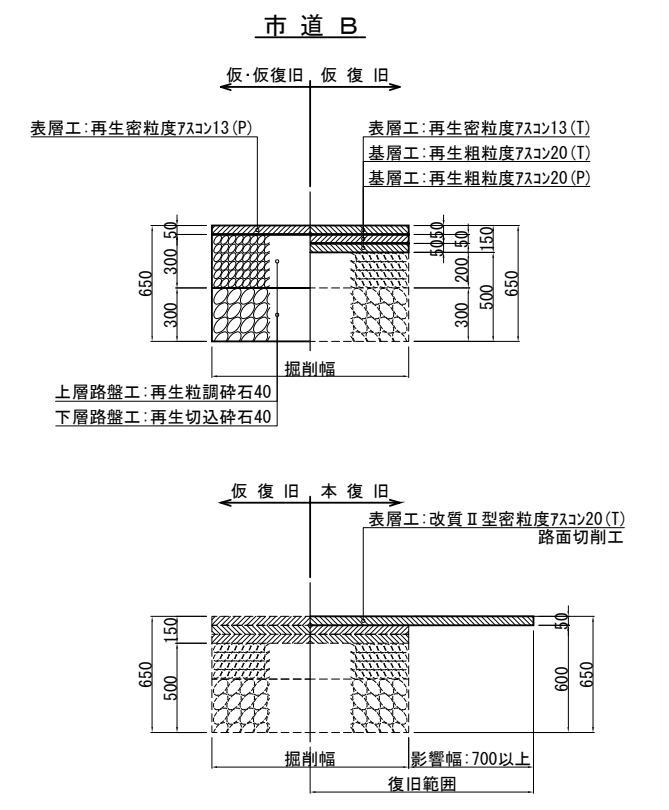

No. 2 / 7

川口市
上下水道局
下水道建設課


工事名
令和8年度
南部第3処理分区污水管渠2工区築造工事

図面名
平面図・縦断面図(1/4)


令和8年6月日

縮尺 図示(A2)


大字木曾呂・源左衛門新田

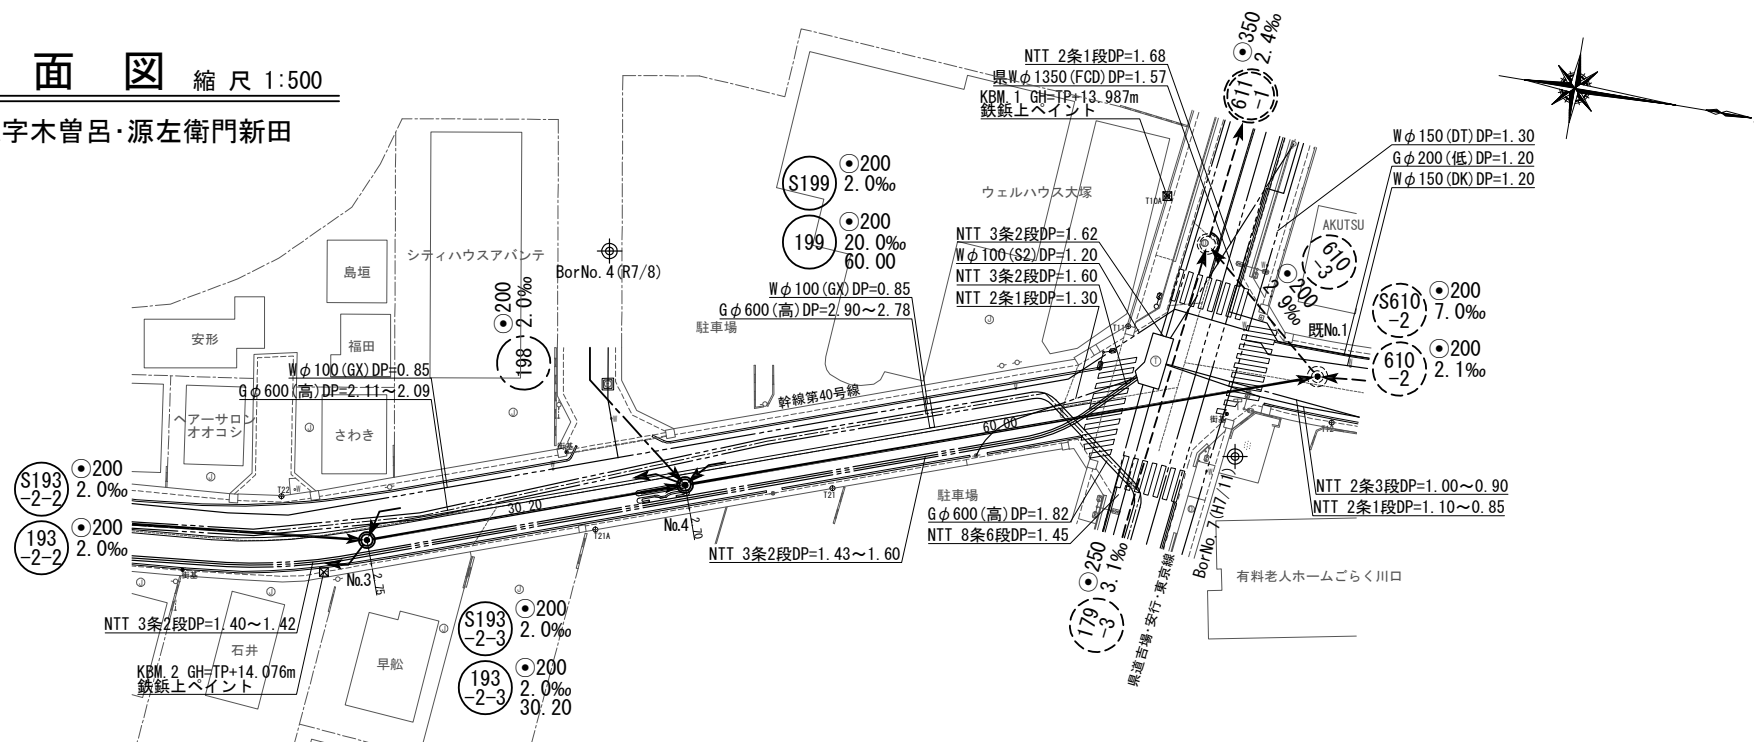

縦断面図 縮尺 縦 1:100
横 1:500

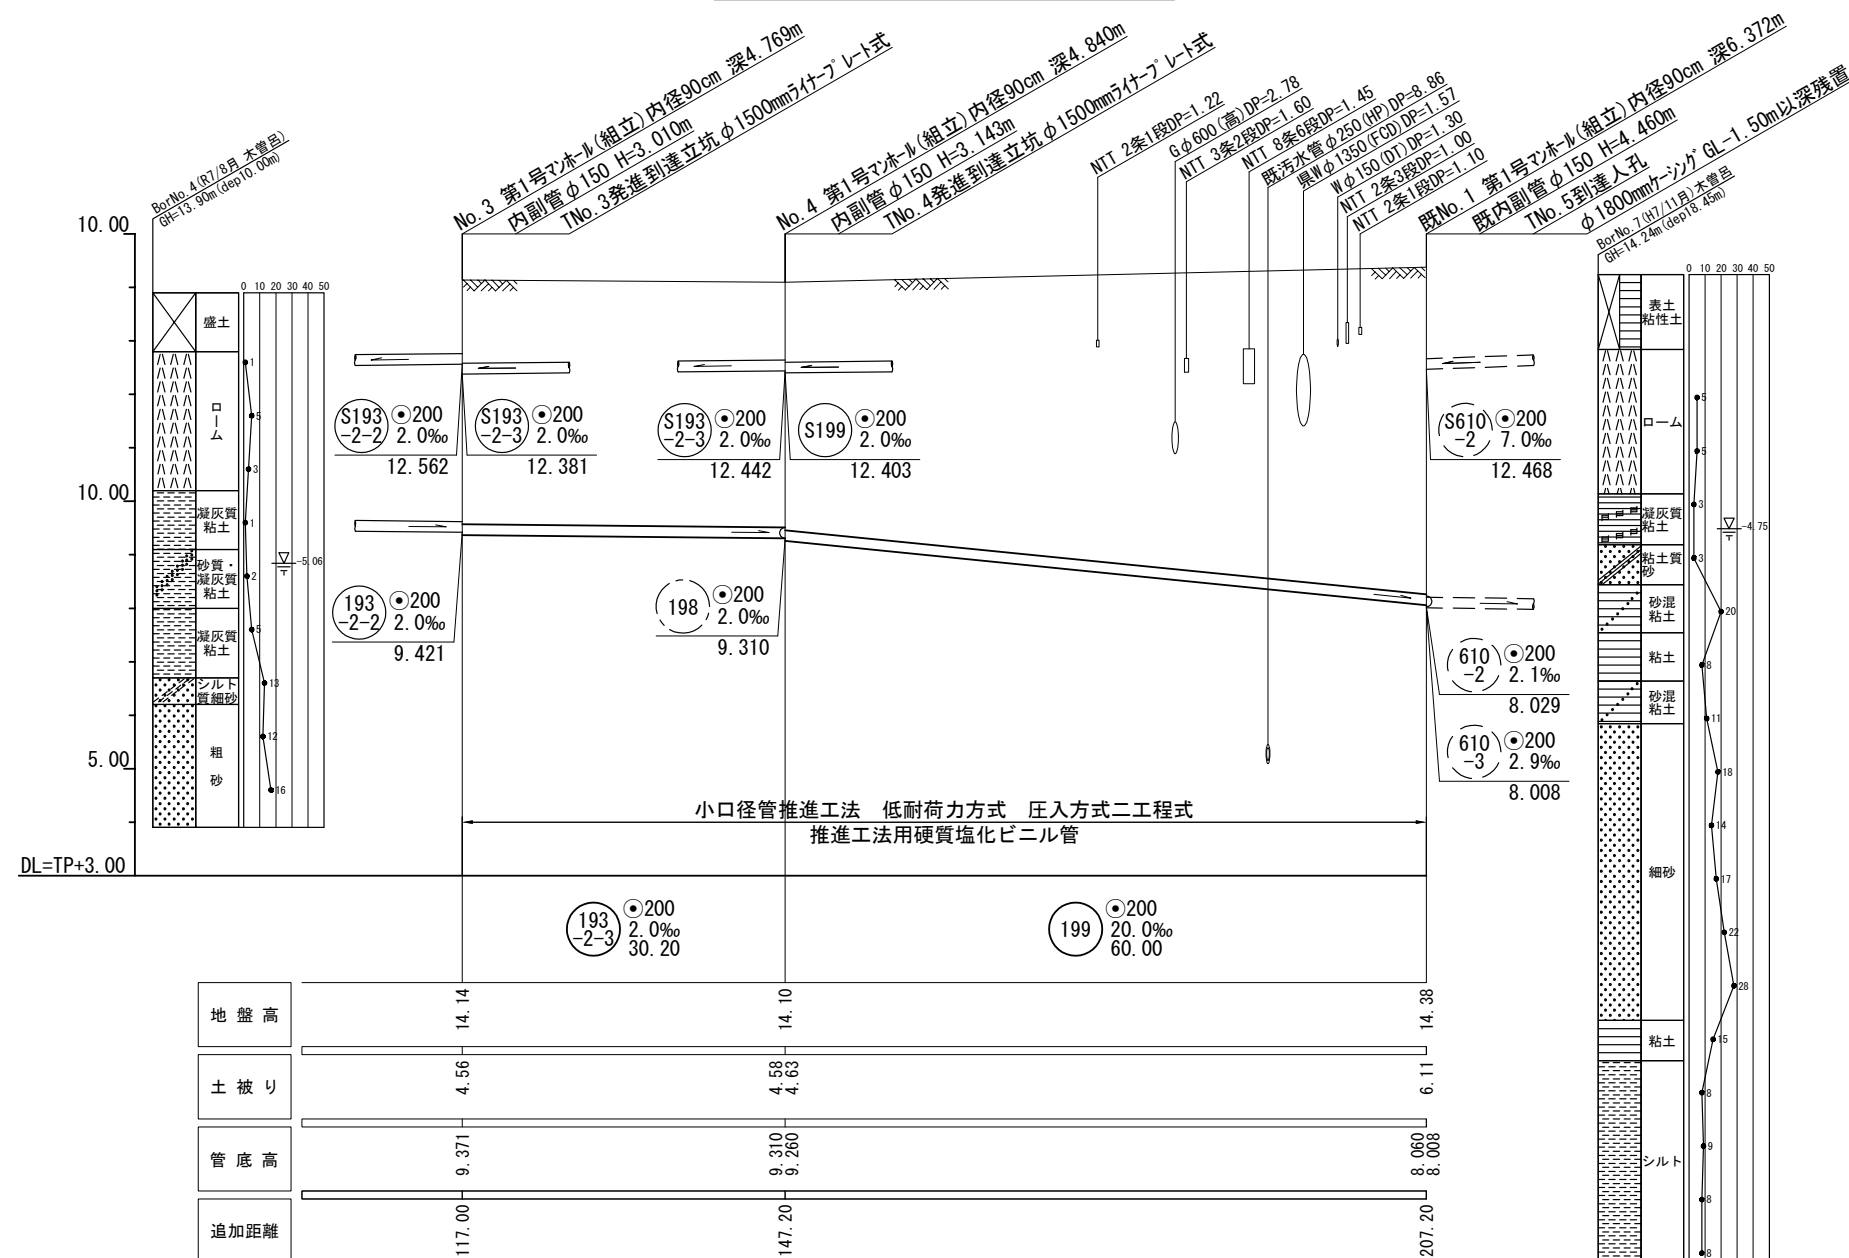



舗装組成図 縮尺1：30

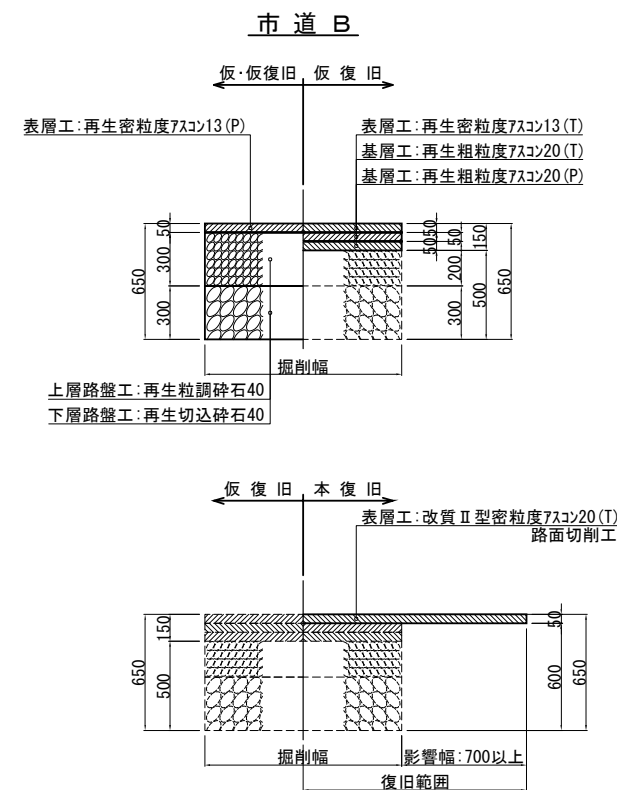


193 -2-3 199	
No. 3 / 7	工事名 令和 8 年度 南部第3処理分区污水管渠2工区築造工事 図面名 平面図・縦断面図(2/4)
川 口 市 上下水道局 下水道建設課	令和 8 年 6 月 日 縮 尺 図示(A2)

平面図 縮尺 1:500


大字木曽呂・源左衛門新田

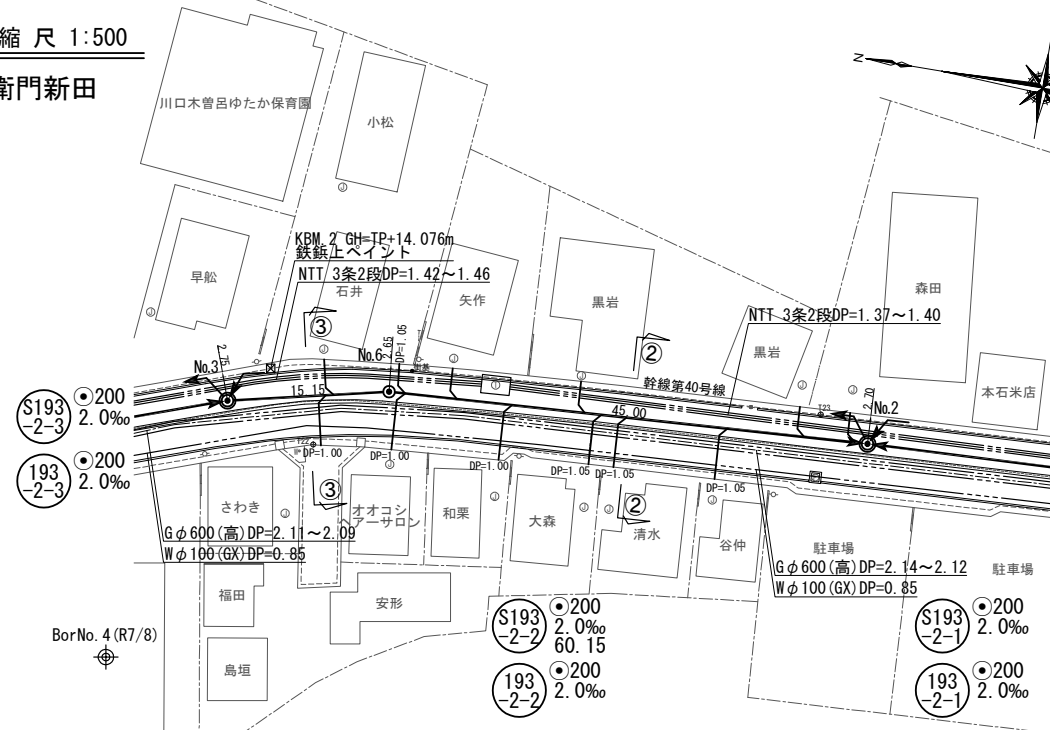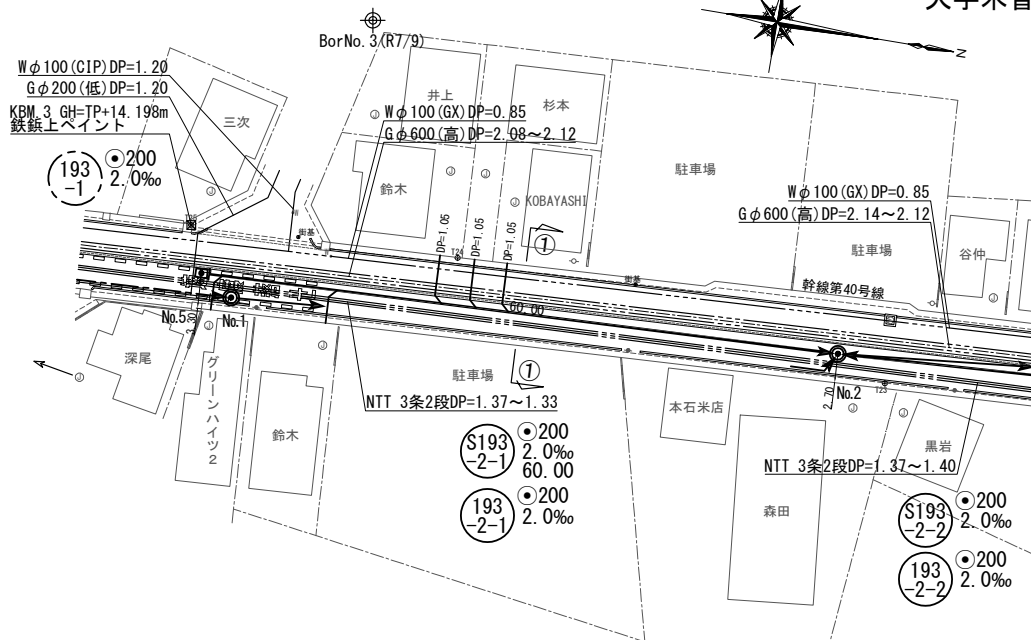


案内図

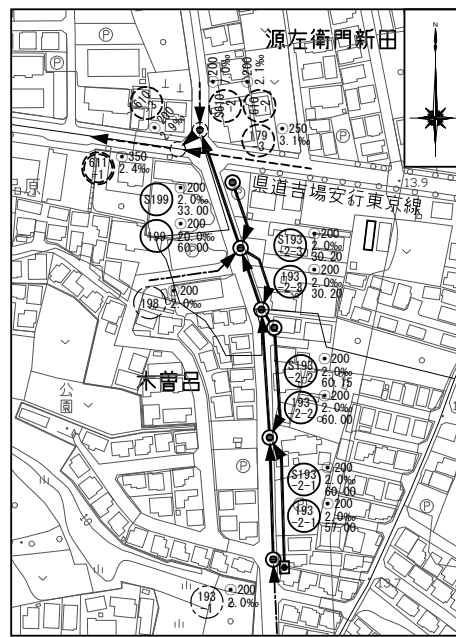

縦断面図 縦 1:100 横 1:500

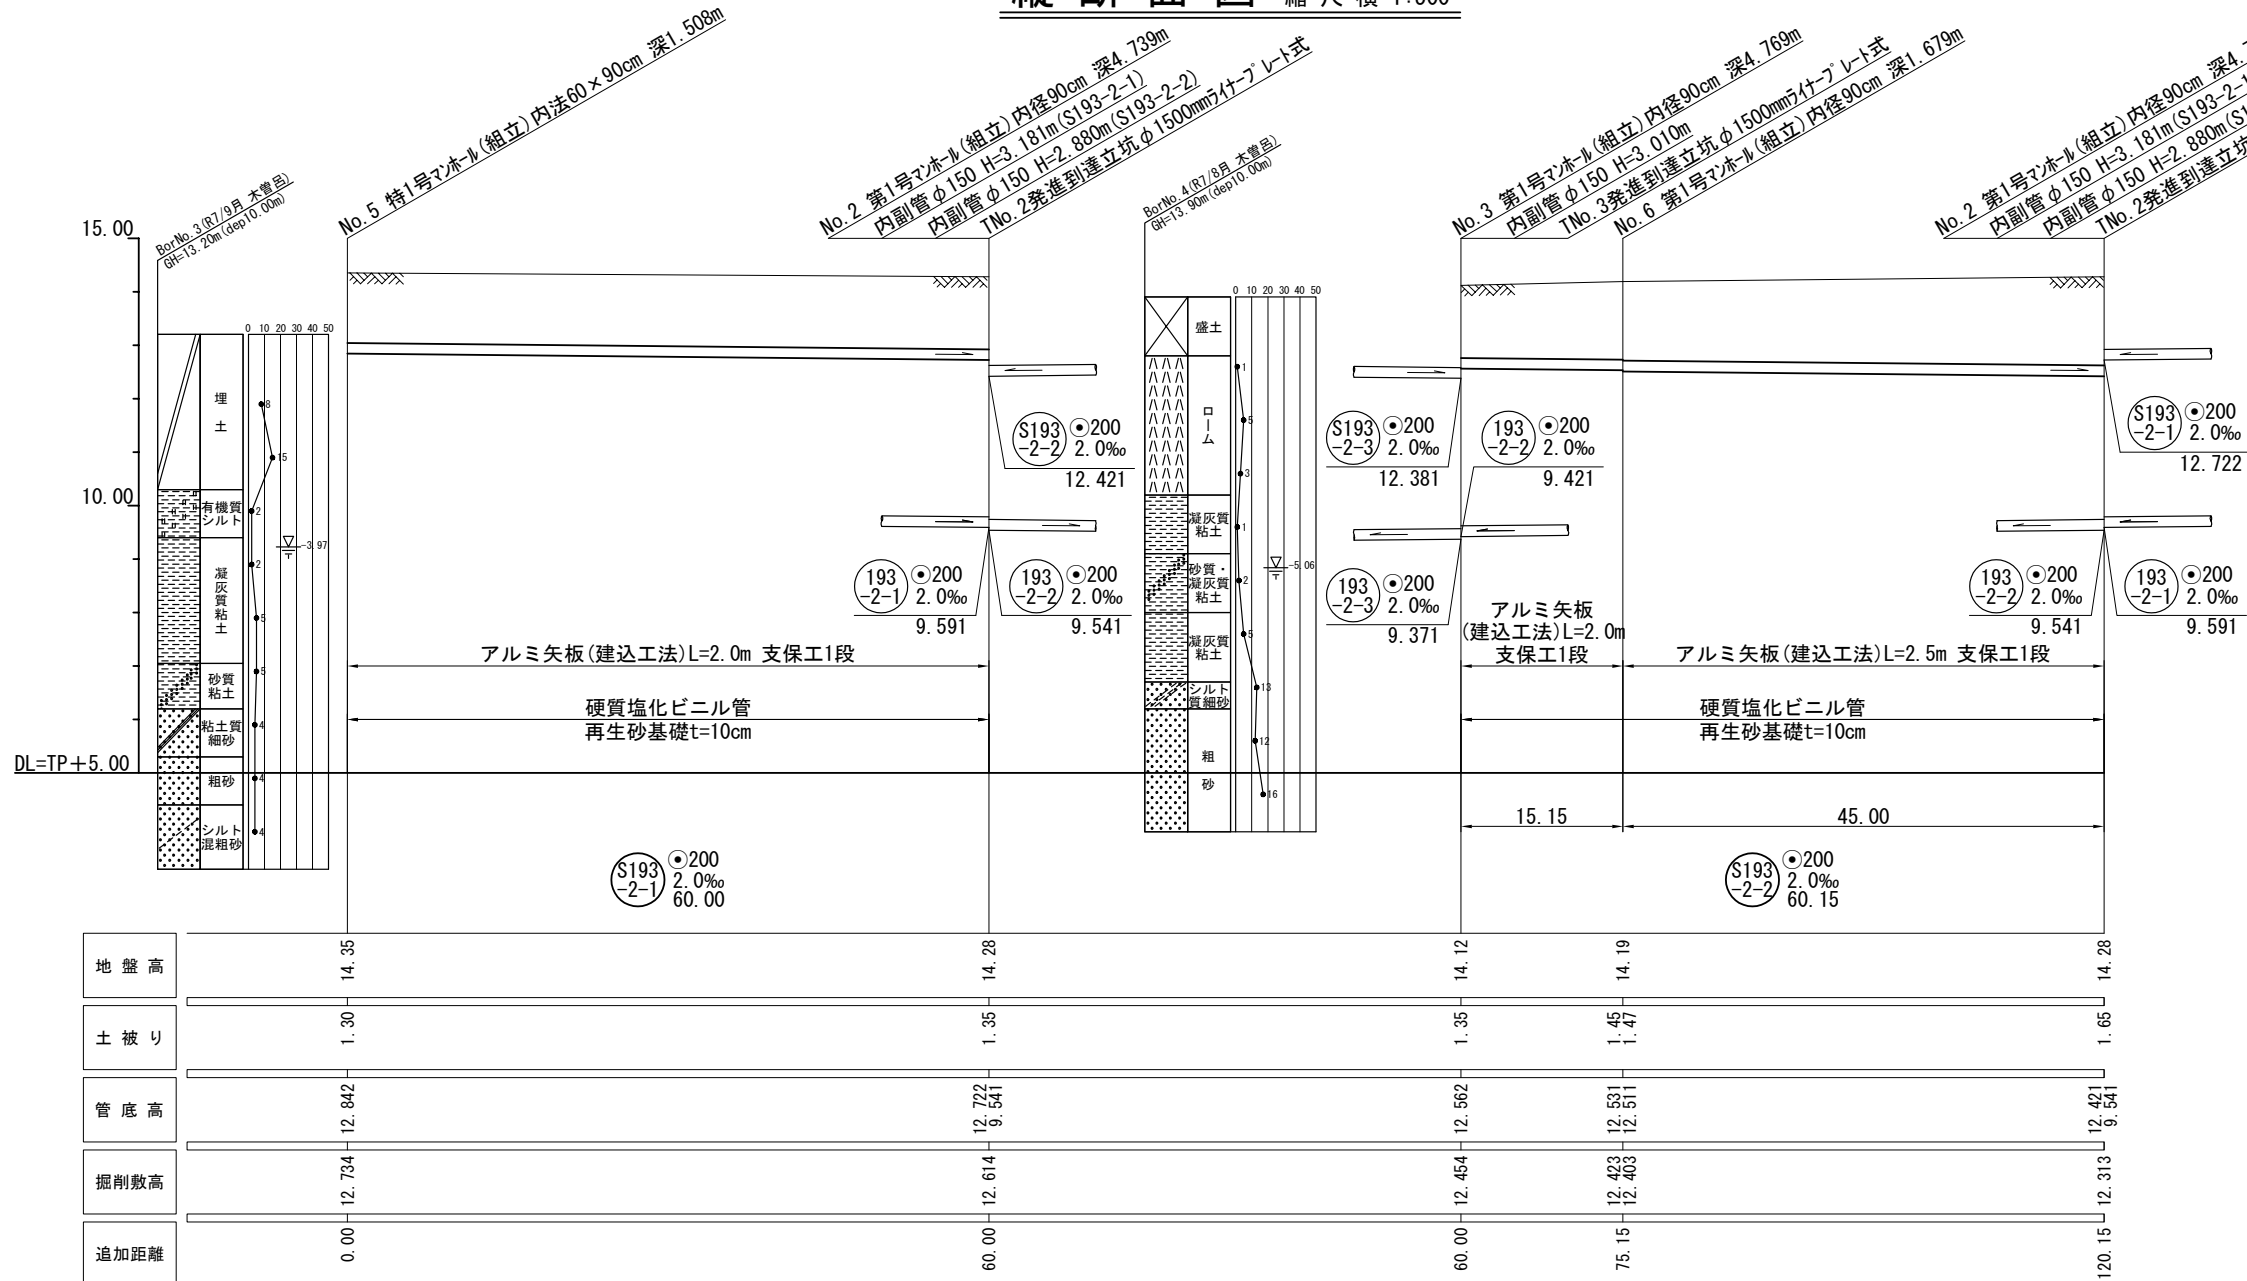

舗装組成図 縮尺 1:30

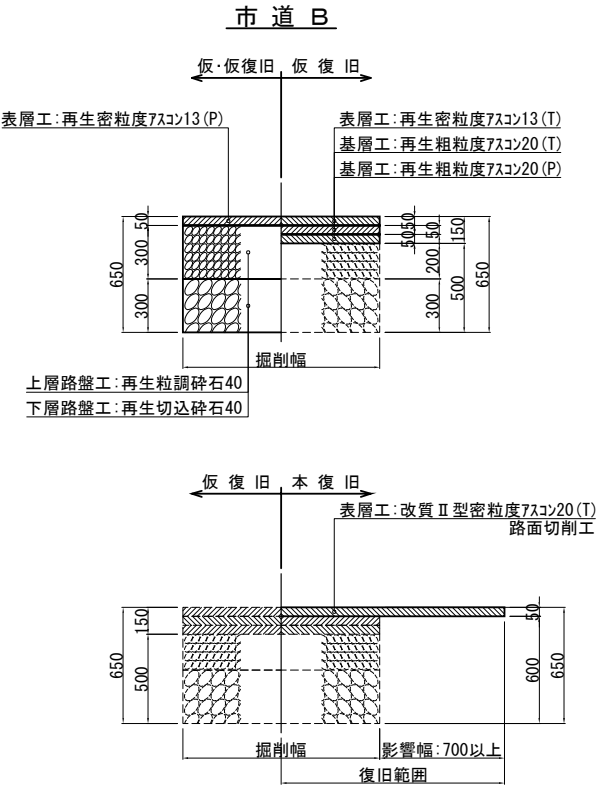

No. 4 / 7

川口市
上下水道局
下水道建設課

工事名
令和 8 年度
南部第3処理分区污水管渠2工区築造工事

図面名
平面図・縦断面図 (3/4)

 

令和 8 年 6 月 日

縮尺 図示 (A2)

大字木曾呂・源左衛門新田



市道 B

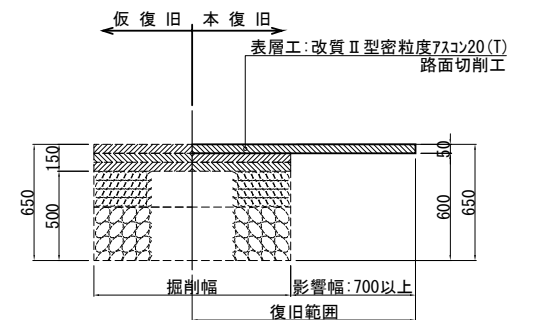

川口市
上下水道局
下水道建設課


工事名	令和 8 年度 南部第3処理分区污水管渠2工区築造工事
-----	--------------------------------

平面図・縦断面図(4/4)


令和 8 年 6 月 日 縮 尺 図示(A2)

横断面図(1/2) 縮尺 1:50


No. 1 断面図

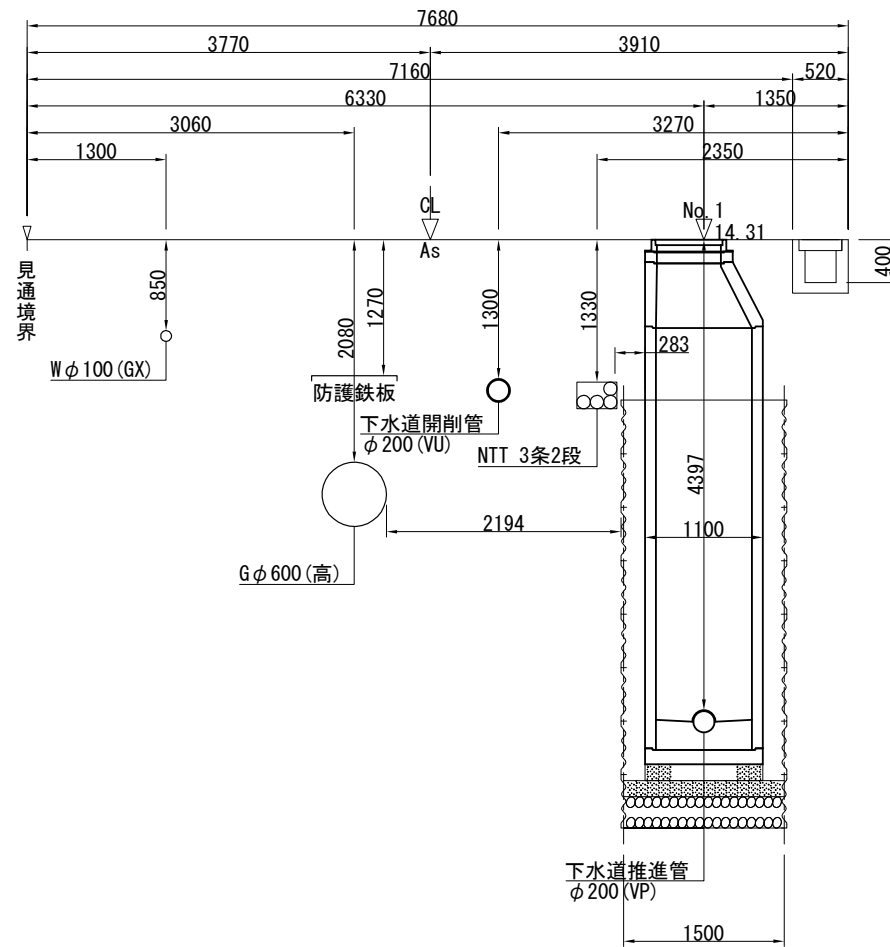


No. 2 断面図

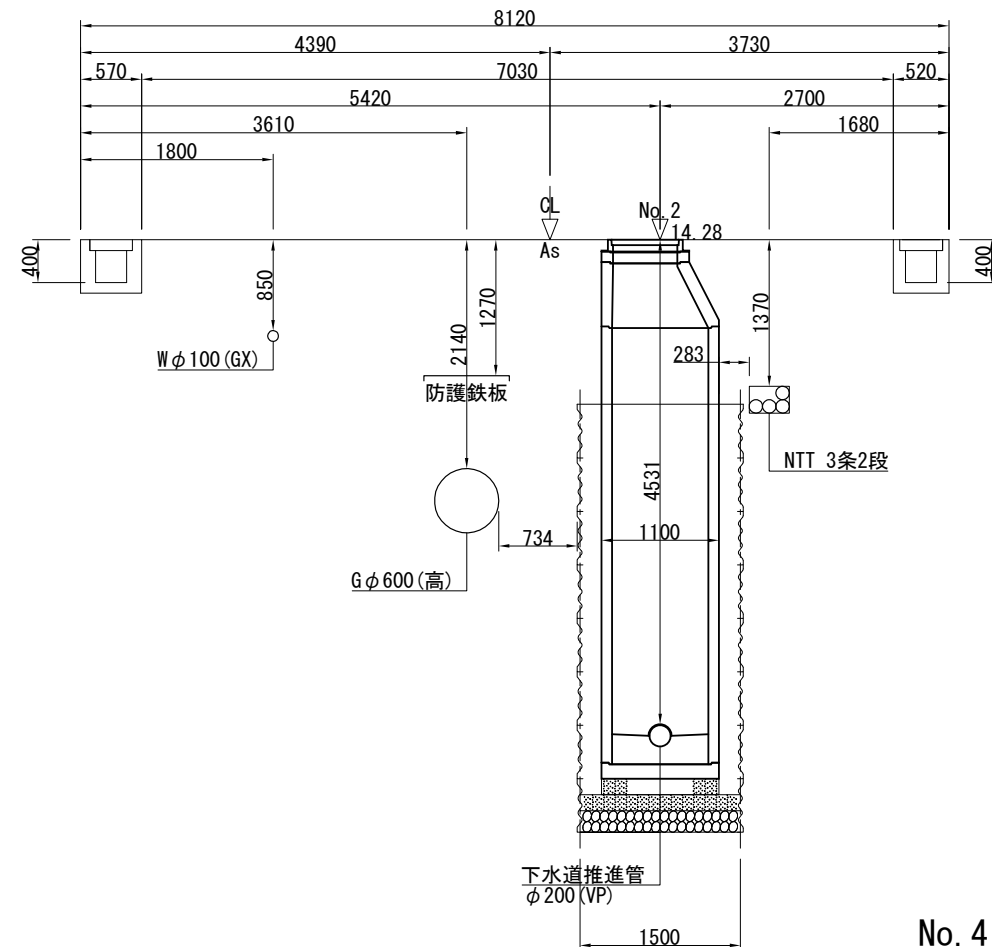

No. 3 断面図

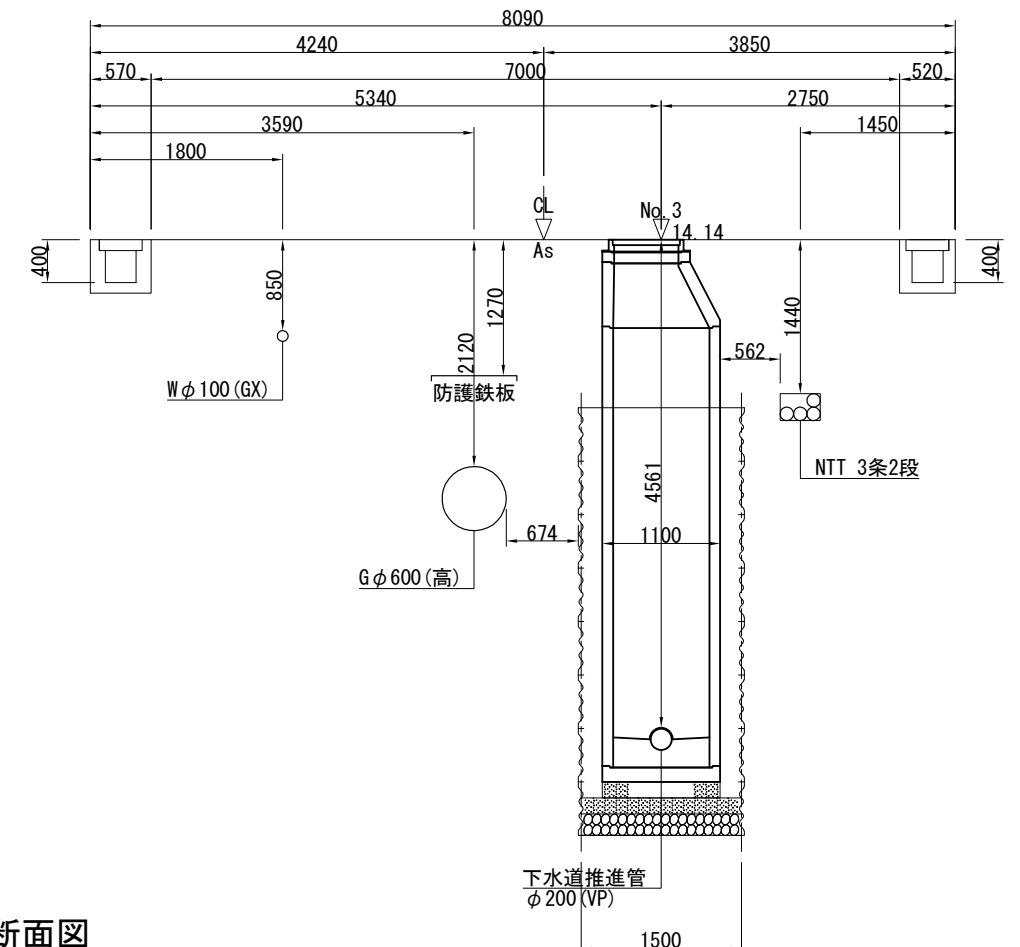


No. 4 断面図

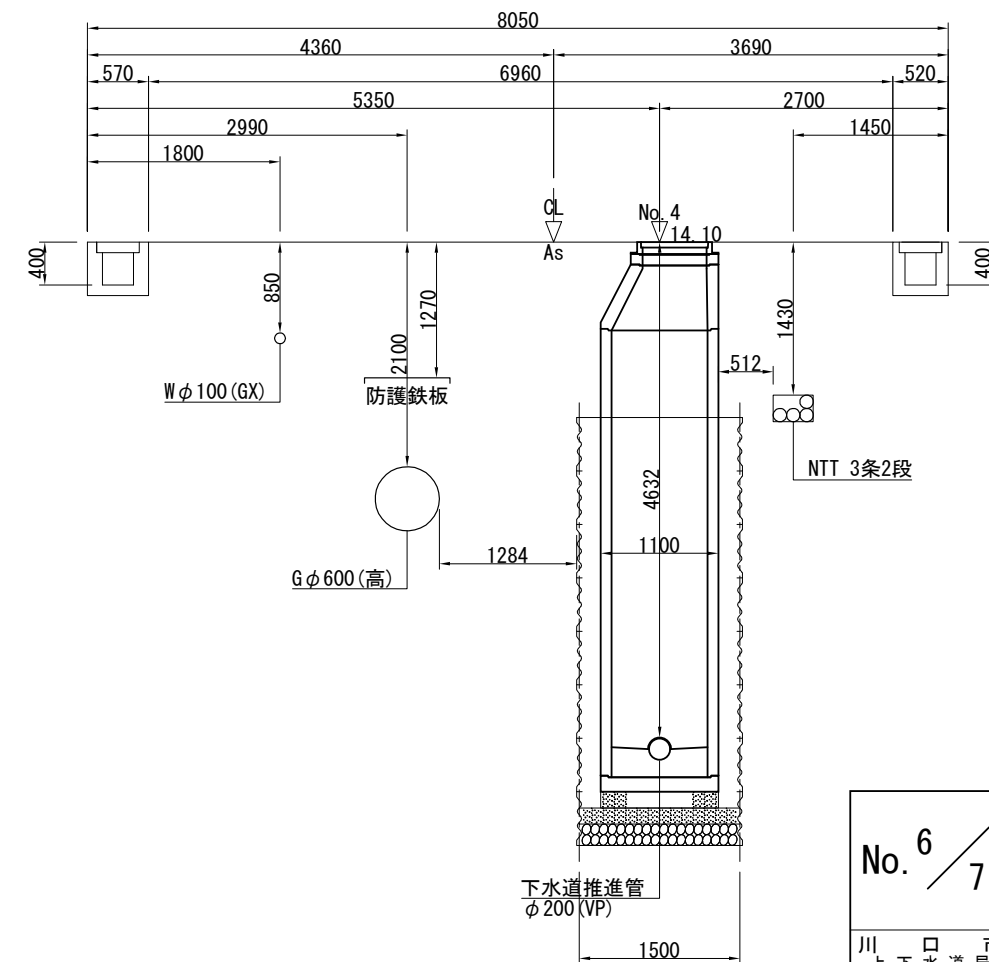


No. 6 / 7	工事名 令和 8 年度 南部第3処理分区污水管渠2工区築造工事
	図面名 横断面図(1/2)
川口下水道局 下水道建設課	令和 8 年 6 月 日 縮尺 図示(A2)

横断面図(2/2) 縮尺 1:50


①—①断面図

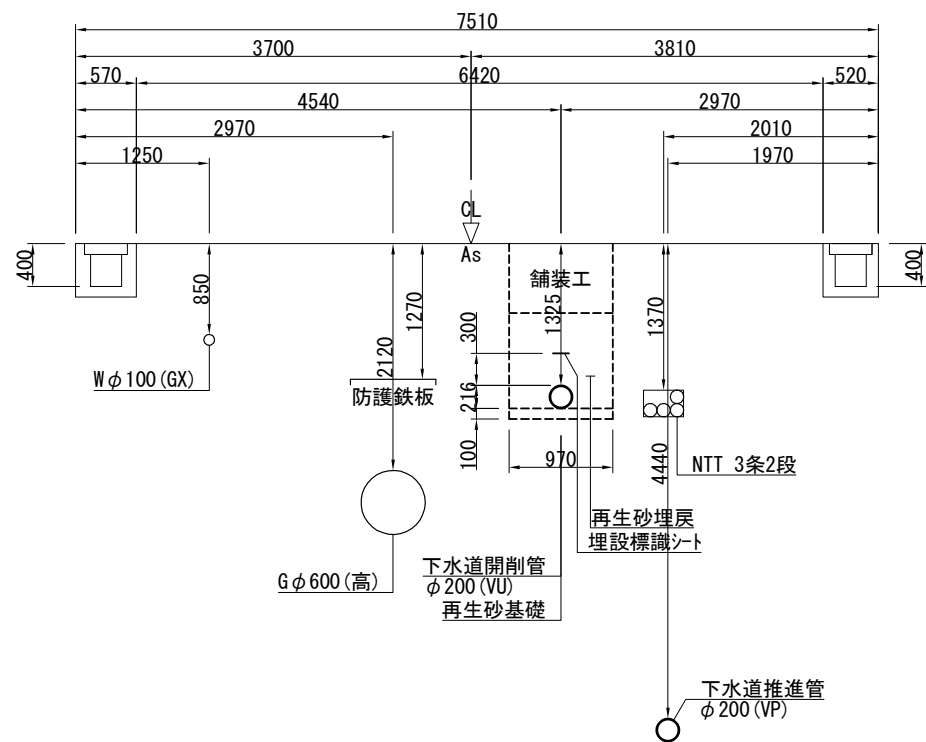


②—②断面図

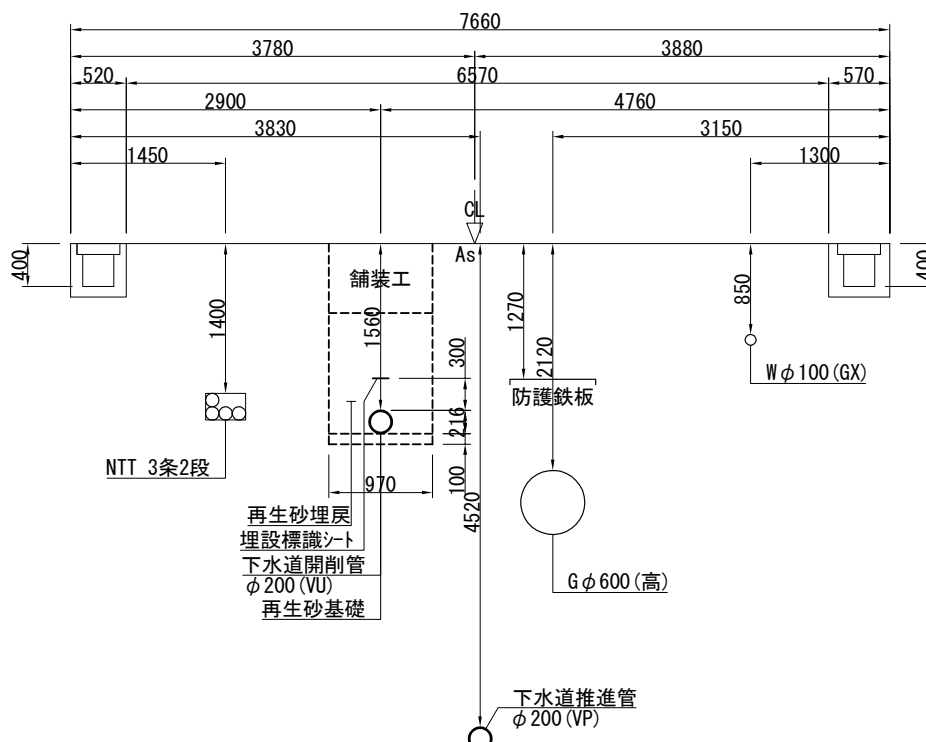


③—③断面図

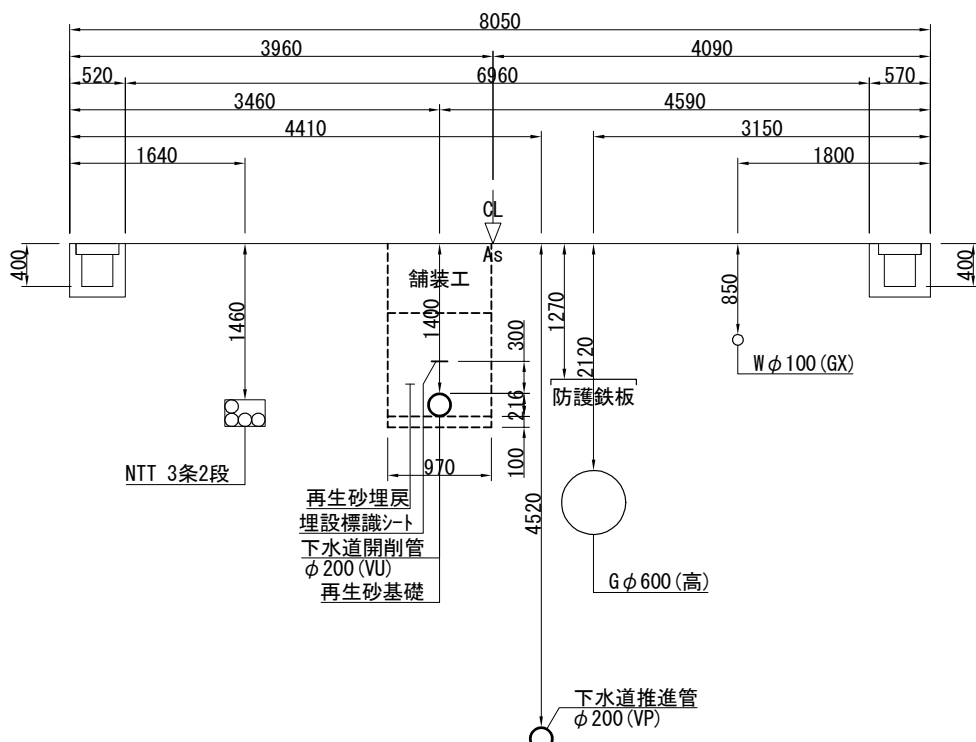

④—④断面図

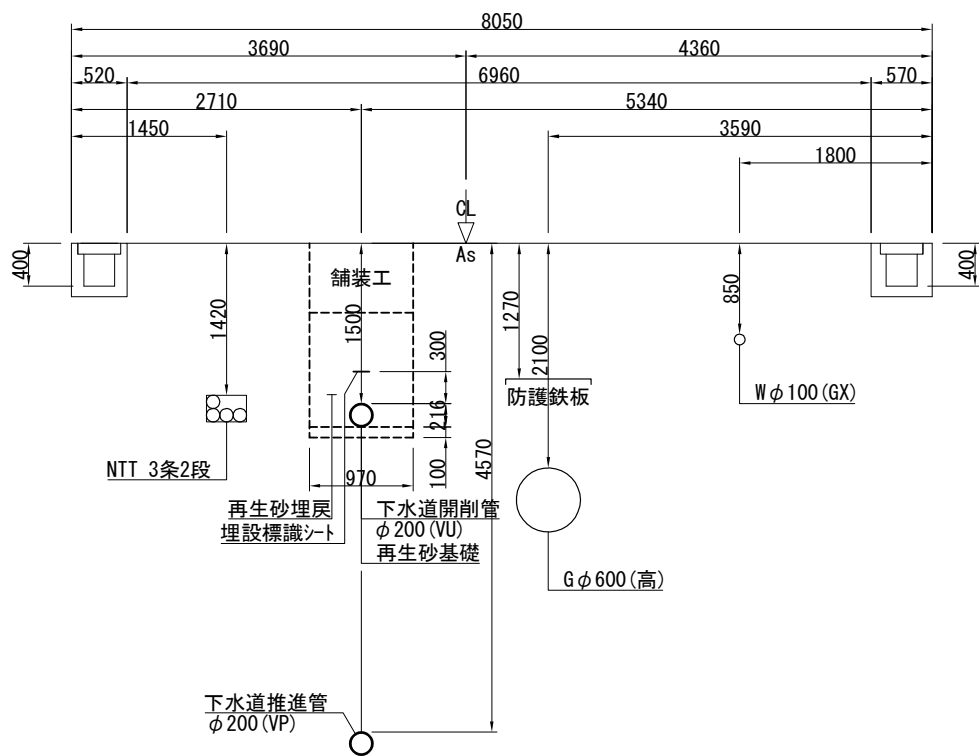

⑤—⑤断面図

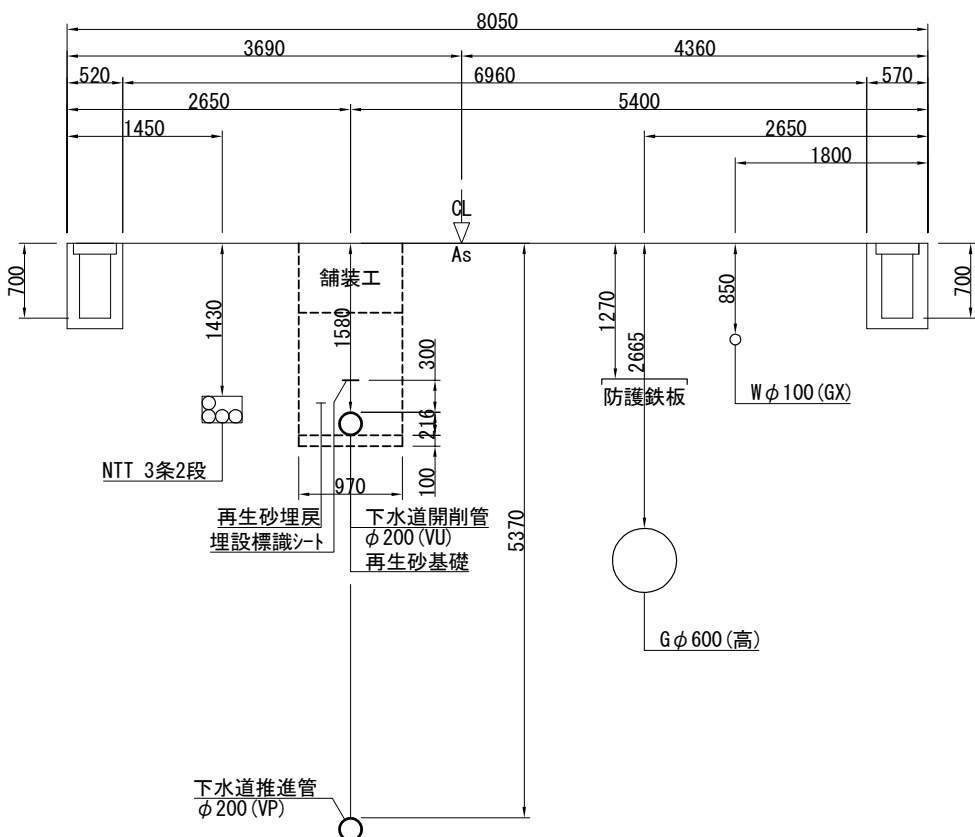

No. 7 / 7	工事名	令和 8 年度 南部第3処理分区污水管渠2工区築造工事
	図面名	横断面図(2/2)
川 口 市 上 下 水 道 局 下 水 道 建 設 課	令和 8 年 6 月 日 縮 尺 図 示 (A2)	