



DIP (GX) ϕ 200 L=228.43m(230.41m)

DIP (A) ϕ 200 撤去 L=199.71m

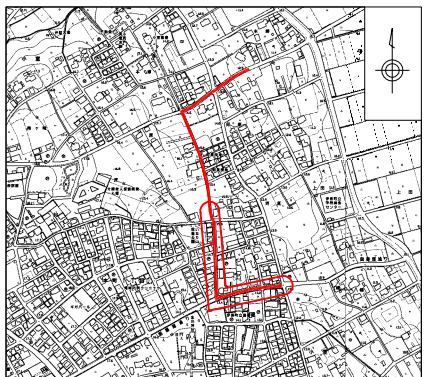

工事名	令和8年度 導水管布設替工事 第1工区 伊奈町大字小室・本町一丁目地内				
図面名称	平面図				
縮尺	1:500	単位	mm	図面番号	1 / 7
事業主	伊奈町上下水道課				

配管詳細図(1) 縮尺 Free
(1 工区)


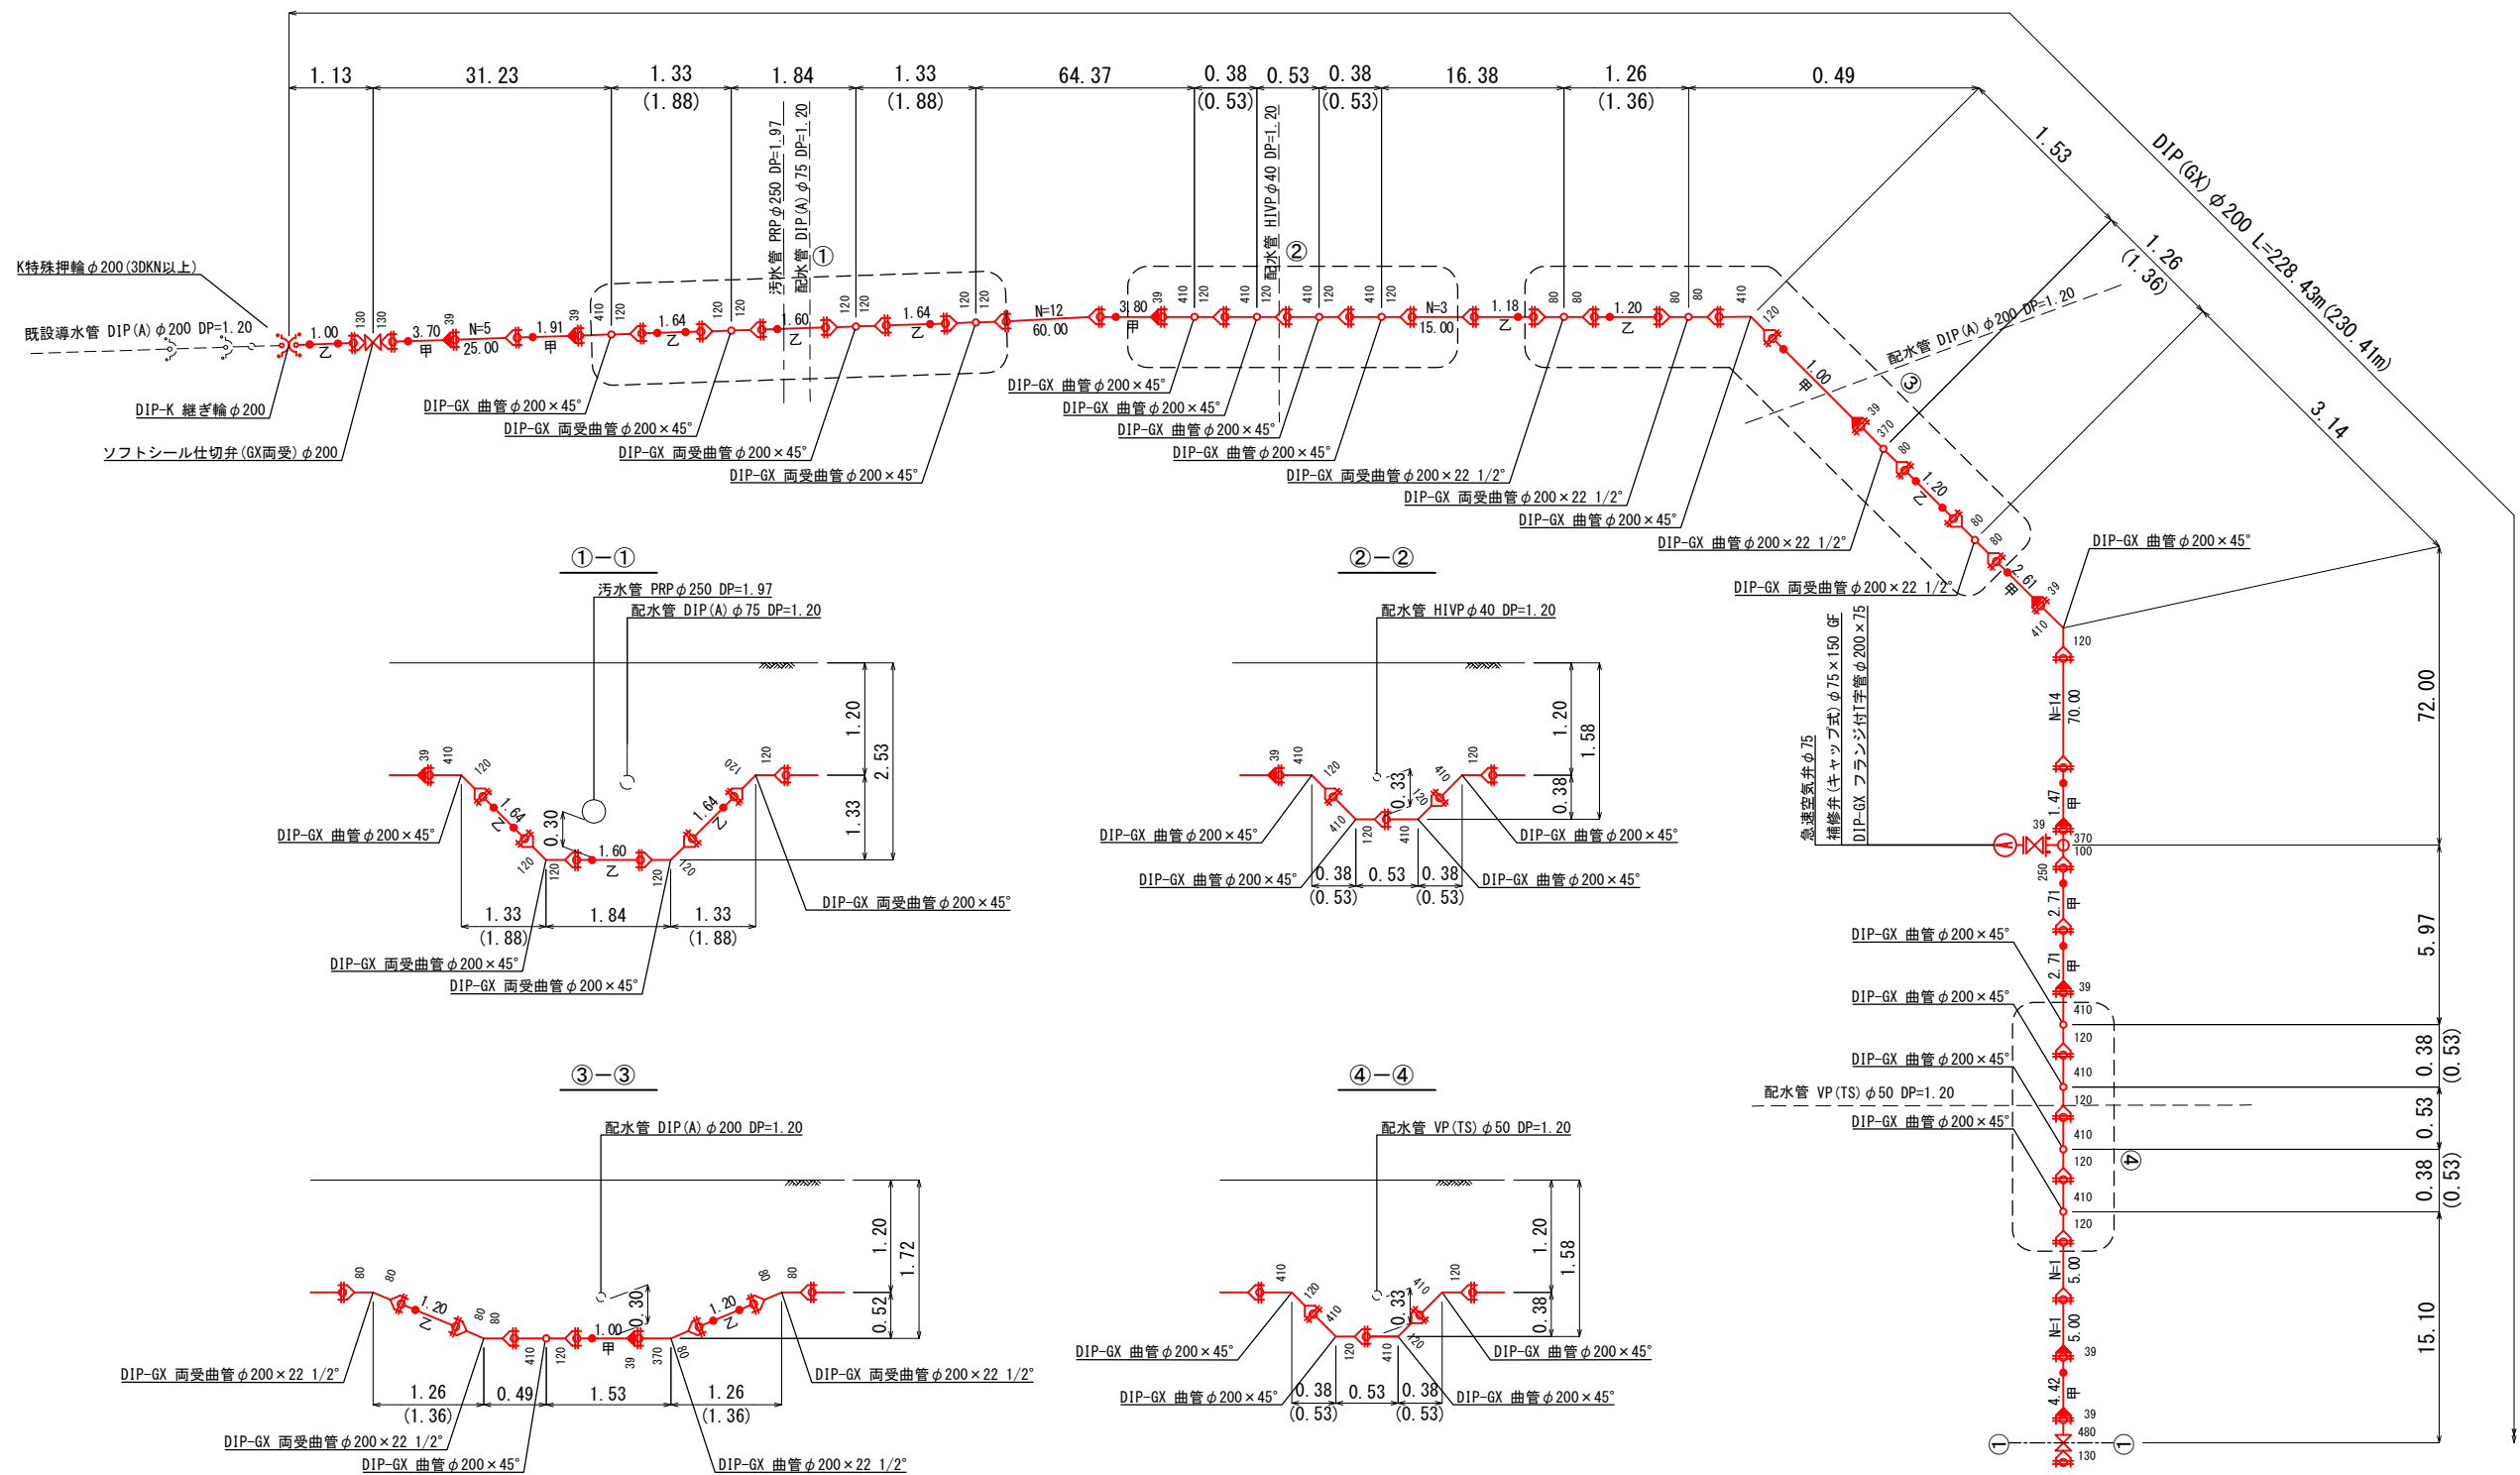


凡 例

記 号	名 称
	GX継手接合
	GX継手接合(ライナ使用)
	溝切・挿口加工
	溝切加工

工事名	令和8年度 導水管布設替工事 第1工区 伊奈町大字小室・本町一丁目地内			
図面名称	配管詳細図(1)			
縮 尺	Free	単位	mm	2 7
事業主	伊奈町上下水道課		図面番号	

配管詳細図(2) 縮尺 Free
(1工区)

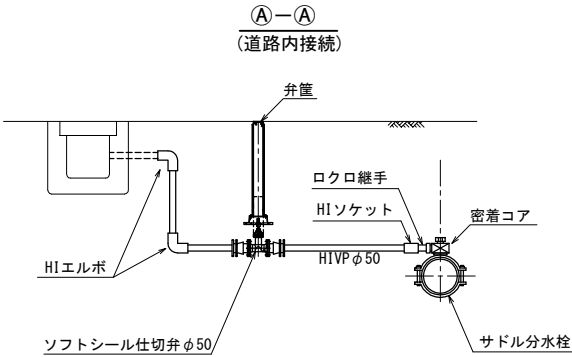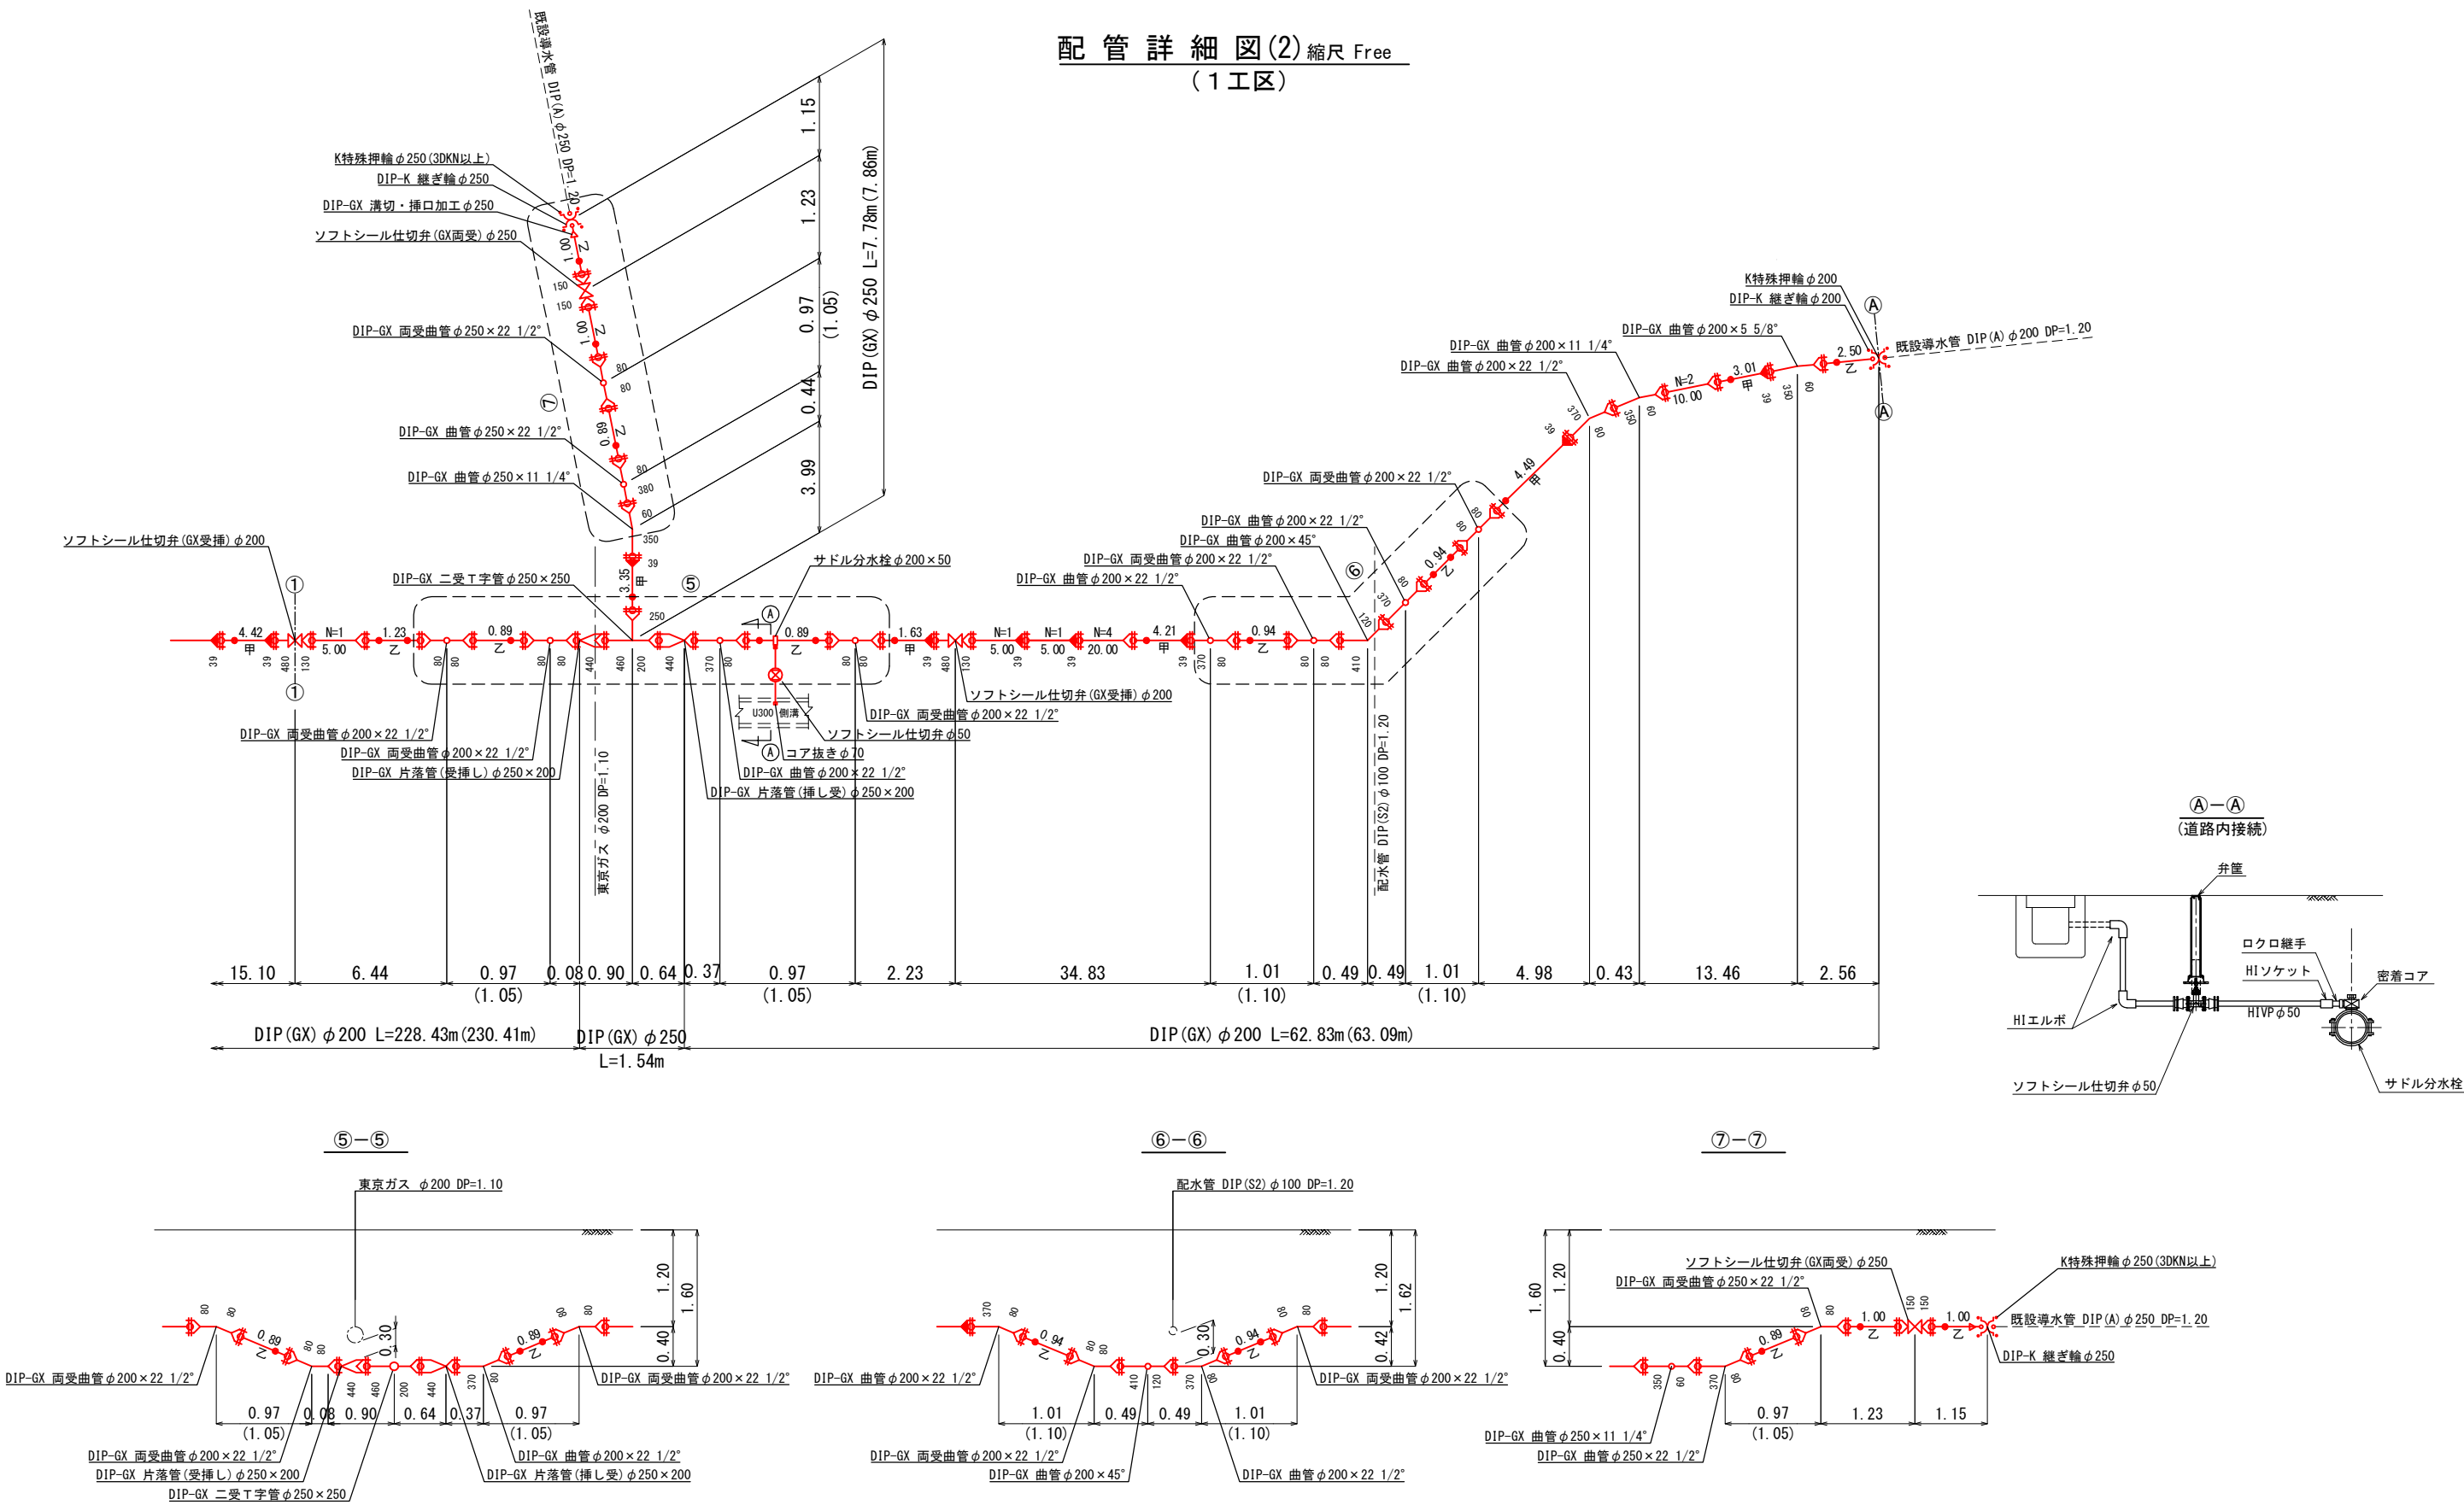


凡 例

記 号	名 称
	GX継手接合
	GX継手接合(ライナ使用)
	溝切・挿口加工
	溝切加工

工事名	令和8年度 導水管布設替工事 第1工区 伊奈町大字小室・本町一丁目地内			
図面名称	配管詳細図(2)			
縮 尺	Free	単位	mm	図面番号 3 7
事業主	伊奈町上下水道課			


標準断面図 縮尺 1:50
(1工区)

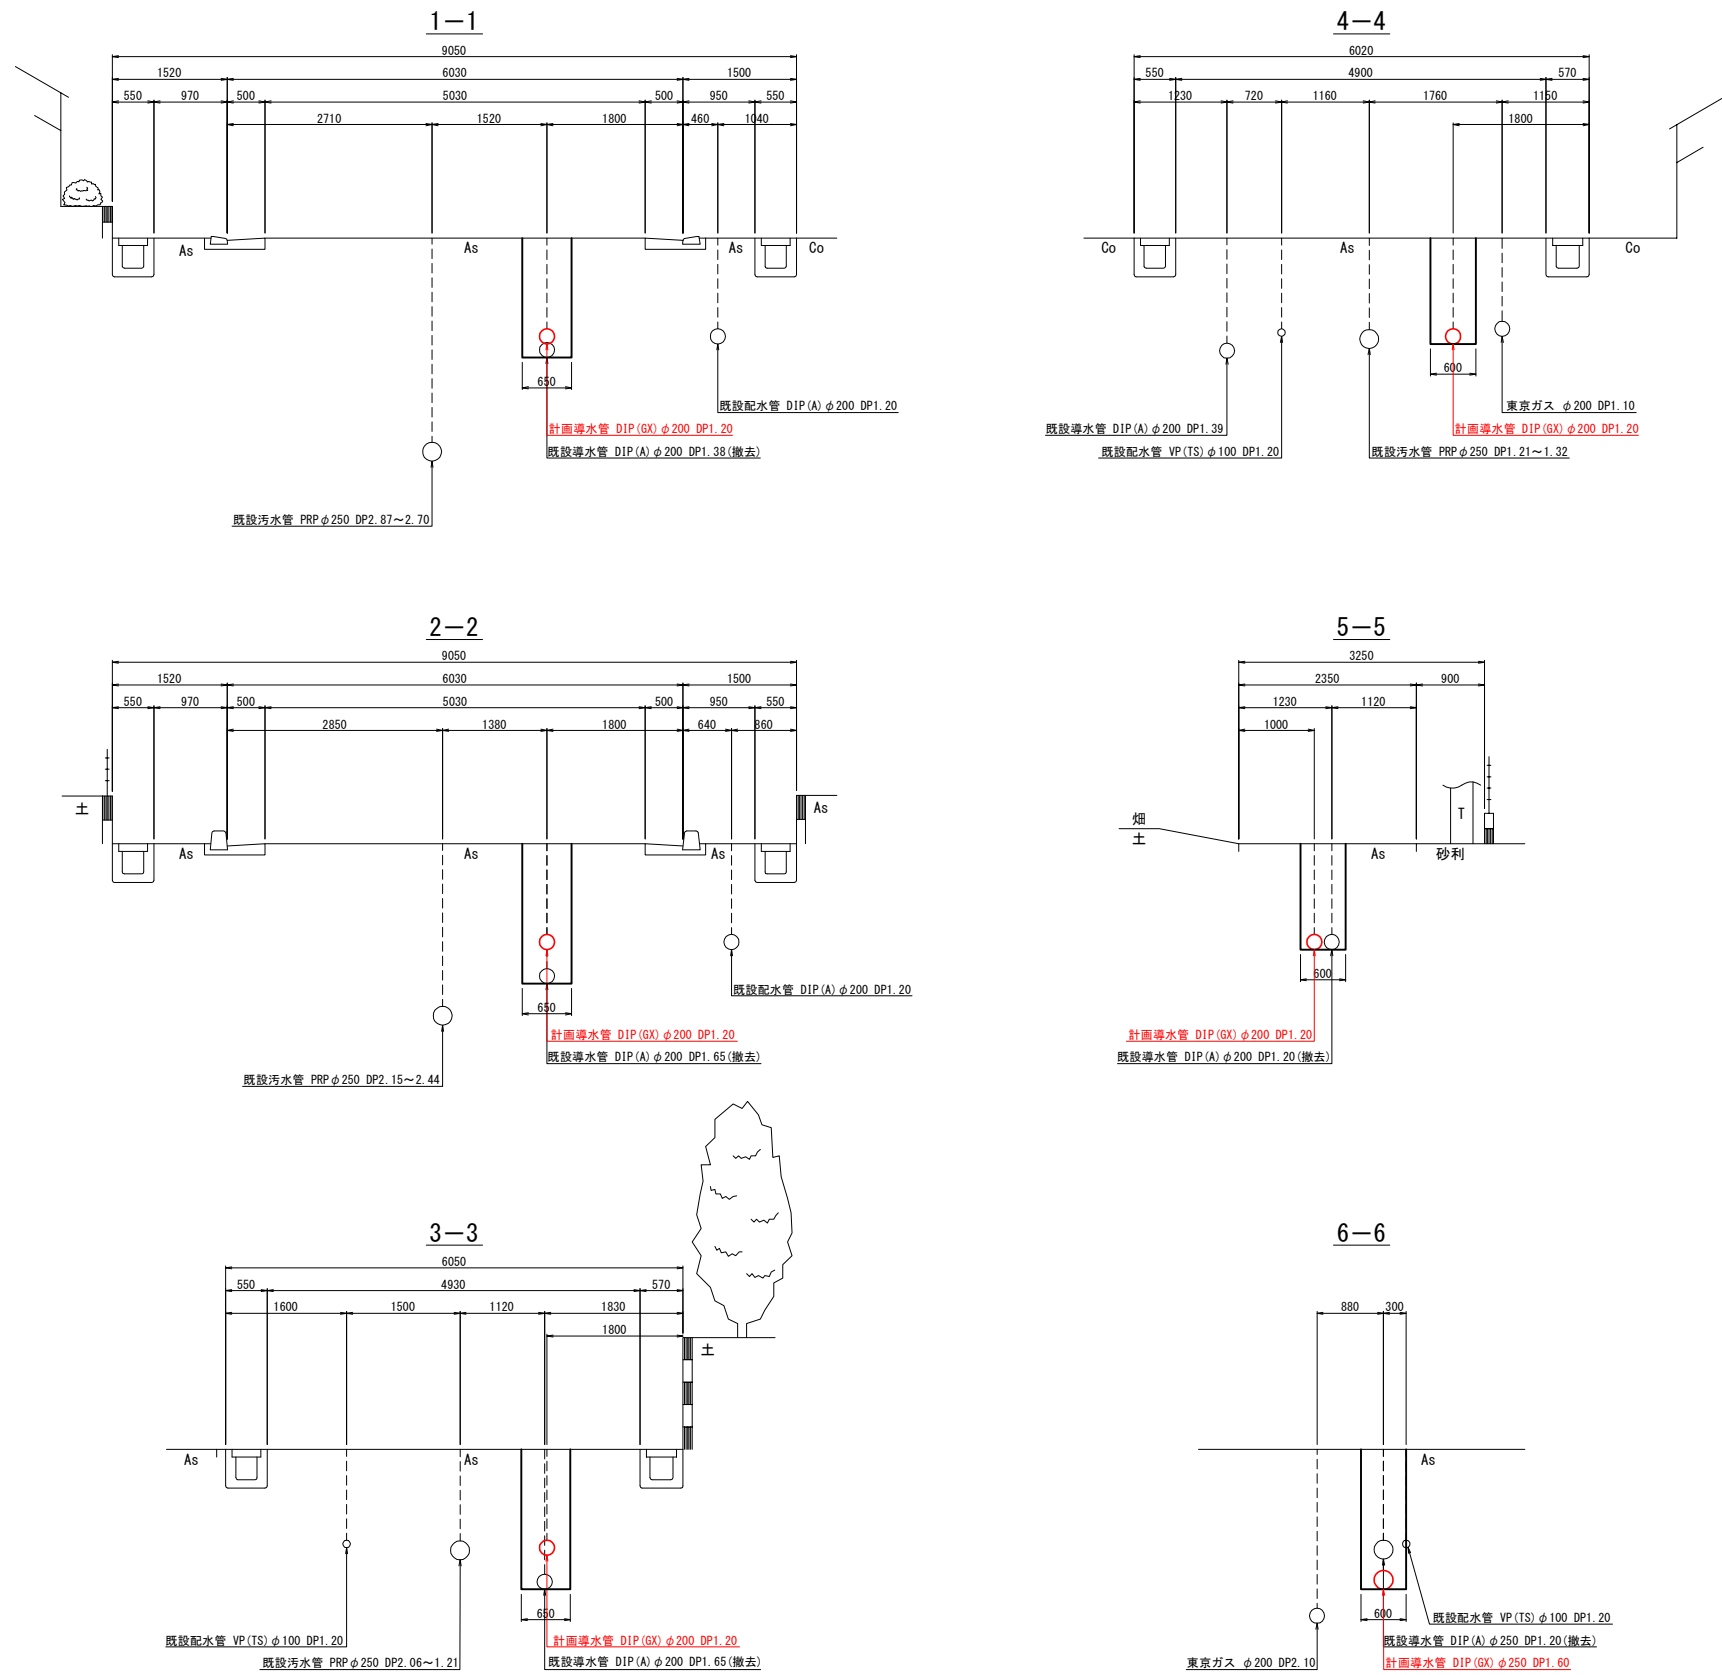

工事名	令和8年度 導水管布設替工事 第1工区 伊奈町大字小室・本町一丁目地内				
図面名称	標準断面図				
縮尺	1:50	単位	mm	図面番号	4 7
事業主	伊奈町上下水道課				


土工標準図 縮尺 1:30
(1工区)

町道（車道一層）

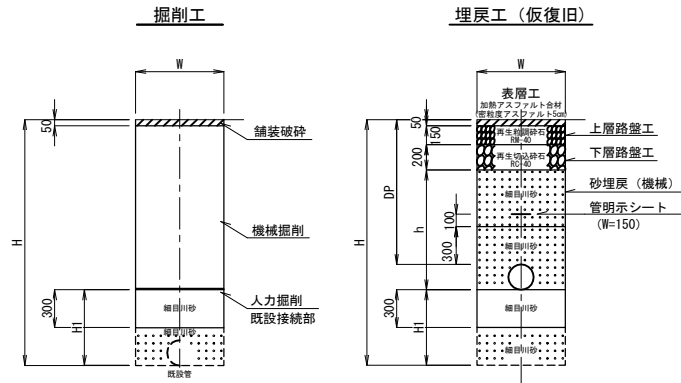


呼び径	外径	DP	W	H	H1	h	備 考
φ200	220	1200	650	2520	1100	2120	既設DIP(A) φ200 DP= 2.30
φ200	220	1200	650	1870	450	1470	既設DIP(A) φ200 DP= 1.65
φ200	220	1200	650	1820	400	1420	既設DIP(A) φ200 DP= 1.60
φ200	220	1580	650	1820	20	1420	既設DIP(A) φ200 DP= 1.60
φ200	220	1200	650	1780	360	1380	既設DIP(A) φ200 DP= 1.56
φ200	220	1200	650	1620	200	1220	既設DIP(A) φ200 DP= 1.40
φ200	220	1600	650	1610	0	1210	既設DIP(A) φ200 DP= 1.39
φ200	220	1200	650	1540	120	1140	既設DIP(A) φ200 DP= 1.32
φ200	220	1200	600	1420	0	1020	既設DIP(A) φ200 DP= 1.20
φ200	220	1620	650	1420	0	1020	既設DIP(A) φ200 DP= 1.20
φ250	272	1200	600	1472	0	1072	既設DIP(A) φ250 DP= 1.20
φ250	272	1600	600	1472	0	1072	既設DIP(A) φ250 DP= 1.20

町道（車道二層）

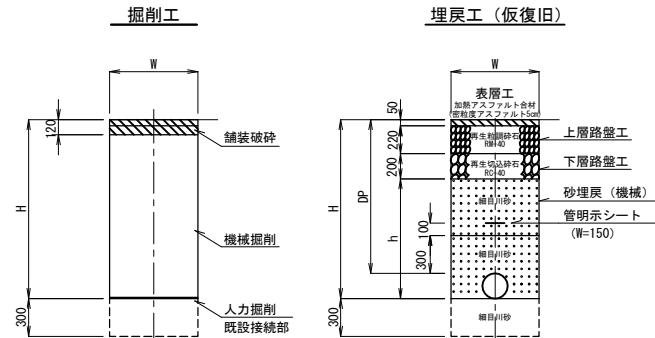

呼び径	外径	DP	W	H	h	備 考
φ200	220	1200	650	1420	950	既設DIP(A) φ200 DP= 1.65
φ200	220	1580	650	1800	1330	既設DIP(A) φ200 DP= 1.65
φ200	220	1720	650	1940	1470	既設DIP(A) φ200 DP= 1.65
φ200	220	1200	650	1420	950	既設DIP(A) φ200 DP= 1.56
φ200	220	2530	650	2750	2280	既設DIP(A) φ200 DP= 1.56
φ200	220	1200	600	1420	950	既設DIP(A) φ200 DP= 1.20

山留工標準図 縮尺 Free

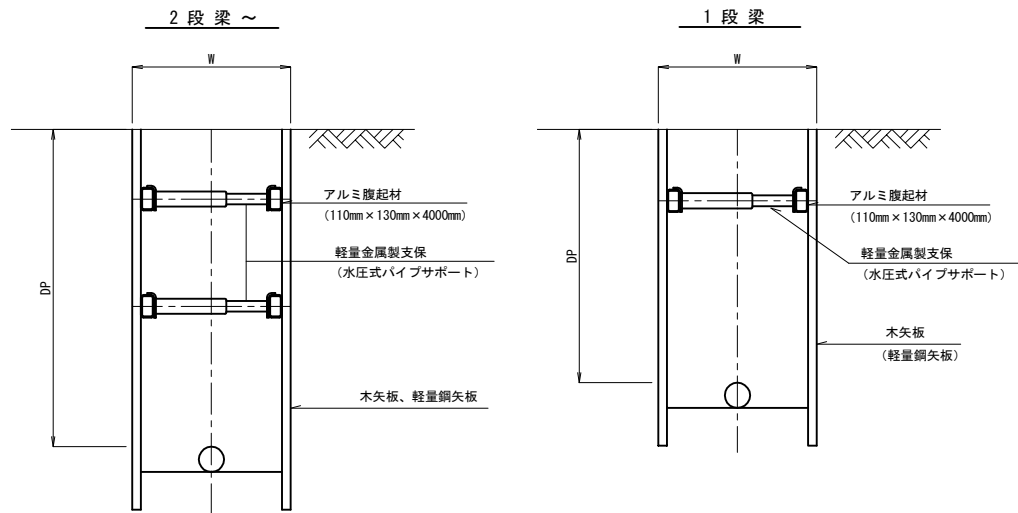


寸法表

工 種	矢 板 材			支 保 工 材	
	種 別	矢板長	使用率	段 数	種 別
軽量鋼矢板 2.00m	軽量鋼矢板	2.00m	100%	1 段	軽量金属支保
軽量鋼矢板 2.50m	軽量鋼矢板	2.50m	100%	2 段	軽量金属支保
軽量鋼矢板 3.00m	軽量鋼矢板	3.00m	100%	2 段	軽量金属支保
軽量鋼矢板 3.50m	軽量鋼矢板	3.50m	100%	3 段	軽量金属支保


工事名	令和8年度 導水管布設替工事 第1工区 伊奈町大字小室・本町一丁目地内			
図面名称	土工標準図 山留工標準図			
縮 尺	1:30 Free	単位	mm	図面番号 5 7
事業主	伊奈町上下水道課			

仕切弁設置標準図 縮尺 1:10
(1 工区)

平面図

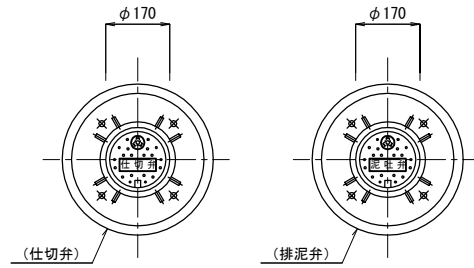


断面図

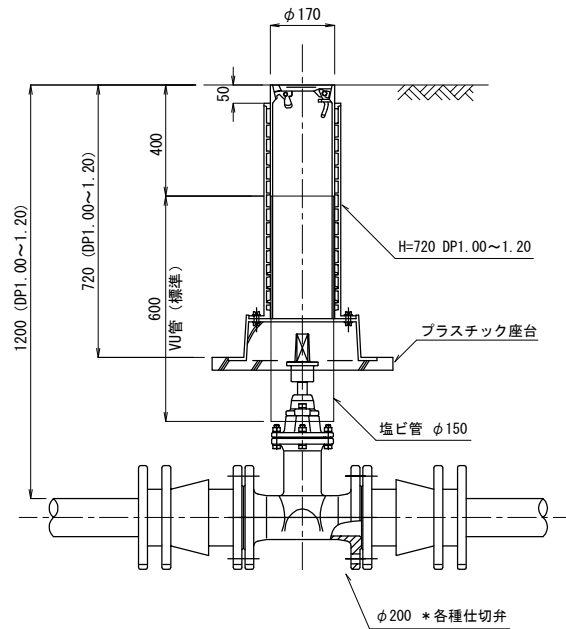


空気弁設置標準図 縮尺 1:10
(1 工区)

平面図

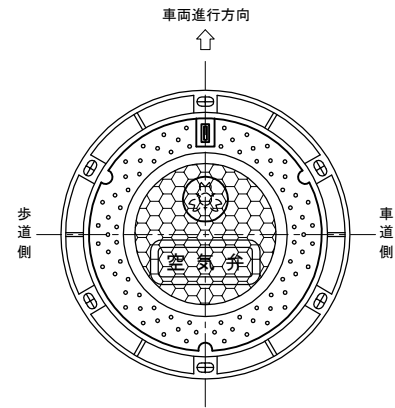


断面図

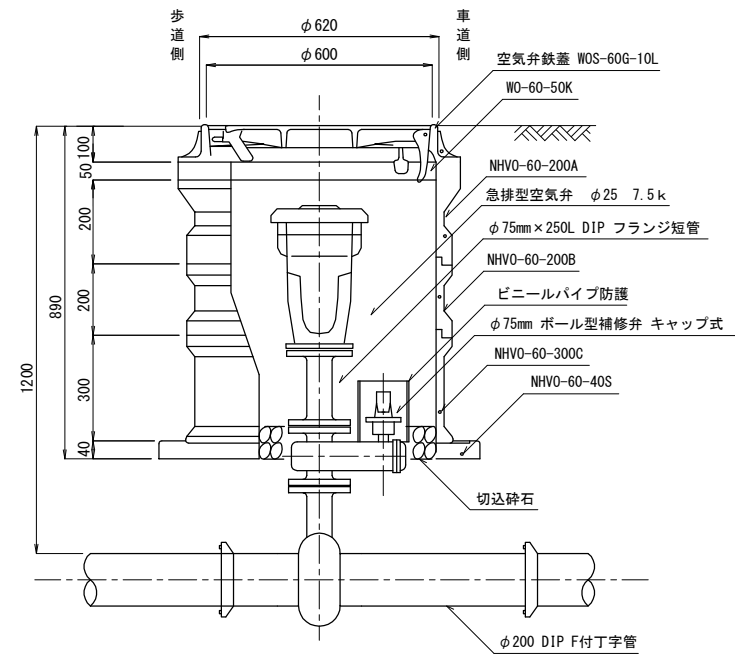

工事名	令和8年度 導水管布設替工事 第1工区 伊奈町大字小室・本町一丁目地内			
図面名称	仕切弁設置標準図 空気弁設置標準図			
縮尺	1:10	単位	mm	図面番号 6 7
事業主	伊奈町上下水道課			


ポリエチレン被覆工標準図 縮尺 Free
(1工区)

施工標準図

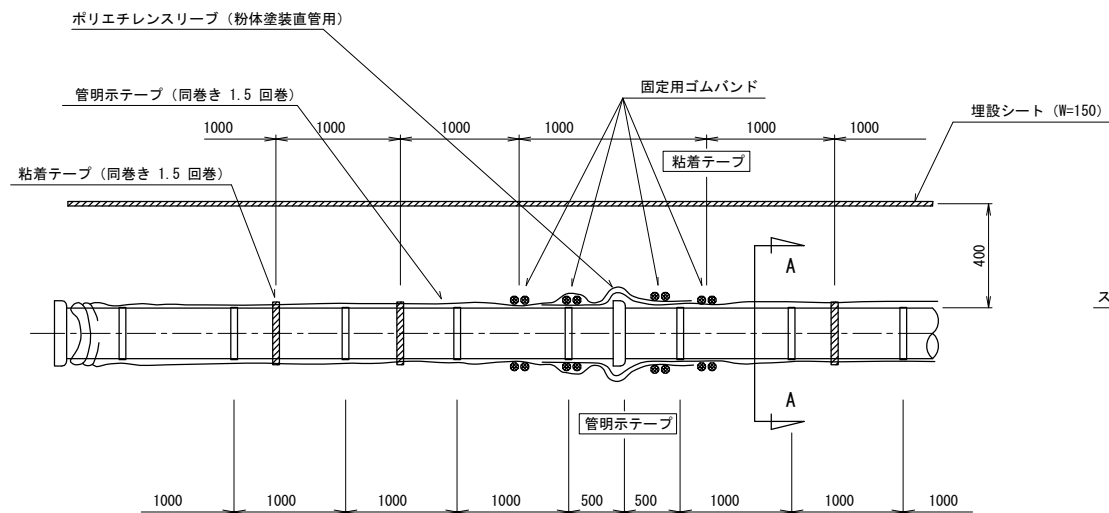

* 固定用ゴムバンドは、継手1箇所当り2組(1組当り2条)とする。

A-A断面図

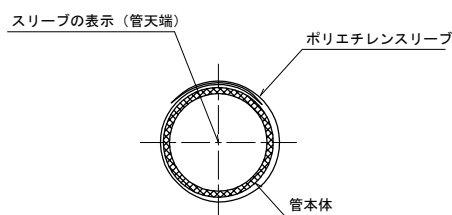

スリーブの表示(粉体塗装直管)

日本ダクトイル鉄管協会認定品

φ200・φ250 水道 ①②③

粉 体 塗 装 管

日本ダクトイル鉄管協会認定品


φ200・φ250 水道 ①②③

粉 体 塗 装 管

- ① 日本ダクトイル鉄管協会の標章
② 供給会社の略号
③ 製造会社の略号

管明示工標準図 縮尺 Free

埋設シート

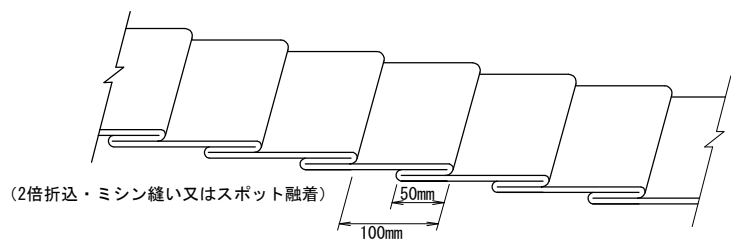

導 水 管 注 意

この下に水道管あり注意立会いを求めてください。

巾 150mm
色 青色地：白文字
長さ 50m

管明示テープ

導水管 導水管 導水管
導水管 導水管 導水管
導水管 導水管 導水管

50

項 目	規格値
厚さ (mm)	0.20±0.03
巾 (mm)	50±2.0
長さ (mm)	20 以上
地 色	青
文字色	白

工事名	令和8年度 導水管布設替工事 第1工区 伊奈町大字小室・本町一丁目地内			
図面名称	ポリエチレン被覆工標準図 管明示工標準図			
縮 尺	Free	単位	mm	7 7
事業主	伊奈町上下水道課	図面番号		