


案 内 図

久住2号調整池浚渫修繕



平面図

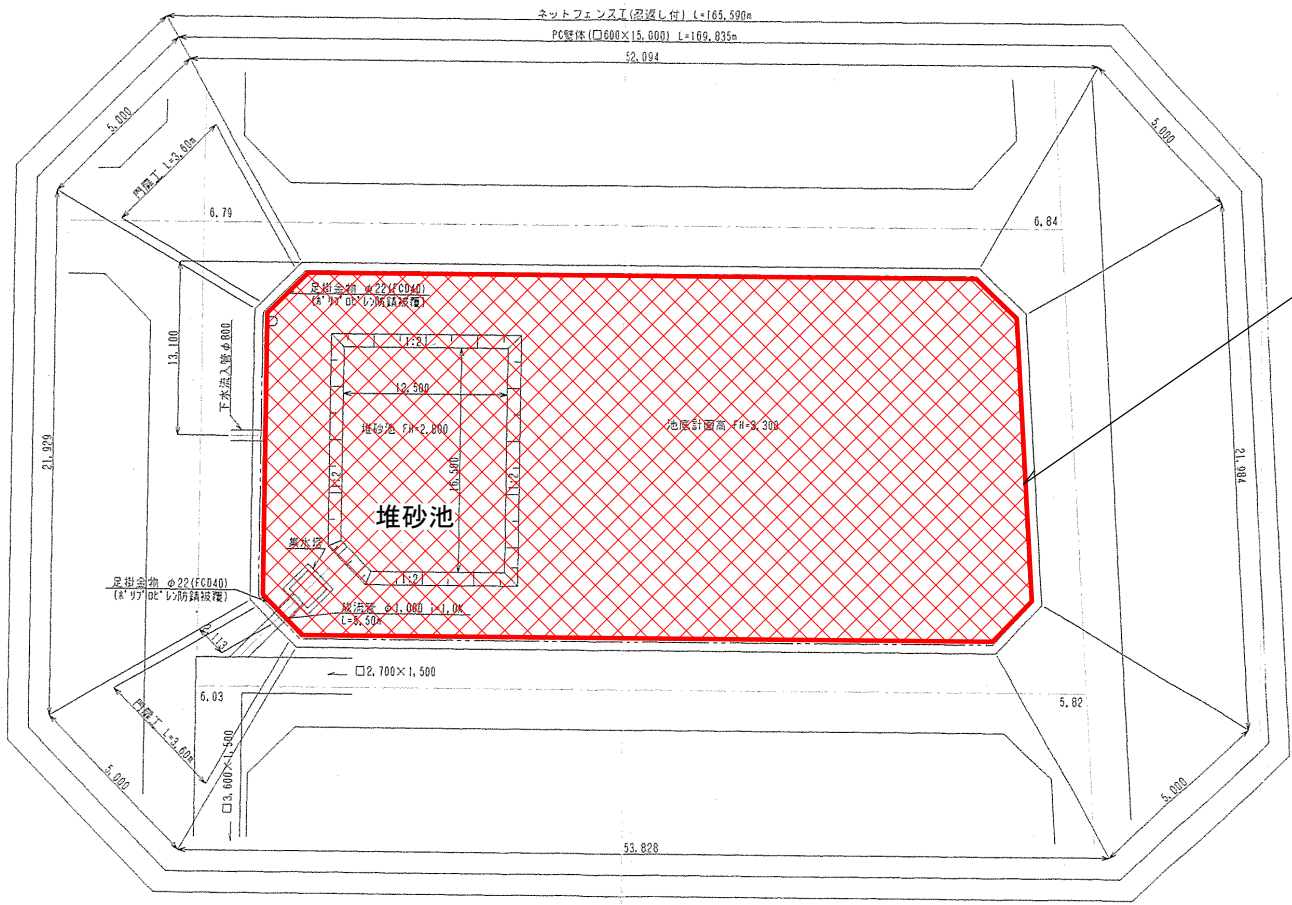

汚泥清掃工 V=117m³
汚泥運搬工 V=117m³

久住2号調整池湛溜修繕			
令和8年度			
路線名			
工事箇所	成田市久住中央一丁目地先		
図面種別	平面図		
図面番号	全1葉の内第1号		
縮尺	FREE	内容表示	
成田市役所土木部下水道課			
課長		設計者氏名	