


姉崎保健福祉センター受変電設備
高圧進相コンデンサ他更新工事

[illegible]


特 記 仕 様 書	
1. 工事名称	姉崎保健福祉センター受変電設備高圧進相コンデンサ他更新工事
2. 工事場所	市原市 椎津
3. 工事範囲	設計図書（本仕様書を含む）現場説明書及び質問回答書の範囲とする。
4. 工事概要	姉崎保健福祉センター受変電設備の高圧進相コンデンサ他更新 ・高圧進相コンデンサ30kvar及び、リアクトル1.8kvar(6%)3組 撤去・更新 上記工事に伴う電気設備工事一式
建 築 工 事 仕 様	
1. 特記事項は○印の付いたものを適用する。○印が付かない場合は※印の付いたものを適用する。	
2. 特記なき事項は以下による。	
・国土交通大臣官房官庁営繕部監修「公共建築工事標準仕様書」 令和7年版	
〔○（建築工事編） ○（機械設備工事編） ○（電気設備工事編）〕	
・国土交通大臣官房官庁営繕部監修「公共建築改修工事標準仕様書」 令和7年版	
〔○（建築工事編） ○（機械設備工事編） ○（電気設備工事編）〕	
・国土交通大臣官房官庁営繕部監修「公共建築工事標準図」「公共建築設備工事標準図」 令和7年版	
〔○（建築工事編） ○（機械設備工事編） ○（電気設備工事編）〕	
一 般 共 通 事 項	
1. 使用材料等 2. 軽微な変更 3. 事故防止 4. 工事実績状況の登録 5. 建設業退職金共済証紙 購入状況報告書の提出 6. 建設副産物情報交換システム(COBRIS)で作成した書類の提出 7. 建設副産物処理申請書 及び調査の提出 8. 工事記録写真 9. 工事完成図書 10. 電子納品	本工事使用材料及び製品は、特記されたもの又は、同等以上のものとする。 図面及び仕様書に記載のない場合は、本工事中当然必要と見られるときは、受注者はこれを積極的に処理するよう検討し監督職員と協議しなければならない。 又、これらのうち軽微なものと判断されたものについての請負金額の変更はしない。 本工事中、資材搬出入に際し、事故防止に努めること。 適用しない。 適用しない。 適用する。 適用する。 営繕工事写真撮影要領による。 市原市竣工図書作成要領による。 ・本工事は電子納品対象工事とし、「市原市電子納品に関する手引き[営繕工事編]」（以下。「手引き」という。）により納入するものとする。 ・電子納品のレベルは1とし、電子納品の対象書類は竣工調書、竣工図面、工事写真とする。 ・電子納品時に紙での提出も必要と思われる場合は、別途協議をする。 ・電子化に必要な環境については、十分理解をして作業をすること。なお、電子納品作成支援ソフト、チェックソフトは必ず使用すること。またウィルス対策を実施したうえで提出すること。 ・「手引き」の解釈に疑義がある場合は、監督職員と協議のうえで決定すること。 （市原市電子納品に関する手引き[営繕工事編]については、市ホームページからダウンロードできます。）
11. 条件明示項目	別紙「施工条件の明示について」による。
仮 設 工 事	
1. 仮設事務所	・ 設ける ○ 設けない
2. 仮設便所	・ 設ける （ ・大 ・小 ） ○ 設けない
3. 工事用水	構内既存の施設 ○ 利用できる（○ 有償 ・ 無償） ・ 利用できない
4. 工事用電力	○ 利用できる（○ 有償 ・ 無償） ・ 利用できない
5. 材料置場	資材置場は、市が指定する場所を使用し工事完了後現状に復旧すること。
そ の 他	
本工事の着手、施工、完成に当たり、関係官公署その他の関係機関への必要な届出手続等を遅滞なく行い、届出手続等を行うに当たっては、届出内容について予め監督員に報告すること。また、関係法令等に基づく官公署その他関係機関の検査においてはその検査に必要な資機材及び労務等を提供すること。	

原図サイズ JIS A3

備 考	工 事 名	図 面 名	縮 尺	部 長	次 長	課 長	補 佐	係 長	係 長	設 計	設 計	図 面 番 号	01
	姉崎保健福祉センター受変電設備 高圧進相コンデンサ他更新工事	表紙 図面リスト 特記仕様書	—									製図年月・変更年月	令和8年 8月
												市原市役所 資産経営部 公共資産マネジメント課	
				以下 3 葉を承認する。									

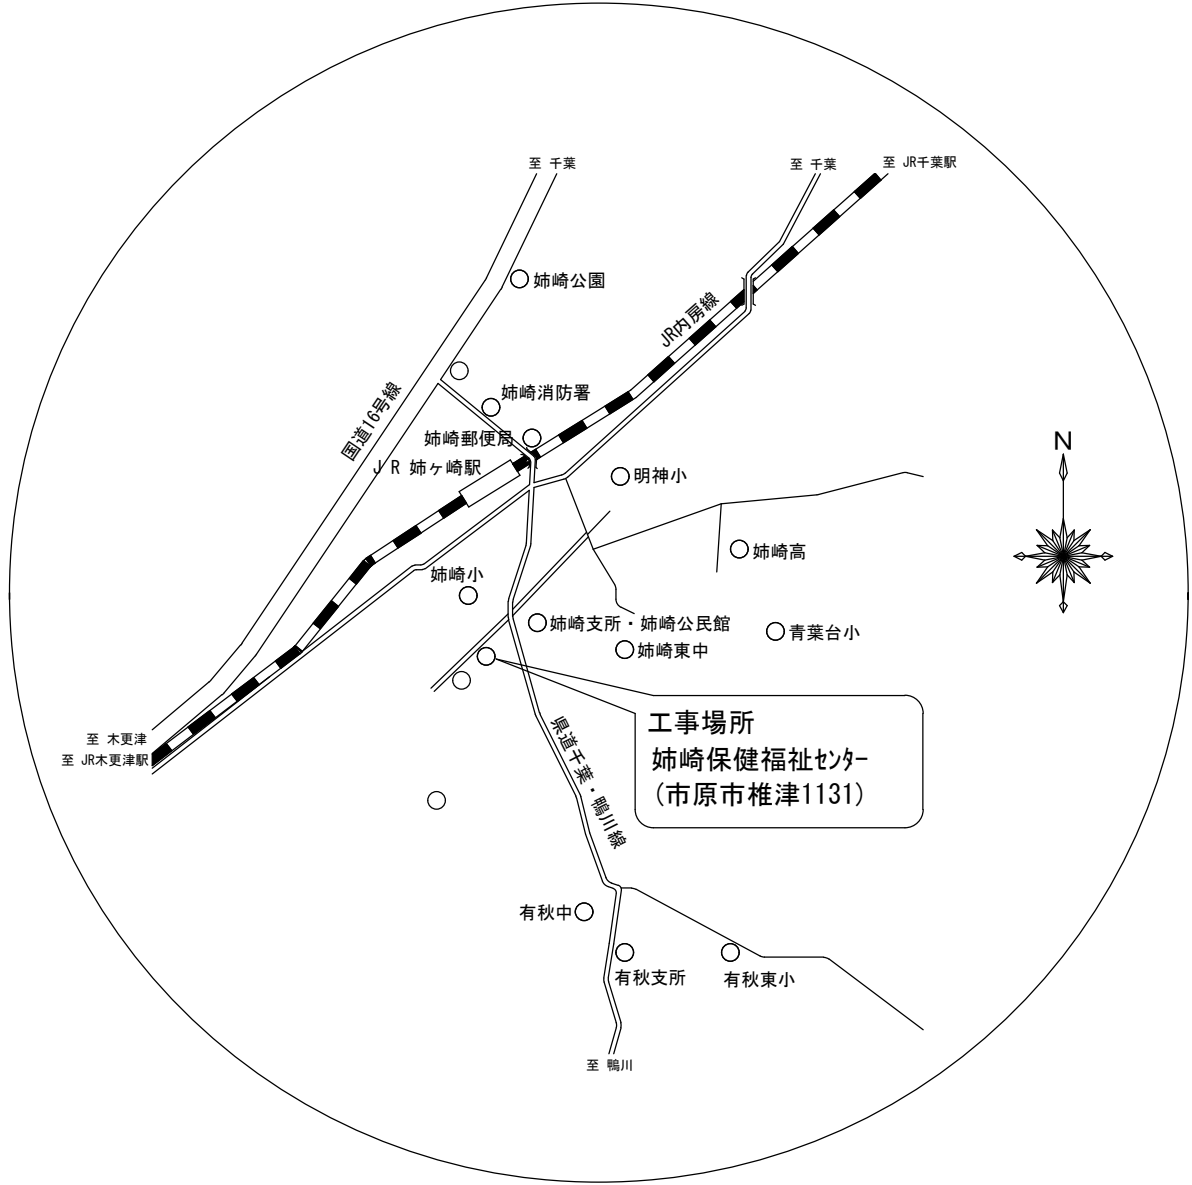

案内図 NON

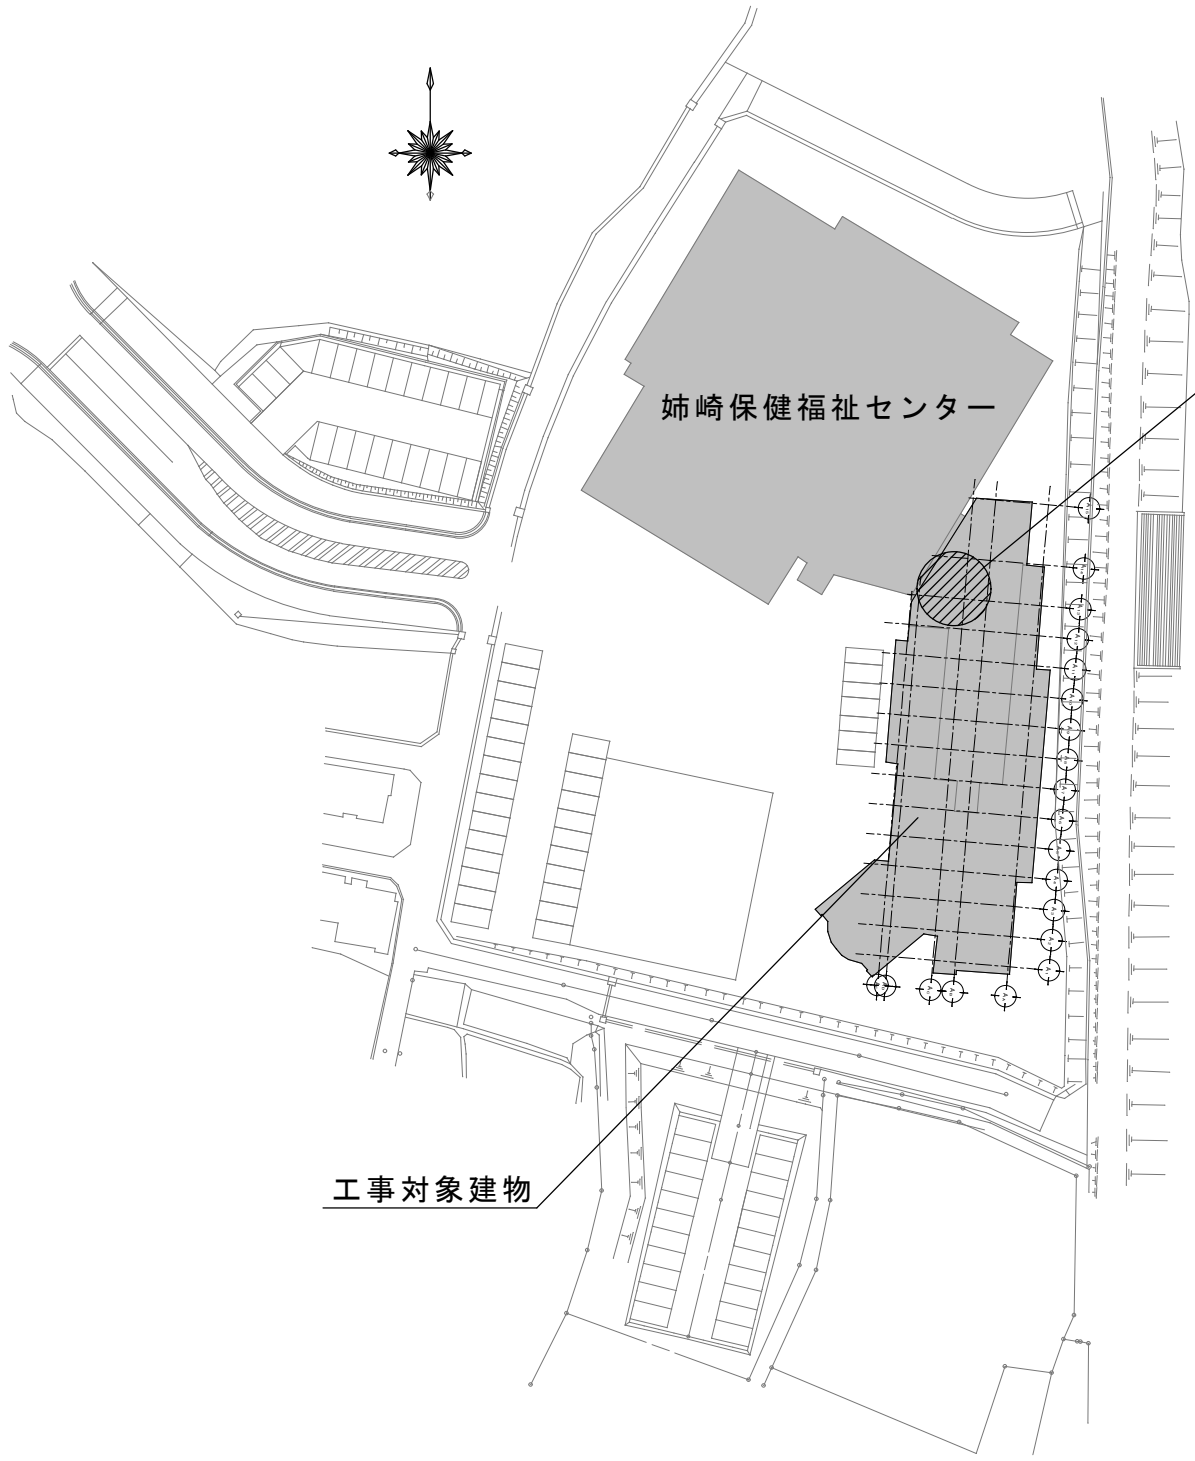


配置図 1/1000

工事対象箇所
屋上屋外キュービクル

工事対象建物

備考		工事名	図面名	縮尺	図面番号	02
					製図年月 変更年月	令和8年8月
		姉崎保健福祉センター受変電設備 高圧進相コンデンサ他更新工事	案内図 配置図	NON 1/1000	市原市役所 資産経営部 公共資産マネジメント課	

記 載 事 項		記 載 内 容			
受電設備	受電電圧	6.6KV			
	周 波 数	50HZ			
	制御方式	手動			
配電盤	配電盤形式	キュービクル式			
	主遮断装置	VCB			
	主遮断容量	7.2KV500A			
	遮断容量	12.5KVAB上			
	配電盤形式	屋外キュービクル型			
高圧配電盤	相 数	3 相			
	相 別	1 #	1 #	3 #	23 x 3
	容 量	100kVA	150kVA	150kVA	200kVA
	接続方式	油入変圧器			
	相 数	1	1	1	1

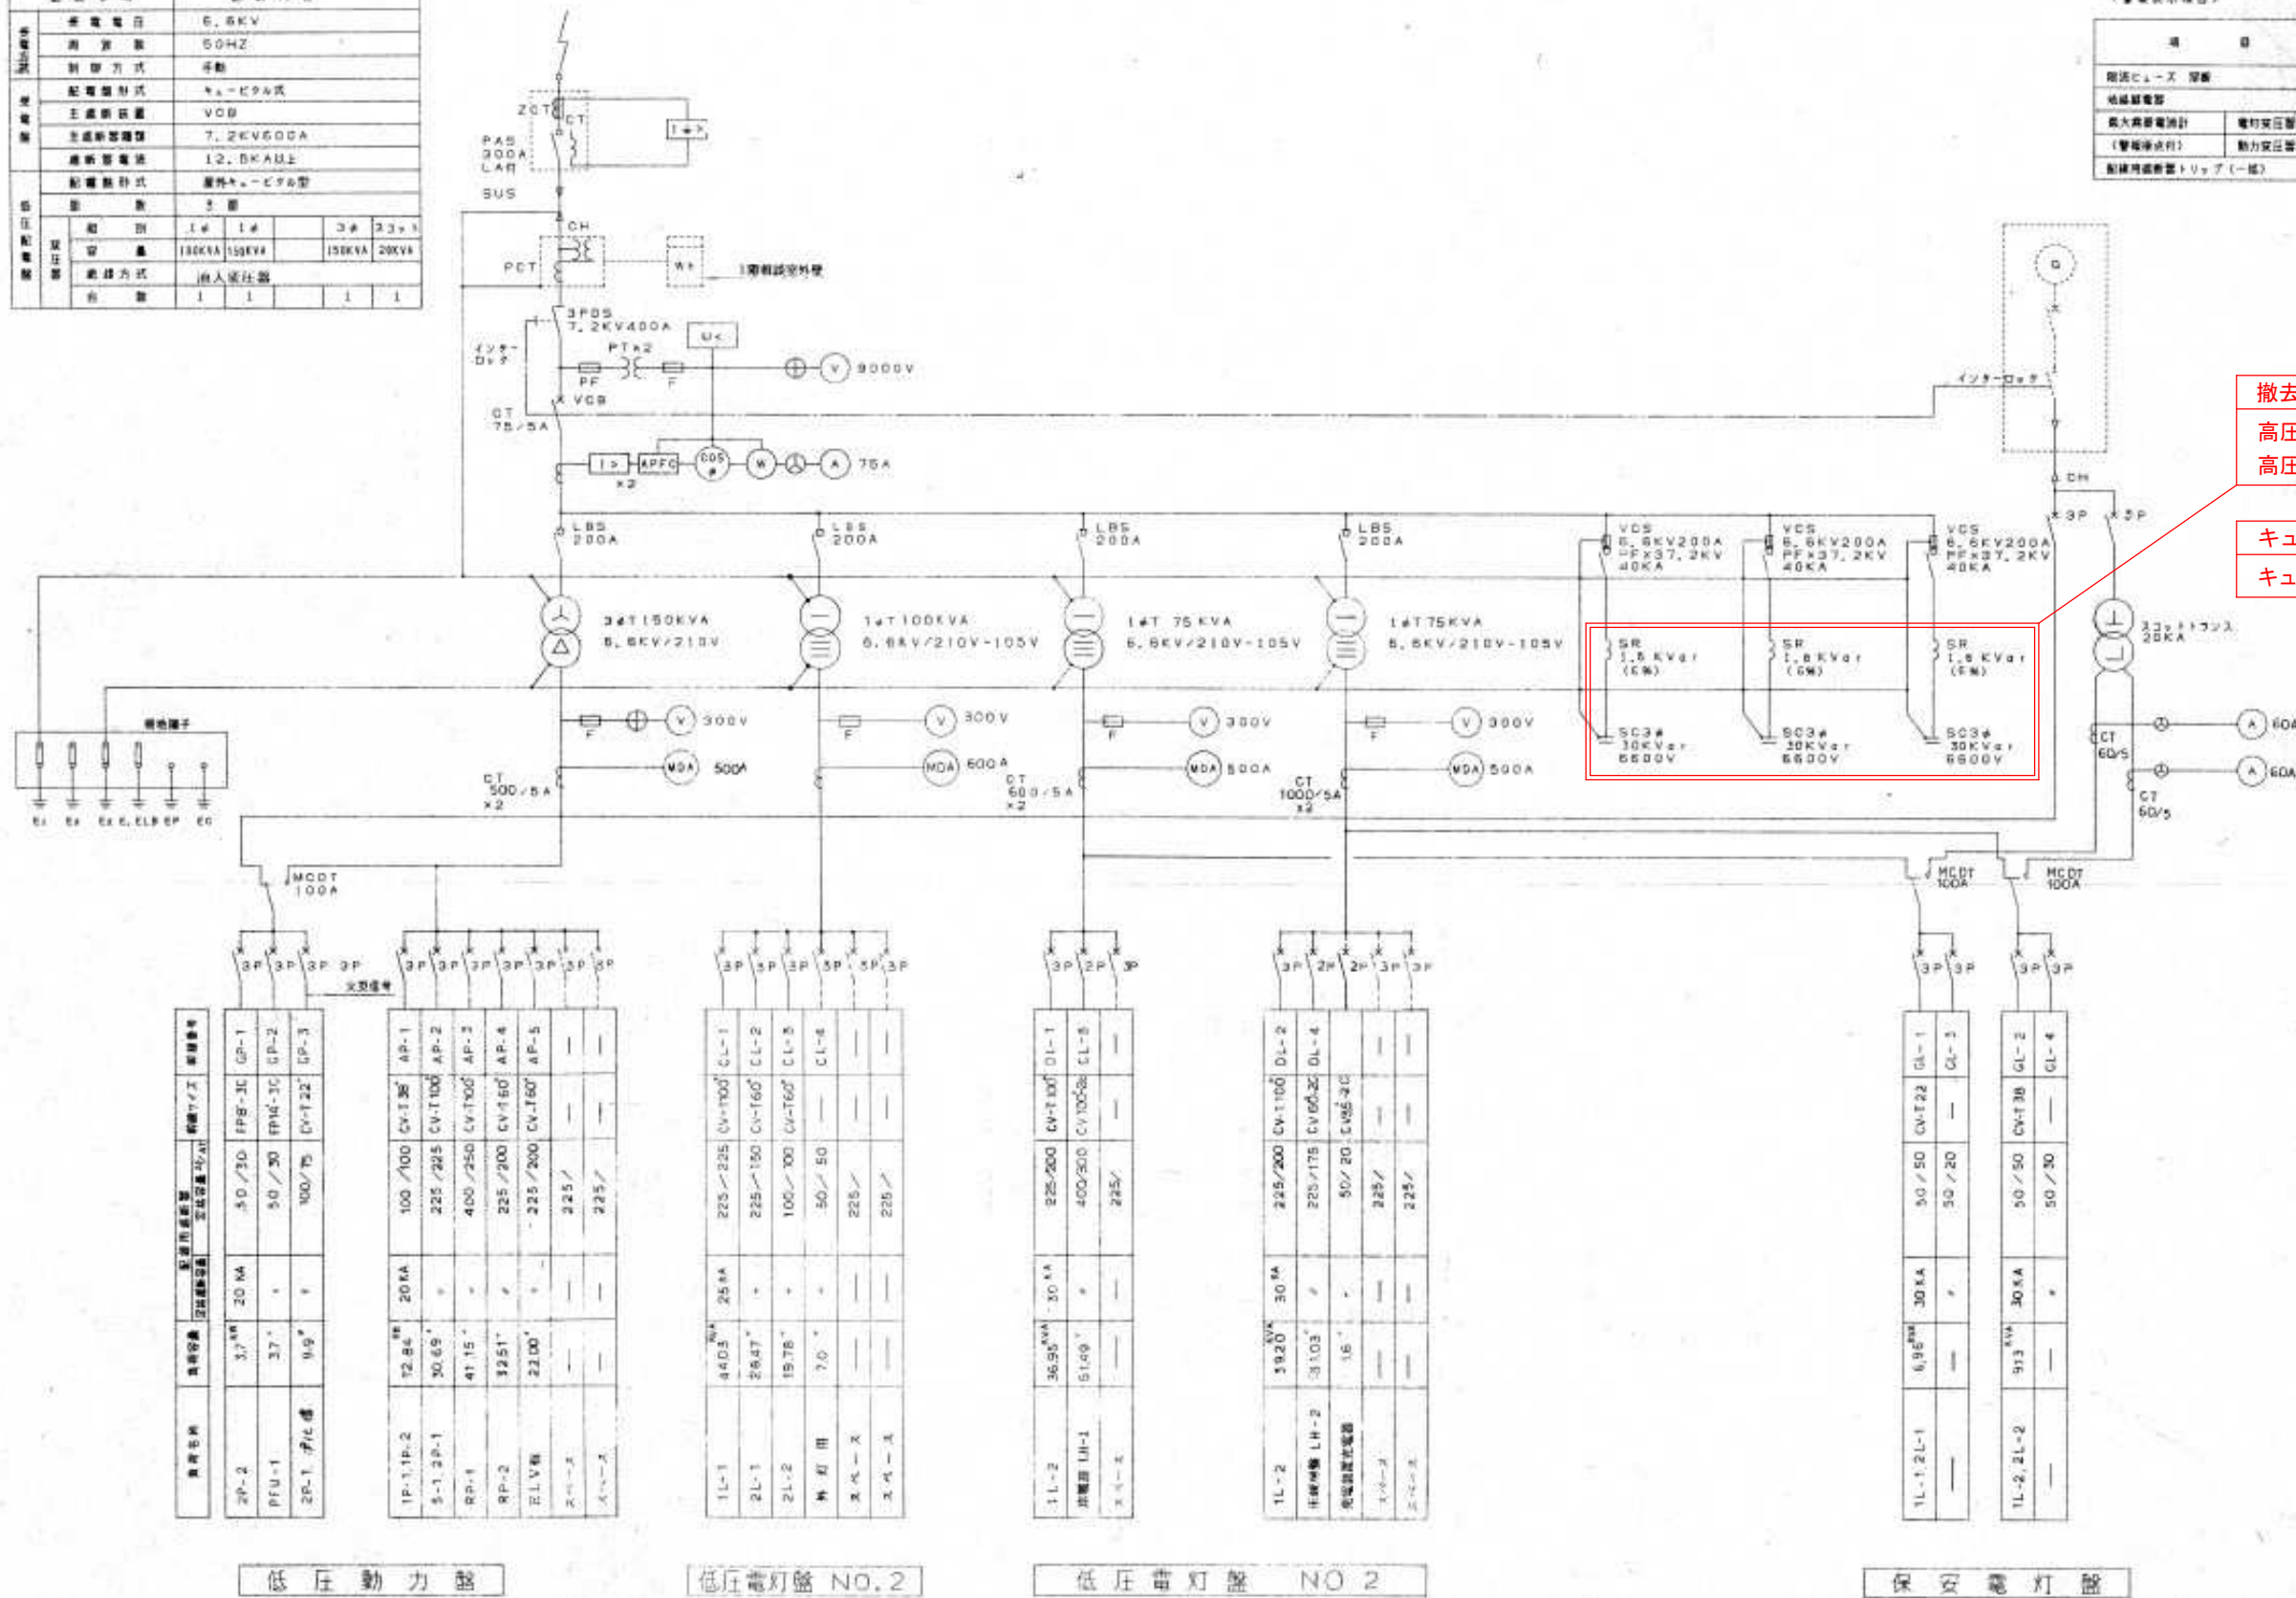

(更新対象項目)

項目	更新対象		更新箇所
	表示ランプ	ブザー	
絶縁ヒューズ 受電	○		
絶縁ヒューズ 受電	○		
最大需量計	電力変圧器用	○	○
(警報発生時)	電力変圧器用	○	
配電用遮断器トリップ(一極)	○		

撤去・更新

高圧進相コンデンサ30kvar 3台
高圧進相リアクトル1.8kvar (6%) 3台

キュービクル内の簡易清掃

キュービクルサイズ W5,500×D2,200×H2,450

備考

※赤字部分を更新対象箇所とする。
※撤去した高圧進相コンデンサ及びリアクトルはPCB含有廃棄物として養生して引渡しとする。
※電気主任技術者立会い費用は本工事に含まれる。
※キュービクル内の簡易清掃は乾燥したウエスや掃除機でホコリや汚れを取り除き、必要に応じてアルコールで拭き取ること。

工事名

姉崎保健福祉センター受変電設備
高圧進相コンデンサ他更新工事

図面名

単線結線図

縮尺

—

図面番号

03

製図年月 変更年月

令和8年8月

市原市役所 資産経営部
公共資産マネジメント課