



(任意) 雨水仮給水平面図 (A1版) S=1:500 (A3版) S=1:1000

戸田市笹目4丁目38-1地先～

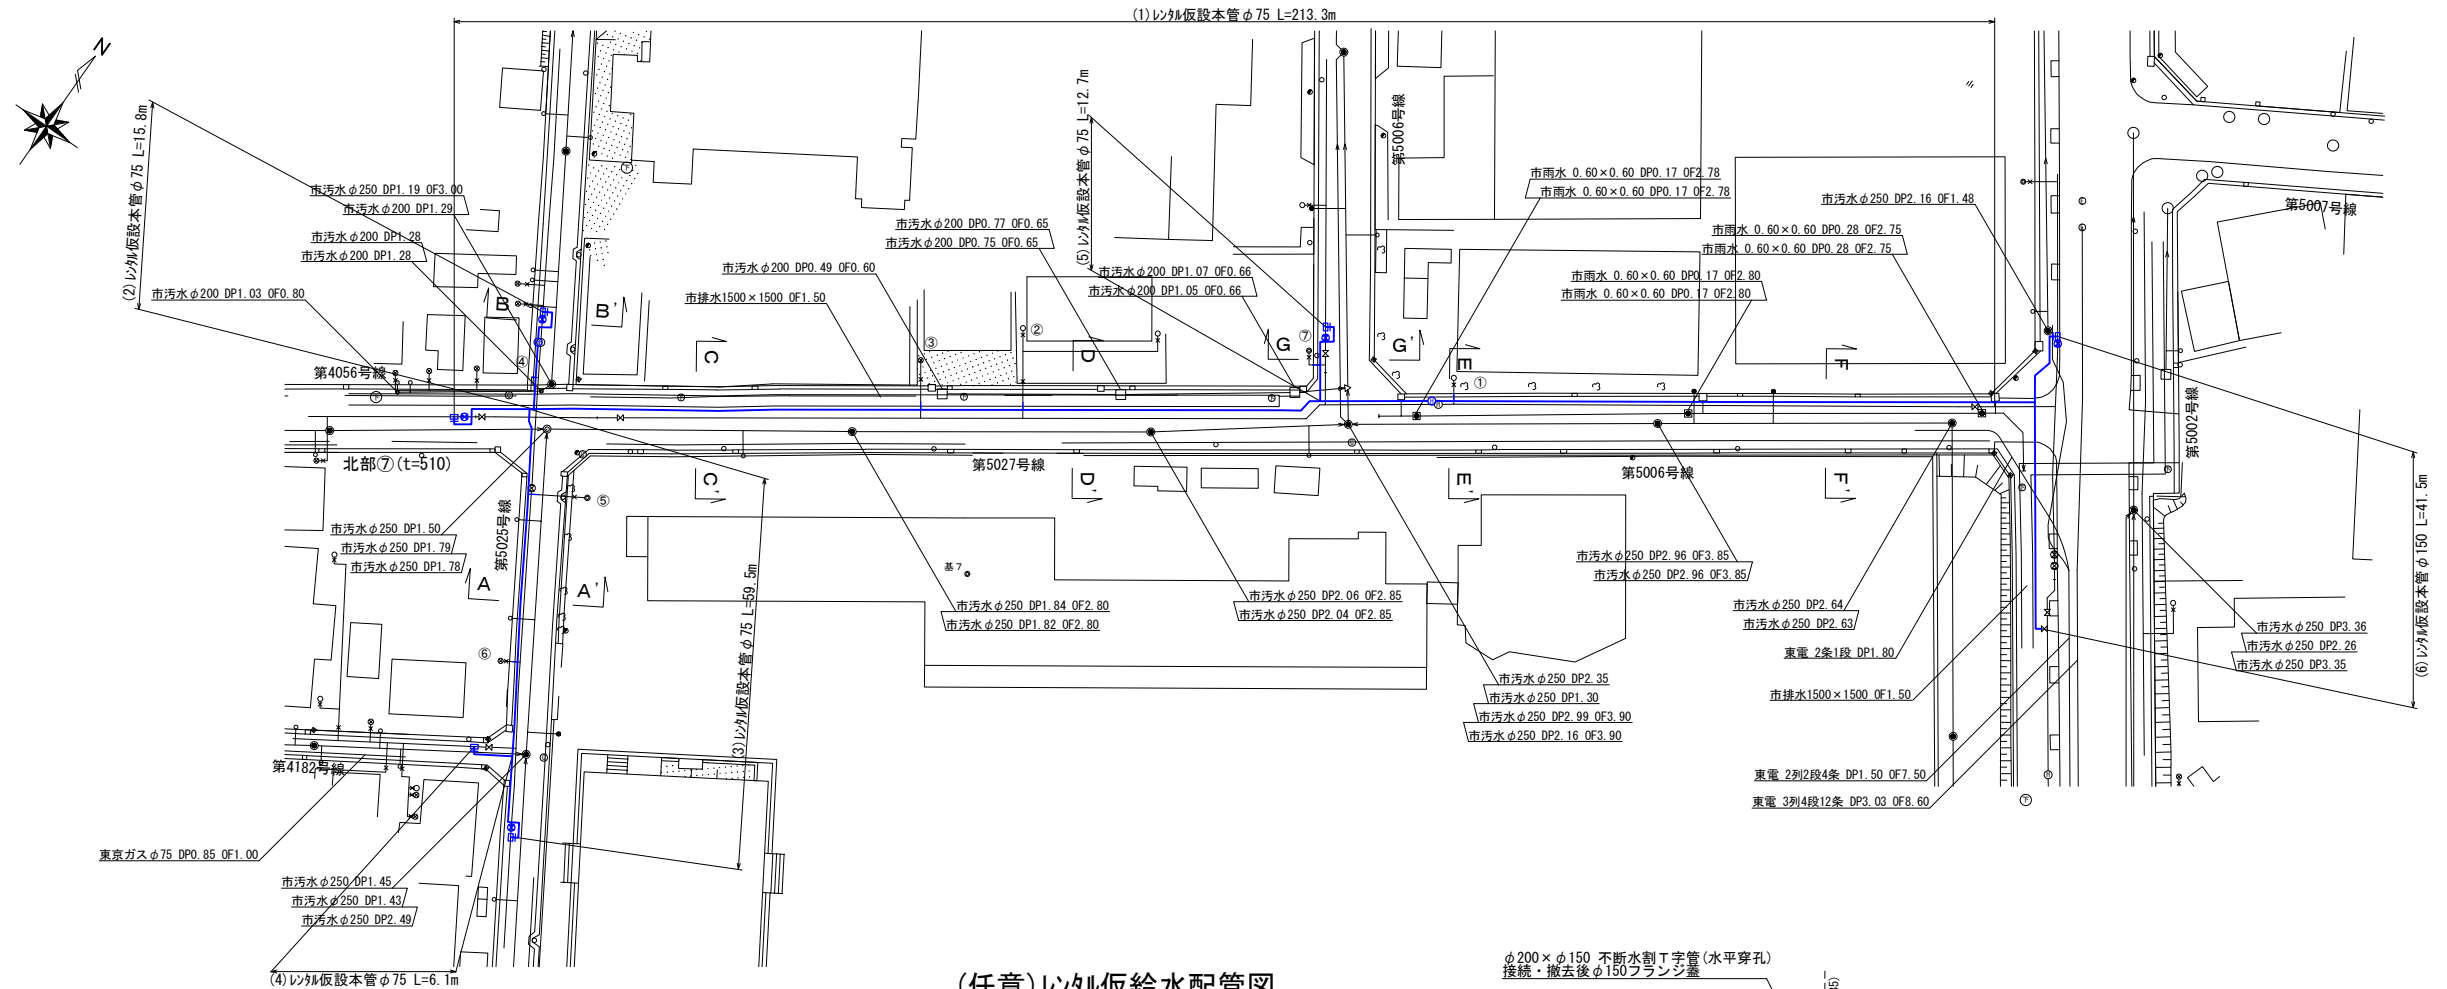

(任意) 雨水仮給水配管図 S=Free

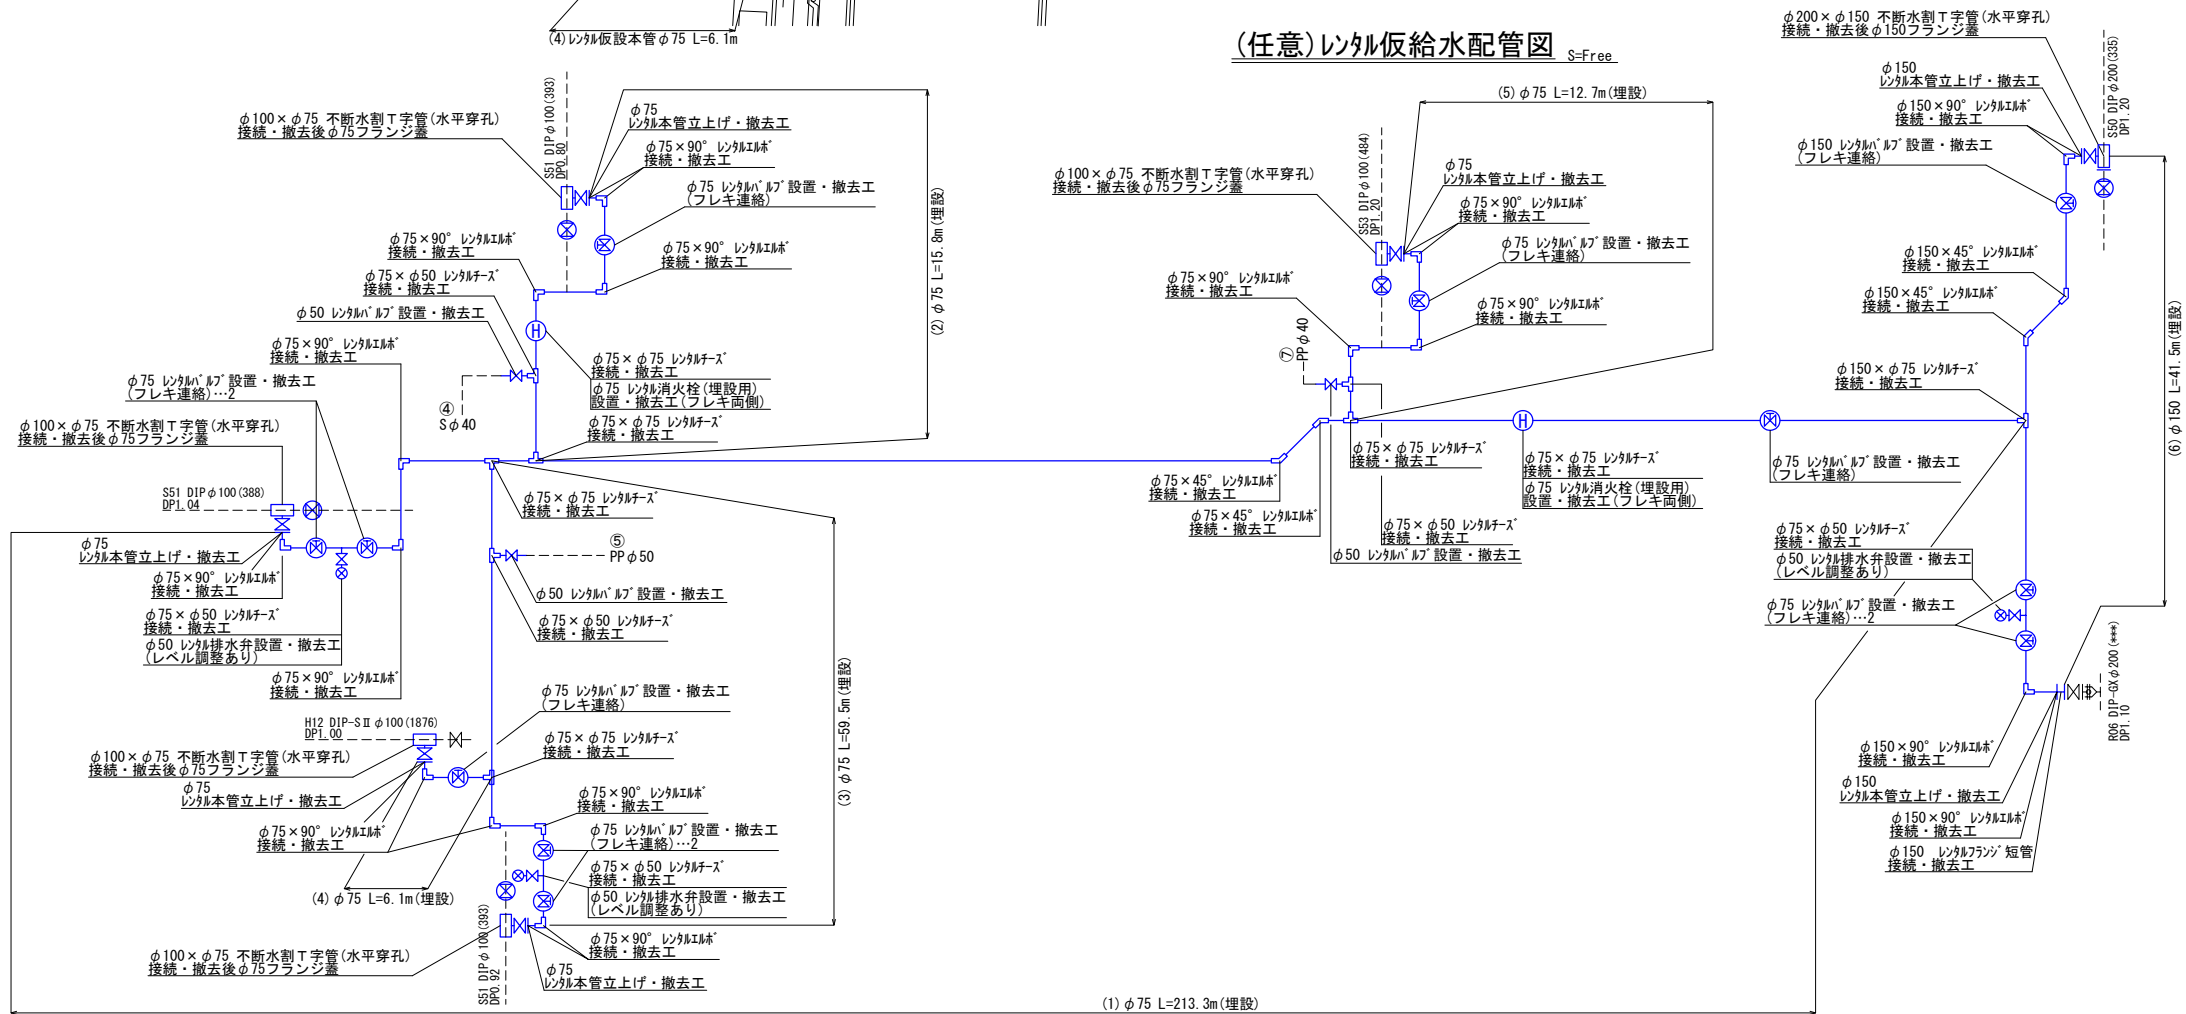

雨水仮給水工事概要表

	仮給水本管				仮設給水取出し					備 考	
	対象箇所	口径	管種	延長(m)	対象箇所	接続管種・径	延長(m)	件数	対象戸数		
埋設	(1)	φ75	PE or SUS	213.3	1	Pφ20	1.0	1	1		
					2	Pφ25	1.0	1	2		
					3	Pφ20	1.0	1	1		
	(2)	φ75	PE or SUS	15.8	4	Sφ40	0.5	1	3		
	(3)	φ75	PE or SUS	59.5	5	Pφ50	1.4	1	1		
					6	Pφ20	0.7	1	1		
	(4)	φ75	PE or SUS	6.1							
	(5)	φ75	PE or SUS	12.7	7	Pφ40	1.0	1	1		
(6)	φ150	PE or SUS	41.5								
計			348.9			6.6	7	10			

年 度	令 和 8 年 度
事 業 名	戸 田 市 上 下 水 道 事 業
工 事 名	令和8年度 配水管更新 No. 3 工事
図面番号	名 称 縮 尺
	雨水仮給水平面図 配管図 縮尺 図 示
	雨水仮給水工事概要表
	戸 田 市 役 所