


令和8年度 畑地帯総合整備事業(畑地帯総合整備型) 北総中央 I 期地区
北総中央1期 暗渠排水工事

図面 番号	図 面 名	枚数	備考
1	位置図	1	
2-1	平面図(1/5)	1	
2-2	平面図(2/5)	1	
2-3	平面図(3/5)	1	
2-4	平面図(4/5)	1	
2-5	平面図(5/5)	1	
3	暗渠排水工標準図	1	
4	継手標準図	1	
5	付帯工標準図	1	
計		9	

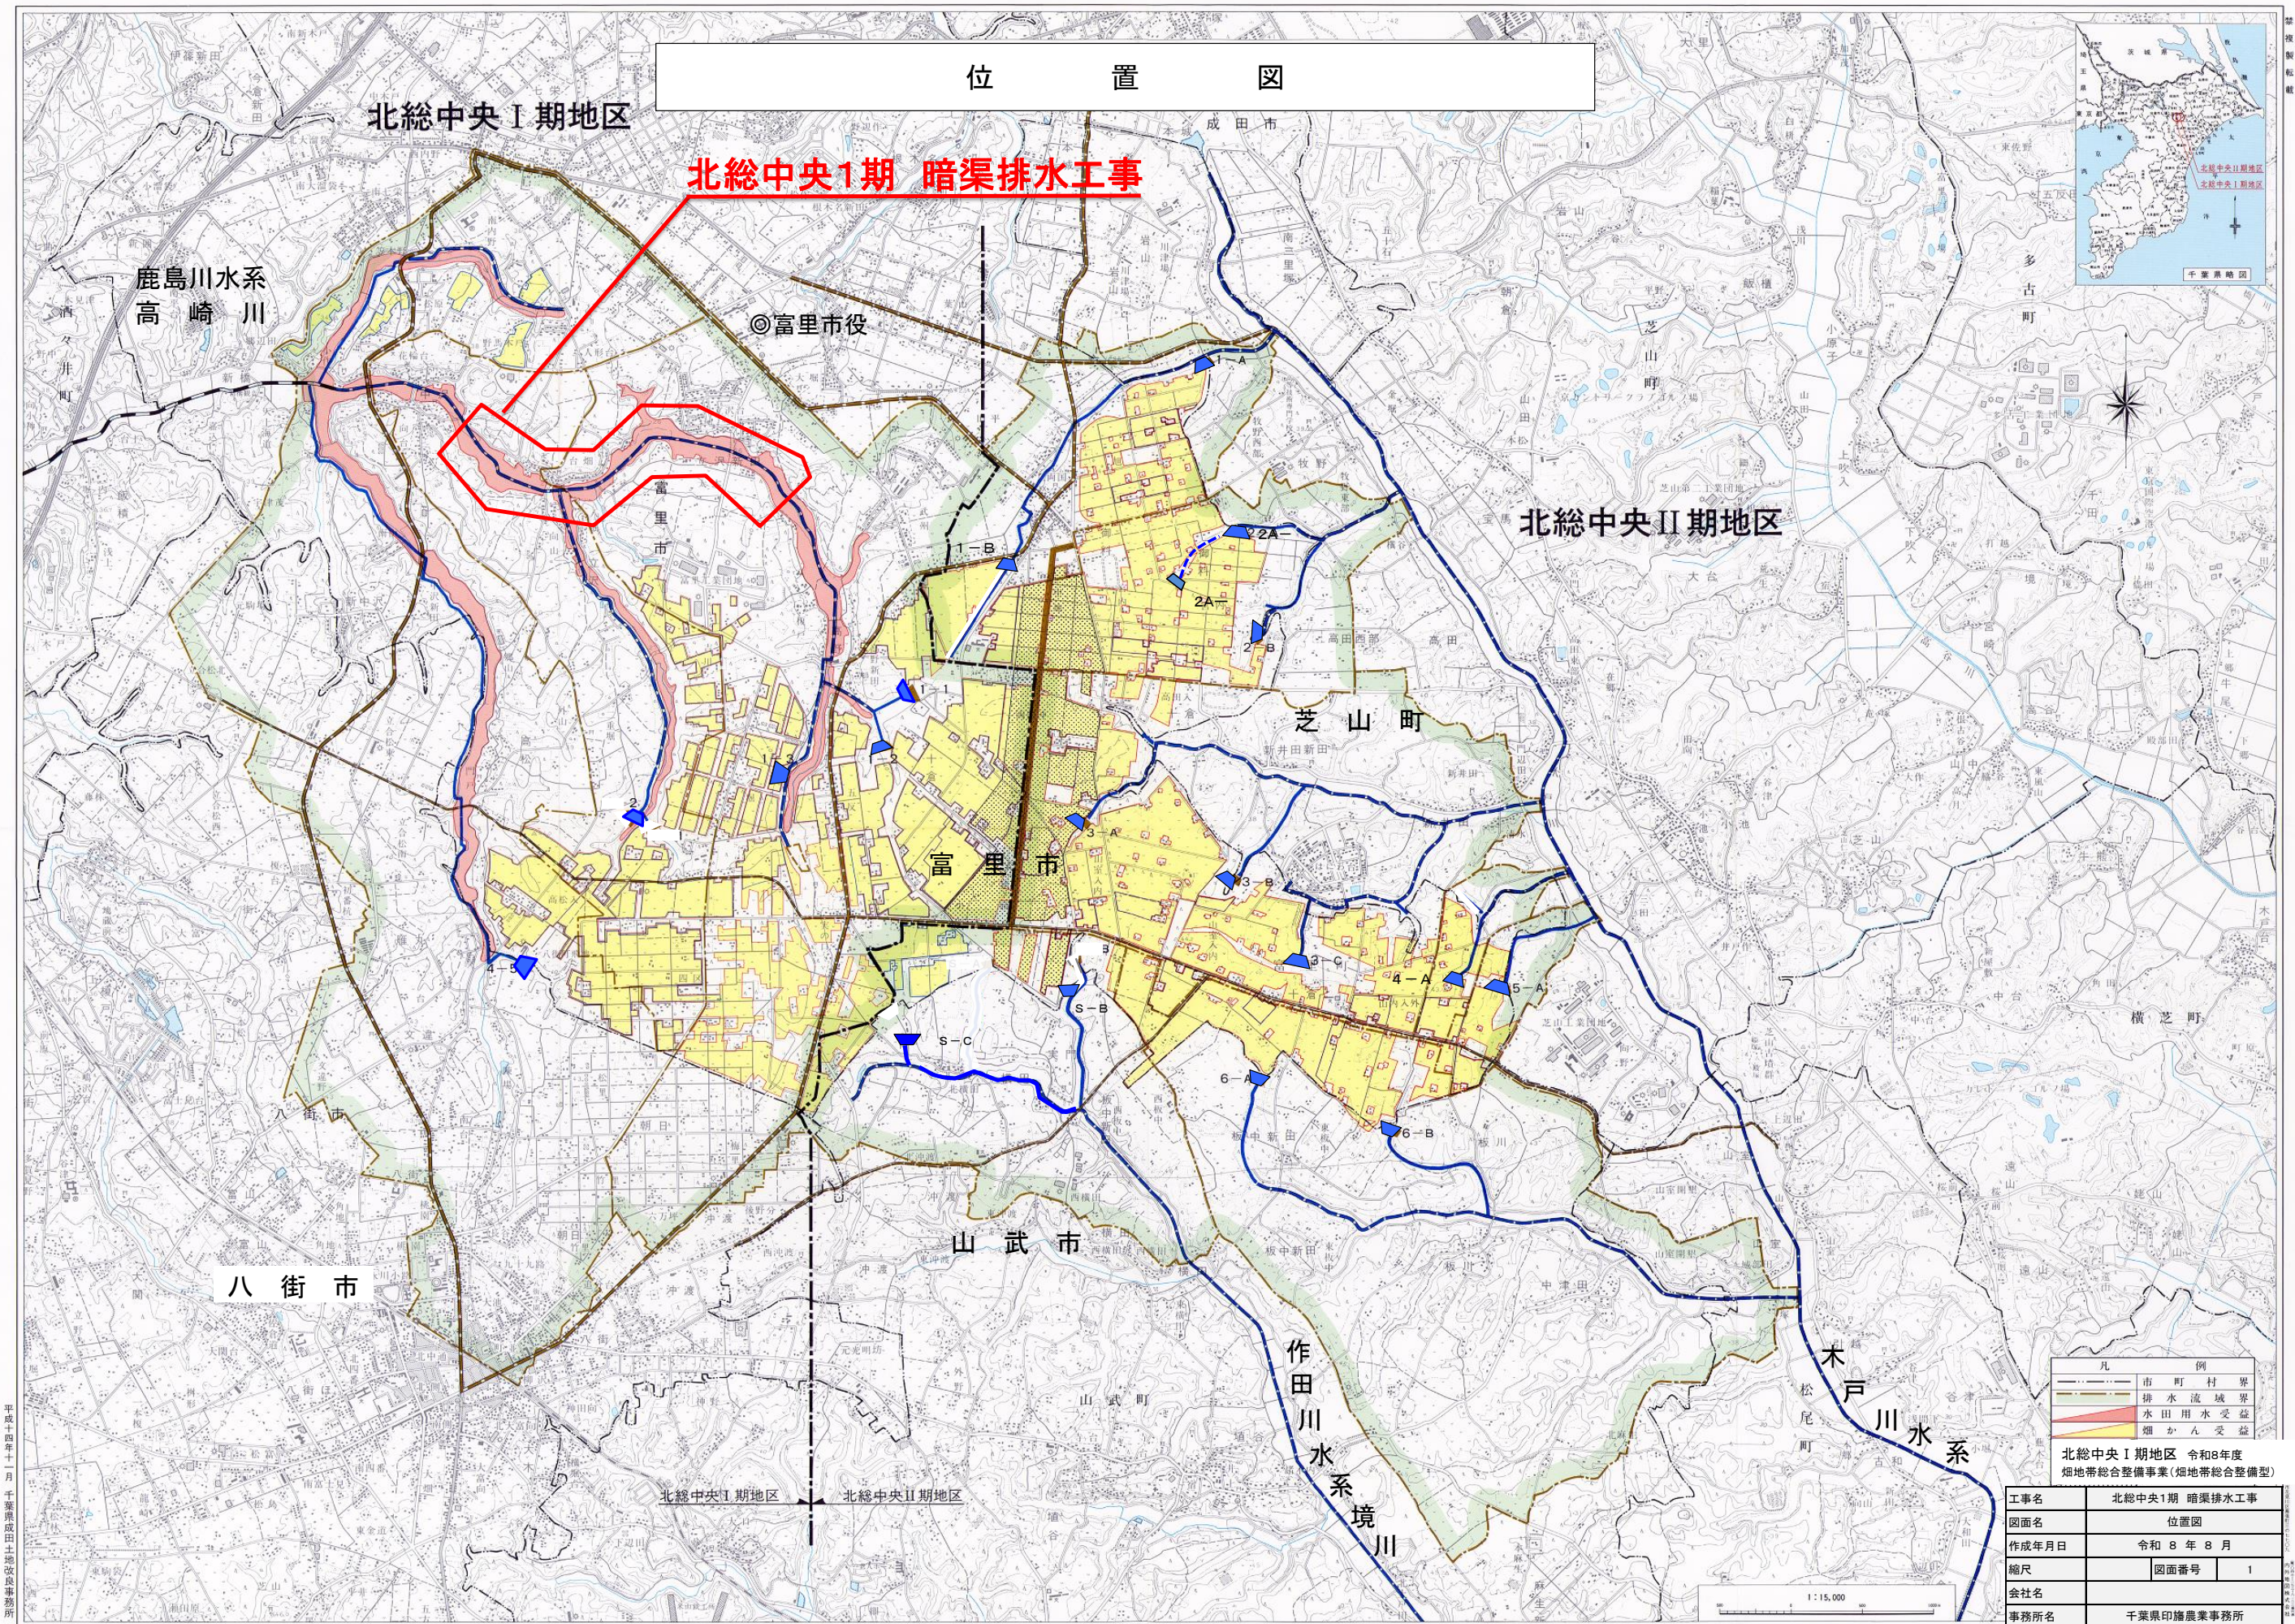

位置図


北総中央1期 暗渠排水工事



凡	例
市界	市界
町界	町界
村界	村界
排水流域界	排水流域界
水田用水受益	水田用水受益
畑かん受益	畑かん受益

北総中央1期地区 令和8年度
畑地帯総合整備事業(畑地帯総合整備型)


工事名	北総中央1期 暗渠排水工事		
図面名	位置図		
作成年月日	令和 8 年 8 月		
縮尺		図面番号	1
会社名			
事務所名	千葉県印旛農業事務所		

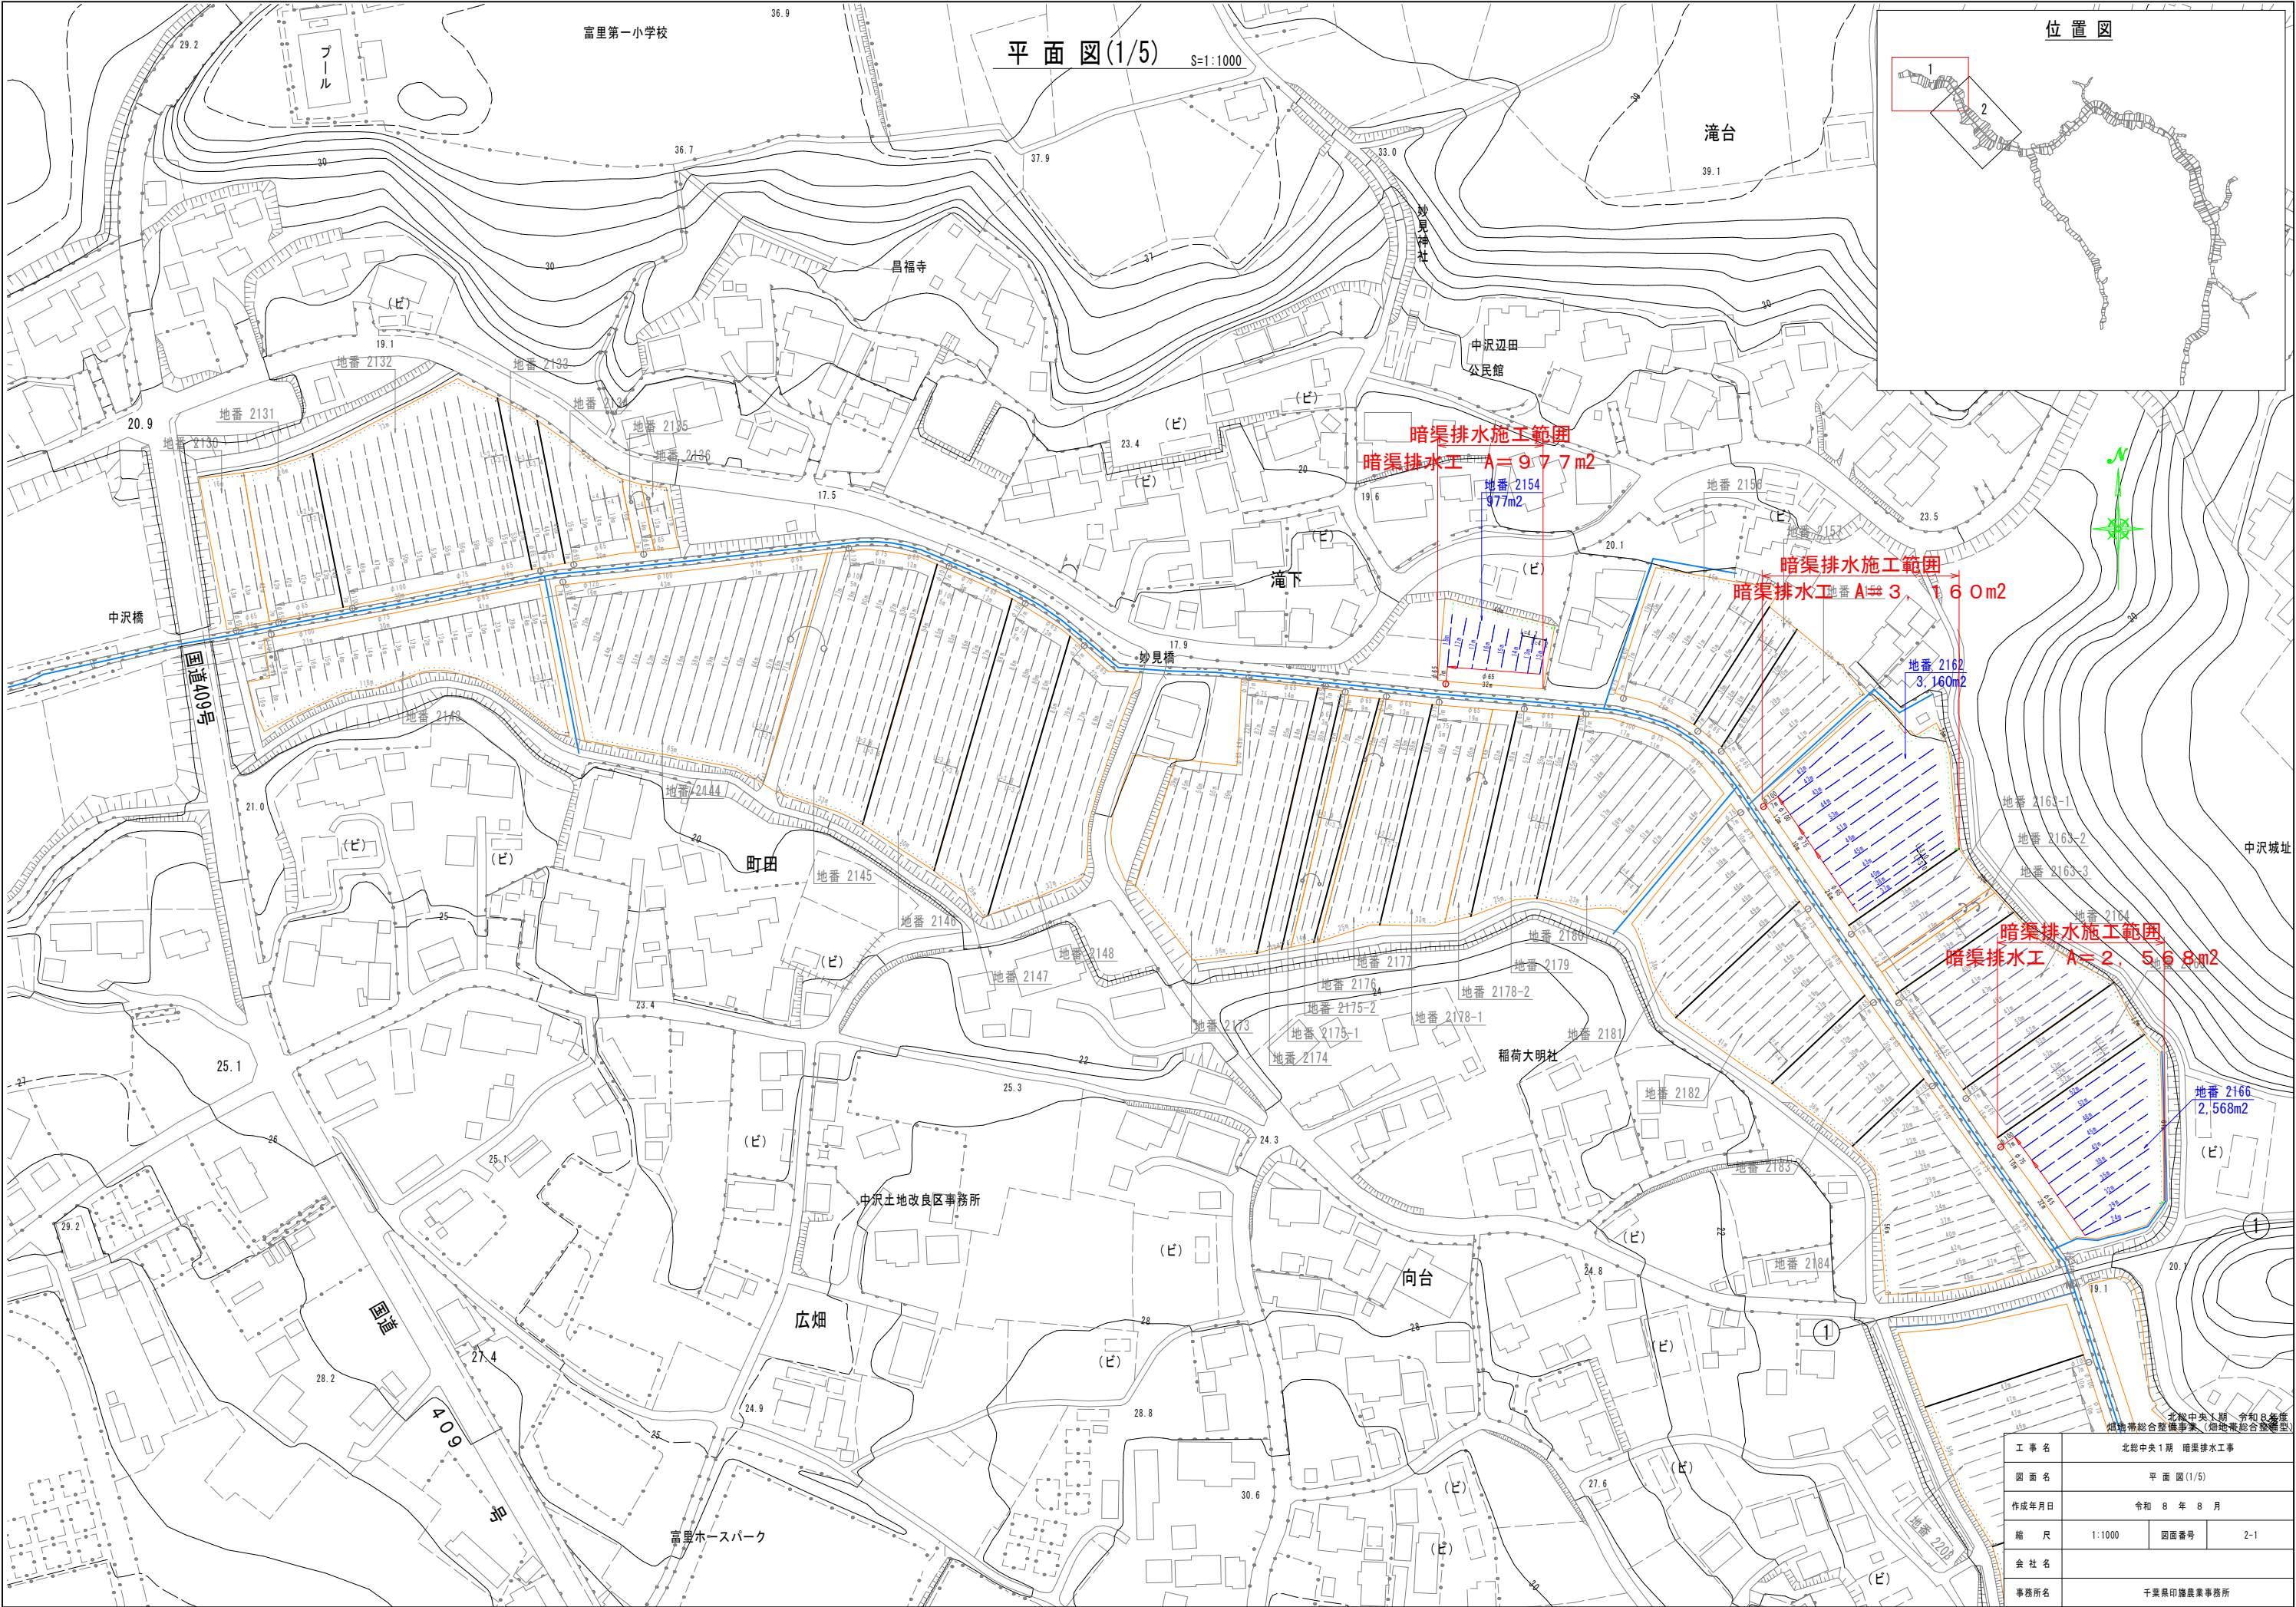


平面図(1/5) S=1:1000

位置図

工事名	北総中央1期 暗渠排水工事		
図面名	平面図(1/5)		
作成年月日	令和8年8月		
縮尺	1:1000	図面番号	2-1
会社名			
事務所名	千葉県印旛農業事務所		

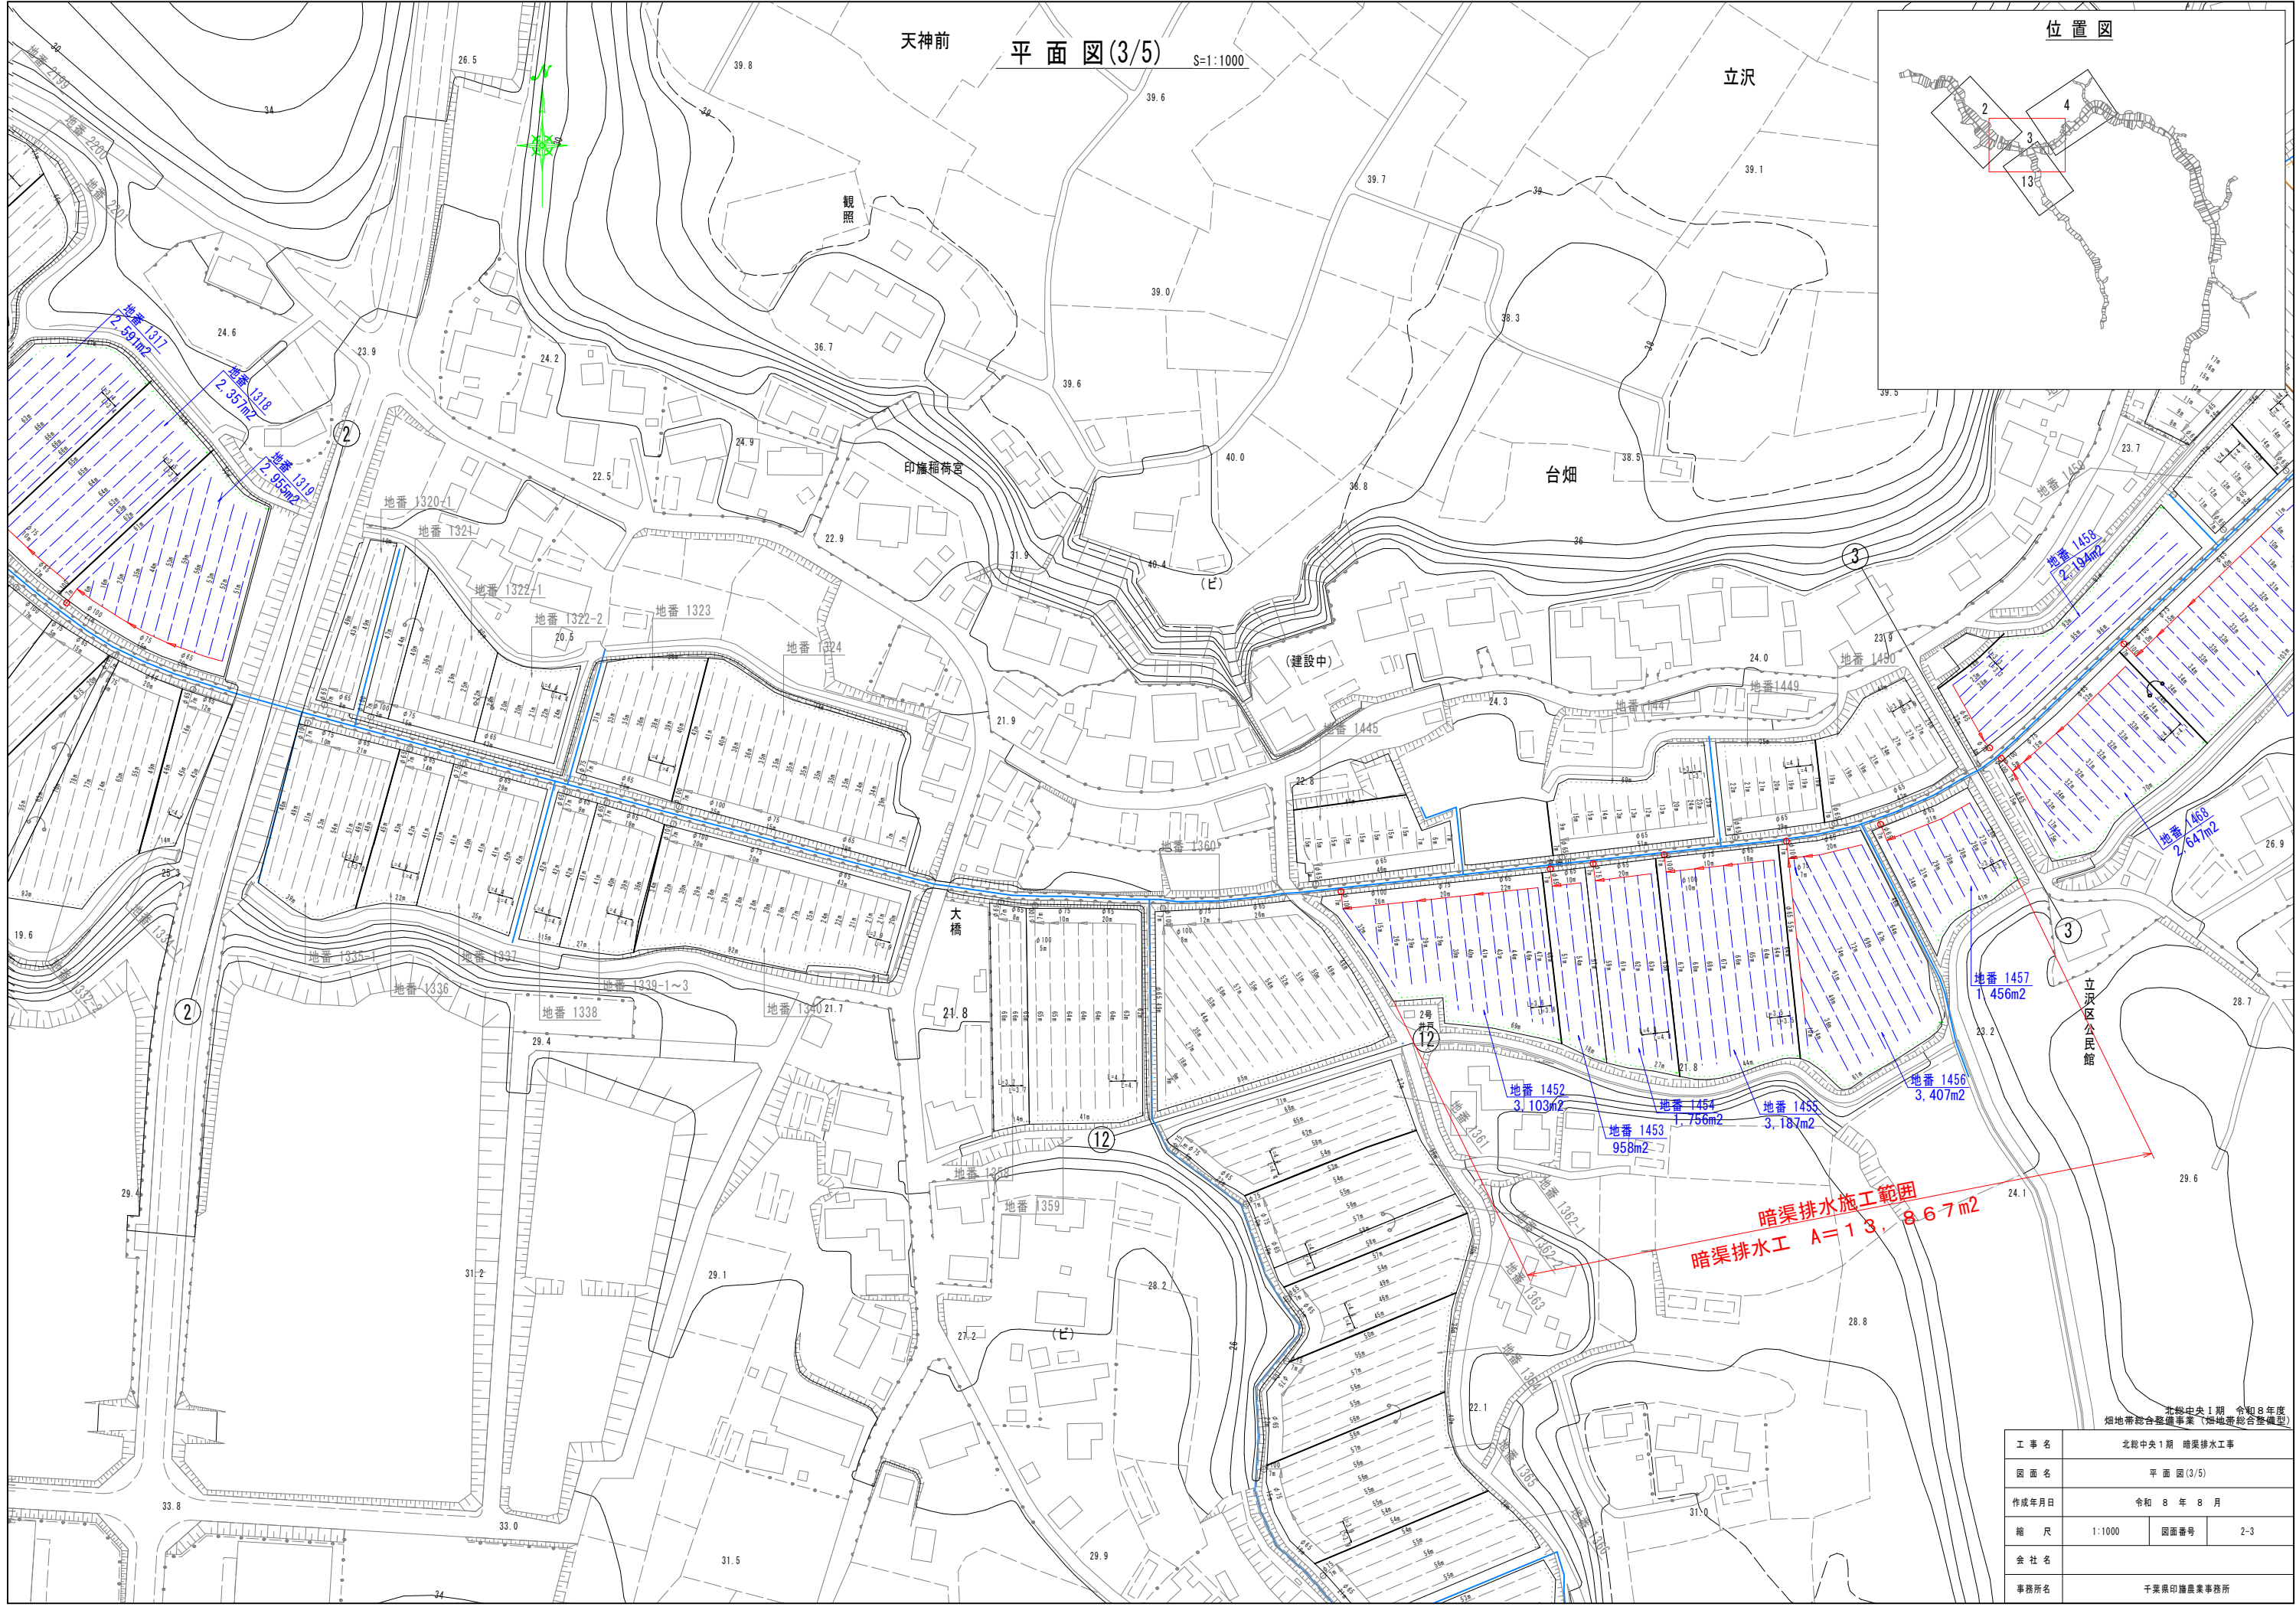

工事名	北総中央1期 暗渠排水工事		
図面名	平面図(3/5)		
作成年月日	令和8年8月		
縮尺	1:1000	図面番号	2-3
会社名			
事務所名	千葉県印旛農業事務所		

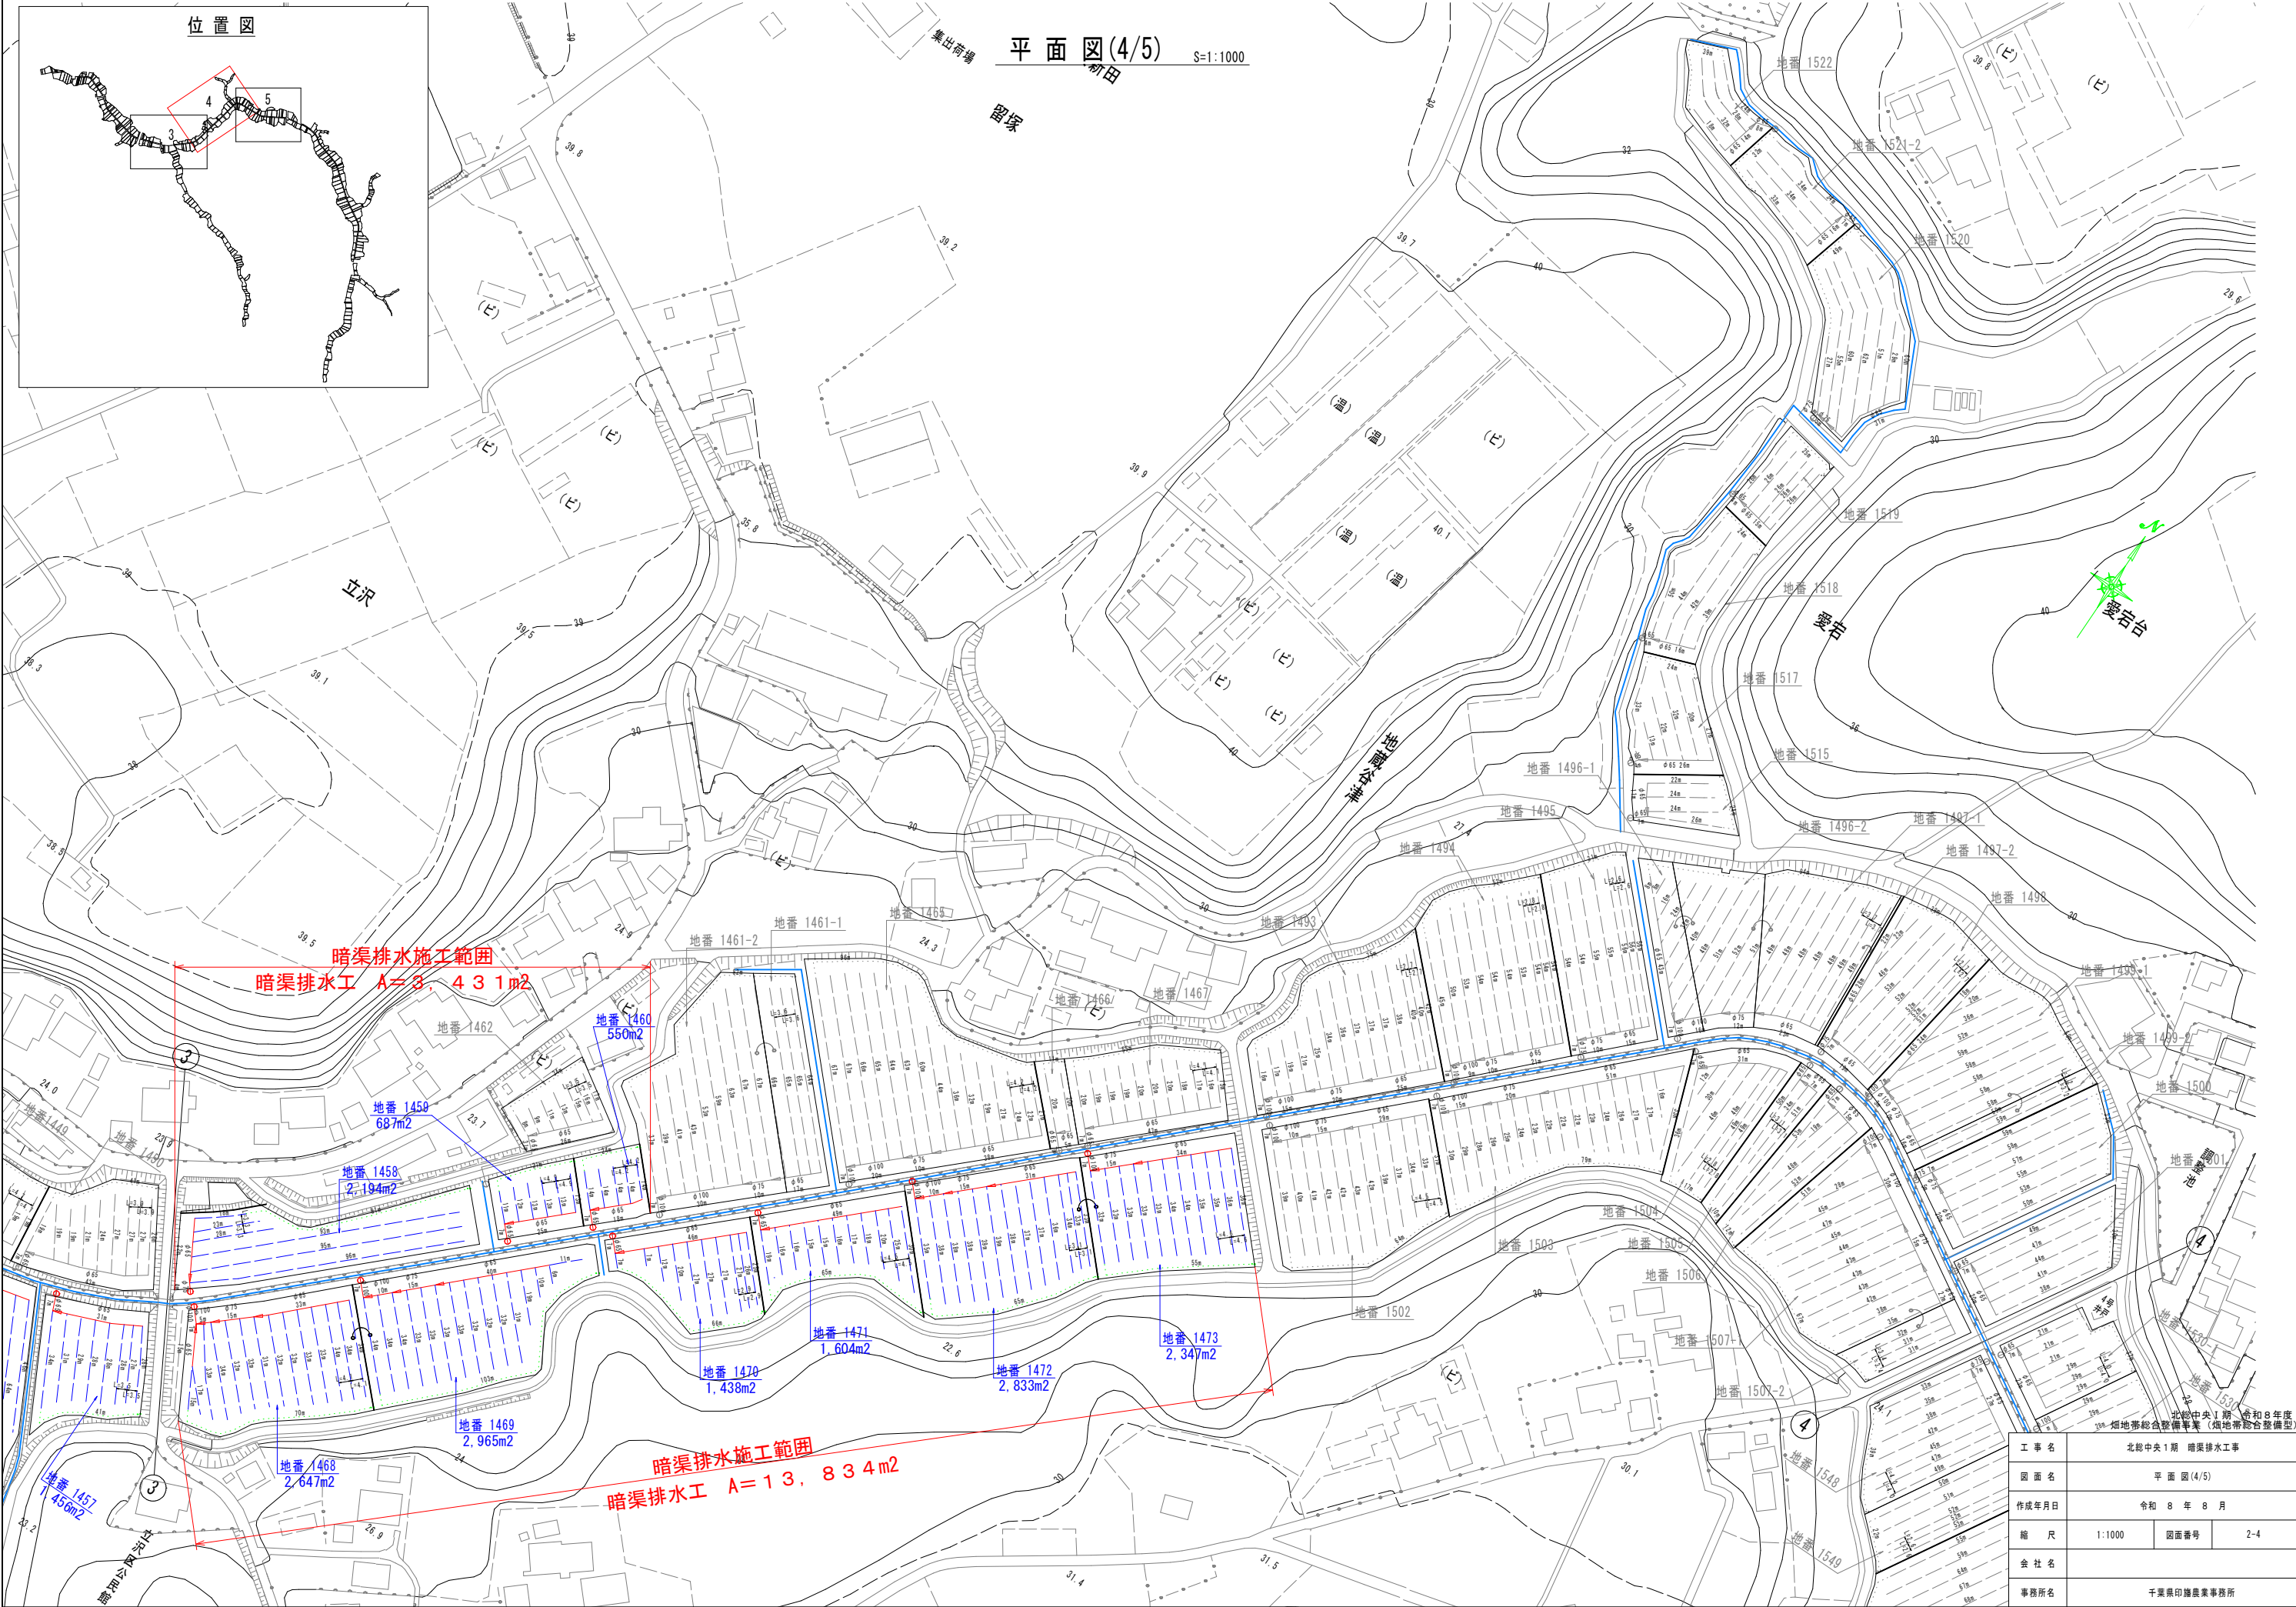



位置図

平面图(4/5) S=1:1000

暗渠排水施工範囲
暗渠排水工 A=3,431m2

暗渠排水施工範囲
暗渠排水工 A=13,834m2

工事名	北総中央1期 暗渠排水工事		
図面名	平面图(4/5)		
作成年月日	令和8年8月		
縮尺	1:1000	図面番号	2-4
会社名			
事務所名	千葉県印旛農業事務所		

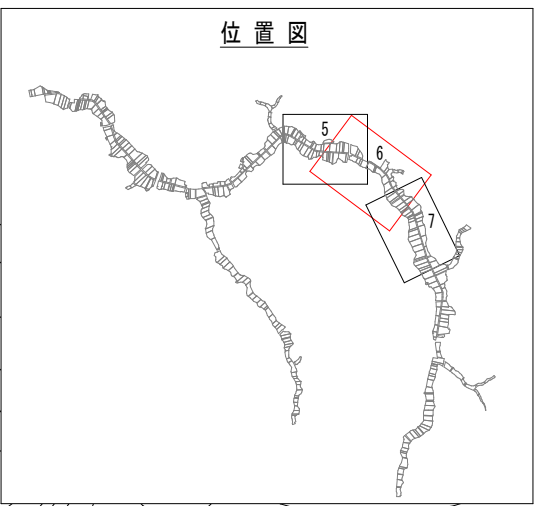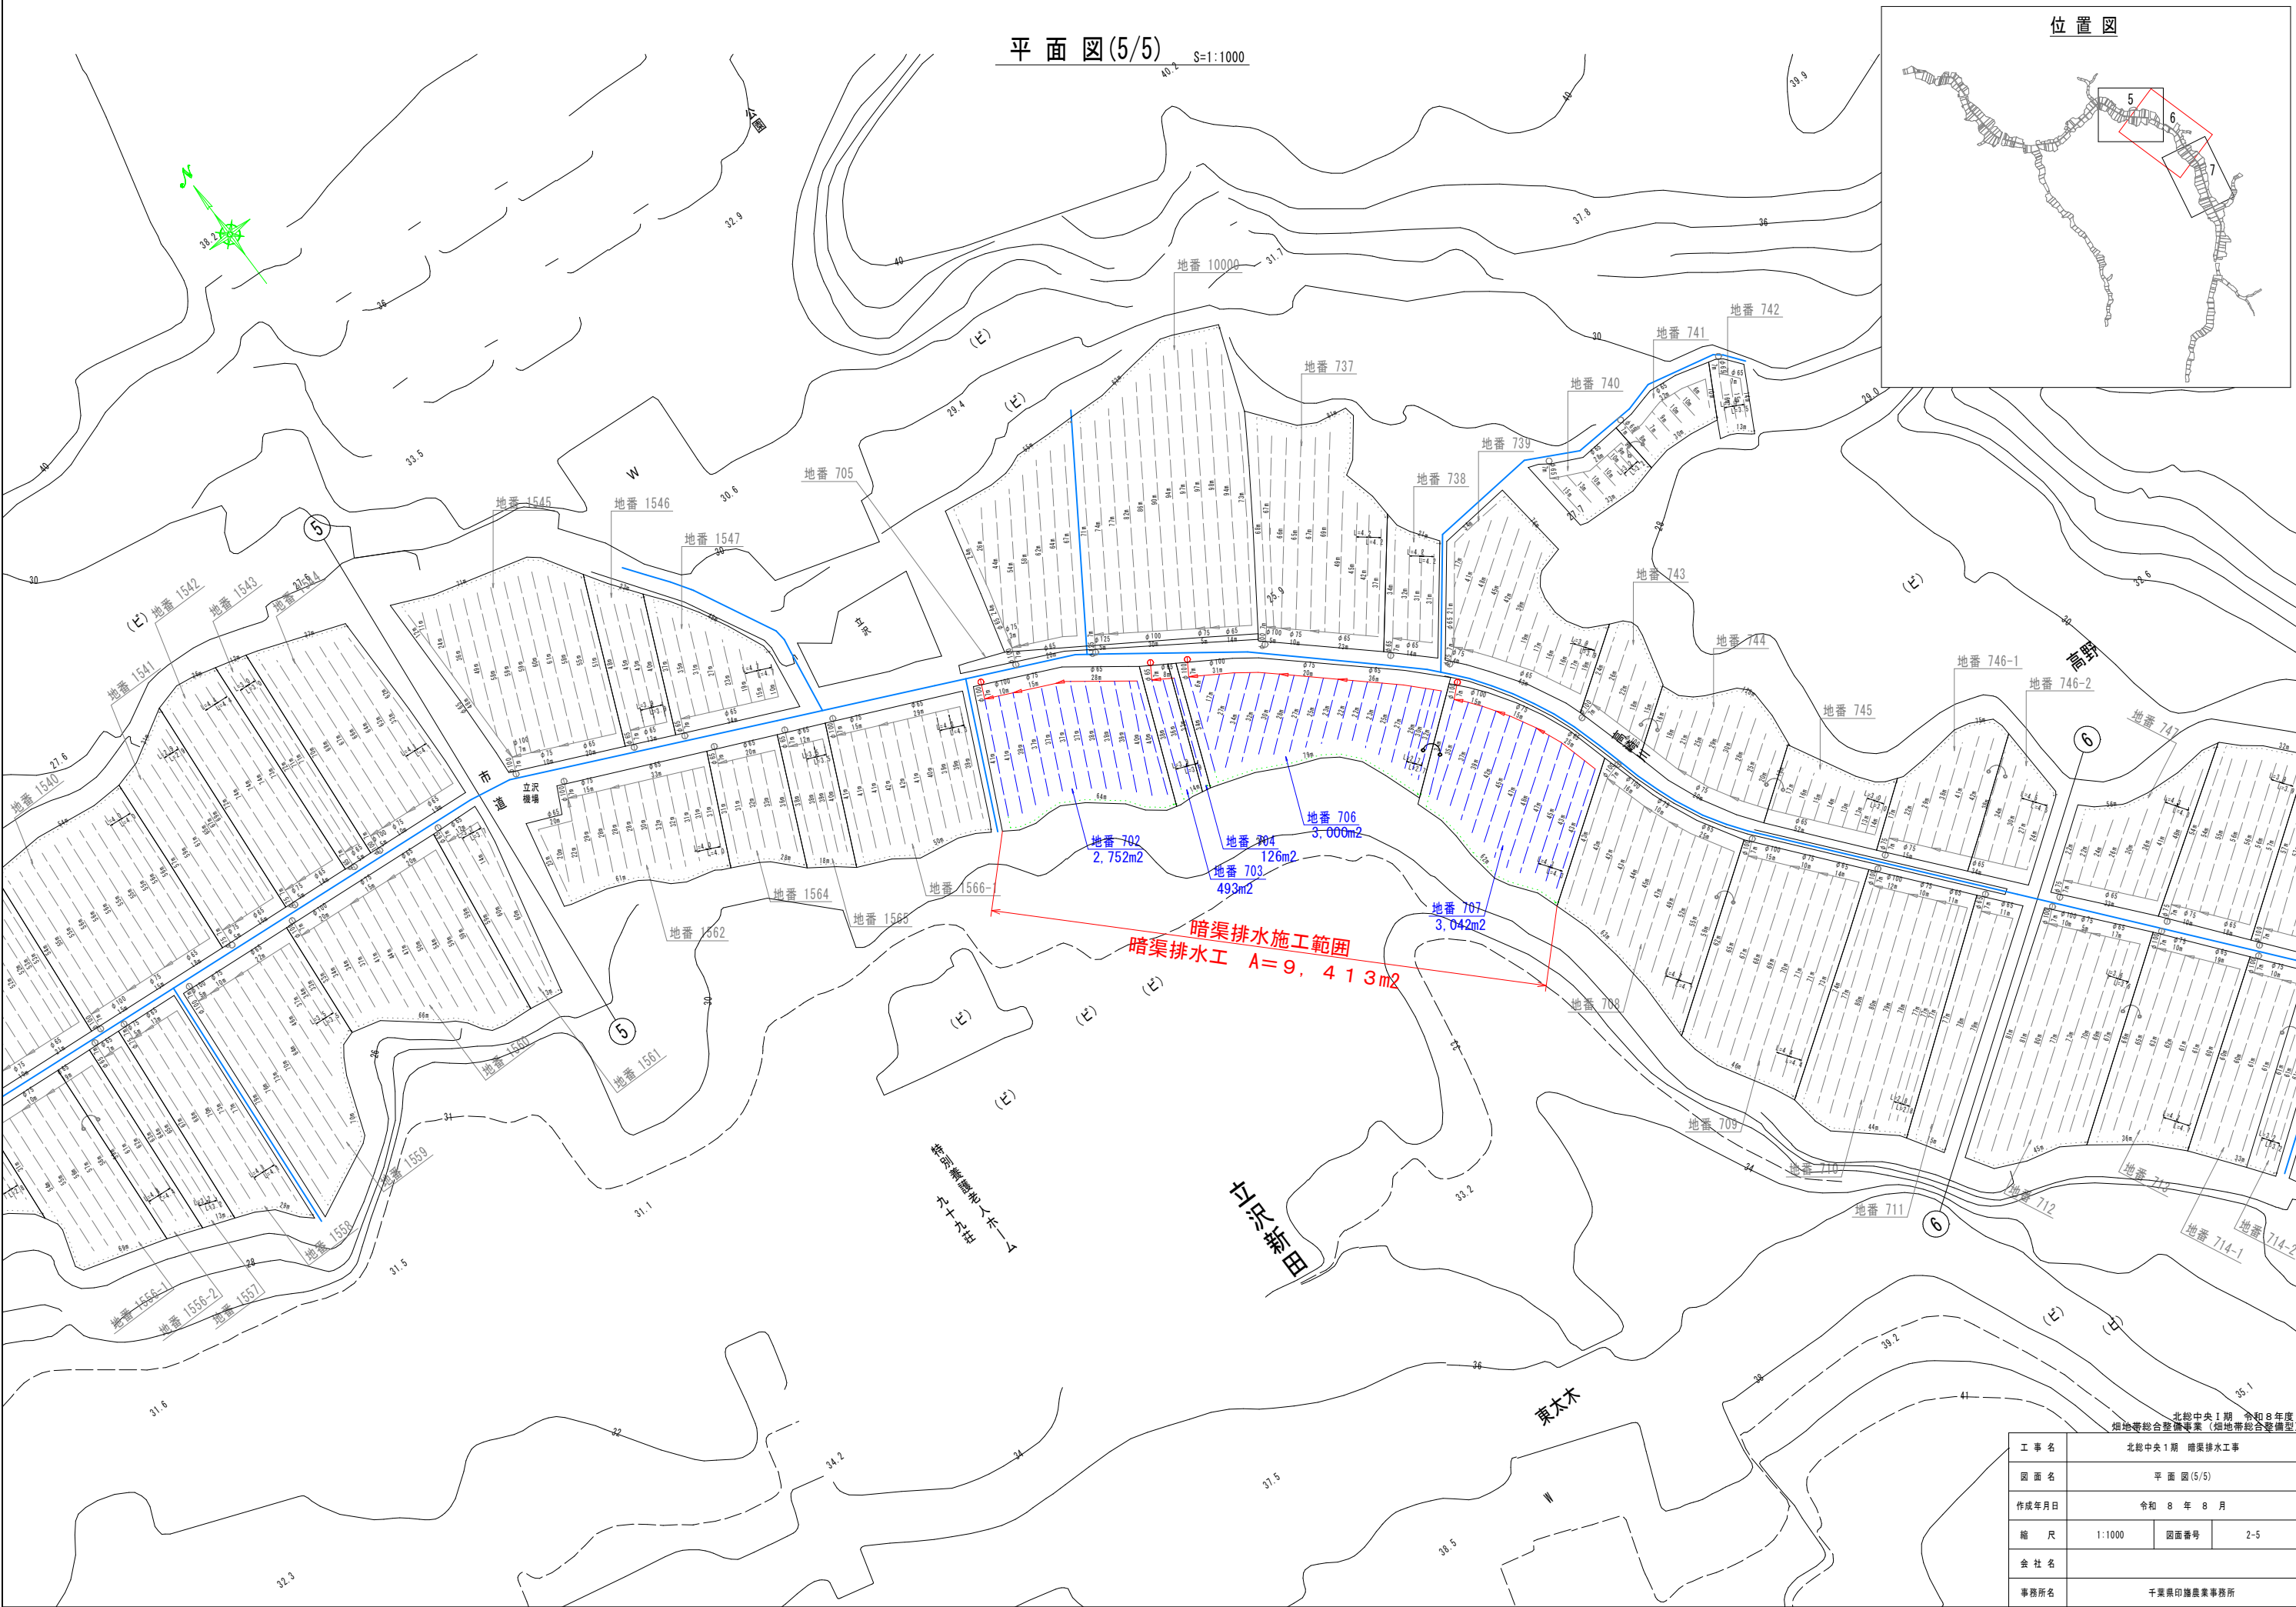


平面図(5/5) S=1:1000

暗渠排水施工範囲
暗渠排水工 A=9, 413m²


工事名	北総中央1期 暗渠排水工事		
図面名	平面図(5/5)		
作成年月日	令和8年8月		
縮尺	1:1000	図面番号	2-5
会社名			
事務所名	千葉県印旛農業事務所		

暗渠排水工標準図


平面配置図 S=1:500

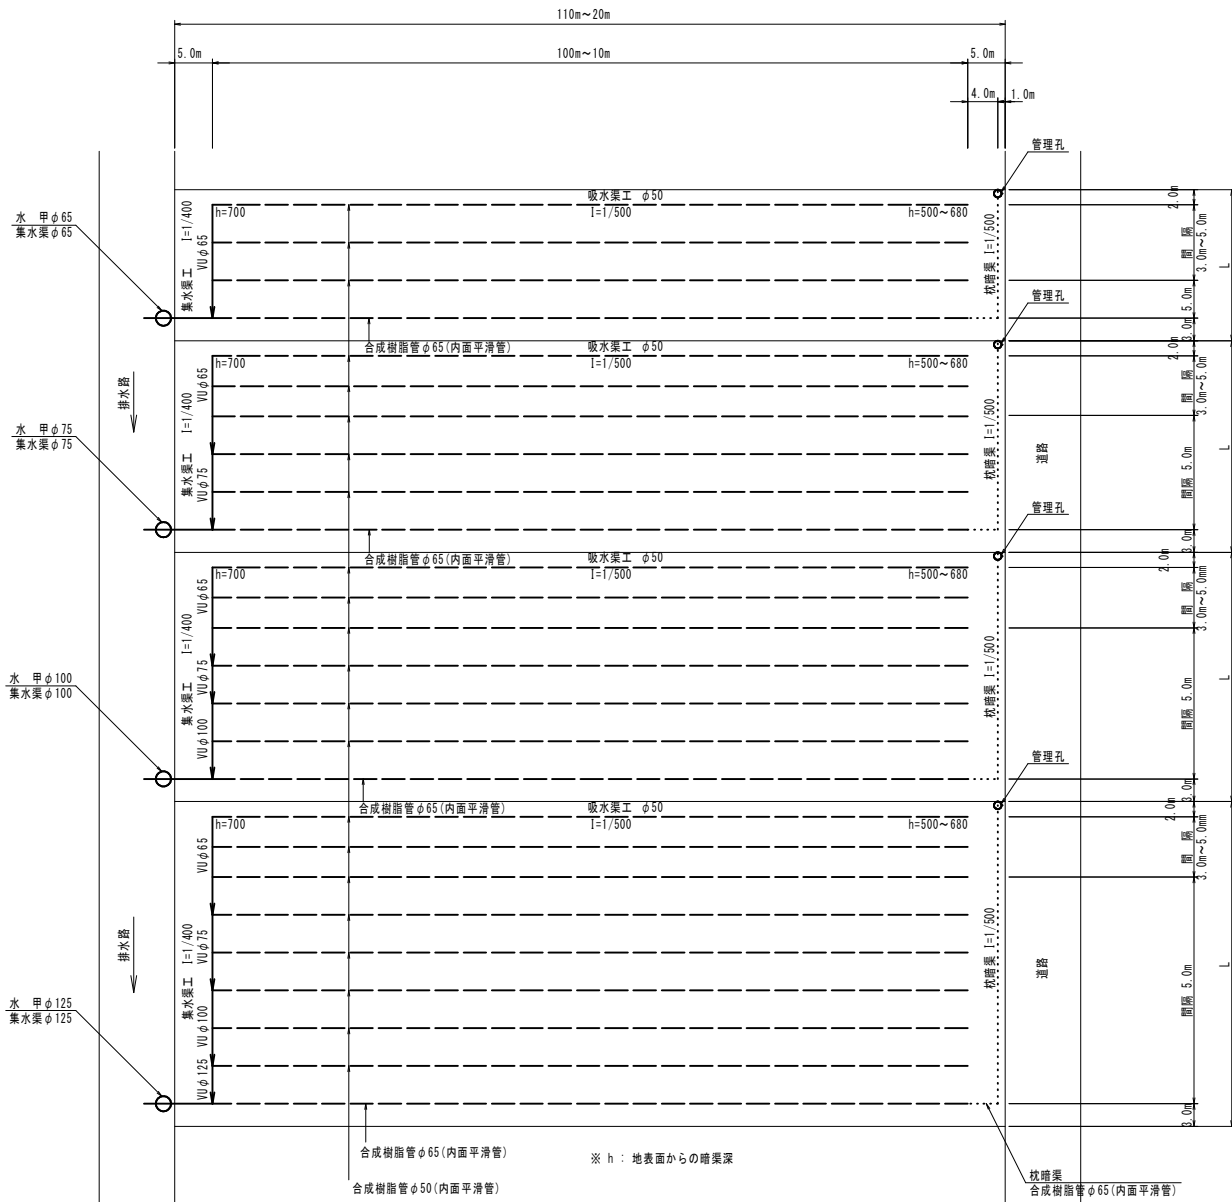


標準配管図 S=Free

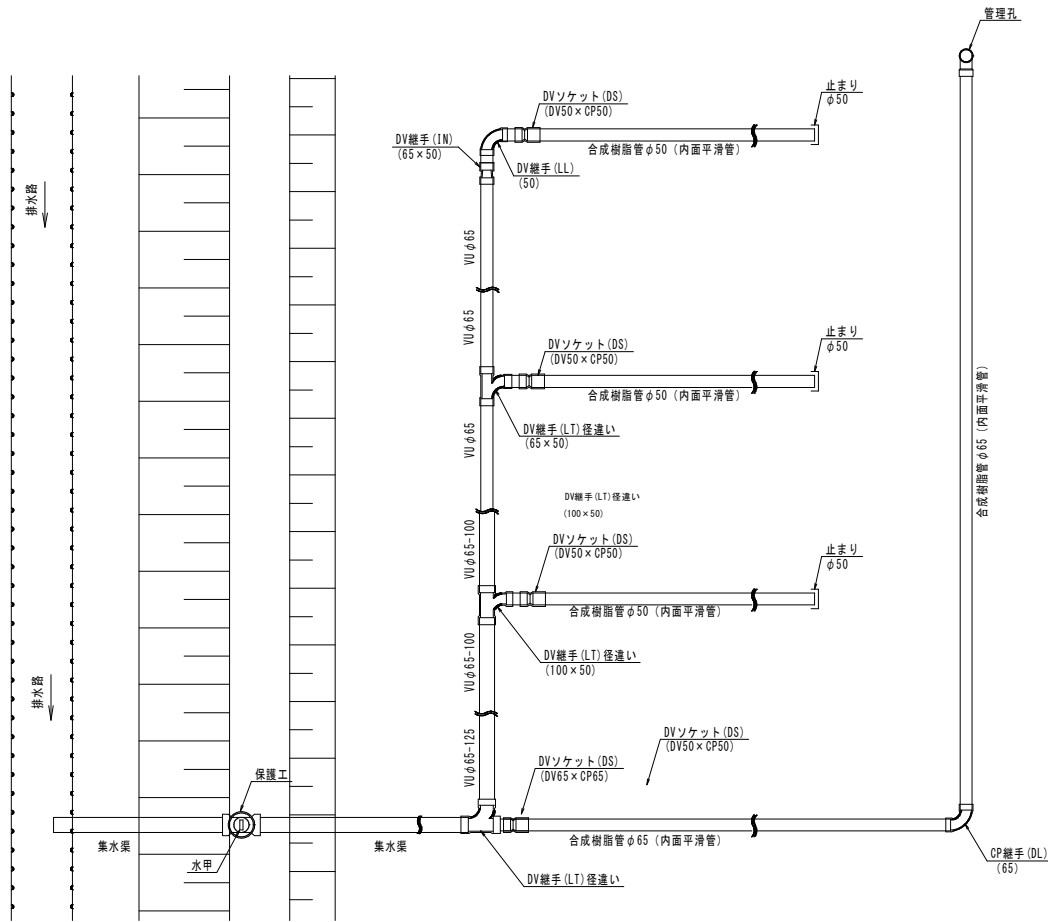


吸水渠断面図
自動埋設暗渠敷設機 S=1:10

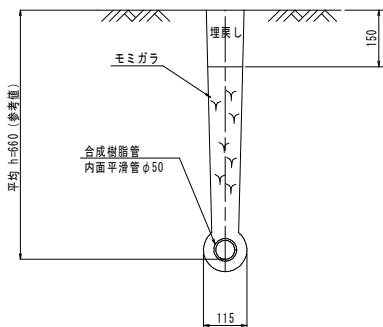

吸水渠工断面図 (φ65)
枕暗渠断面図
バックホウ S=1:10

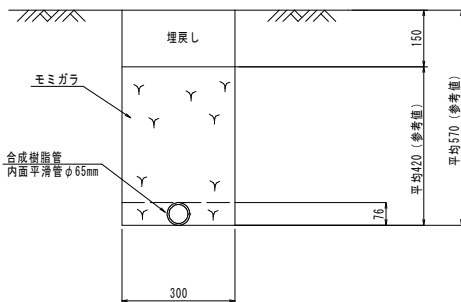


集水渠断面図
バックホウ S=1:10

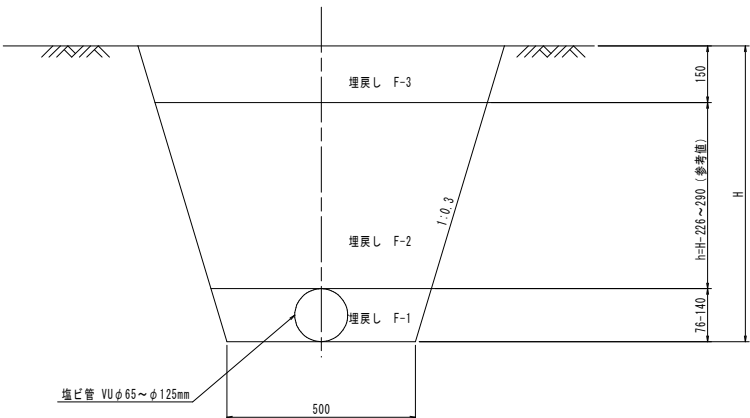


北総中央1期 令和8年度 畑地帯総合整備事業（畑地帯総合整備型）			
工事名	北総中央1期 暗渠排水工事		
図面名	暗渠排水工標準図		
作成年月日	令和8年8月		
縮尺	図示	図面番号	3
会社名			
事務所名	千葉県印旛農業事務所		


継手標準図

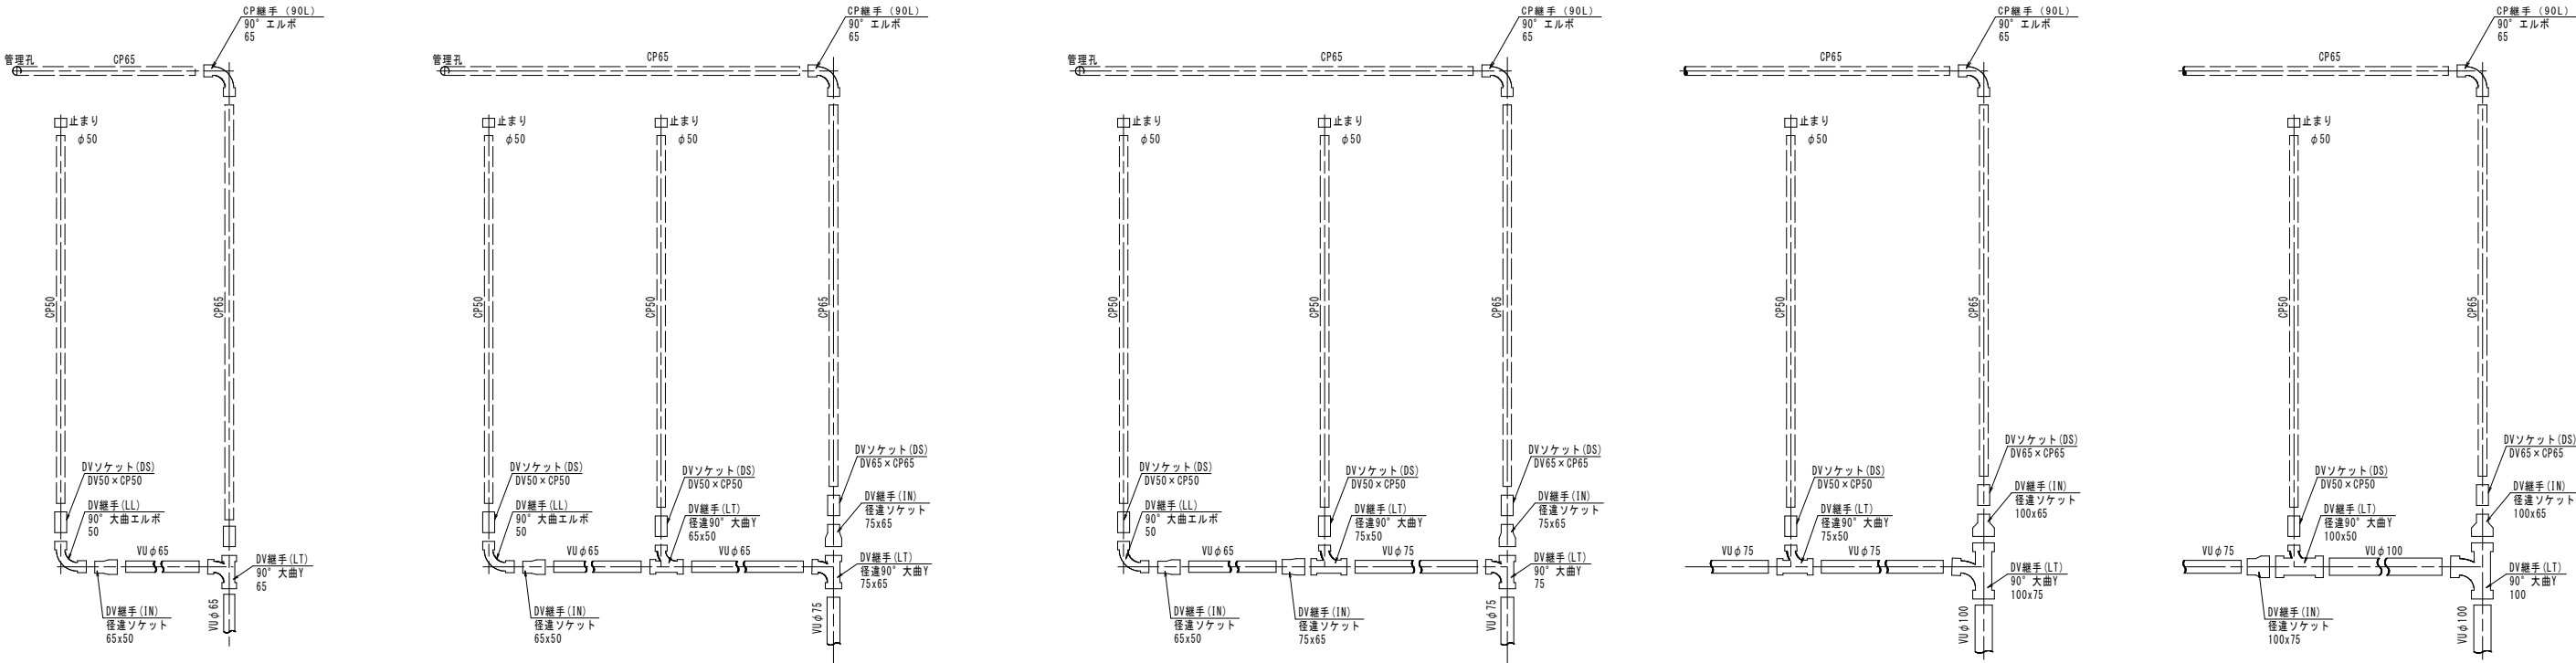

吸水渠


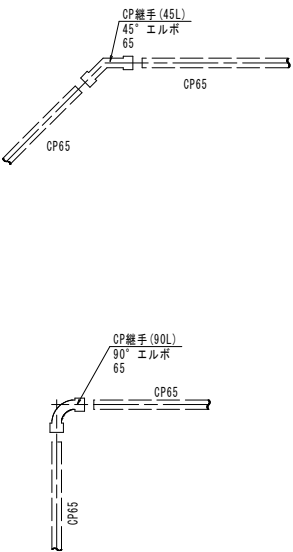


凡 例	
CP65	合成樹脂管（内面平滑管）φ 65
止まり	止まりφ 50（キャップ）
CP継手 (90L)	90° エルボ 径
CP継手 (45L)	45° エルボ 径
DVソケット (DS)	DVソケット DV径×CP径
DV継手 (IN)	インクリーザー 径×径
DV継手 (LT)	90° 大曲 Y 径
DV継手 (LT) 径違い	径違い90° 大曲 Y 径×径
DV継手 (90L)	90° 大曲 Y エルボ 径
DV継手 (Y)	径違い45° Y 径×径

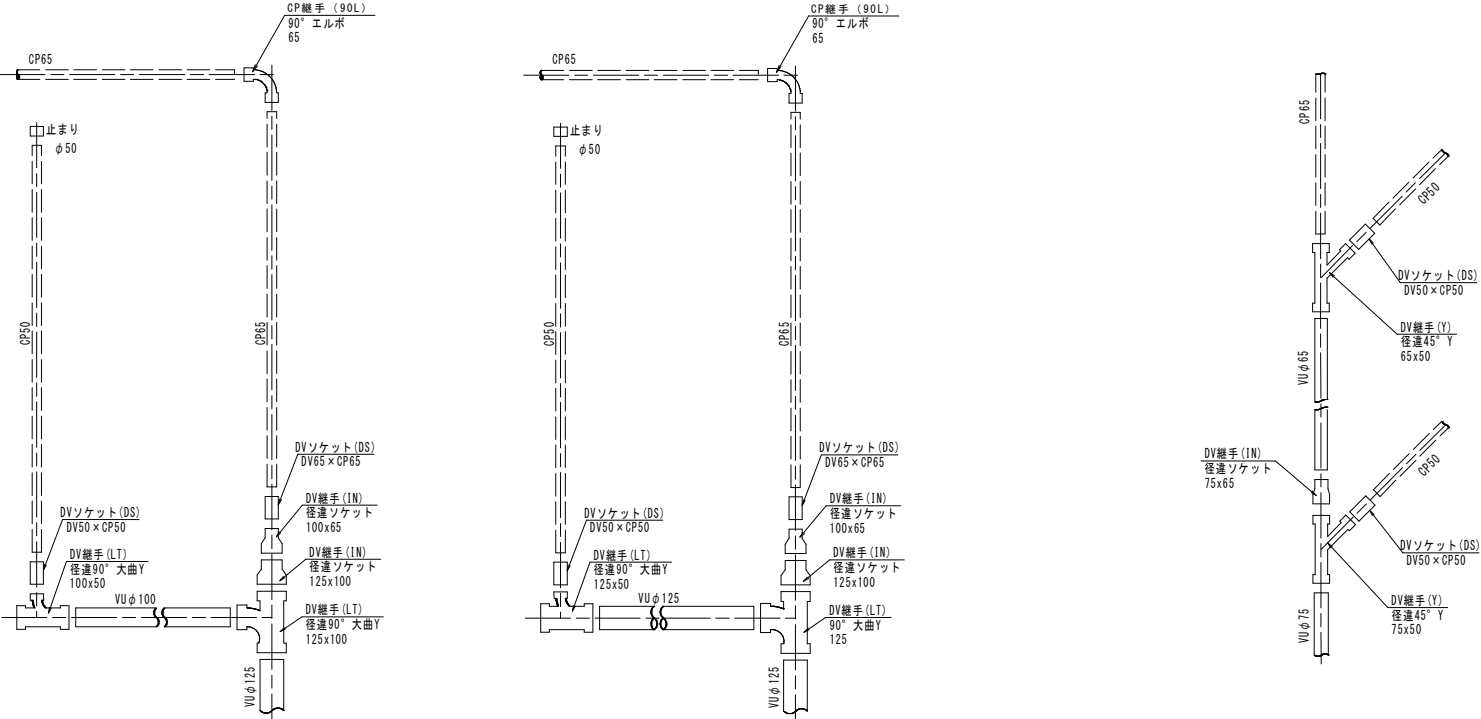

北総中央1期 令和8年度 畑地帯総合整備事業（畑地帯総合整備型）			
工 事 名	北総中央1期 暗渠排水工事		
図 面 名	継 手 標 準 図		
作成年月日	令和 8 年 8 月		
縮 尺	任意	図面番号	4
会 社 名			
事務所名	千葉県印旛農業事務所		

  付帯工標準図



北勢中央 1 期 令和 8 年度 畑地帯総合整備事業（畑地帯総合整備型）			
工 事 名	北勢中央 1 期 暗渠排水工事		
図 面 名	付帯工標準図		
作成年月日	令和 8 年 8 月		
縮 尺	図示	図面番号	5
会 社 名			
事務所名	千栗果園農業事務所		