



案内図 S=1:5,000

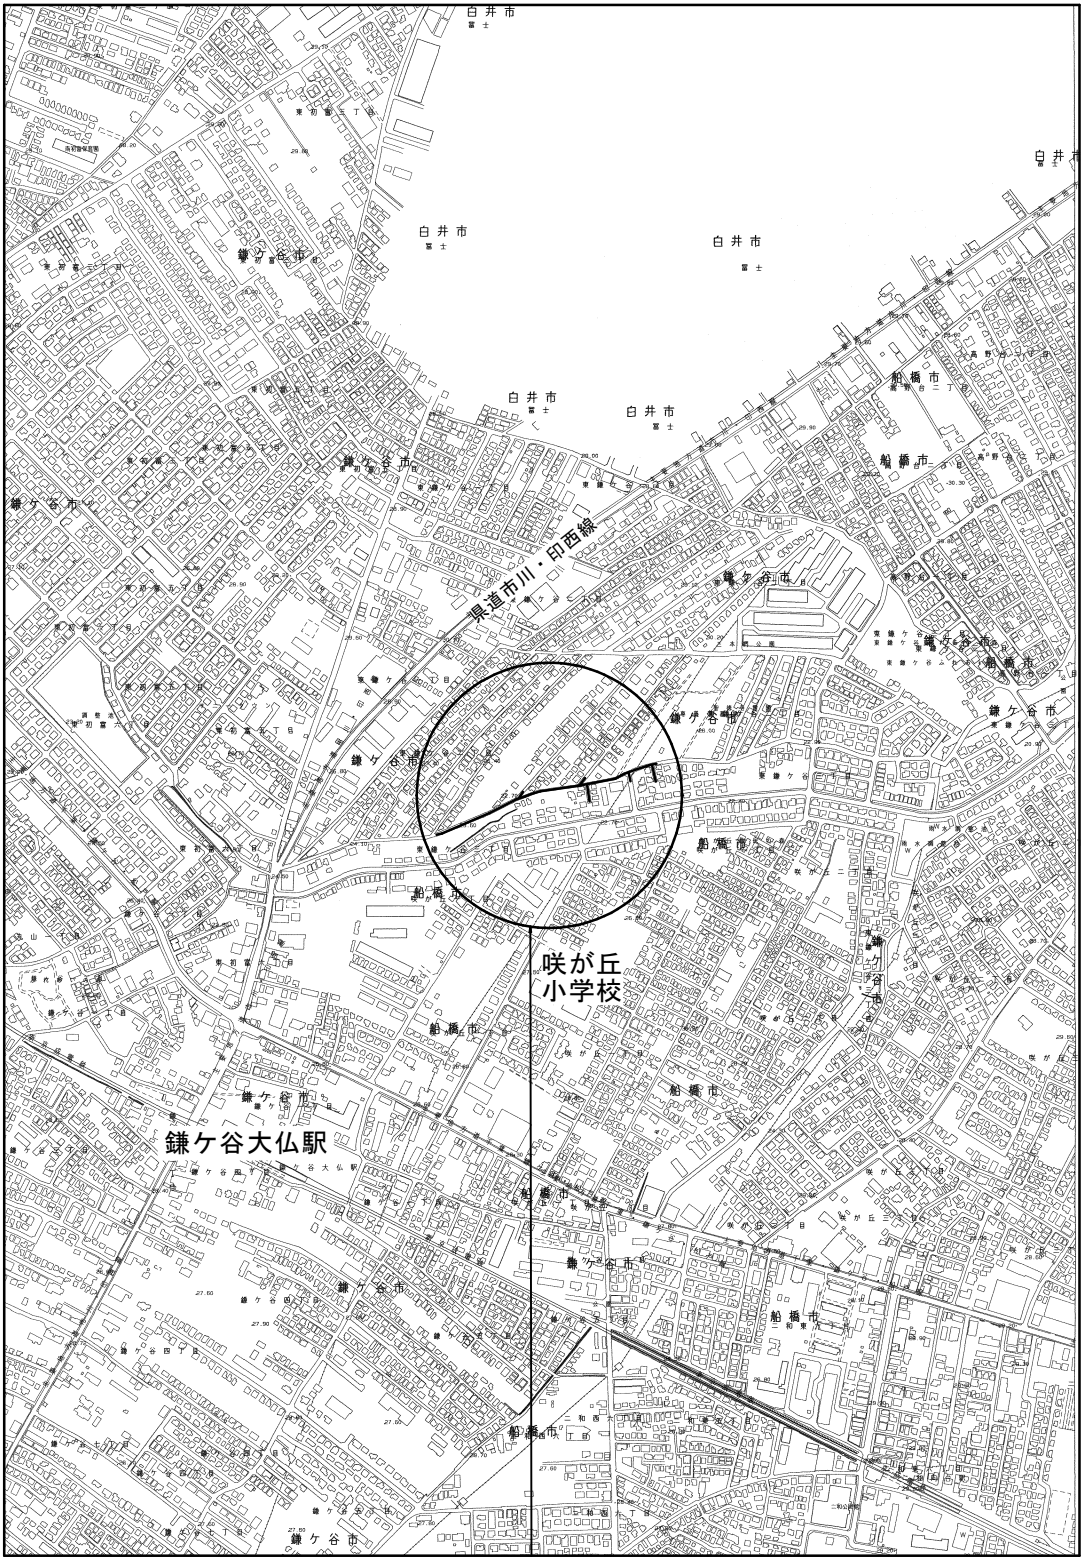

工事箇所
鎌ヶ谷市東鎌ヶ谷3丁目6番地先

0 100 200 300 400 500 m

管網図 S=1:2,500

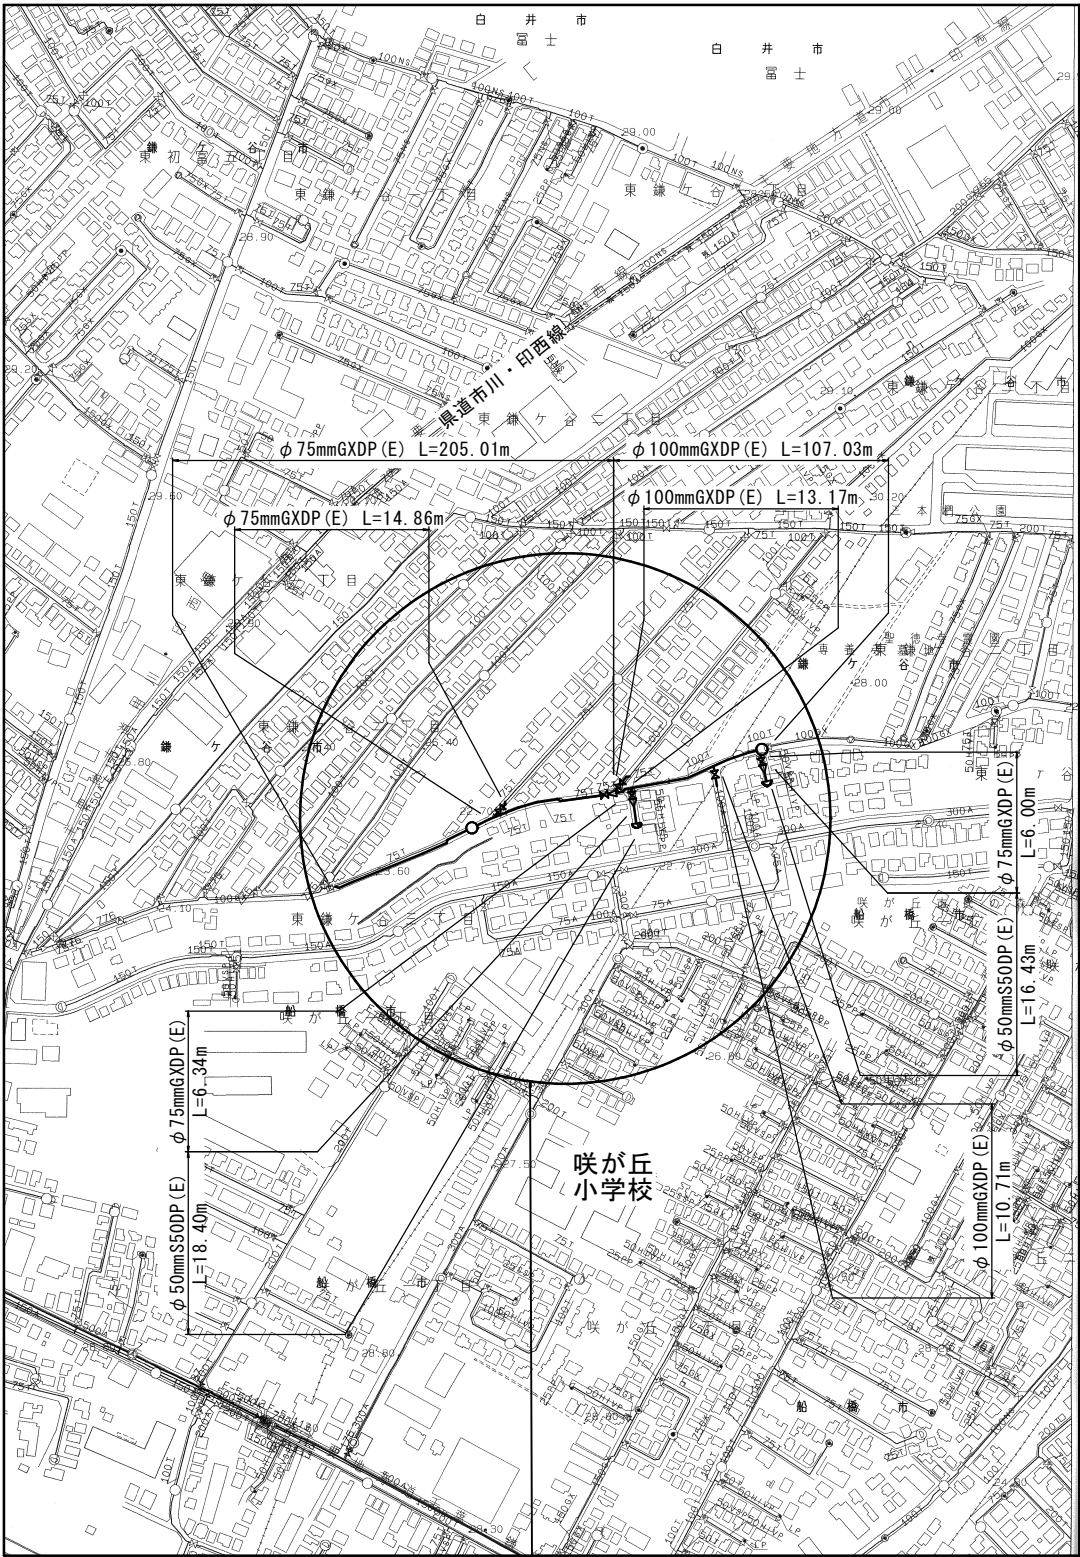

工事箇所 (F-5-24, 25)
鎌ヶ谷市東鎌ヶ谷3丁目6番地先

0 50 100 150 200 250 m

図面目次	
14 葉中 1	案内図・管網図
14 葉中 2	布設集計表
14 葉中 3	平面図 (1/2)
14 葉中 4	平面図 (2/2)
14 葉中 5	単独撤去工平面図
14 葉中 6	横断面図 (1/2)
14 葉中 7	横断面図 (2/2)
14 葉中 8	路面復旧図
14 葉中 9	配管参考図 (1/3)
14 葉中 10	配管参考図 (2/3)
14 葉中 11	配管参考図 (3/3)
14 葉中 12	付帯工平面図 付帯工構造図
14 葉中 13	給水切替一覧表 (1/2)
14 葉中 14	給水切替一覧表 (2/2)

許可番号	許可年月日

浅層埋設

工事名称	鎌ヶ谷市東鎌ヶ谷3丁目6番地先 配水管整備工事		
図面名称	案内図・管網図		
図面枚数	14 葉中 1	縮尺	図示
完成年月日	年 月 日	工事番号	水船8・9第12号
区画記号	F-5	千葉県企業局	
整理番号		施工業者	
所長	次長	課長	設計
所長	次長	課長	監督
所長	次長	課長	製図

布 設 集 計 表

施 工 総 延 長	施工 形態	布 設 工			新 設 土 被	撤 去 工			既 設 土 被	舗装 種別	埋戻 材料	掘削 形態	仕 切 弁		消 火 栓		排 水 栓		排水施設		備 考
		区分	管種	延 長		口径	管種	延 長					設置	撤去	設置	撤去	設置	撤去	設置	撤去	
φ50施工	昼間	A1	S50DP	0.15	1.20	50	VSP	0.15	1.20	A	改良土	機械	-	-	-	-	-	-	2	2	栓設置工φ50 S50DP-2(土工事なし)
φ50mmS50DP(E)布設工 L=34.83m	昼間	A2	S50DP	34.68	1.20	50	HIVP	34.68	1.20	A	改良土	機械									
撤去工延長計																					
φ50mmVSP L= 0.15m																					
φ50mmHIVP L=34.68m																					
φ 75施工	昼間	A1	GXDP	109.05	0.80					A	改良土	機械	浅 3 (SS) 浅 1 (R)	2 緑石有 (JIS)	1 単口	1 単口 (丸型)	-	-	-	-	仮配管取り外し連絡工 φ100GXDP-1 栓取り外し連絡工 φ75TDP-1(土工事なし) フランジ蓋設置工 φ75-1(A復旧)(DP=1.20) 離脱防止金具設置工 φ75-2(仮配管施工時) 仮設不断水止水栓設置工 φ75TDP-1(仮配管施工時)(残置) 既設仮設不断水止水栓筐撤去工 φ100TDP-1(土工事なし)
φ 75mmGXDP(E)布設工 L=232.21m	昼間	A2	GXDP	6.00	0.80	50	VSP	6.00	1.20	A	改良土	機械									
撤去工延長計	昼間	A3	GXDP	1.41	0.80	50	HIVP	1.41	1.20	A	改良土	機械									
φ 50mmVSP L= 6.00m	昼間	A4	GXDP	2.34	0.80	50	TDP	2.34	1.20	A	改良土	機械									
φ 50mmHIVP L= 1.41m	昼間	A5	GXDP	27.61	0.80	75	TDP	27.61	1.20	A	改良土	機械									
φ 50mmTDP L= 2.34m	昼間	A6	GXDP	75.55	0.80	75	TDP	75.55	1.20	A	改良土	機械									
φ 75mmTDP L=218.91m	昼間	A7	GXDP	0.48	1.20	100	TDP	0.48	1.20	A	改良土	機械									
φ 100mmTDP L= 2.81m	昼間	A8	GXDP	2.24	1.20					A	改良土	機械									
内φ75mmTDP単独撤去工 L=115.75m	昼間	B	GXDP	7.53	0.80					B	改良土	機械									
内φ100mmTDP単独撤去工 L= 2.33m	昼間	A1	単独撤去工			75	TDP	115.75	1.20	A	改良土	機械									
	昼間	A2	単独撤去工			100	TDP	2.33	1.20	A	改良土	機械									
φ 100施工	昼間	A1	GXDP	37.13	0.80					A	改良土	機械	浅 2 (R)	2 緑石有 (JIS)	1 単口	2 単口 (丸型)	-	-	-	-	仮配管取り外し連絡工 φ100GXDP-1 栓取り外し連絡工 φ100TDP-2(土工事なし) フランジ蓋設置工 φ75-1(A復旧)(DP=1.20) フランジ蓋設置工 φ75-1(B復旧)(DP=1.20) 離脱防止金具設置工φ100-2(仮配管施工時) 二つ割特殊押輪設置工φ100-2(仮配管施工時) 仮設不断水止水栓設置工 φ100TDP-2(仮配管施工時)(残置) GX形移動防止金具設置工φ100-3(仮配管施工時)
φ 100mmGXDP(E)布設工 L=130.91m	昼間	A2	GXDP	32.54	0.80	75	TDP	32.54	1.20	A	改良土	機械									
撤去工延長計	昼間	A3	GXDP	41.16	0.80	100	TDP	41.16	1.20	A	改良土	機械									
φ 75mmTDP L= 35.60m	昼間	A4	GXDP	10.06	0.80	100	ADP	10.06	1.20	A	改良土	機械									
φ 100mmTDP L= 76.23m	昼間	B	GXDP	10.02	0.80					B	改良土	機械									
φ 100mmADP L= 10.06m	昼間	A1	単独撤去工			75	TDP	3.06	1.20	A	改良土	機械									
内φ75mmTDP単独撤去工 L= 3.06m	昼間	A2	単独撤去工			100	TDP	35.07	1.20	A	改良土	機械									
内φ100mmTDP単独撤去工 L= 35.07m																					

※ 管被覆工
管路全線ポリエチレンスリーブ被覆工
F付T字管フランジ部ポリエチレンスリーブ被覆工

※ 明示シート敷設工
配水管・給水管道路部全線路盤下に明示シートを施すこと。
※ (R)はGX更新連絡管を表す。


※ 消火栓はカラー鉄蓋とする。なお、土留はレジコン製とする。
※ 浅層埋設部の消火栓鉄蓋受け枠内側を黄色ペンキで着色する。
※ φ75施工A5布設工の掘削幅は+200mmとする。

浅層埋設

工 事 名 称	鎌ヶ谷市東鎌ヶ谷3丁目6番地先 配水管整備工事				
図 面 名 称	布 設 集 計 表				
図 面 枚 数	14 葉 中 2		縮 尺	—	
完 成 日	年 月 日		工事番号	水船8・9第12号	
区 画 記 号	F-5		千葉県企業局		
整理番号		施工業者			
所 長	次 長	課 長	設 計	製 図	
所 長	次 長	課 長	監 督	製 図	



平面図(1/2) S=1:500

概要図

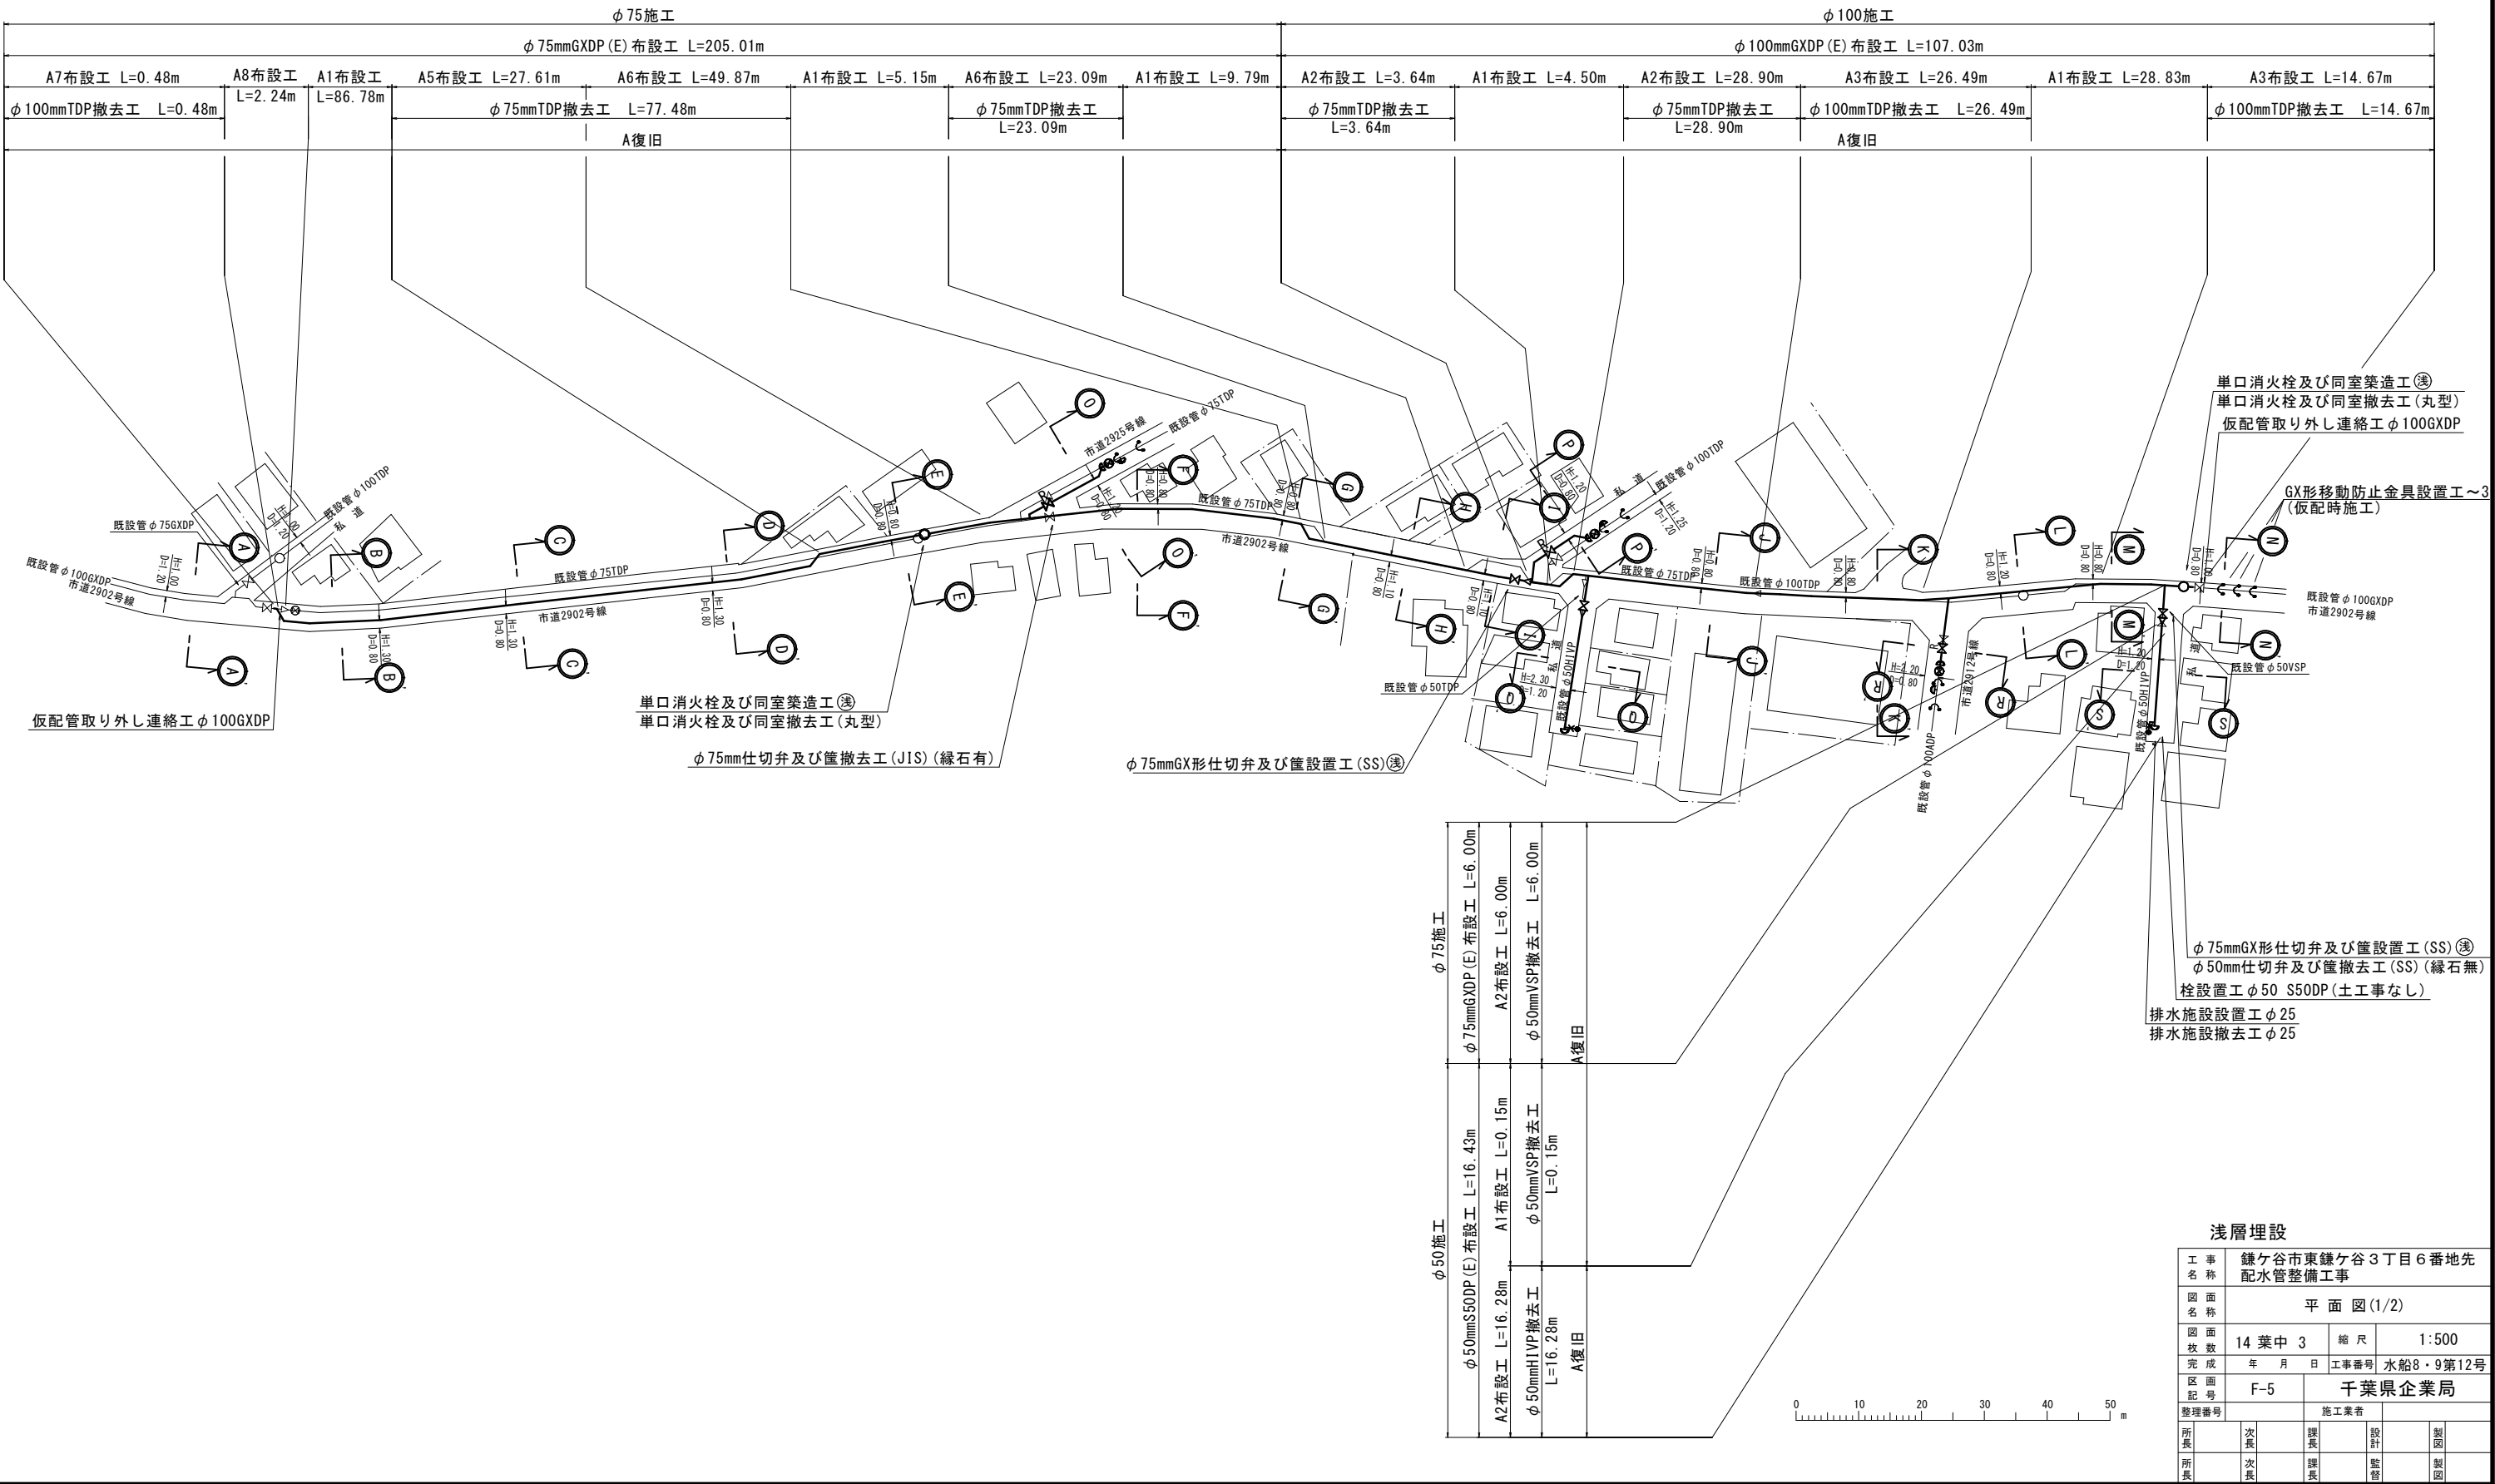

平面図 (2/2) S=1:500



概要図

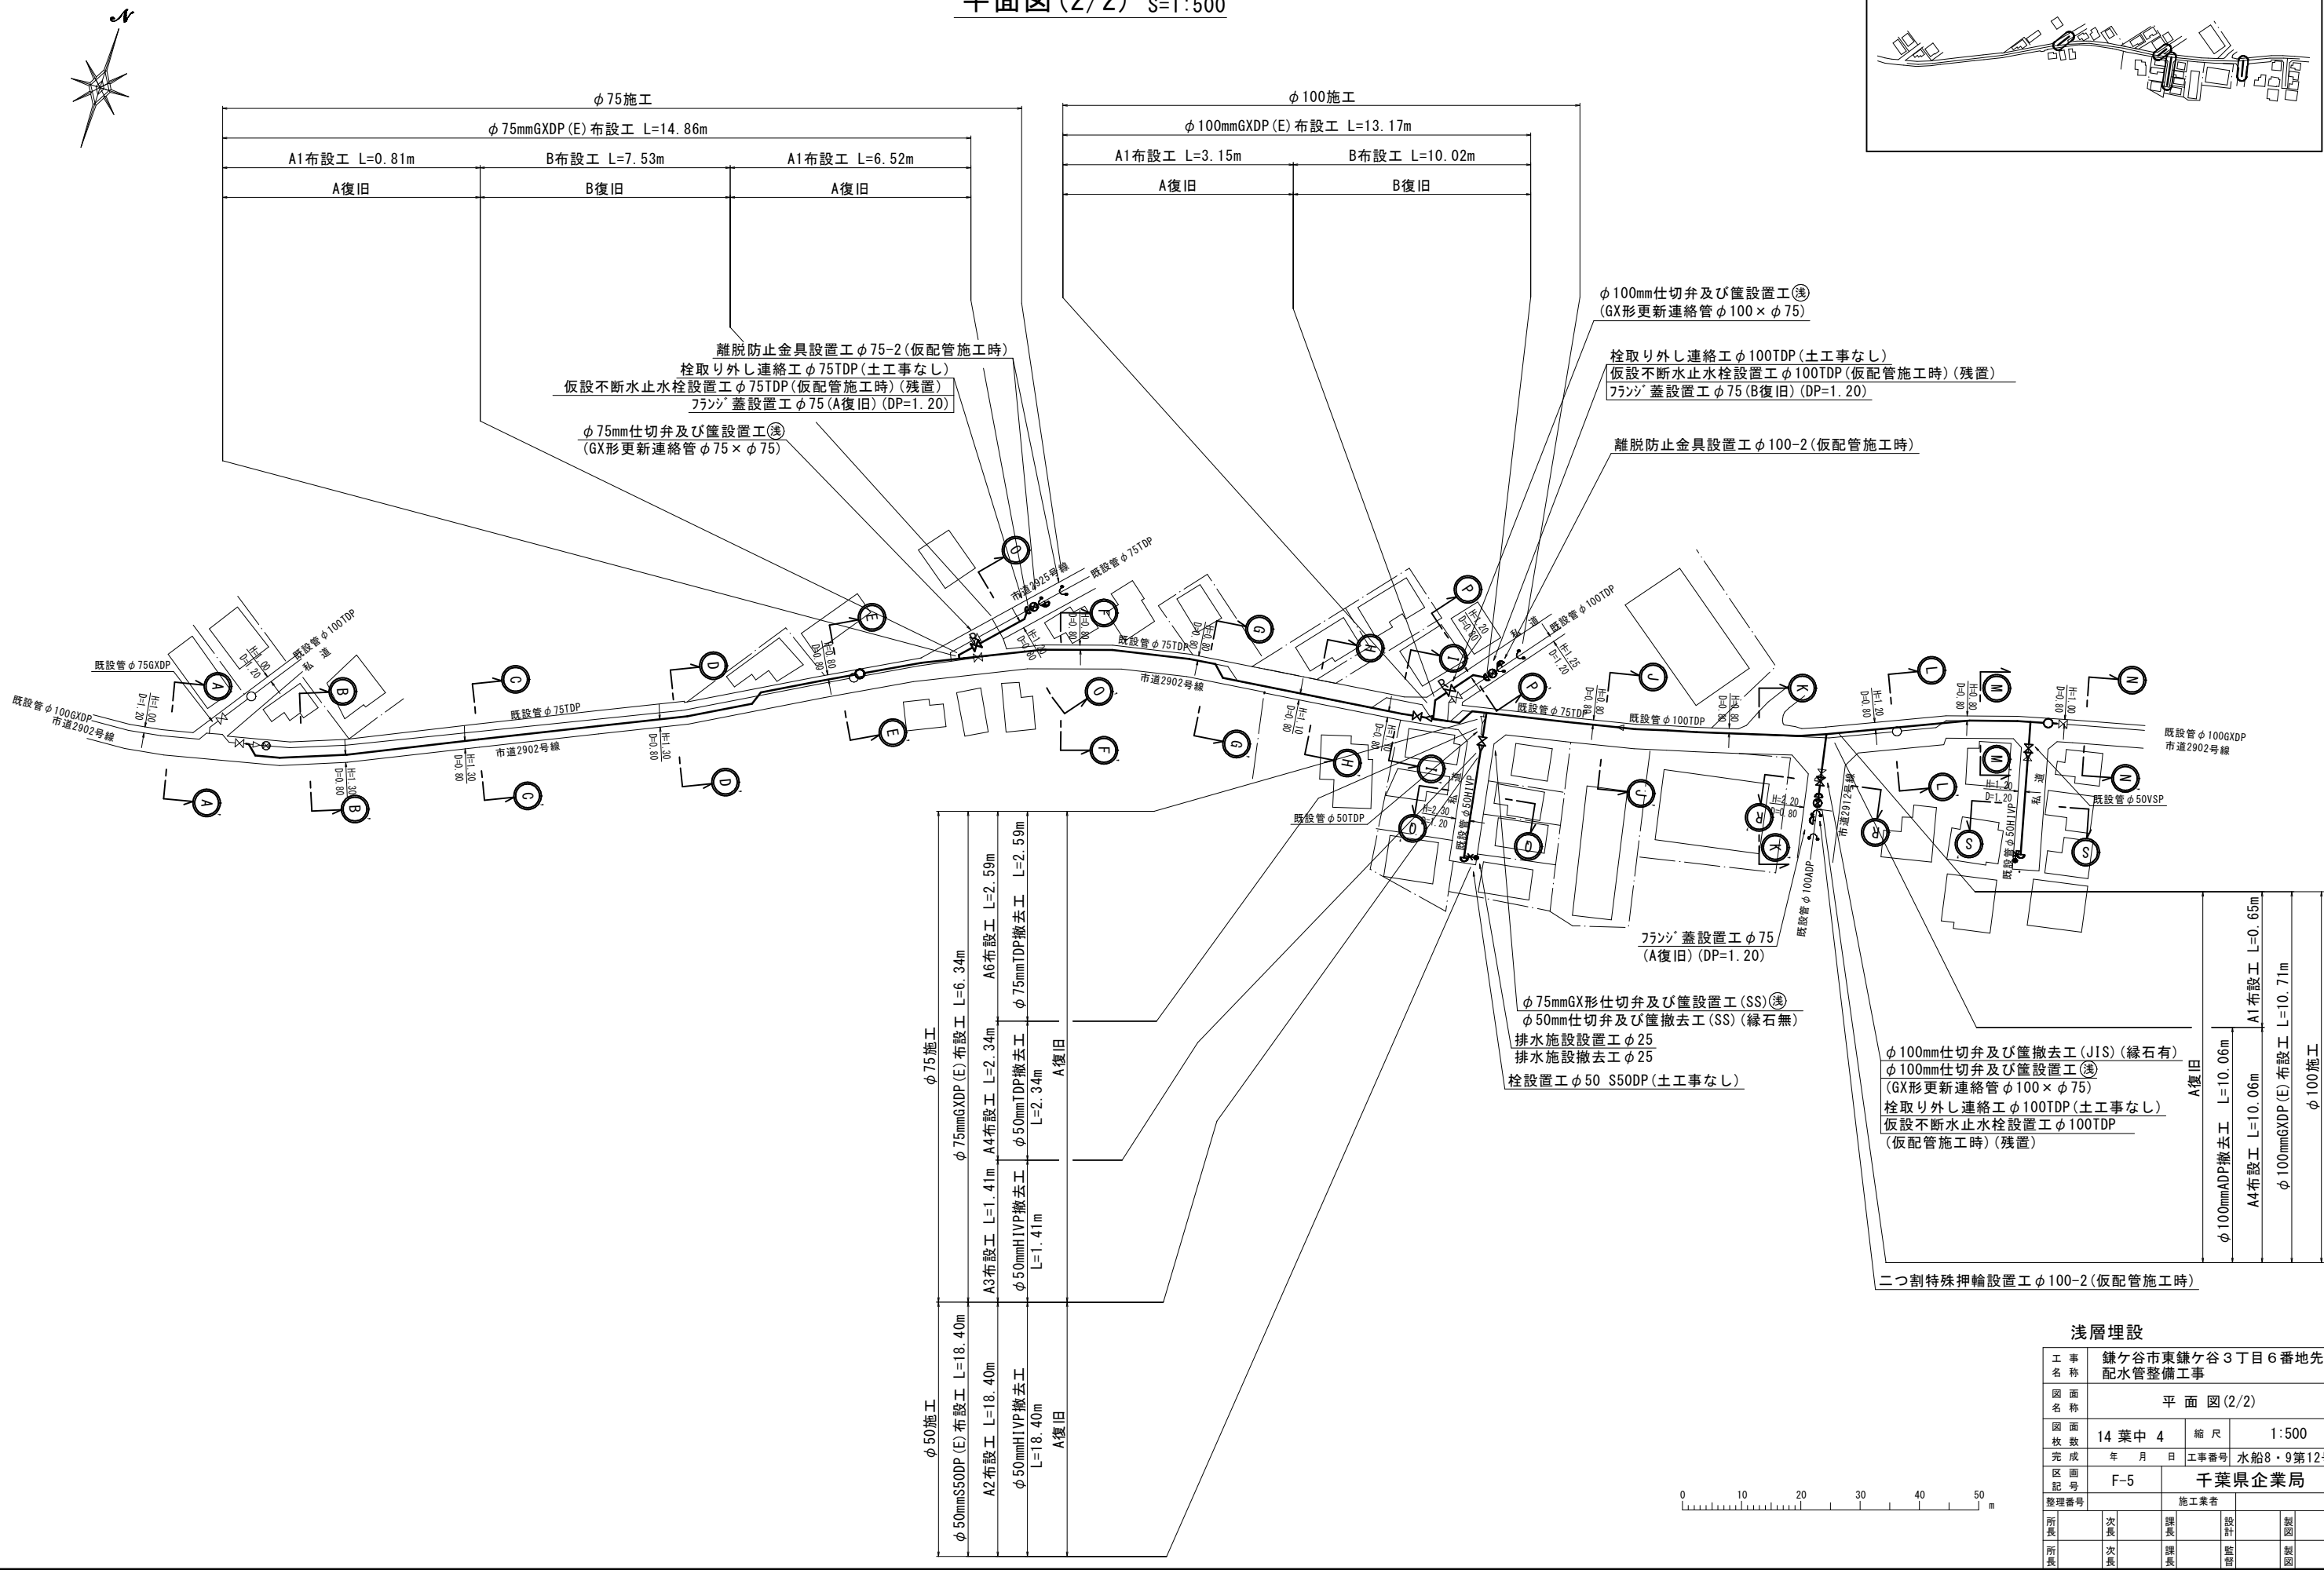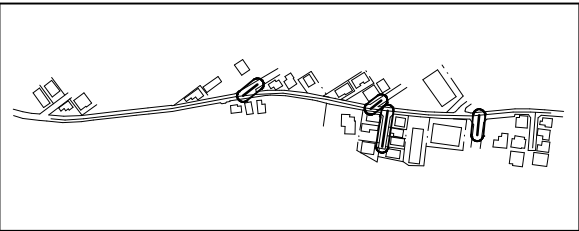

浅層埋設

工 事 名 称	鎌ヶ谷市東鎌ヶ谷3丁目6番地先配水管整備工事			
図 面 名 称	平 面 図 (2/2)			
図 面 枚 数	14 葉 中 4	縮 尺	1:500	
完 成 年 月 日		工 事 番 号	水船8・9第12号	
区 画 記 号	F-5	千葉県企業局		
整理番号		施 工 業 者		
所 長	次 長	課 長	設 計	製 図
所 長	次 長	課 長	監 督	製 図

 
単独撤去工平面図 S=1:500

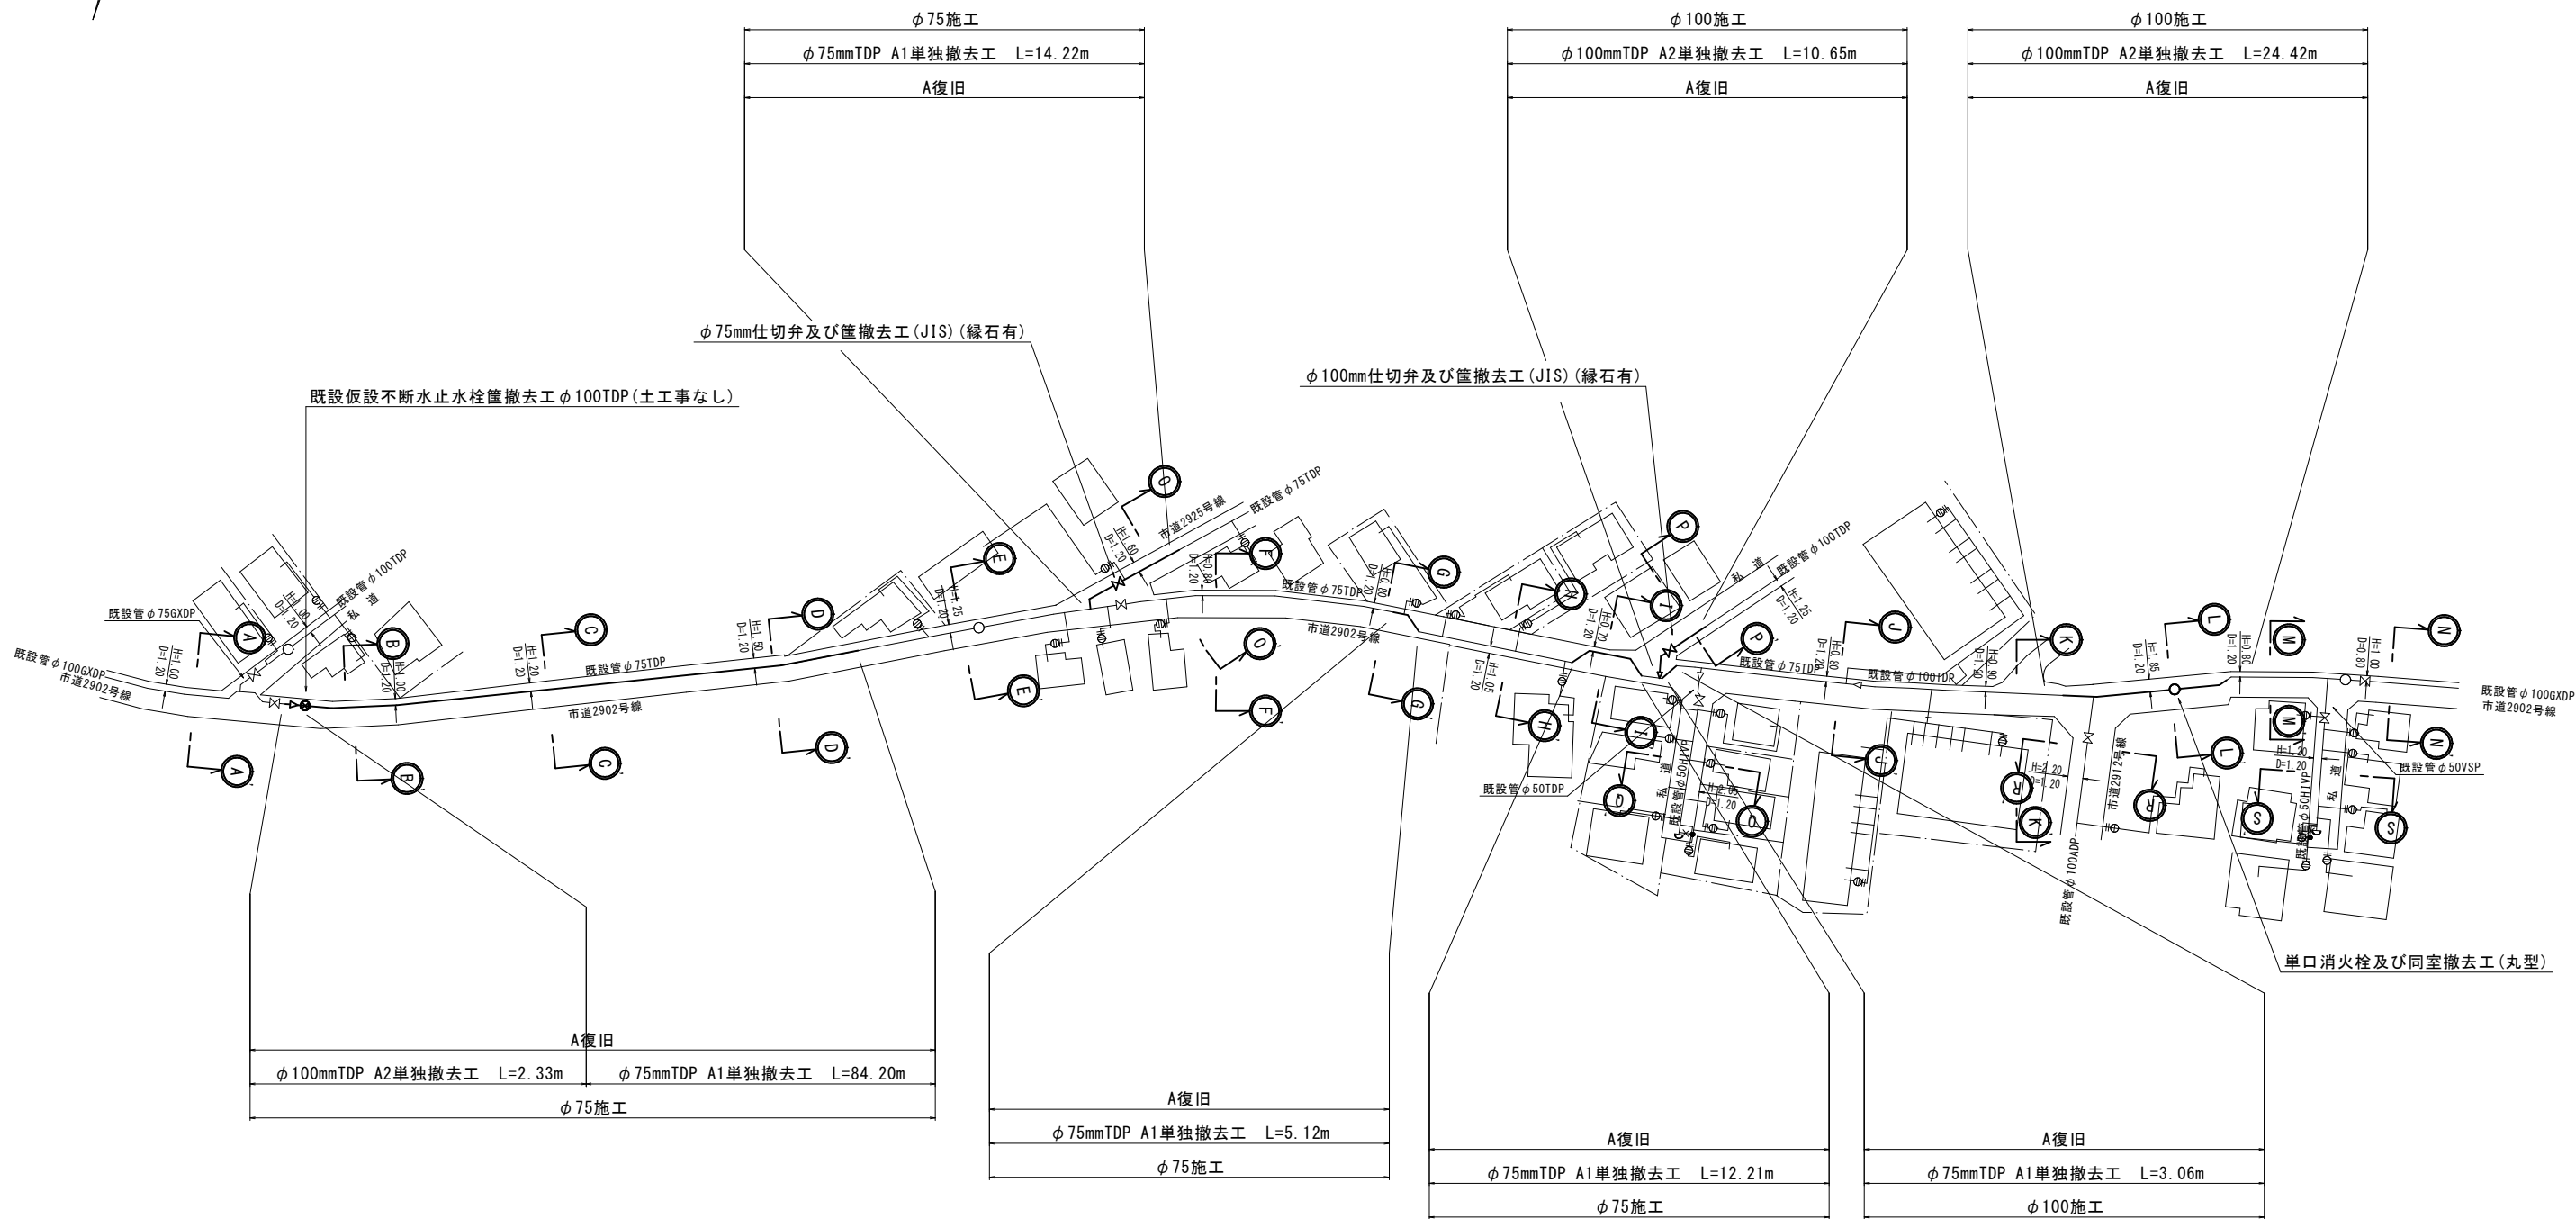

浅層埋設

工 事 名	鎌ヶ谷市東鎌ヶ谷3丁目6番地先配水管整備工事				
図 面 名	単独撤去工平面図				
図 面 枚 数	14 葉 中 5	縮 尺	1:500		
完 成 日	年 月 日	工事番号	水船8・9第12号		
区 画 記 号	F-5	千葉県企業局			
整理番号			施工業者		
所長	次長	課長	設計	製図	
所長	次長	課長	監督	製図	

横断面図(1/2) S=1:50

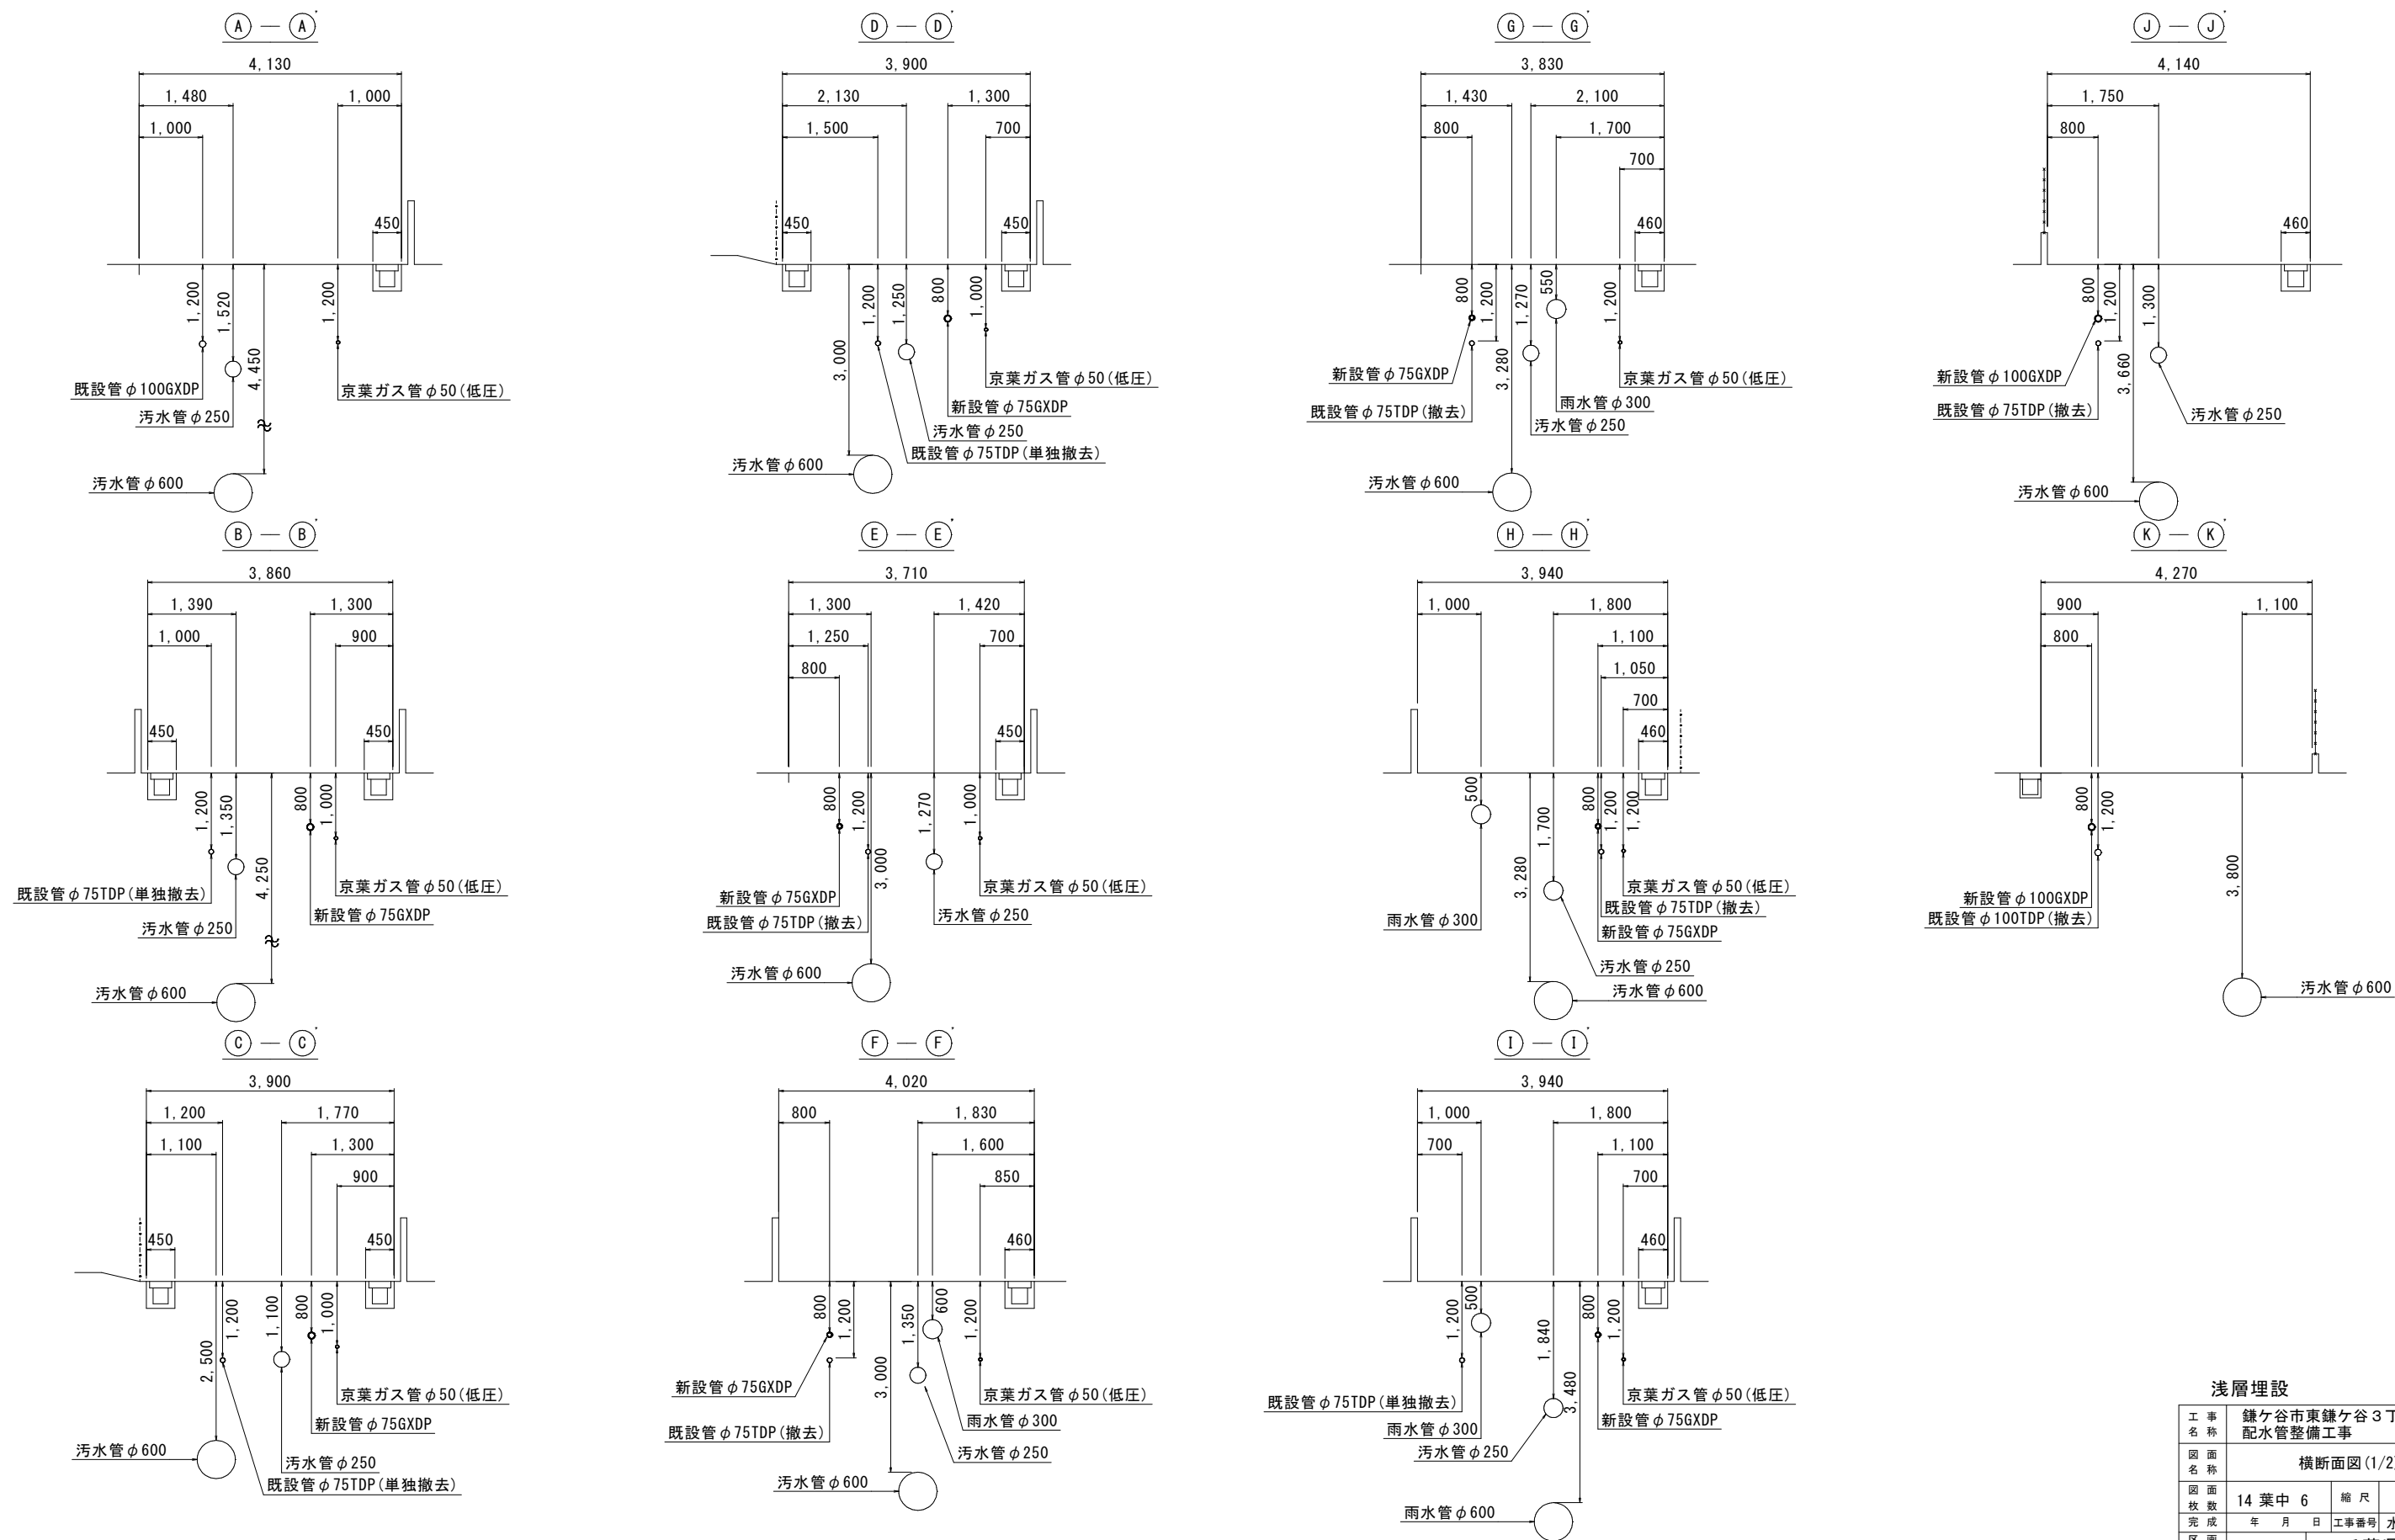


浅層埋設

工 事 名 称	鎌ヶ谷市東鎌ヶ谷3丁目6番地先 配水管整備工事		
図 面 名 称	横断面図(1/2)		
図 面 枚 数	14 葉 中 6	縮 尺	1:50
完 成 年 月 日		工 事 番 号	水船8・9第12号
区 画 記 号	F-5	千葉県企業局	
整理番号		施工業者	
所長	次長	課長	設計
所長	次長	課長	監督
			製図

横断面図 (2/2) S=1:50


路面復旧図 S=1:20

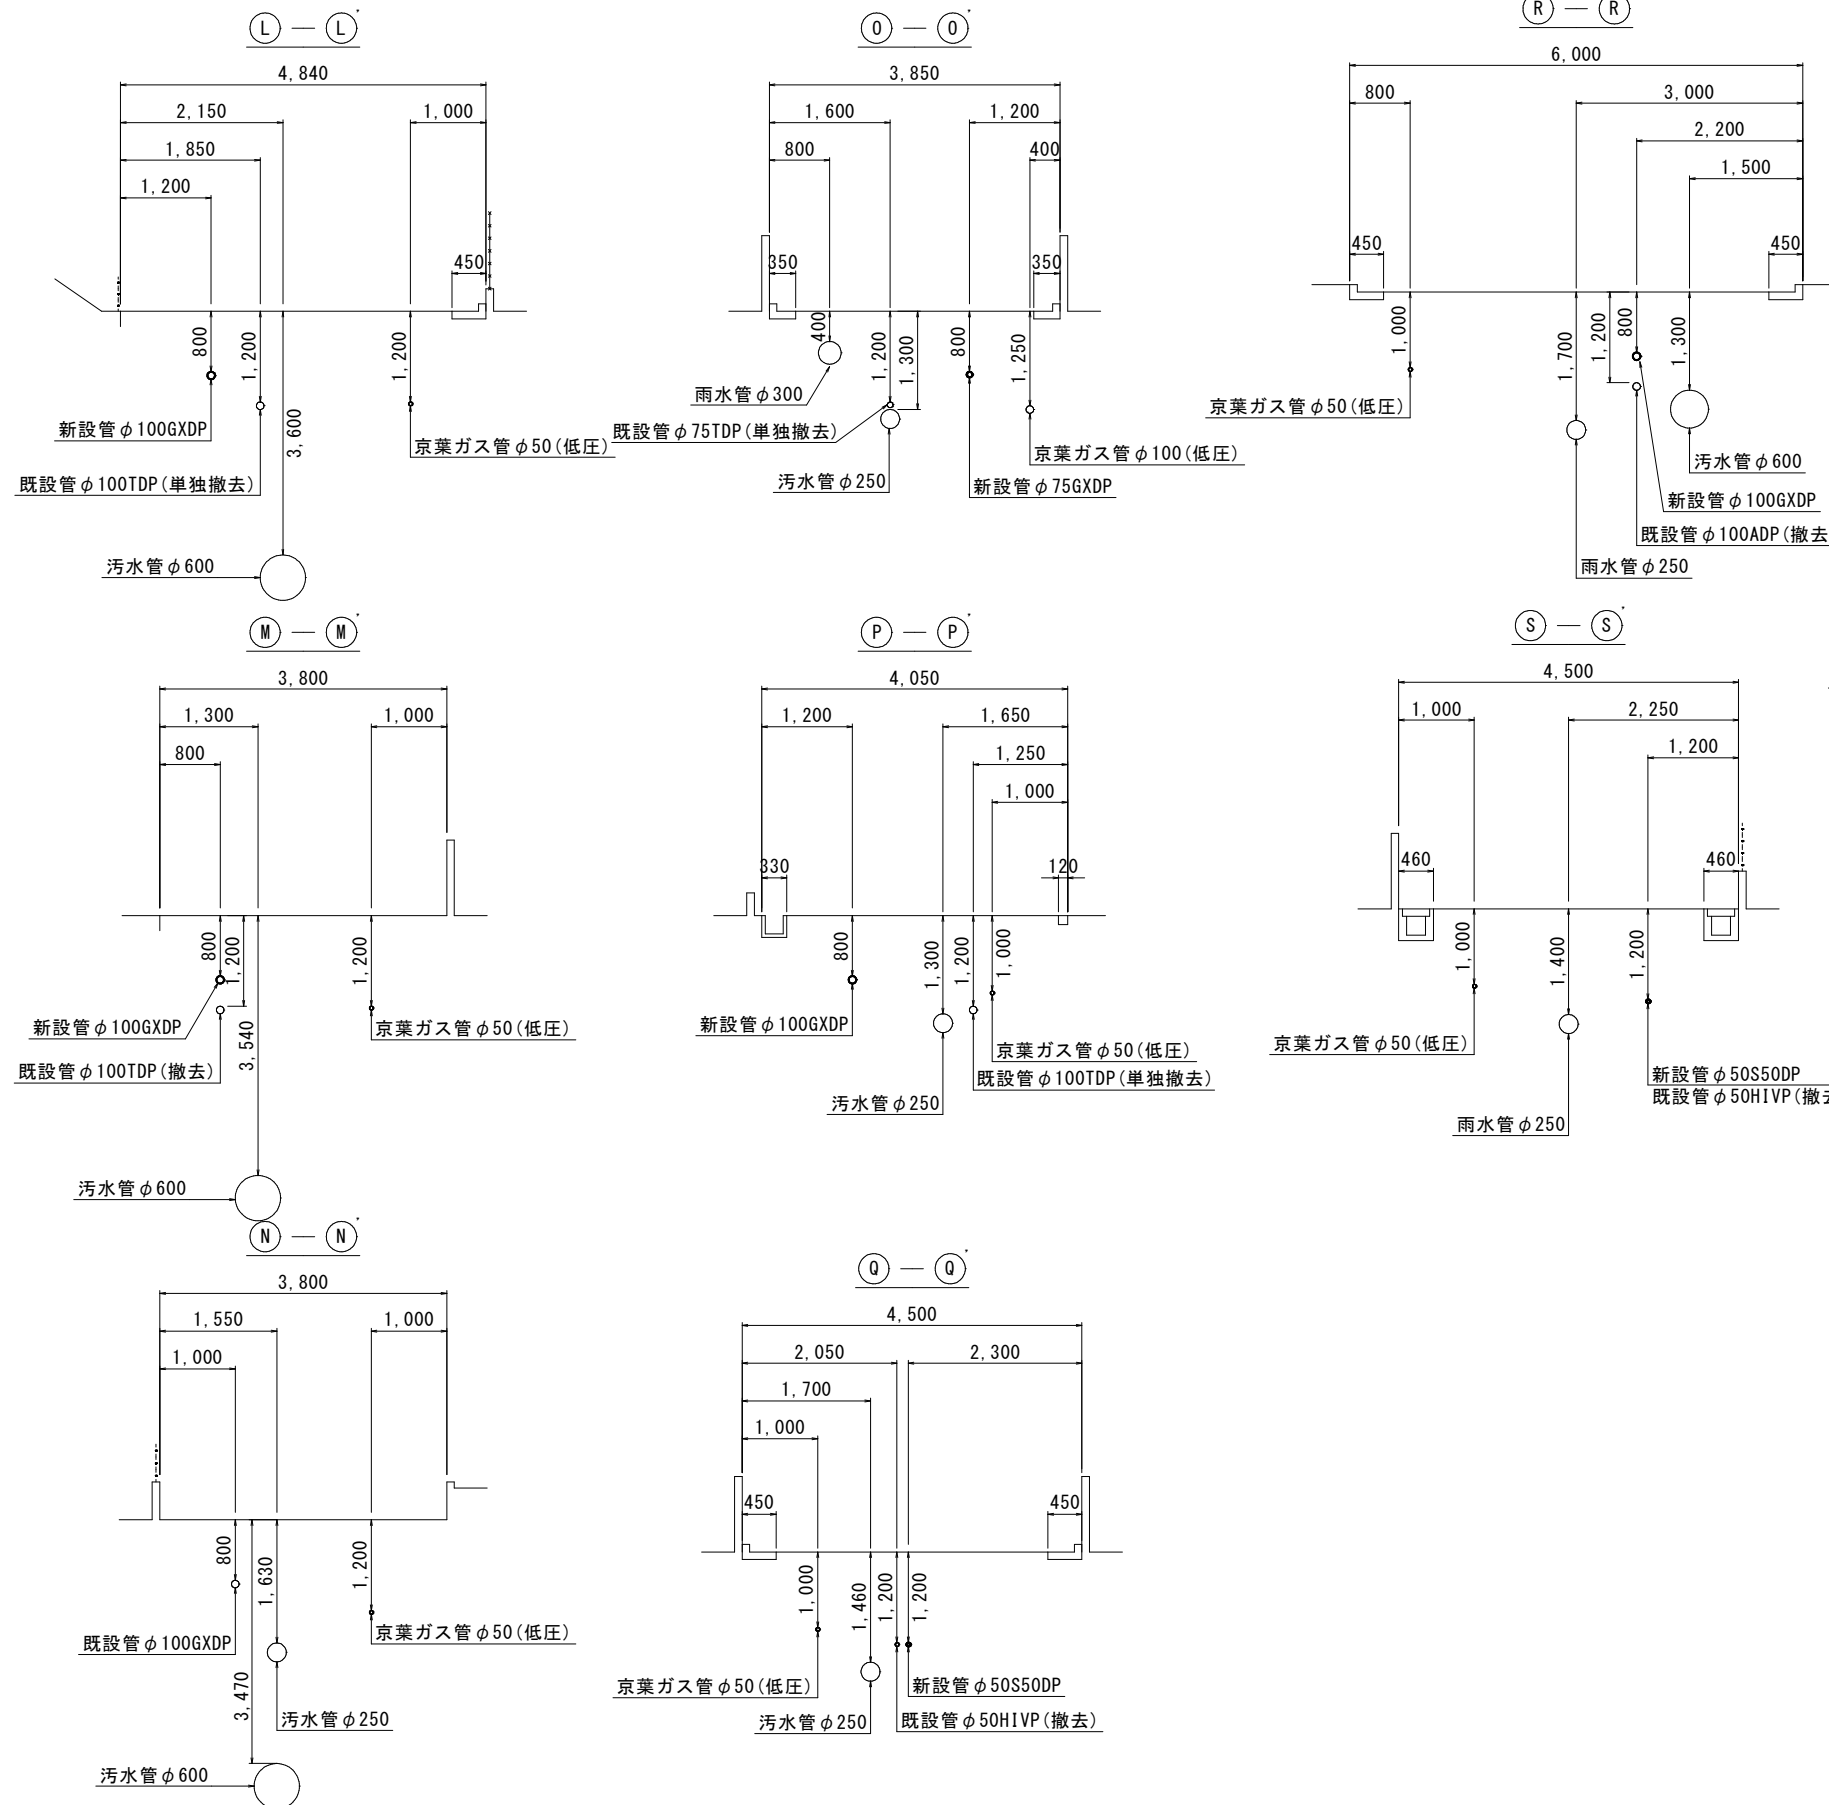

A 復 旧

(市道B型・私道)

本復旧

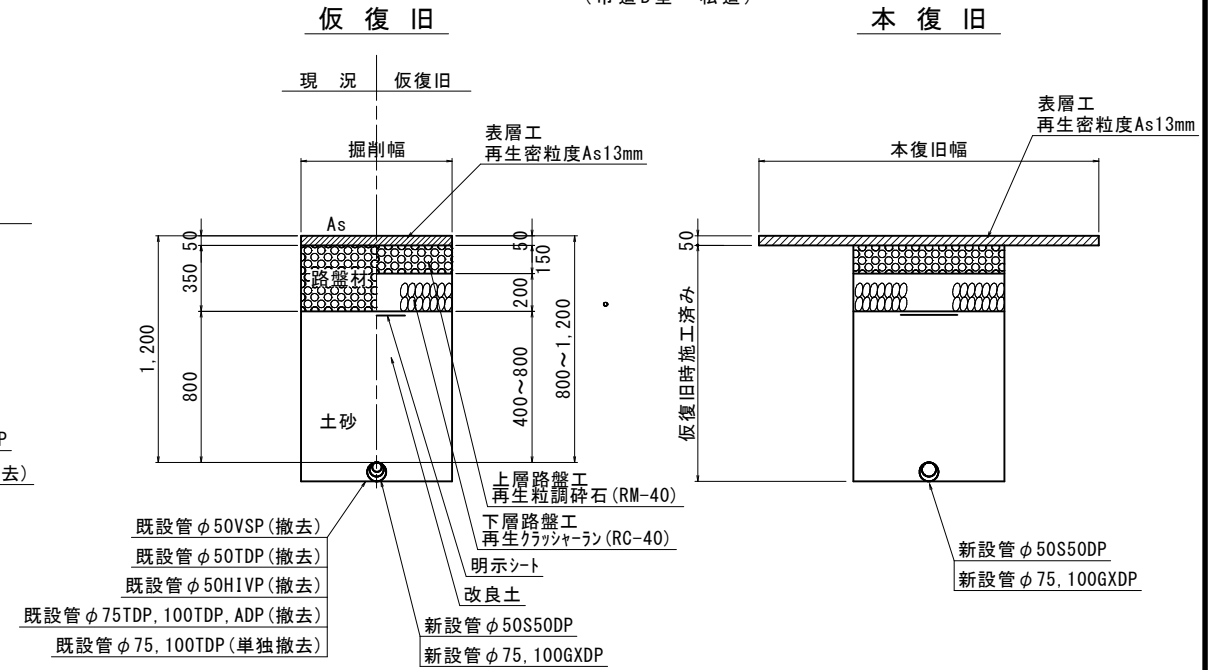


B 復 旧

(市道B型・私道)(現状復旧)

假 復 旧

現況	恢復舊
----	-----

本復旧


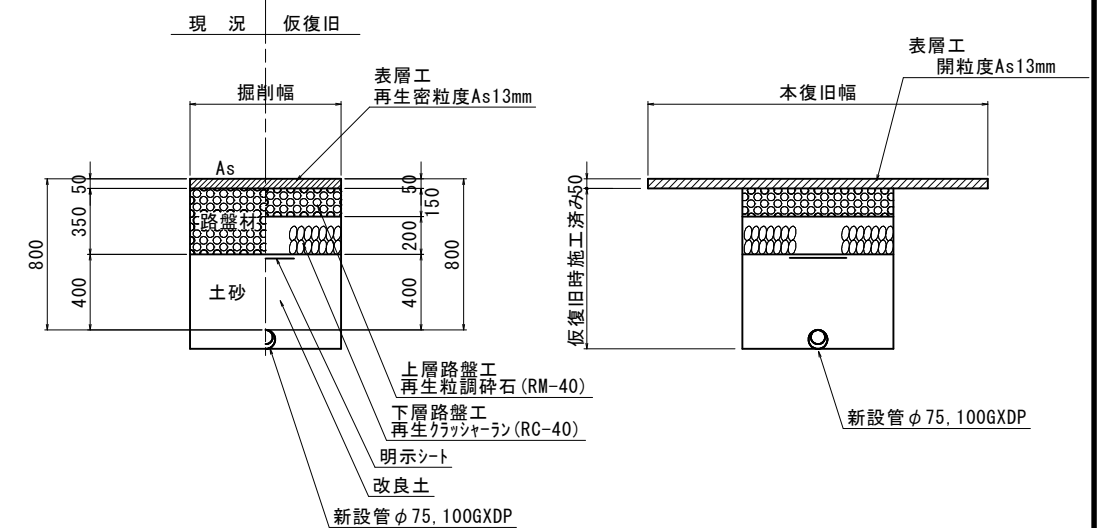


淺層埋設

工 事 名 称	鎌ヶ谷市東鎌ヶ谷3丁目6番地先 配水管整備工事				
面 积	横断面図(2/2)・路面復旧図				
面 数	14 葉 中 7	縮 尺	図 示		
完 成	年 月 日	工事番号	水船8・9第12号		
区 画 記 号	F-5	千葉県企業局			
整理番号			施 工 業 者		
所長	次長	課長	設計		製図
所長	次長	課長	監督		製図

配管参考図(1/3) S=FREE

概要図

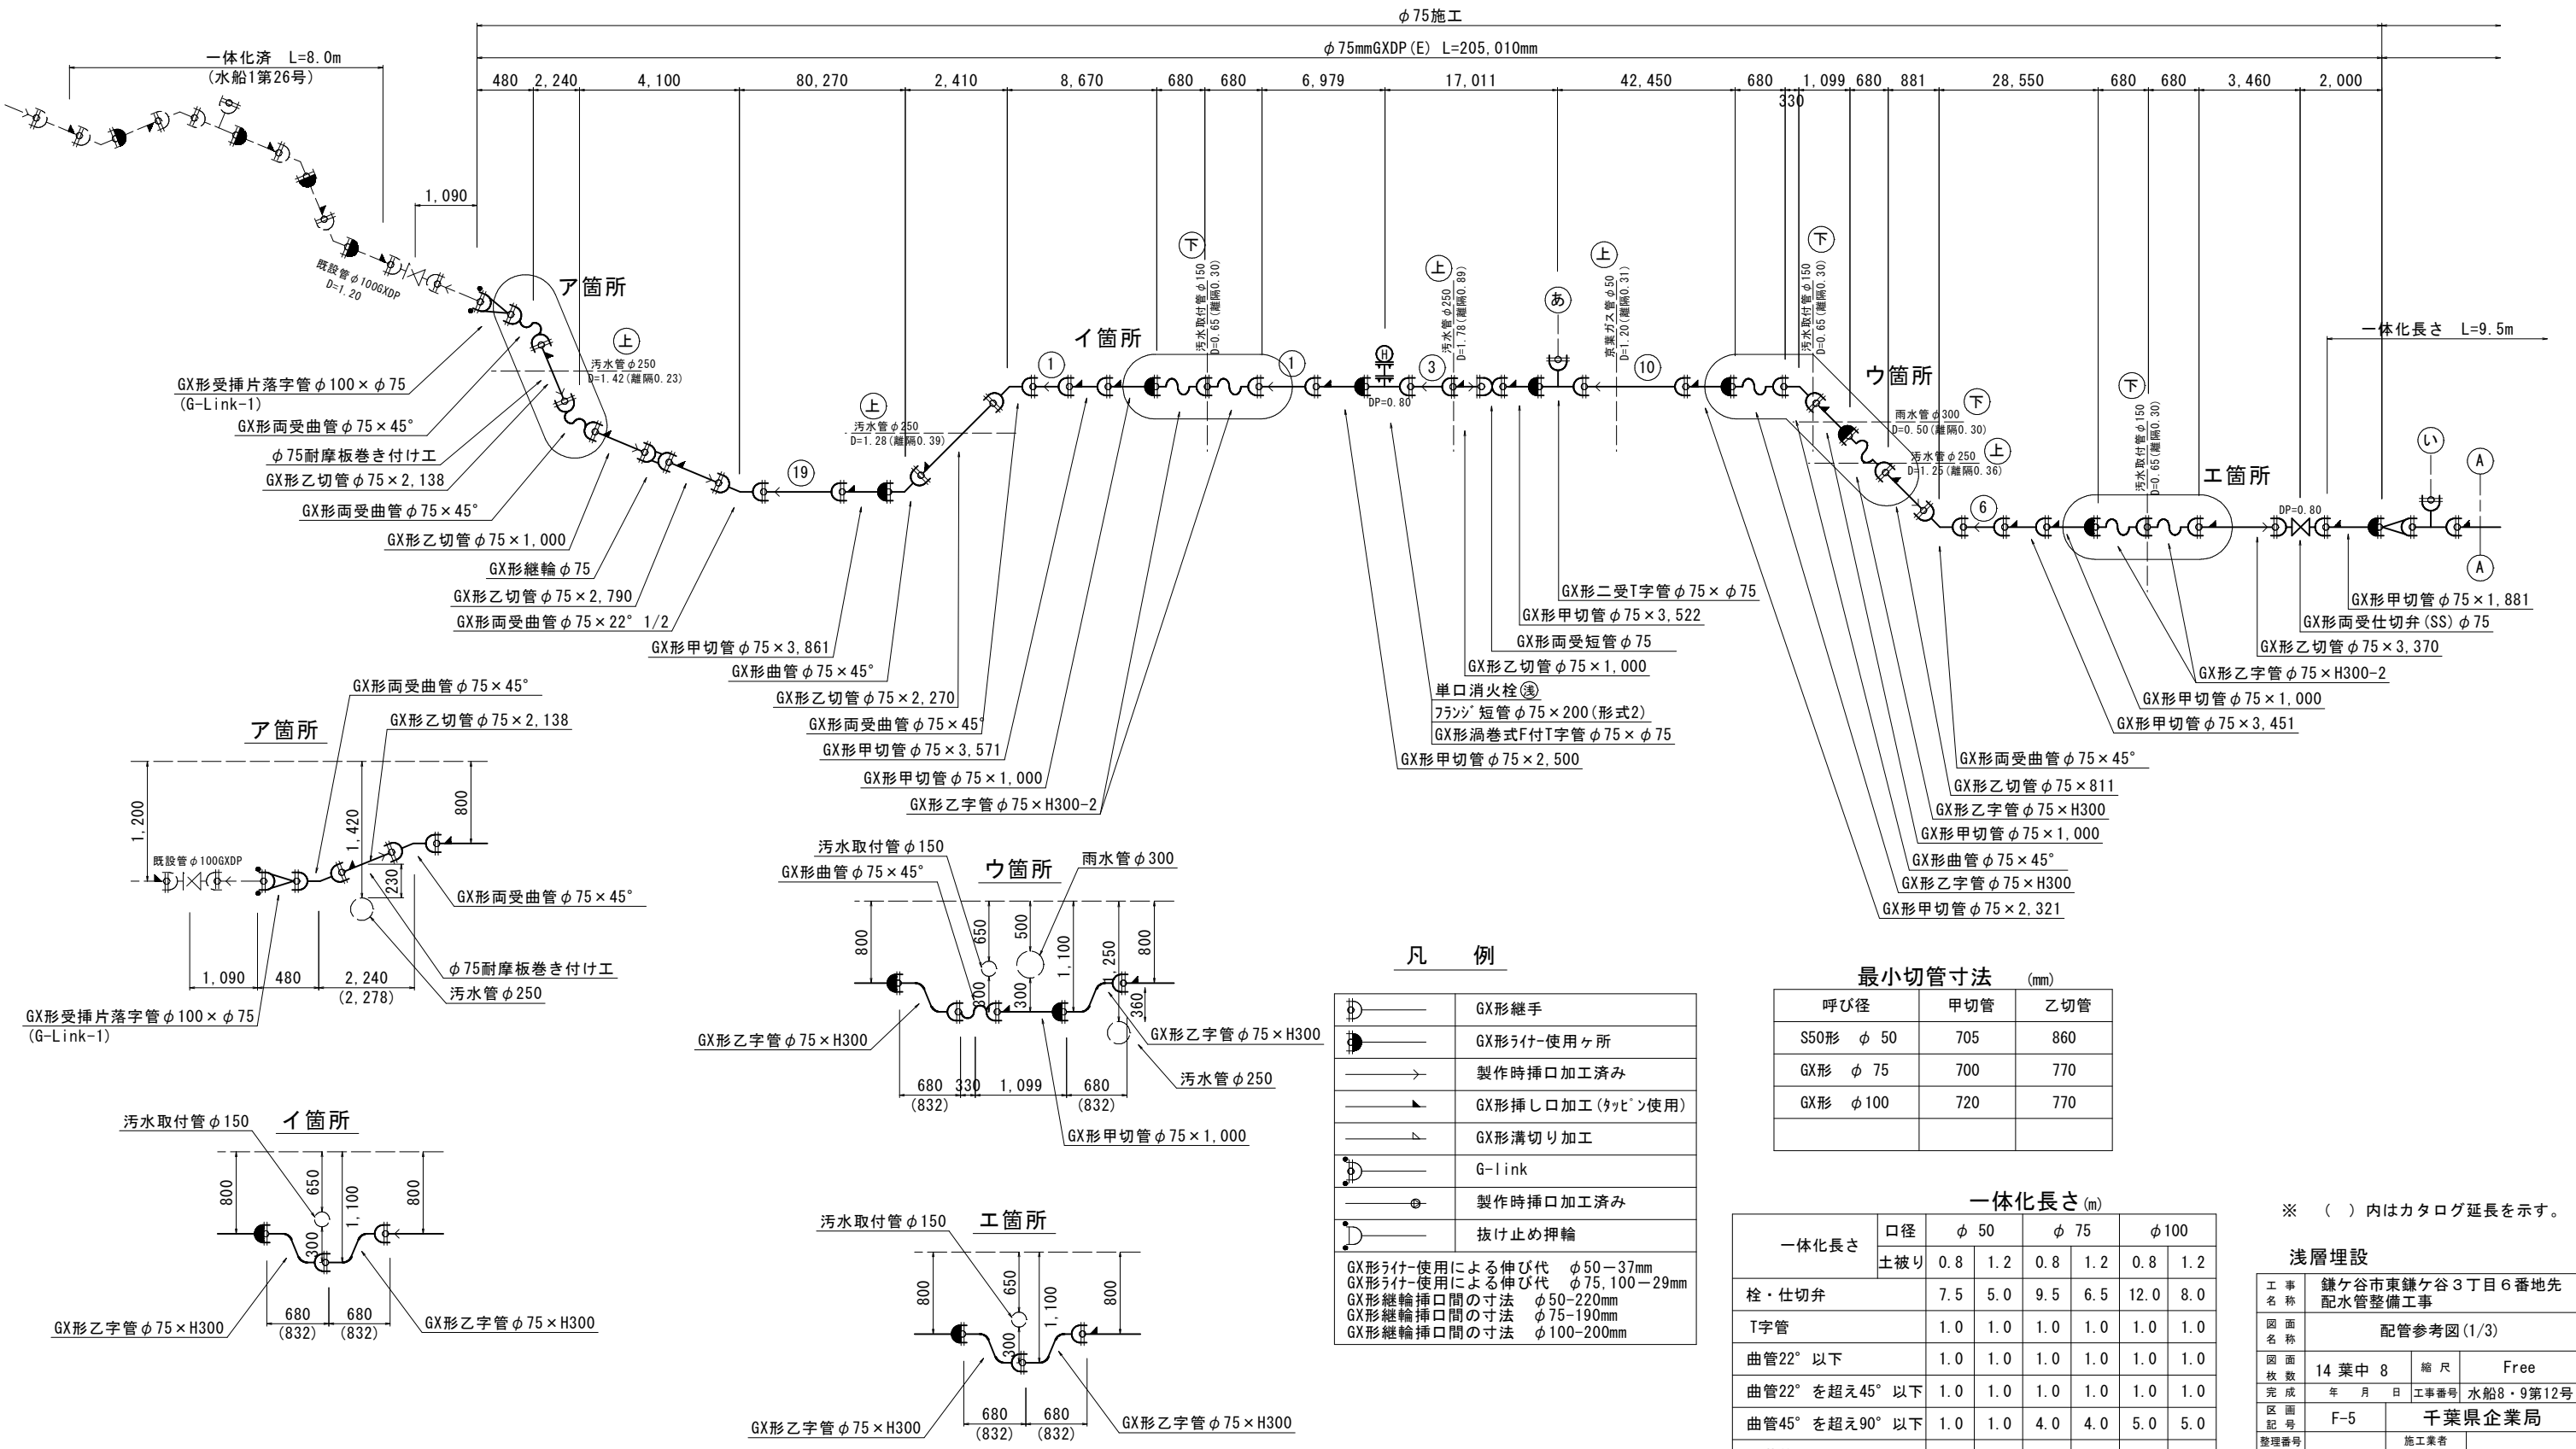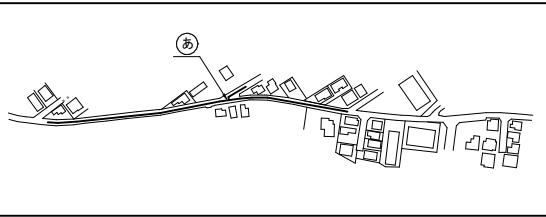

凡 例

	GX形継手
	GX形ライfer使用ヶ所
	製作時挿口加工済み
	GX形挿し口加工 (G-link使用)
	GX形溝切り加工
	G-link
	製作時挿口加工済み
	抜け止め押輪
GX形ライfer使用による伸び代 φ50-37mm	
GX形ライfer使用による伸び代 φ75, 100-29mm	
GX形継輪挿口間の寸法 φ50-220mm	
GX形継輪挿口間の寸法 φ75-190mm	
GX形継輪挿口間の寸法 φ100-200mm	

最小切管寸法 (mm)

呼び径	甲切管	乙切管
S50形 φ 50	705	860
GX形 φ 75	700	770
GX形 φ 100	720	770

一体化長さ (m)

一体化長さ	口径	φ 50		φ 75		φ 100	
	土被り	0.8	1.2	0.8	1.2	0.8	1.2
栓・仕切弁		7.5	5.0	9.5	6.5	12.0	8.0
T字管		1.0	1.0	1.0	1.0	1.0	1.0
曲管22°以下		1.0	1.0	1.0	1.0	1.0	1.0
曲管22°を超え45°以下		1.0	1.0	1.0	1.0	1.0	1.0
曲管45°を超え90°以下		1.0	1.0	4.0	4.0	5.0	5.0
片落管		-	-	-	-	8.5	6.0




※ () 内はカタログ延長を示す。

浅層埋設


工 事 名 称	鎌ヶ谷市東鎌ヶ谷3丁目6番地先 配水管整備工事					
図 面 名 称	配管参考図(1/3)					
図 面 枚 数	14 葉 中 8		縮 尺		Free	
完 成 年 月 日			工 事 番 号		水船8・9第12号	
区 画 記 号	F-5		千葉県企業局			
整理番号			施 工 業 者			
所 長	次 長	課 長	設 計		製 図	
所 長	次 長	課 長	監 督		製 図	

配管参考図 (2/3) S=FREE

概要図

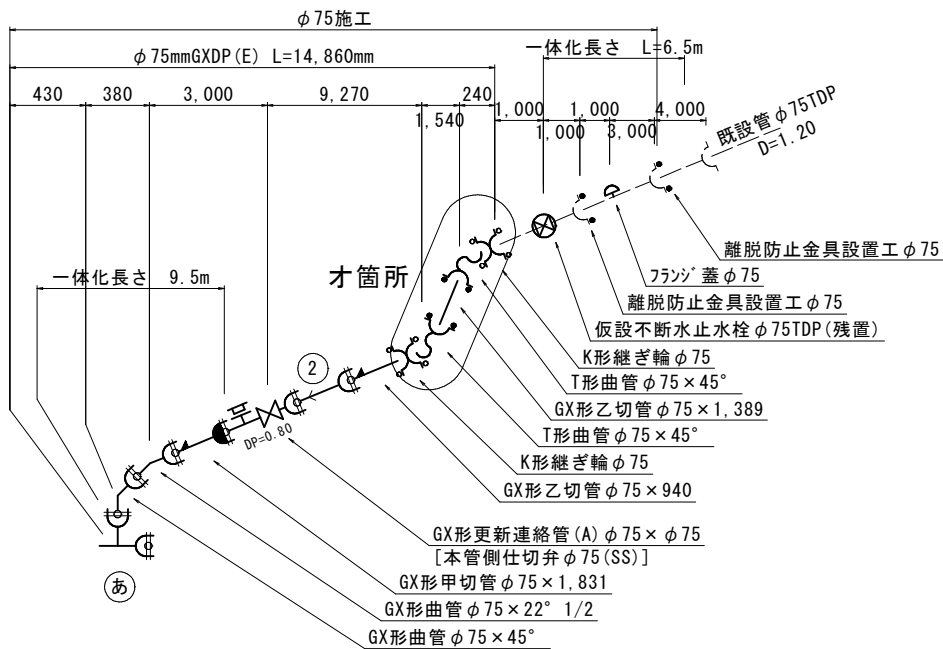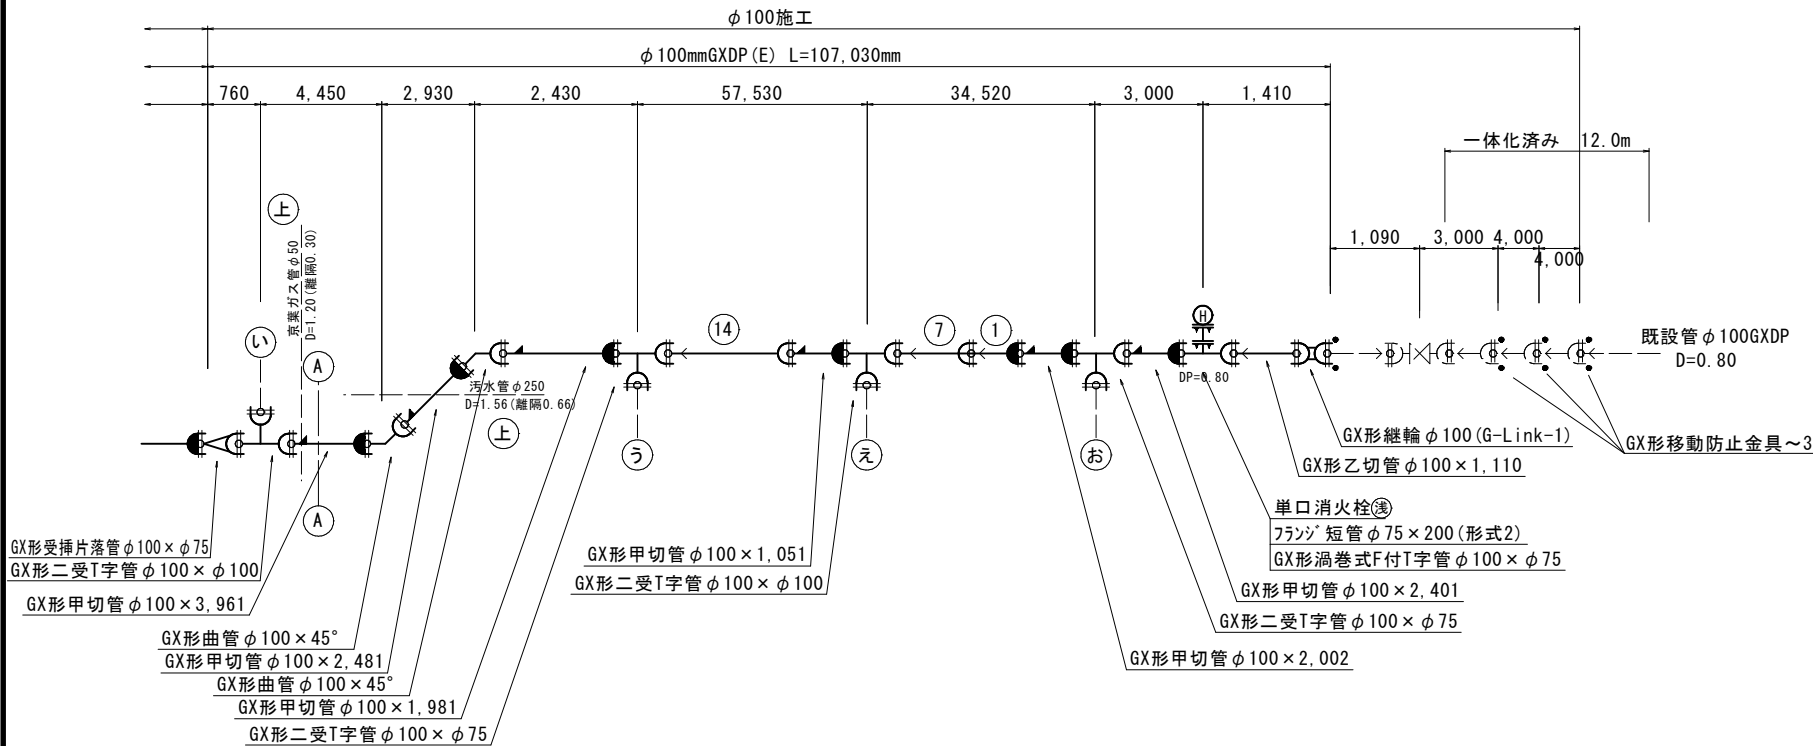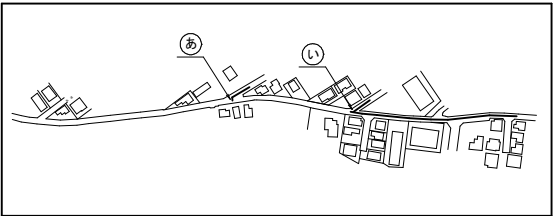

才箇所

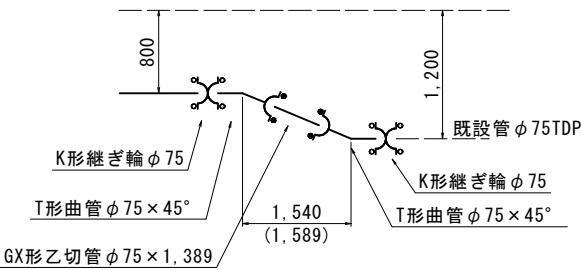


凡 例


	GX継手
	GX形ライパー使用ヶ所
	製作時挿口加工済み
	GX形挿し口加工 (タビ'ン使用)
	GX形溝切り加工
	G-link
	製作時挿口加工済み
	抜け止め押輪
GX形ライパー使用による伸び代 φ50-37mm GX形ライパー使用による伸び代 φ75, 100-29mm GX形継輪挿口間の寸法 φ50-220mm GX形継輪挿口間の寸法 φ75-190mm GX形継輪挿口間の寸法 φ100-200mm	

最小切管寸法 (mm)

呼び径	甲切管	乙切管
S50形 φ 50	705	860
GX形 φ 75	700	770
GX形 φ 100	720	770

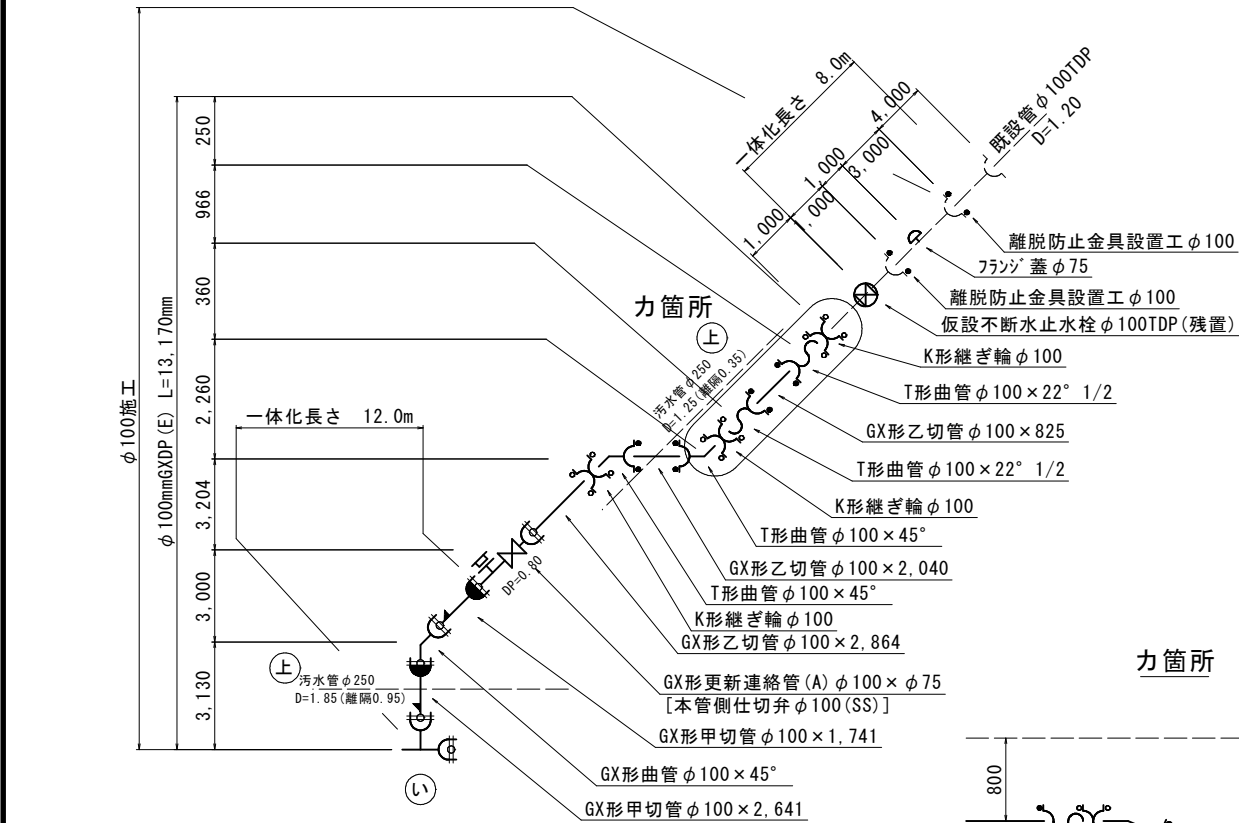

才箇所

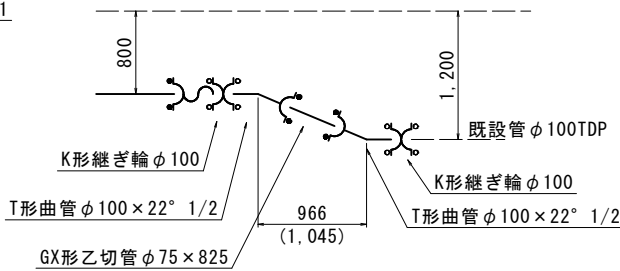

一体化長さ (m)


一体化長さ	口径 土被り	φ 50					
		0.8	1.2	0.8	1.2	0.8	1.2
栓・仕切弁		7.5	5.0	9.5	6.5	12.0	8.0
T字管		1.0	1.0	1.0	1.0	1.0	1.0
曲管22° 以下		1.0	1.0	1.0	1.0	1.0	1.0
曲管22° を超え45° 以下		1.0	1.0	1.0	1.0	1.0	1.0
曲管45° を超え90° 以下		1.0	1.0	4.0	4.0	5.0	5.0
片落管		-	-	-	-	8.5	6.0

※ () 内はカタログ延長を示す。



浅層埋設

工 事 名 称	鎌ヶ谷市東鎌ヶ谷3丁目6番地先 配水管整備工事					
図 面 名 称	配管参考図 (2/3)					
図 面 枚 数	14 葉 中 9		縮 尺		Free	
完 成	年 月 日		工事番号		水船8・9第12号	
区 画 記 号	F-5		千葉県企業局			
整理番号			施工業者			
所長	次長	課長	設計	製図		
所長	次長	課長	監督	製図		



配管参考図 (3/3) S=FREE

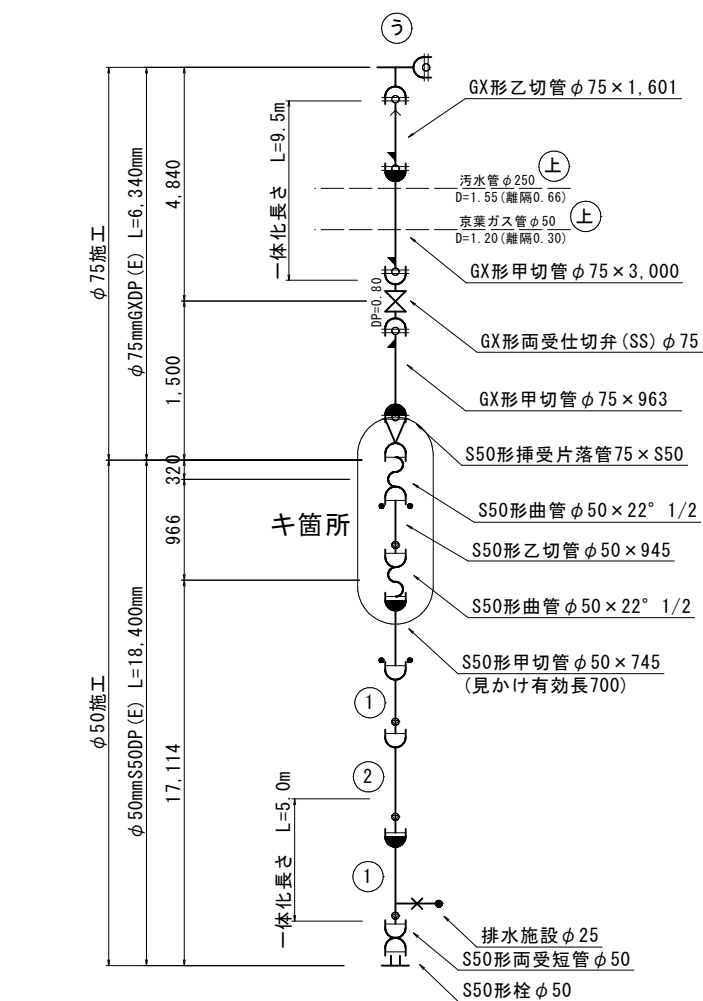


丰筭所

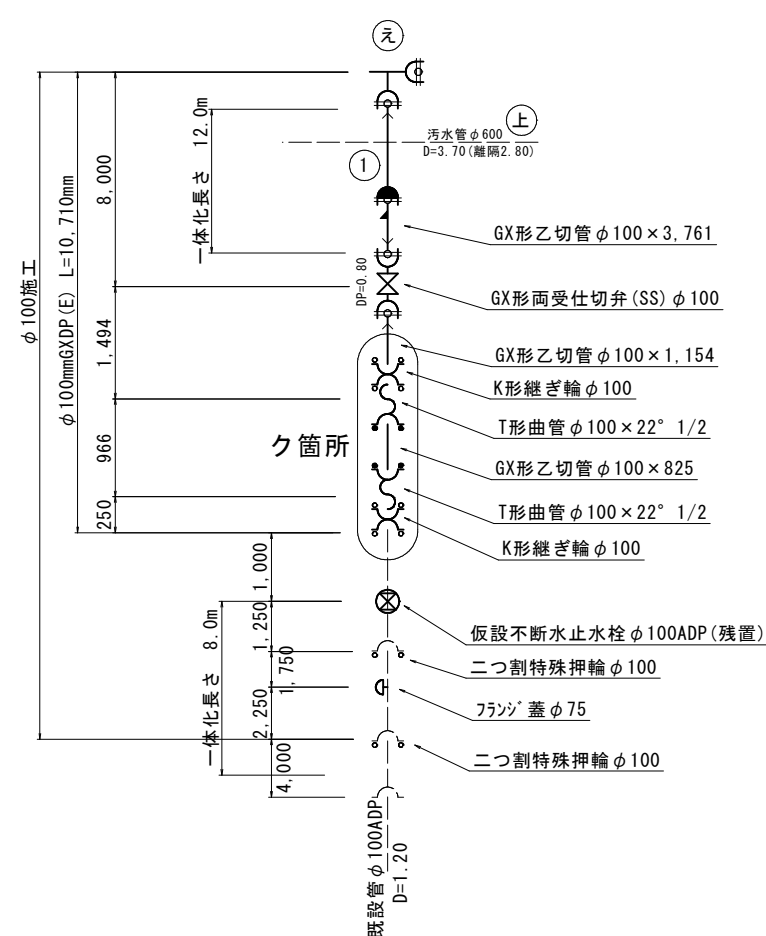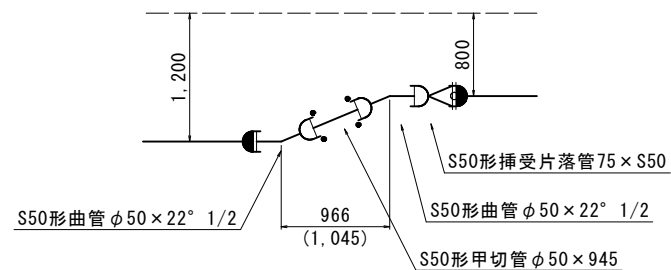

夕箇所

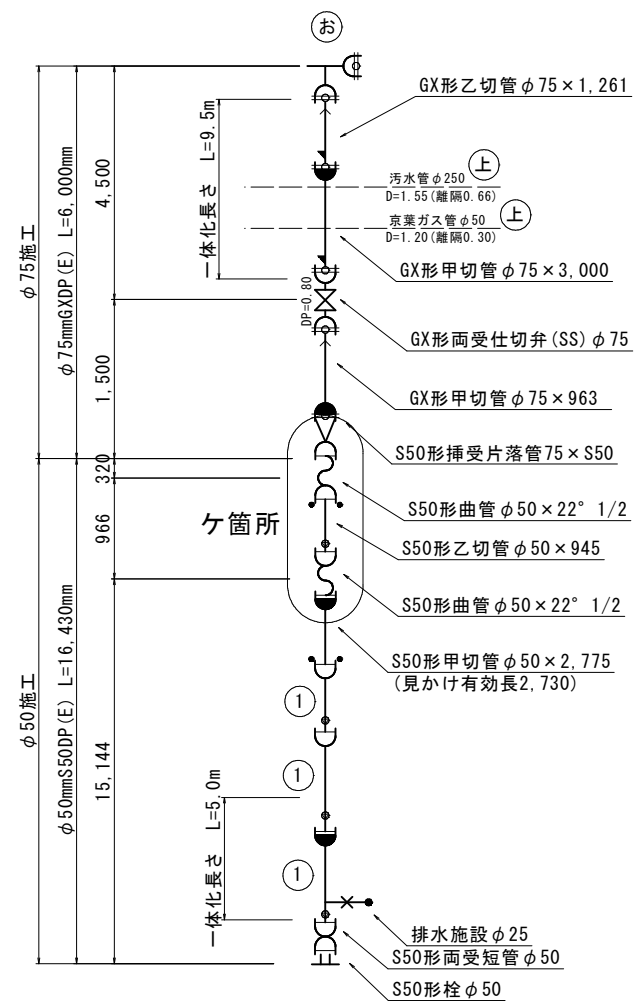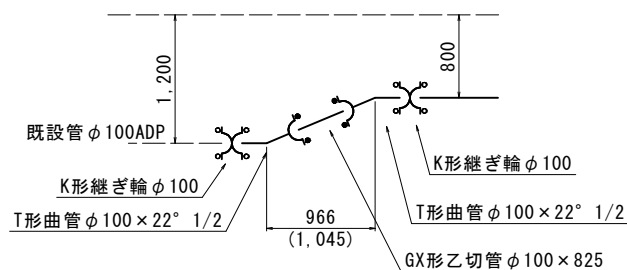

ヶ箇所

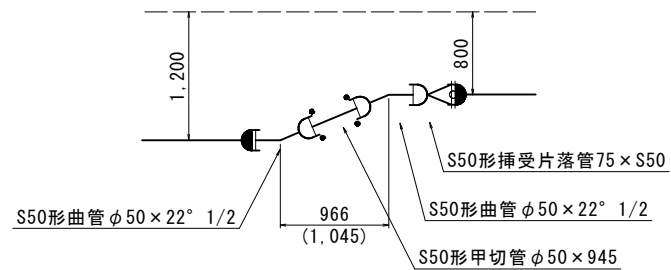

凡 例

	GX形継手
	GX形ライナ-使用ヶ所
	製作時挿口加工済み
	GX形挿し口加工 (ヶッパ-ン使用)
	GX形溝切り加工
	G-link
	製作時挿口加工済み
	抜け止め押輪

GX形ライナ-使用による伸び代	φ50~37mm
GX形ライナ-使用による伸び代	φ75, 100~29mm
GX形継輪挿口間の寸法	φ50~220mm
GX形継輪挿口間の寸法	φ75~190mm
GX形継輪挿口間の寸法	φ100~200mm


最小切管寸法 (mm)

呼び径	甲切管	乙切管
S50形 φ 50	705	860
GX形 φ 75	700	770
GX形 φ 100	720	770

一体化長さ (m)

一体化長さ	口径	φ 50		φ 75		φ 100	
	土被り	0.8	1.2	0.8	1.2	0.8	1.2
栓・仕切弁		7.5	5.0	9.5	6.5	12.0	8.0
T字管		1.0	1.0	1.0	1.0	1.0	1.0
曲管22° 以下		1.0	1.0	1.0	1.0	1.0	1.0
曲管22° を超え45° 以下		1.0	1.0	1.0	1.0	1.0	1.0
曲管45° を超え90° 以下		1.0	1.0	4.0	4.0	5.0	5.0
片落管		-	-	-	-	8.5	6.0

概要図

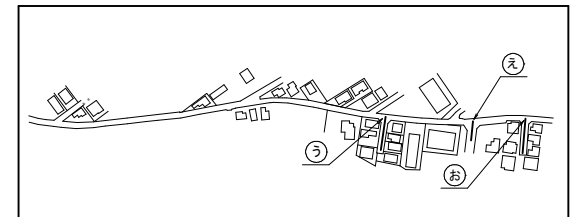


※ () 内はカタログ延長を示す。

淺層埋設

工 事 名 称	鎌ヶ谷市東鎌ヶ谷3丁目6番地先 配水管整備工事				
図 面 名 称	配管参考図(3/3)				
図 面 数 枚	14 葉 中 10		縮 尺	Free	
完 成	年 月 日		工事番号	水船8・9第12号	
区 画 記 号	F-5		千葉県企業局		
整理番号			施工業者		
所長	次長	課長	設計	製図	
所長	次長	課長	監督	製図	

付帯工平面図 S=1:500

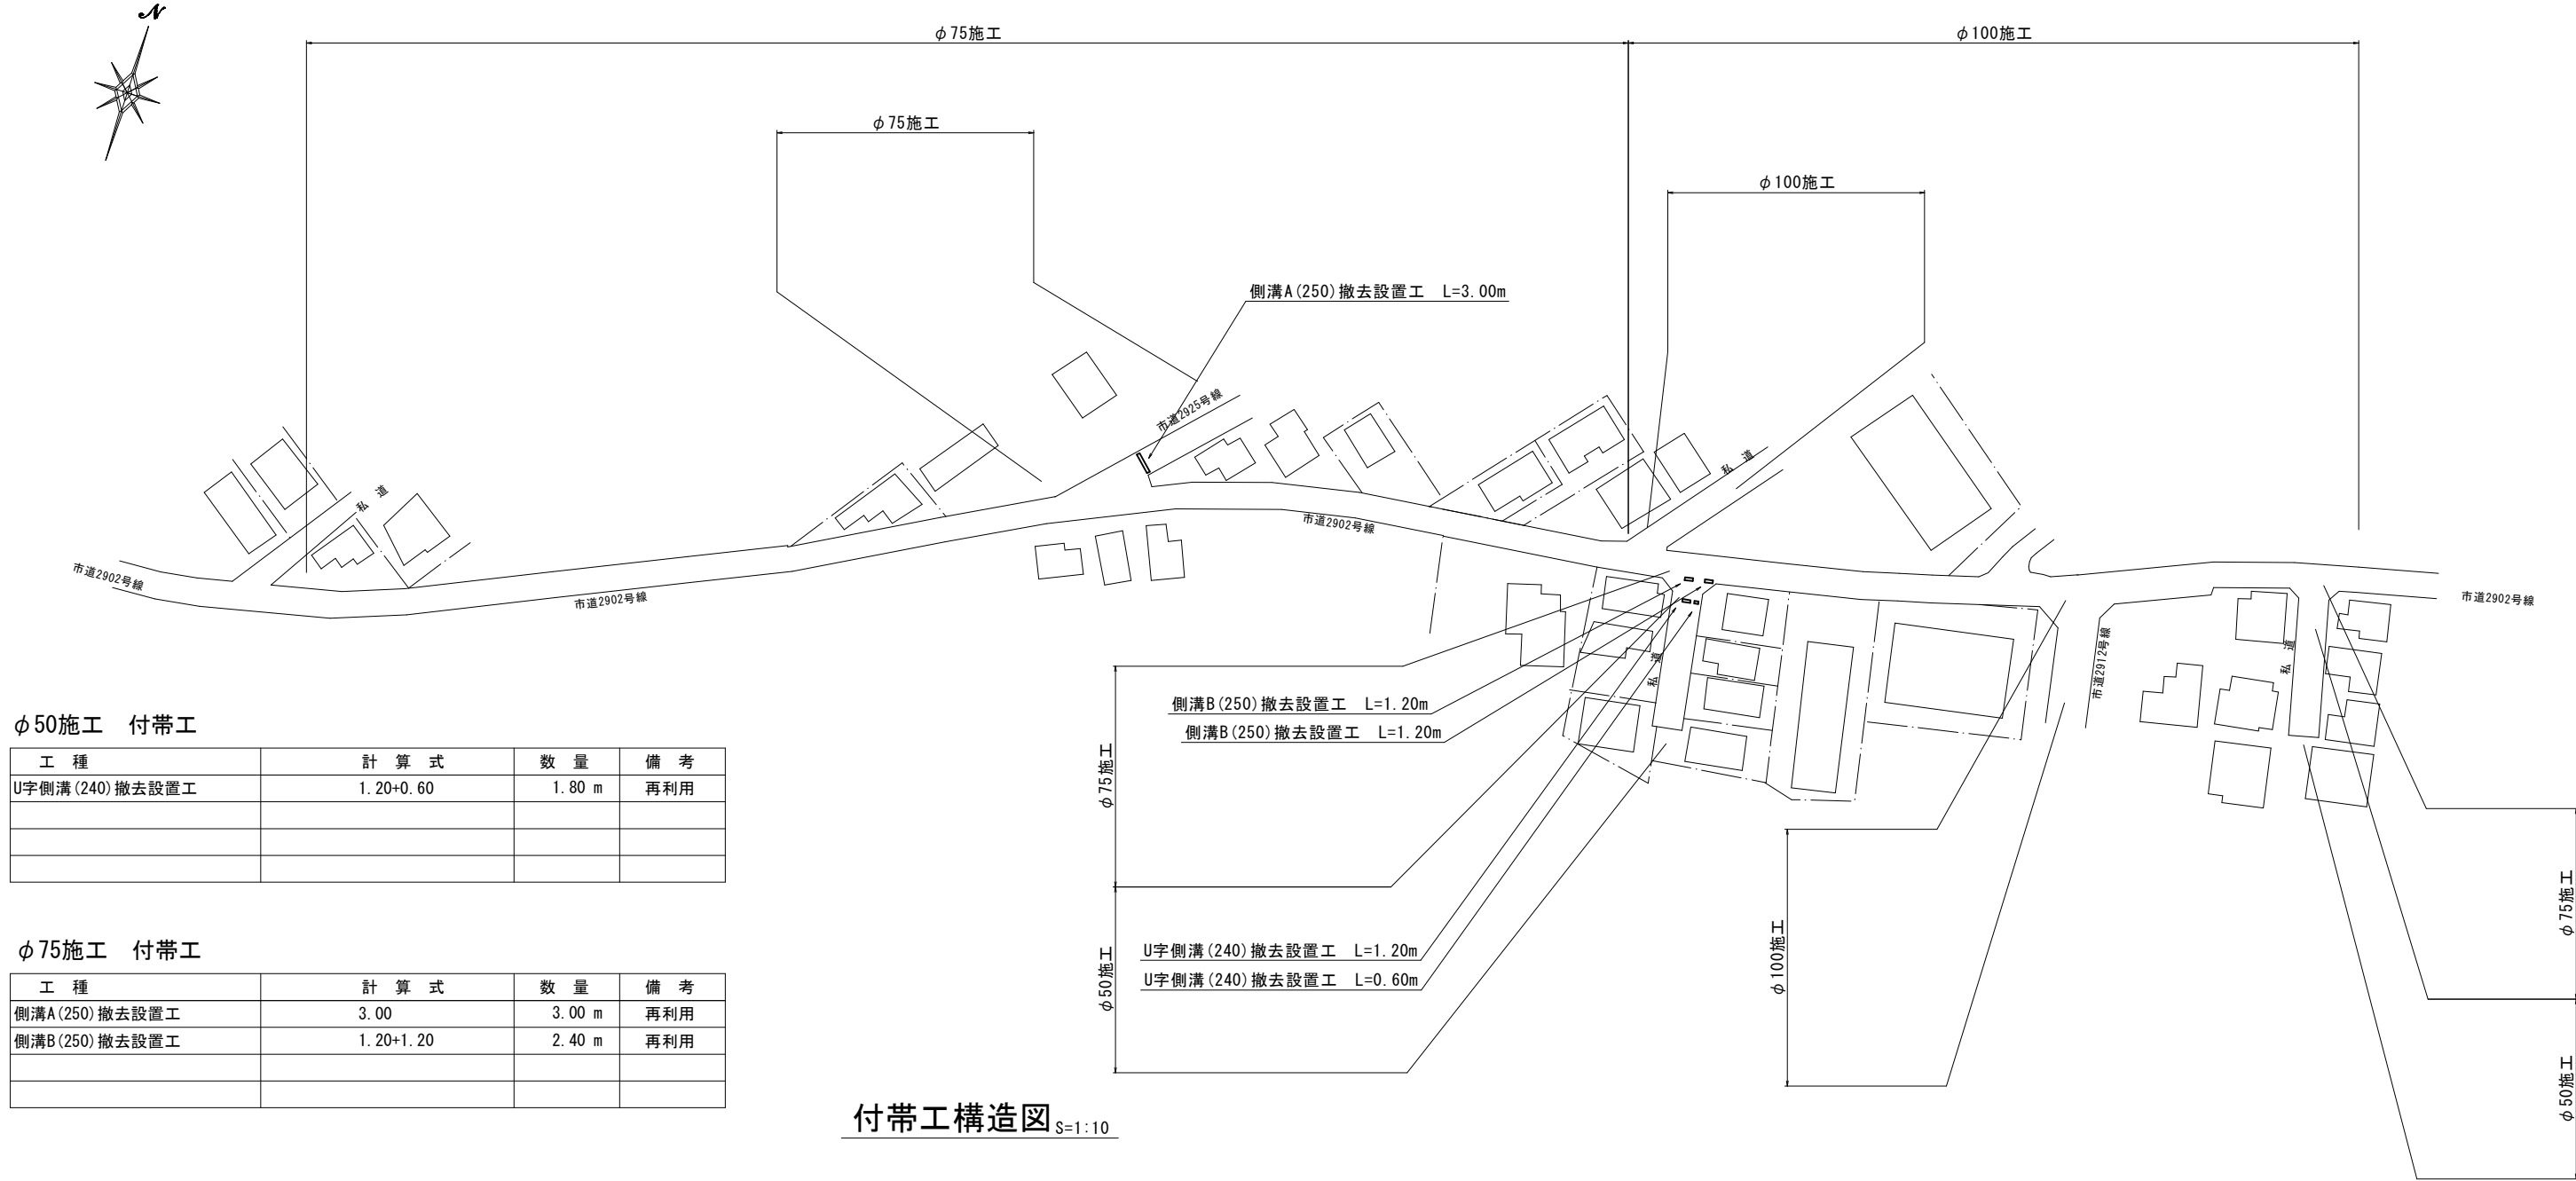

φ50施工 付帯工


工 種	計 算 式	数 量	備 考
U字側溝(240)撤去設置工	1.20+0.60	1.80 m	再利用

φ75施工 付帯工

工 種	計 算 式	数 量	備 考
側溝A(250)撤去設置工	3.00	3.00 m	再利用
側溝B(250)撤去設置工	1.20+1.20	2.40 m	再利用


付帯工構造図 S=1:10

側溝B (250×250)

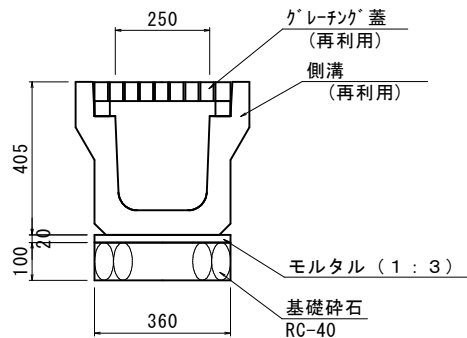


材料表 10m当たり			
名称	形状寸法	単位	数量
側溝	再利用 167kg L=2.00	本	5
モルタル	1:3	m3	0.07
基礎碎石	RC-40, t=10cm	m2	0.36
グレーチング蓋	再利用 25.0kg L=1.00	枚	10.0

側溝A (250×250)

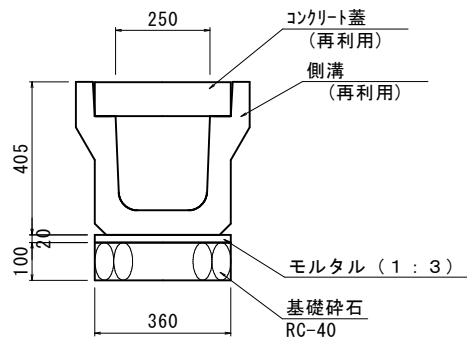

材料表 10m当たり			
名称	形状寸法	単位	数量
側溝	再利用 92kg L=0.60	本	16.7
モルタル	1:3	m3	0.07
基礎碎石	RC-40, t=10cm	m2	0.36
コンクリート蓋	再利用 38kg L=0.50	枚	20.0

U字溝側溝 (240×240)

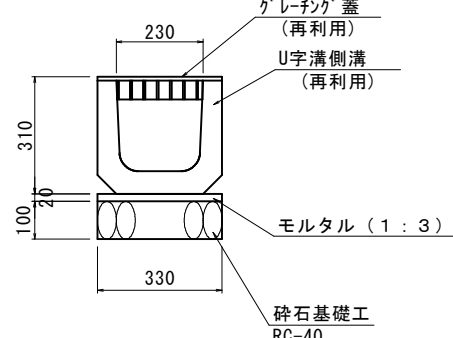


材料表 10m当たり			
名称	形状寸法	単位	数量
U字溝側溝	再利用 55kg L=0.60	本	16.7
モルタル	1:3	m3	0.07
基礎碎石	RC-40, t=10cm	m2	3.3
グレーチング蓋	再利用 44kg L=0.60	枚	16.7



浅層埋設

工 事 名 称	鎌ヶ谷市東鎌ヶ谷3丁目6番地先配水管整備工事			
図 面 名 称	付帯工平面図・付帯工構造図			
図 面 枚 数	14 葉 中 11	縮 尺	図 示	
完 成	年 月 日	工事番号	水船8・9第12号	
区 画 記 号	F-5		千葉県企業局	
整理番号	施工業者			
所長	次長	課長	設計	製図
所長	次長	課長	監督	製図

給水切替平面図 S=1:500

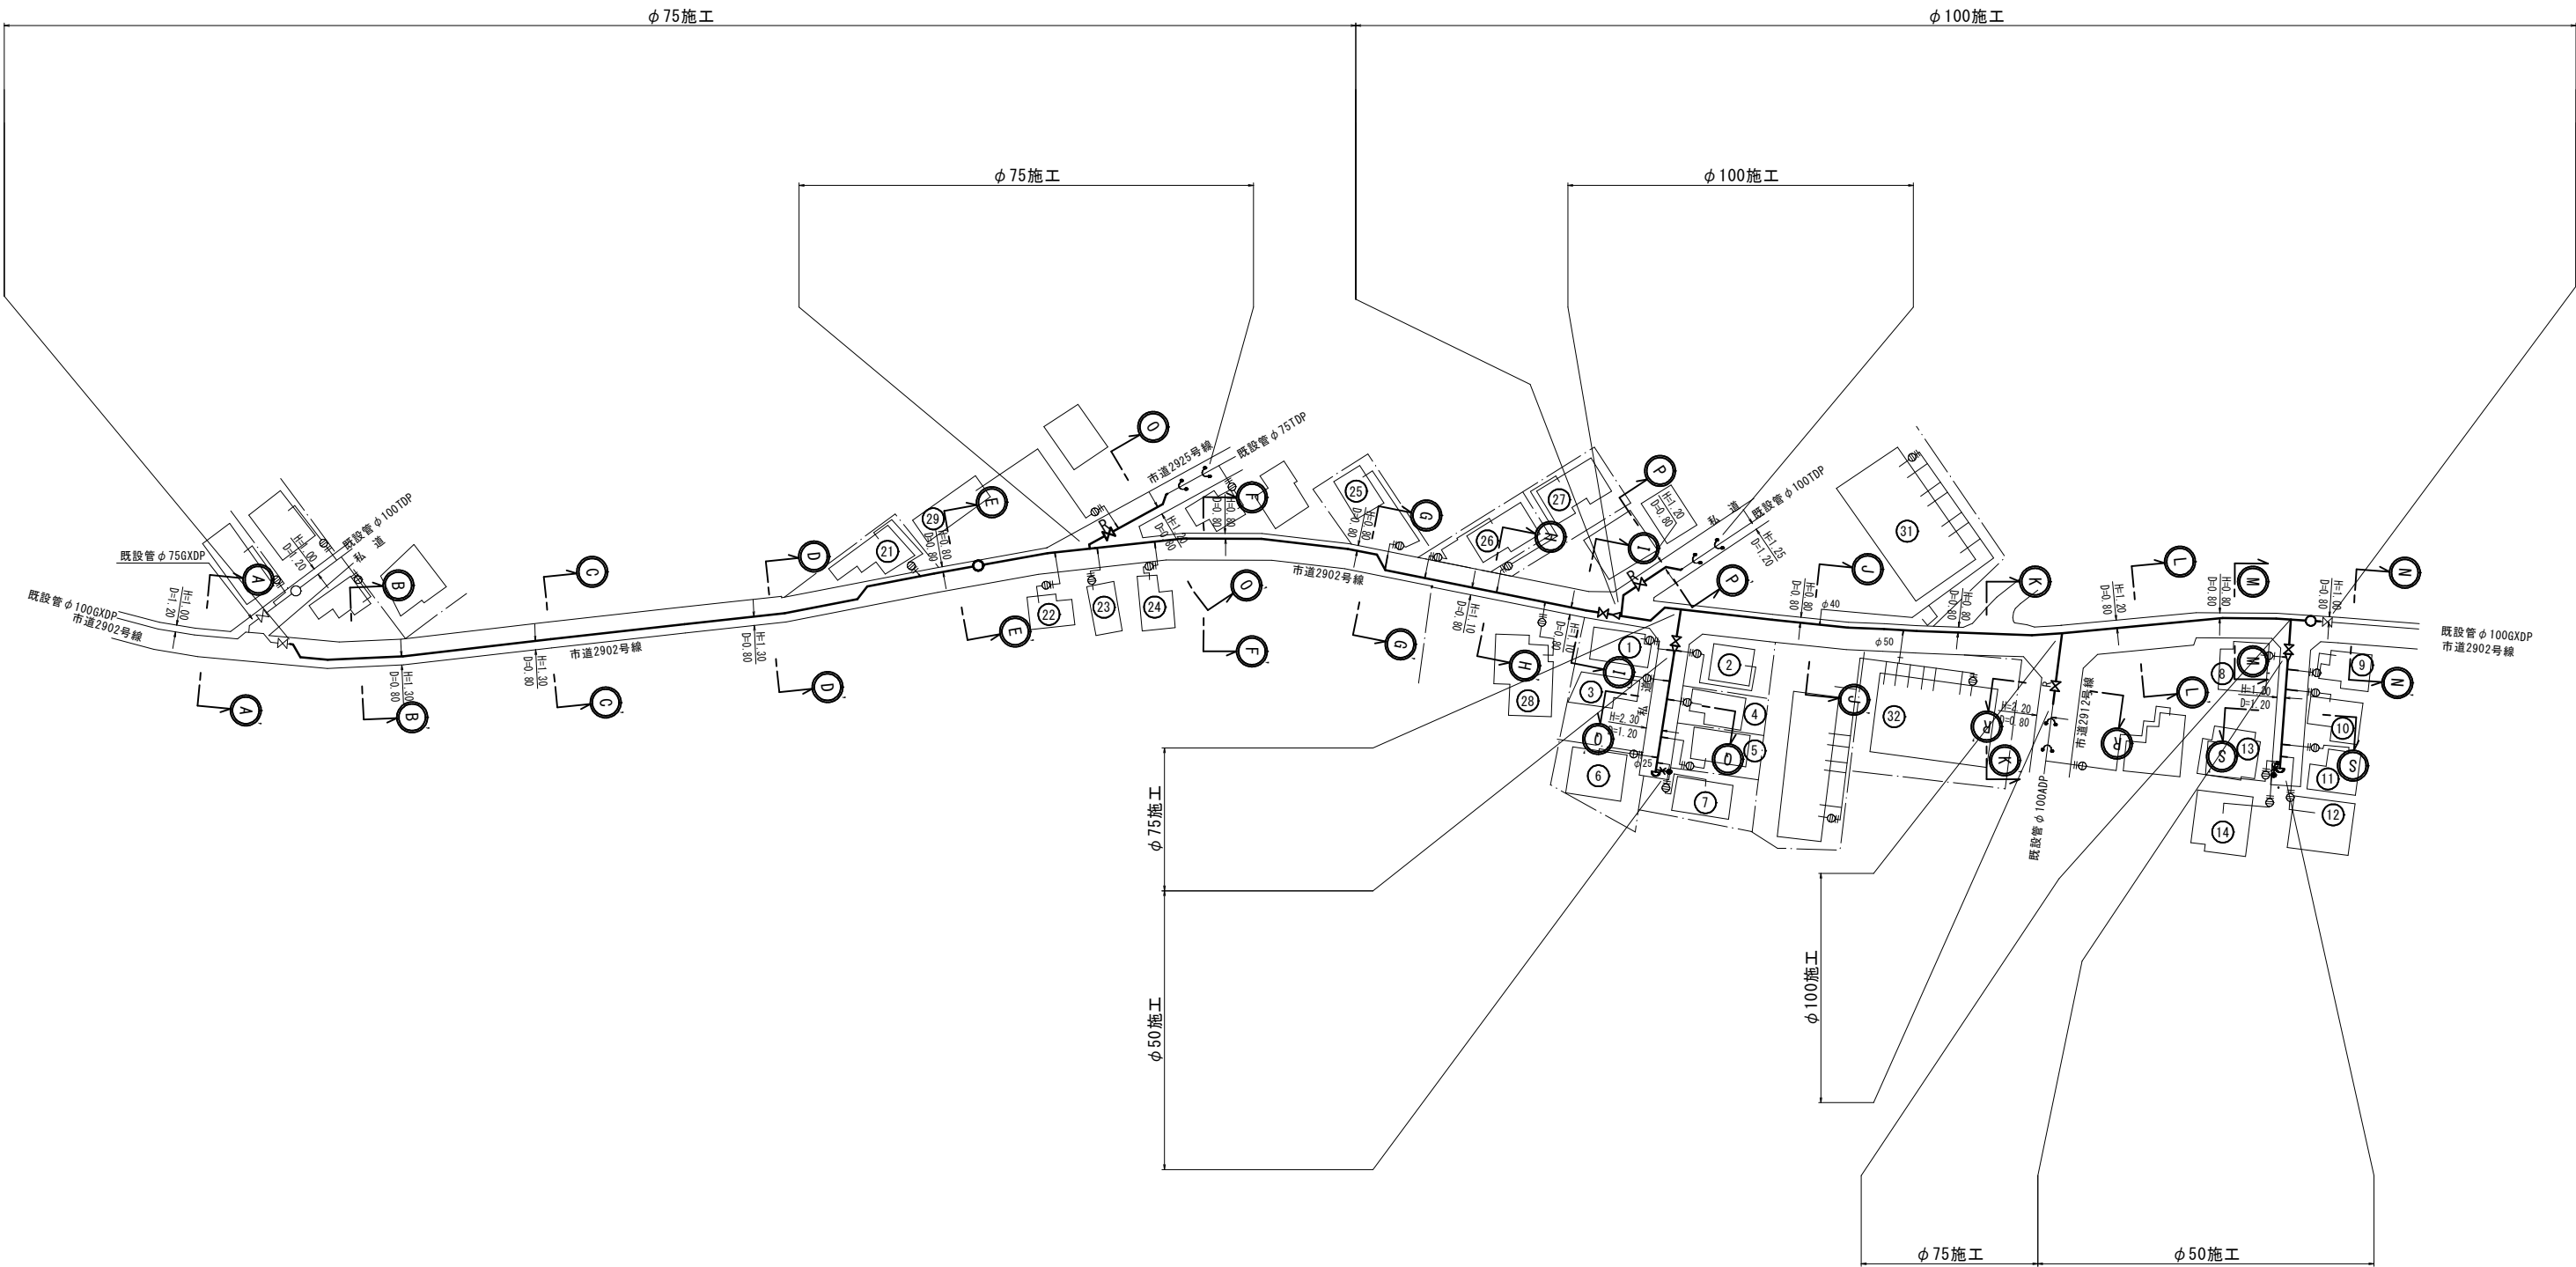

浅層埋設

工 事 名 称	鎌ヶ谷市東鎌ヶ谷3丁目6番地先 配水管整備工事			
図 面 名 称	給水切替平面図			
図 面 枚 数	14 葉 中 12	縮 尺	1:500	
完 成 日 期	年 月 日	工 事 番 号	水船8・9第12号	
区 画 記 号	F-5	千葉県企業局		
整理番号	施 工 業 者			
所 長	次 長	課 長	設 計	製 図
所 長	次 長	課 長	監 督	製 図

給水切替一覽表(1/2)

[illegible]

淺層埋設

工 事 名 称	鎌ヶ谷市東鎌ヶ谷3丁目6番地先 配水管整備工事				
面 积 名	給水切替一覧表(1/2)				
面 积 数	14 葉中 13	縮 尺	—		
完 成	年 月 日	工事番号	水船8・9第12号		
区 画 記 号	F-5	千葉県企業局			
整理番号	施工業者				
所長	次長	課長	設計	製図	
所長	次長	課長	監督	製図	

給水切替一覽表(2/2)

[illegible]

淺層埋設

工 事 名 称	鎌ヶ谷市東鎌ヶ谷3丁目6番地先 配水管整備工事				
面 积 名 称	給水切替一覽表(2/2)				
面 积 数	14 葉中 14		縮 尺	—	
完 成 日 期	年 月 日	工事番号	水船8・9第12号		
区 画 区 画	F-5		千葉県企業局		
整理番号			施工業者		
所長	次長	課長	設計	製図	
所長	次長	課長	監督	製図	

仮配管敷設集計表

仮配管敷設集計表

施 工	施工 形態	仮配管工	仮配管 口 径	敷 設 延長 (m)	撤 去 延長 (m)	仮設 仕切弁	仮設 消火栓	連絡 箇所	舗装 種別	備 考	
φ 50施工 L=42.80m	昼間	A	φ 50	42.80	42.80	-	-				
φ 75施工 L=219.55m	昼間	A1	φ 50	3.55	3.55	1	1	ア・イ	A	仮配管用連絡工 φ 100GXD	-1箇所 (A復旧) (DP=1.20)
	昼間	A2	φ 75	197.30	197.30					不断水連絡工 φ 75TDP × φ 75	-1箇所 (A復旧) (DP=1.20)
	昼間	A3	φ 75	16.50	16.50					仮設不断水止水栓設置工 φ 75TDP	-1箇所 (A復旧) (DP=1.20)
	昼間	B	φ 75	2.20	2.20					単独栓設置工 φ 75TDP	-1箇所 (A復旧) (DP=1.20)
										離脱防止金具設置工 φ 75TDP	-2箇所 (A復旧) (DP=1.20)
φ 100施工 L=142.25m	昼間	A1	φ 75	95.50	95.50	2	1	ウ・オ	A	仮配管用連絡工 φ 100GXD	-1箇所 (A復旧) (DP=0.80)
	昼間	A2	φ 75	31.50	31.50				B	不断水連絡工 φ 100ADP × φ 75	-1箇所 (A復旧) (DP=1.20)
	昼間	B1	φ 75	12.95	12.95					不断水連絡工 φ 100TDP × φ 75	-1箇所 (B復旧) (DP=1.20)
	昼間	B2	φ 75	2.30	2.30					仮設不断水止水栓設置工 φ 100ADP	-1箇所 (A復旧) (DP=1.20)
										仮設不断水止水栓設置工 φ 100TDP	-1箇所 (B復旧) (DP=1.20)
										単独栓設置工 φ 100ADP	-1箇所 (A復旧) (DP=1.20)
										単独栓設置工 φ 100TDP	-1箇所 (B復旧) (DP=1.20)
										二つ割特殊押輪設置工 φ 100ADP	-2箇所 (A復旧) (DP=1.20)
										離脱防止金具設置工 φ 100TDP	-2箇所 (B復旧) (DP=1.20)
										GX形移動防止金具設置工 φ 100GXD	-3箇所 (A復旧) (DP=1.20)

※ 水替工
仮配管連絡箇所

※ 安全対策工
安全対策工の仮設の設置箇所及び方法は、
施工業者が検討し実施する。

※ 仮配管使用材料
φ 100以下 SGP-VB又はSGP-PBとする。


※ ストップバルブ及び洗浄用ドレンは適所設置する事。
※ φ 75施工A1、A3仮配管工の舗装切断は掘削の両側とする。
※ φ 100施工A2、B2仮配管工の舗装切断は掘削の両側とする。

仮配管連絡タイプ別集計表


施 工	箇所	タイプ	既設管口径 (1)	既設管口径 (2)	仮配管口径
φ 75施工	ア	D	φ 100GXD		φ 75
	イ	H	φ 75TDP		φ 75
φ 100施工	ウ	D	φ 100GXD		φ 75
	エ	H	φ 100TDP		φ 75
	オ	H	φ 100ADP		φ 75

仮配管施工図（参考図）

工 事 名	鎌ヶ谷市東鎌ヶ谷 3 丁目 6 番地先 配水管整備工事				
図 面 名 称	仮配管敷設集計表				
図 面 枚 数	8 葉 中 1	縮 尺	-		
完 成	年 月 日	工事番号	水船8・9第12号		
区 画 記 号	F-5		千葉県企業局		
整理番号		施工業者			
所長		次長	課長	設計	製図
所長		次長	課長	監督	製図

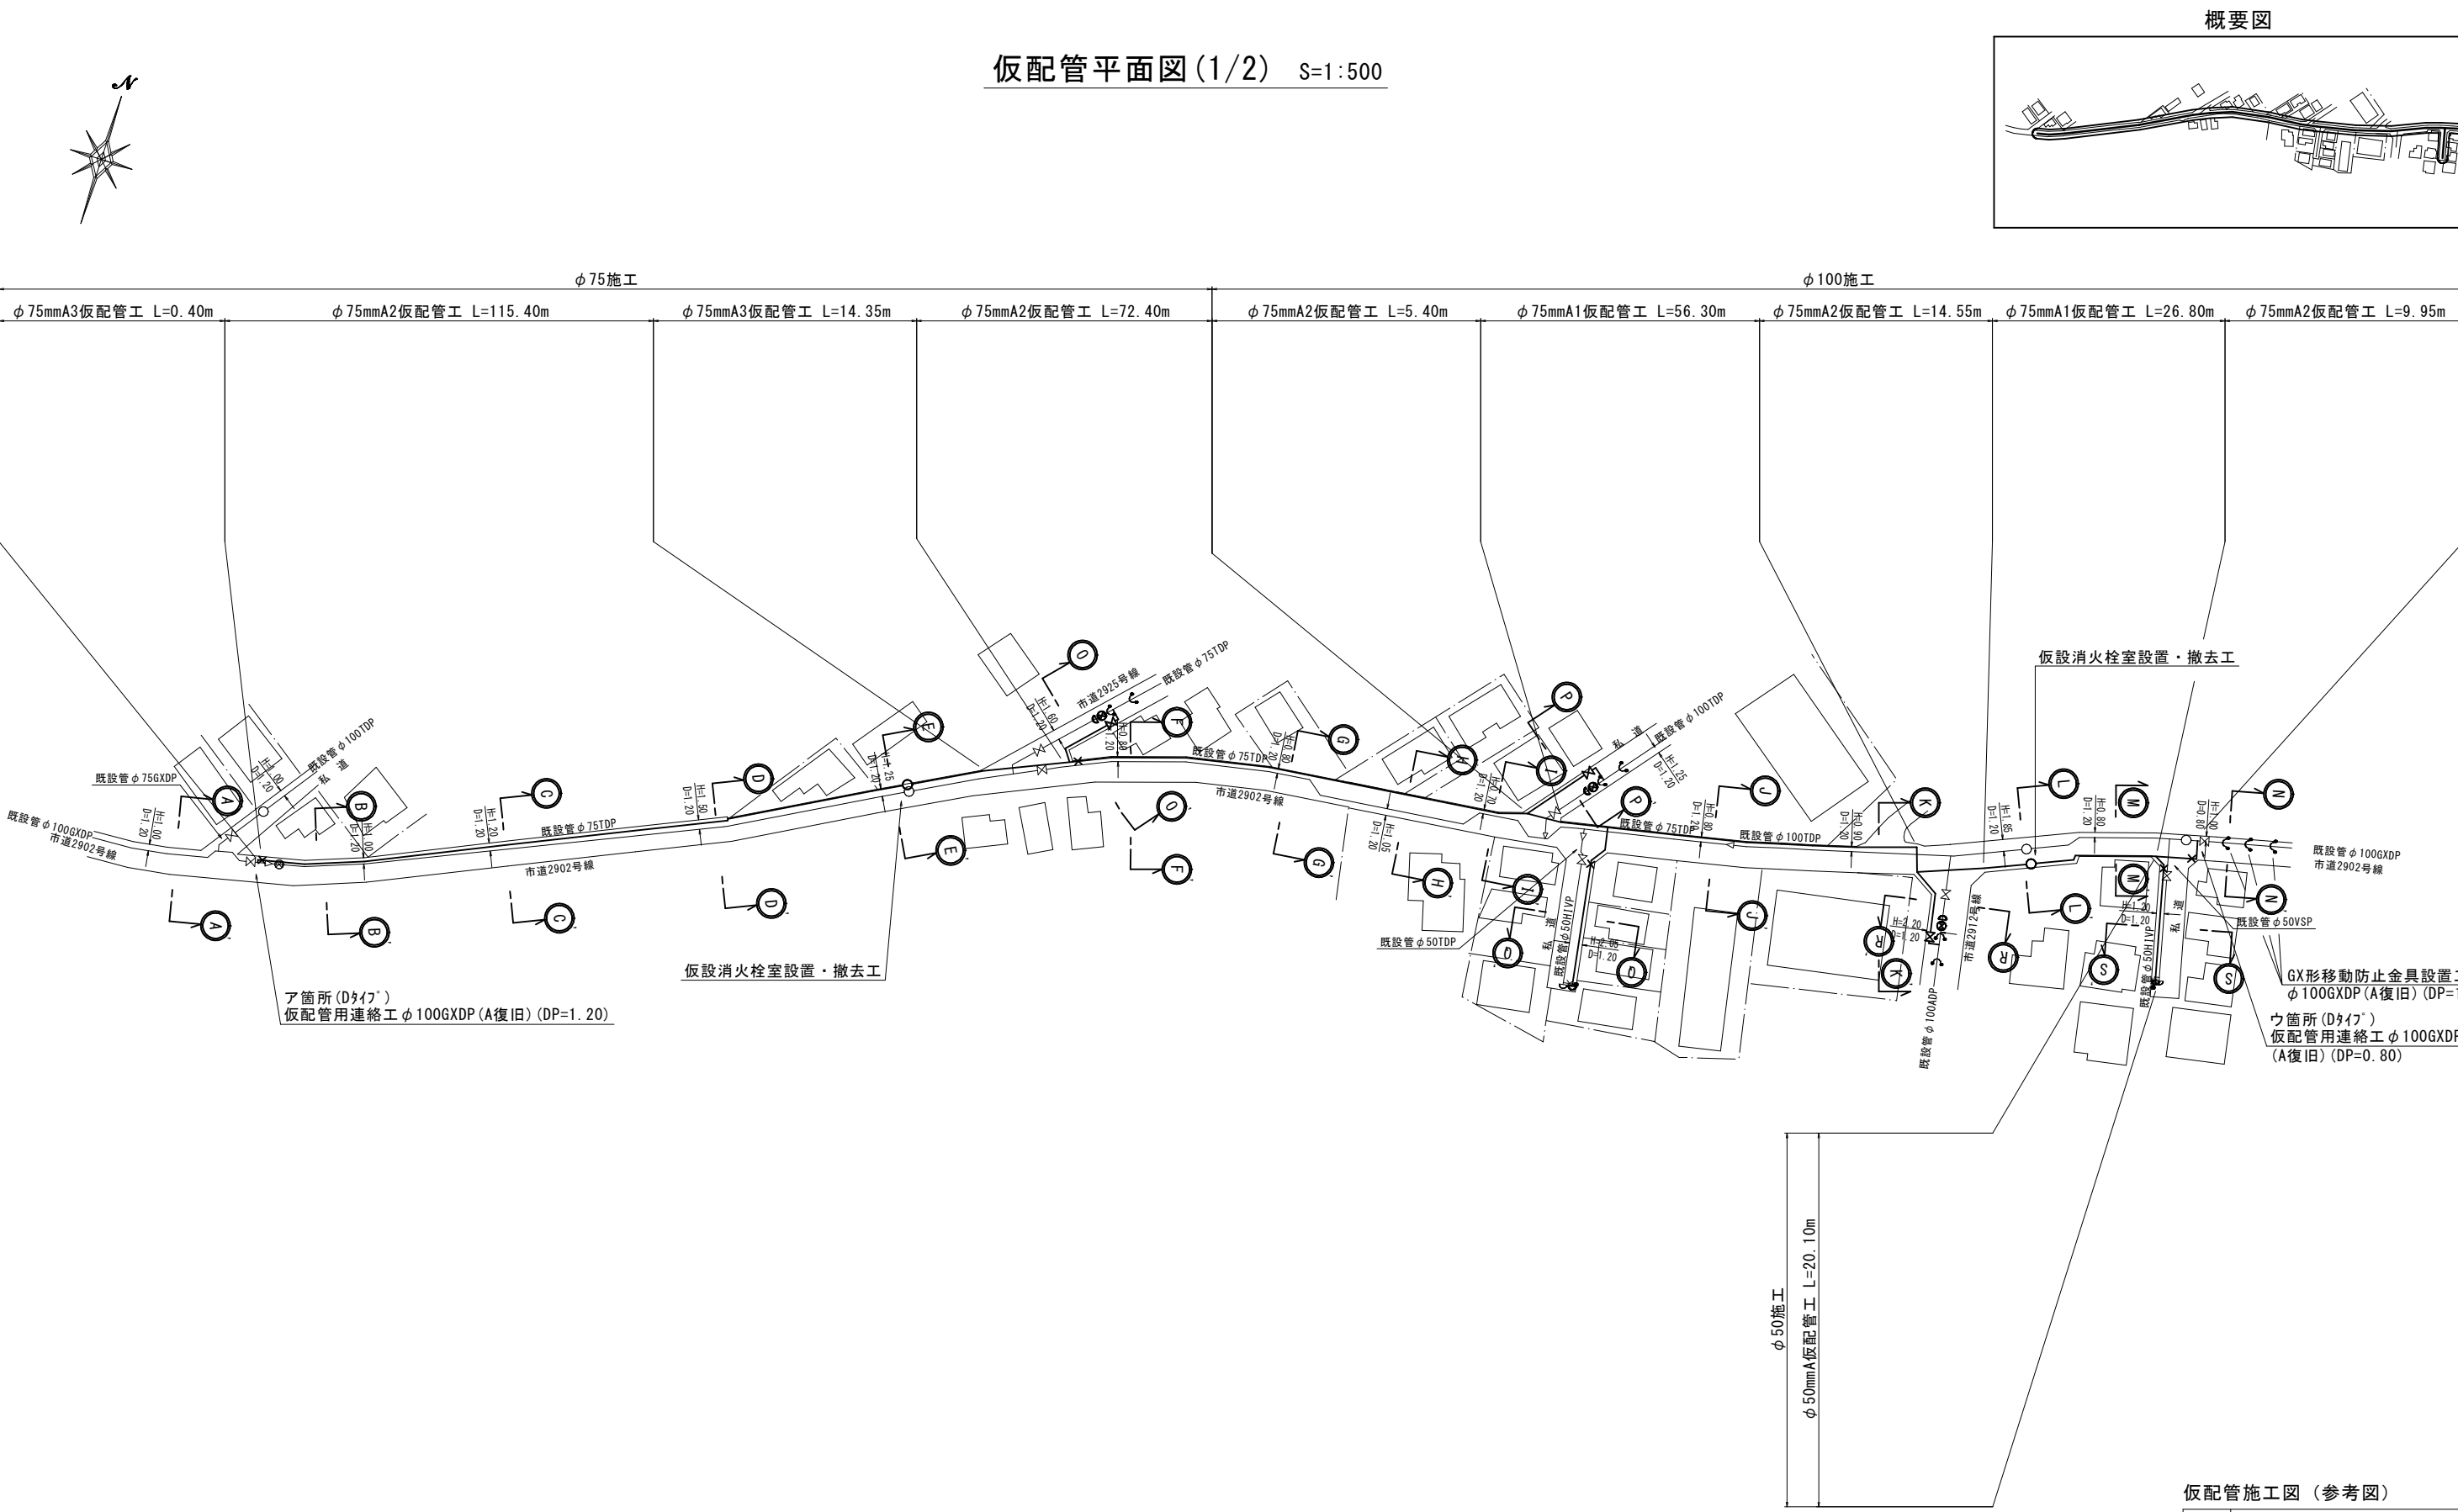

概要図

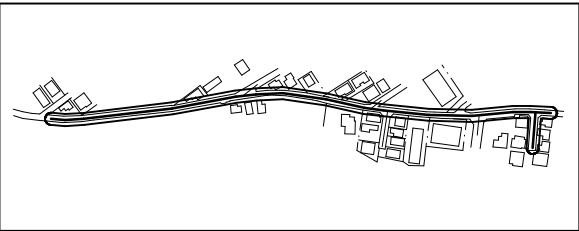




仮配管施工図（参考図）

工 事 名 称	鎌ヶ谷市東鎌ヶ谷3丁目6番地先配水管整備工事		
図 面 名 称	仮配管平面図(1/2)		
図 面 枚 数	8 葉 中 2	縮 尺	1:500
完 成 年 月 日		工 事 番 号	水船8・9第12号
区 画 記 号	F-5	千葉県企業局	
整理番号		施 工 業 者	
所 長	次 長	課 長	設 計
所 長	次 長	課 長	監 督
			製 図
			製 図



仮配管平面図(2/2) S=1:500

 
概要図

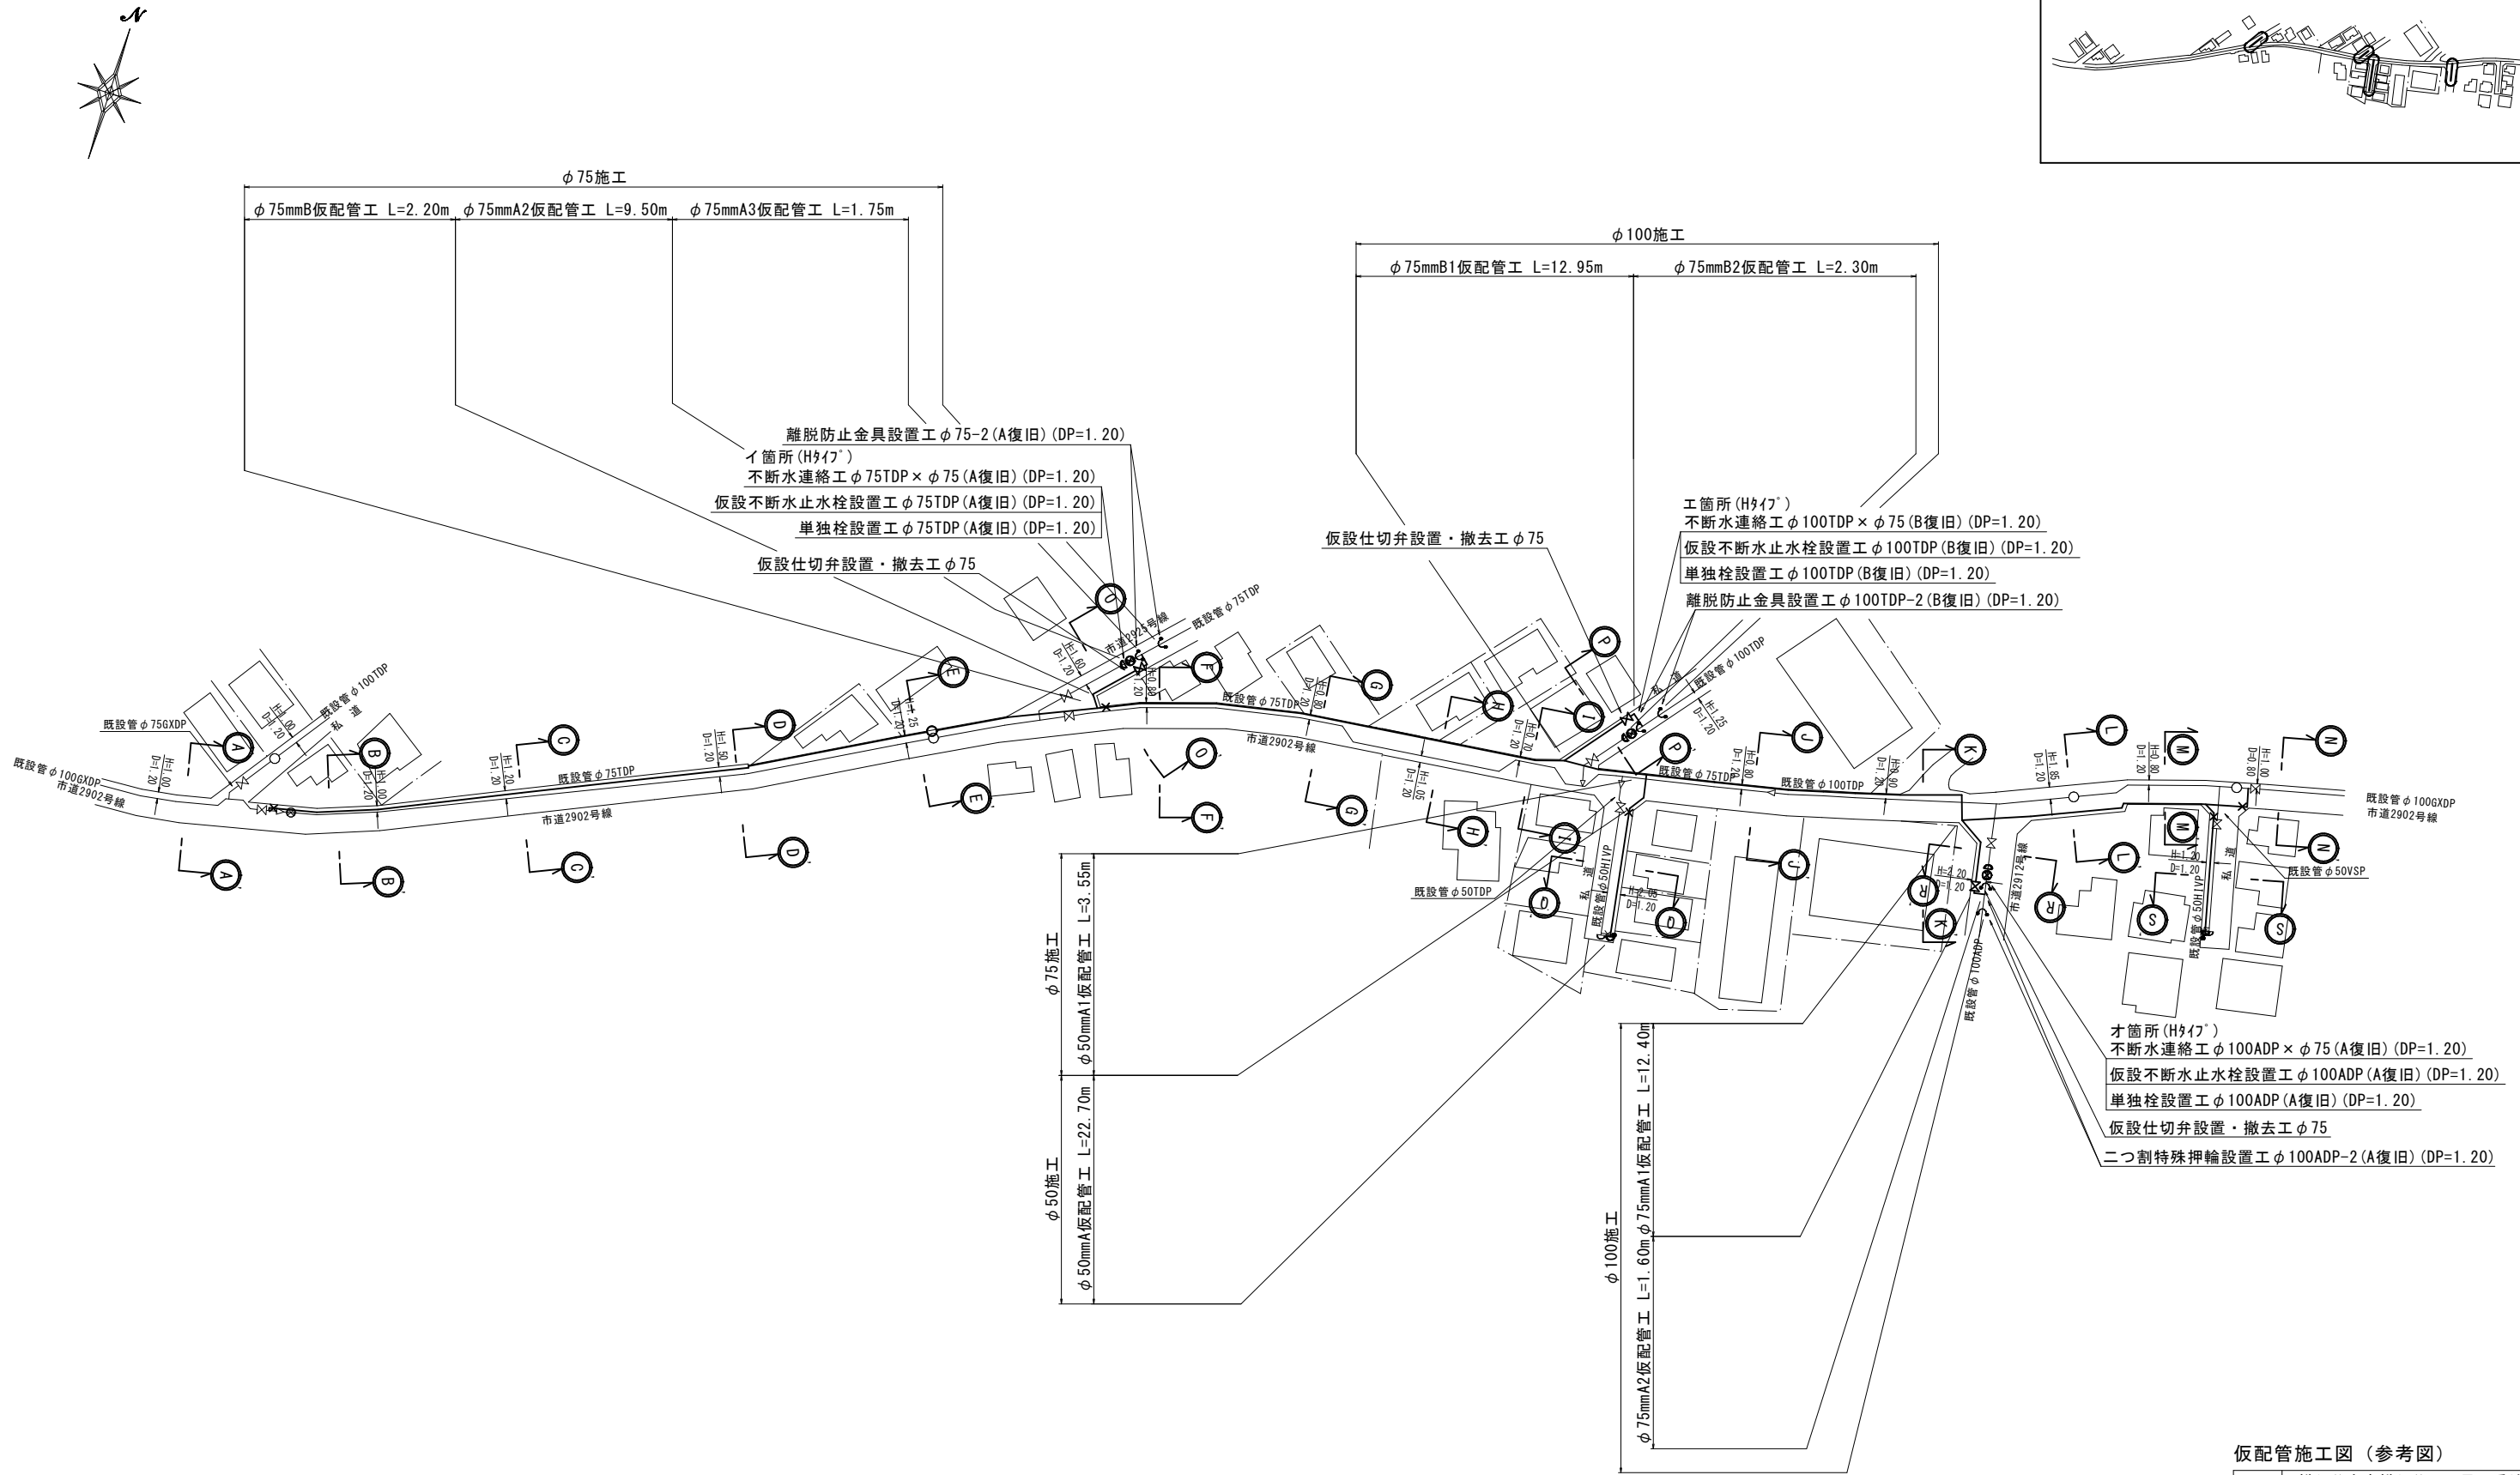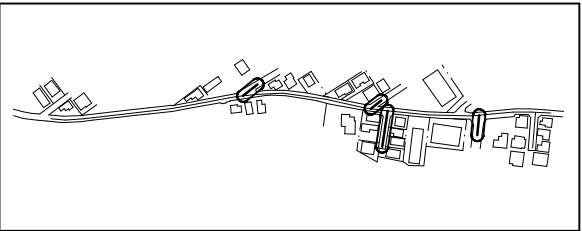

仮配管施工図(参考図)

工 事 名	鎌ヶ谷市東鎌ヶ谷3丁目6番地先配水管整備工事				
図 面 名 称	仮配管平面図(2/2)				
図 面 枚 数	8 葉 中 3		縮 尺	1:500	
完 成 年 月 日	年	月	日	工事番号	水船8・9第12号
区 画 記 号	F-5		千葉県企業局		
整理番号	施工業者				
所長	次長	課長	設計	製図	
所長	次長	課長	監督	製図	


仮配管横断面図 (1/2) S=1:50

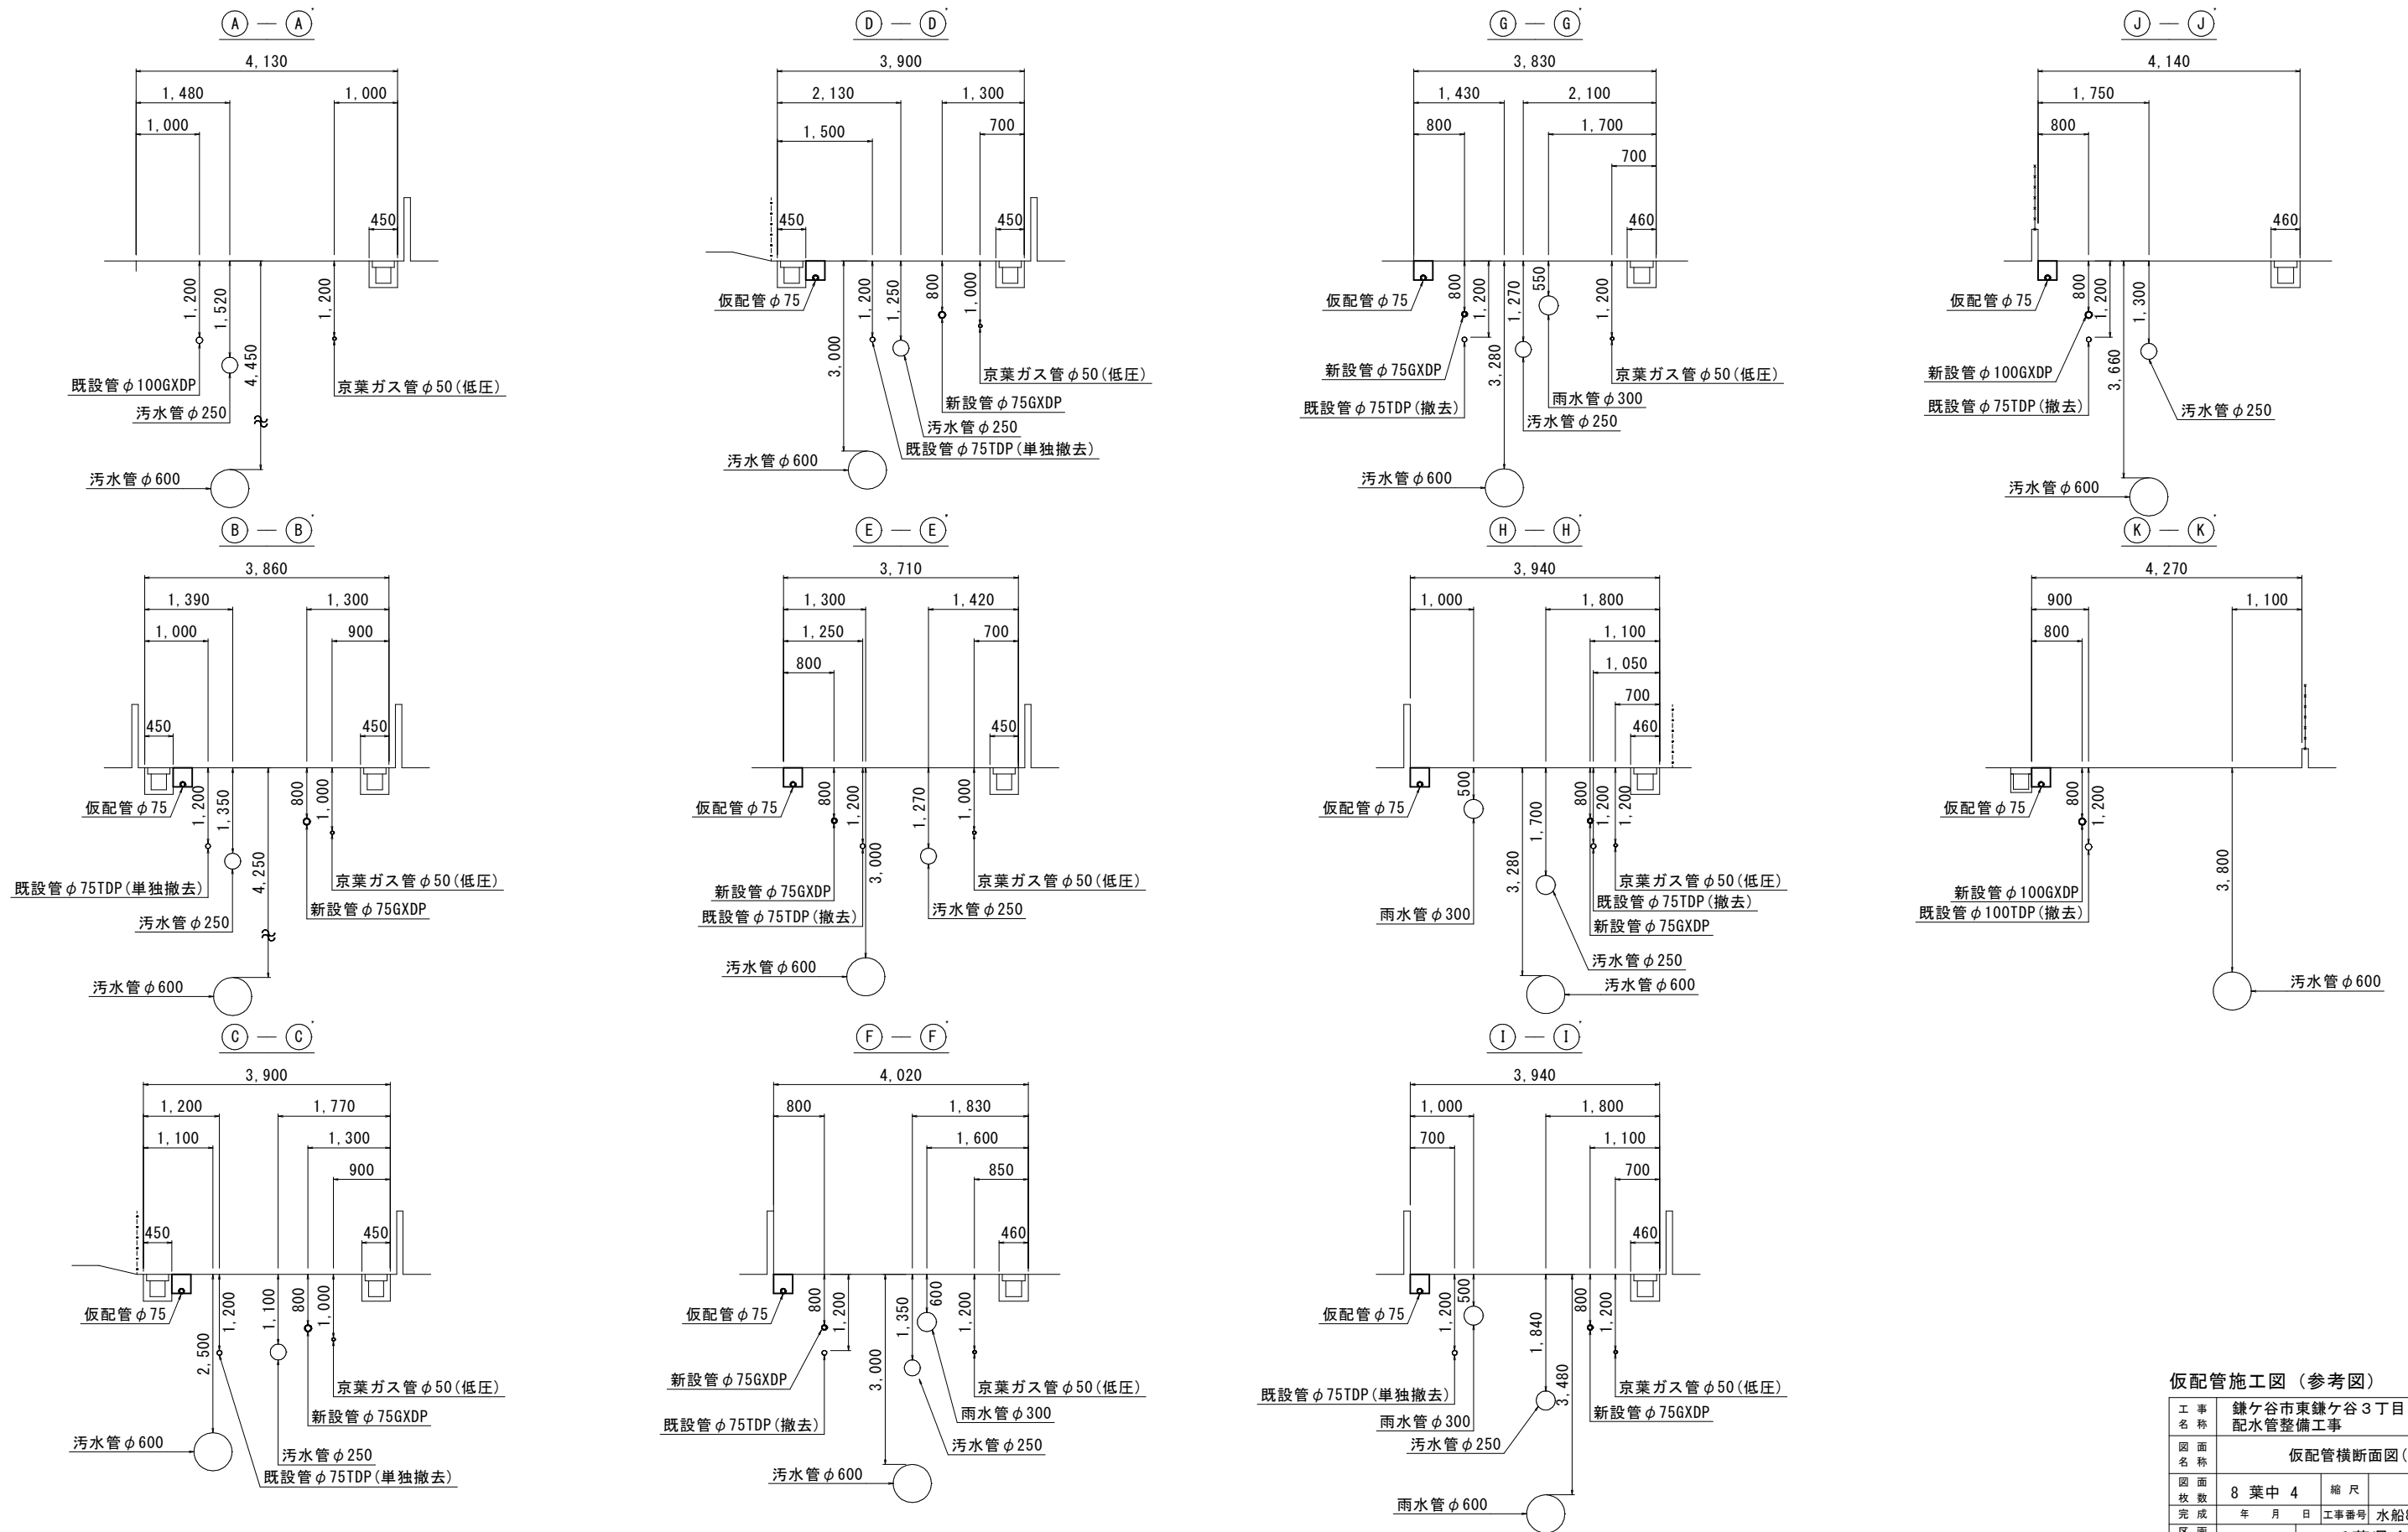


仮配管施工図 (参考図)

工 事 名 称	鎌ヶ谷市東鎌ヶ谷3丁目6番地先 配水管整備工事				
図 面 名 称	仮配管横断面図 (1/2)				
図 面 枚 数	8 葉 中 4		縮 尺	1:50	
完 成 日	年	月	日	工事番号	水船8・9第12号
区 画 記 号	F-5		千葉県企業局		
整理番号	施工業者				
所長	次長	課長	設計	製図	
所長	次長	課長	監督	製図	

仮配管横断面図 (2/2) S=1:50

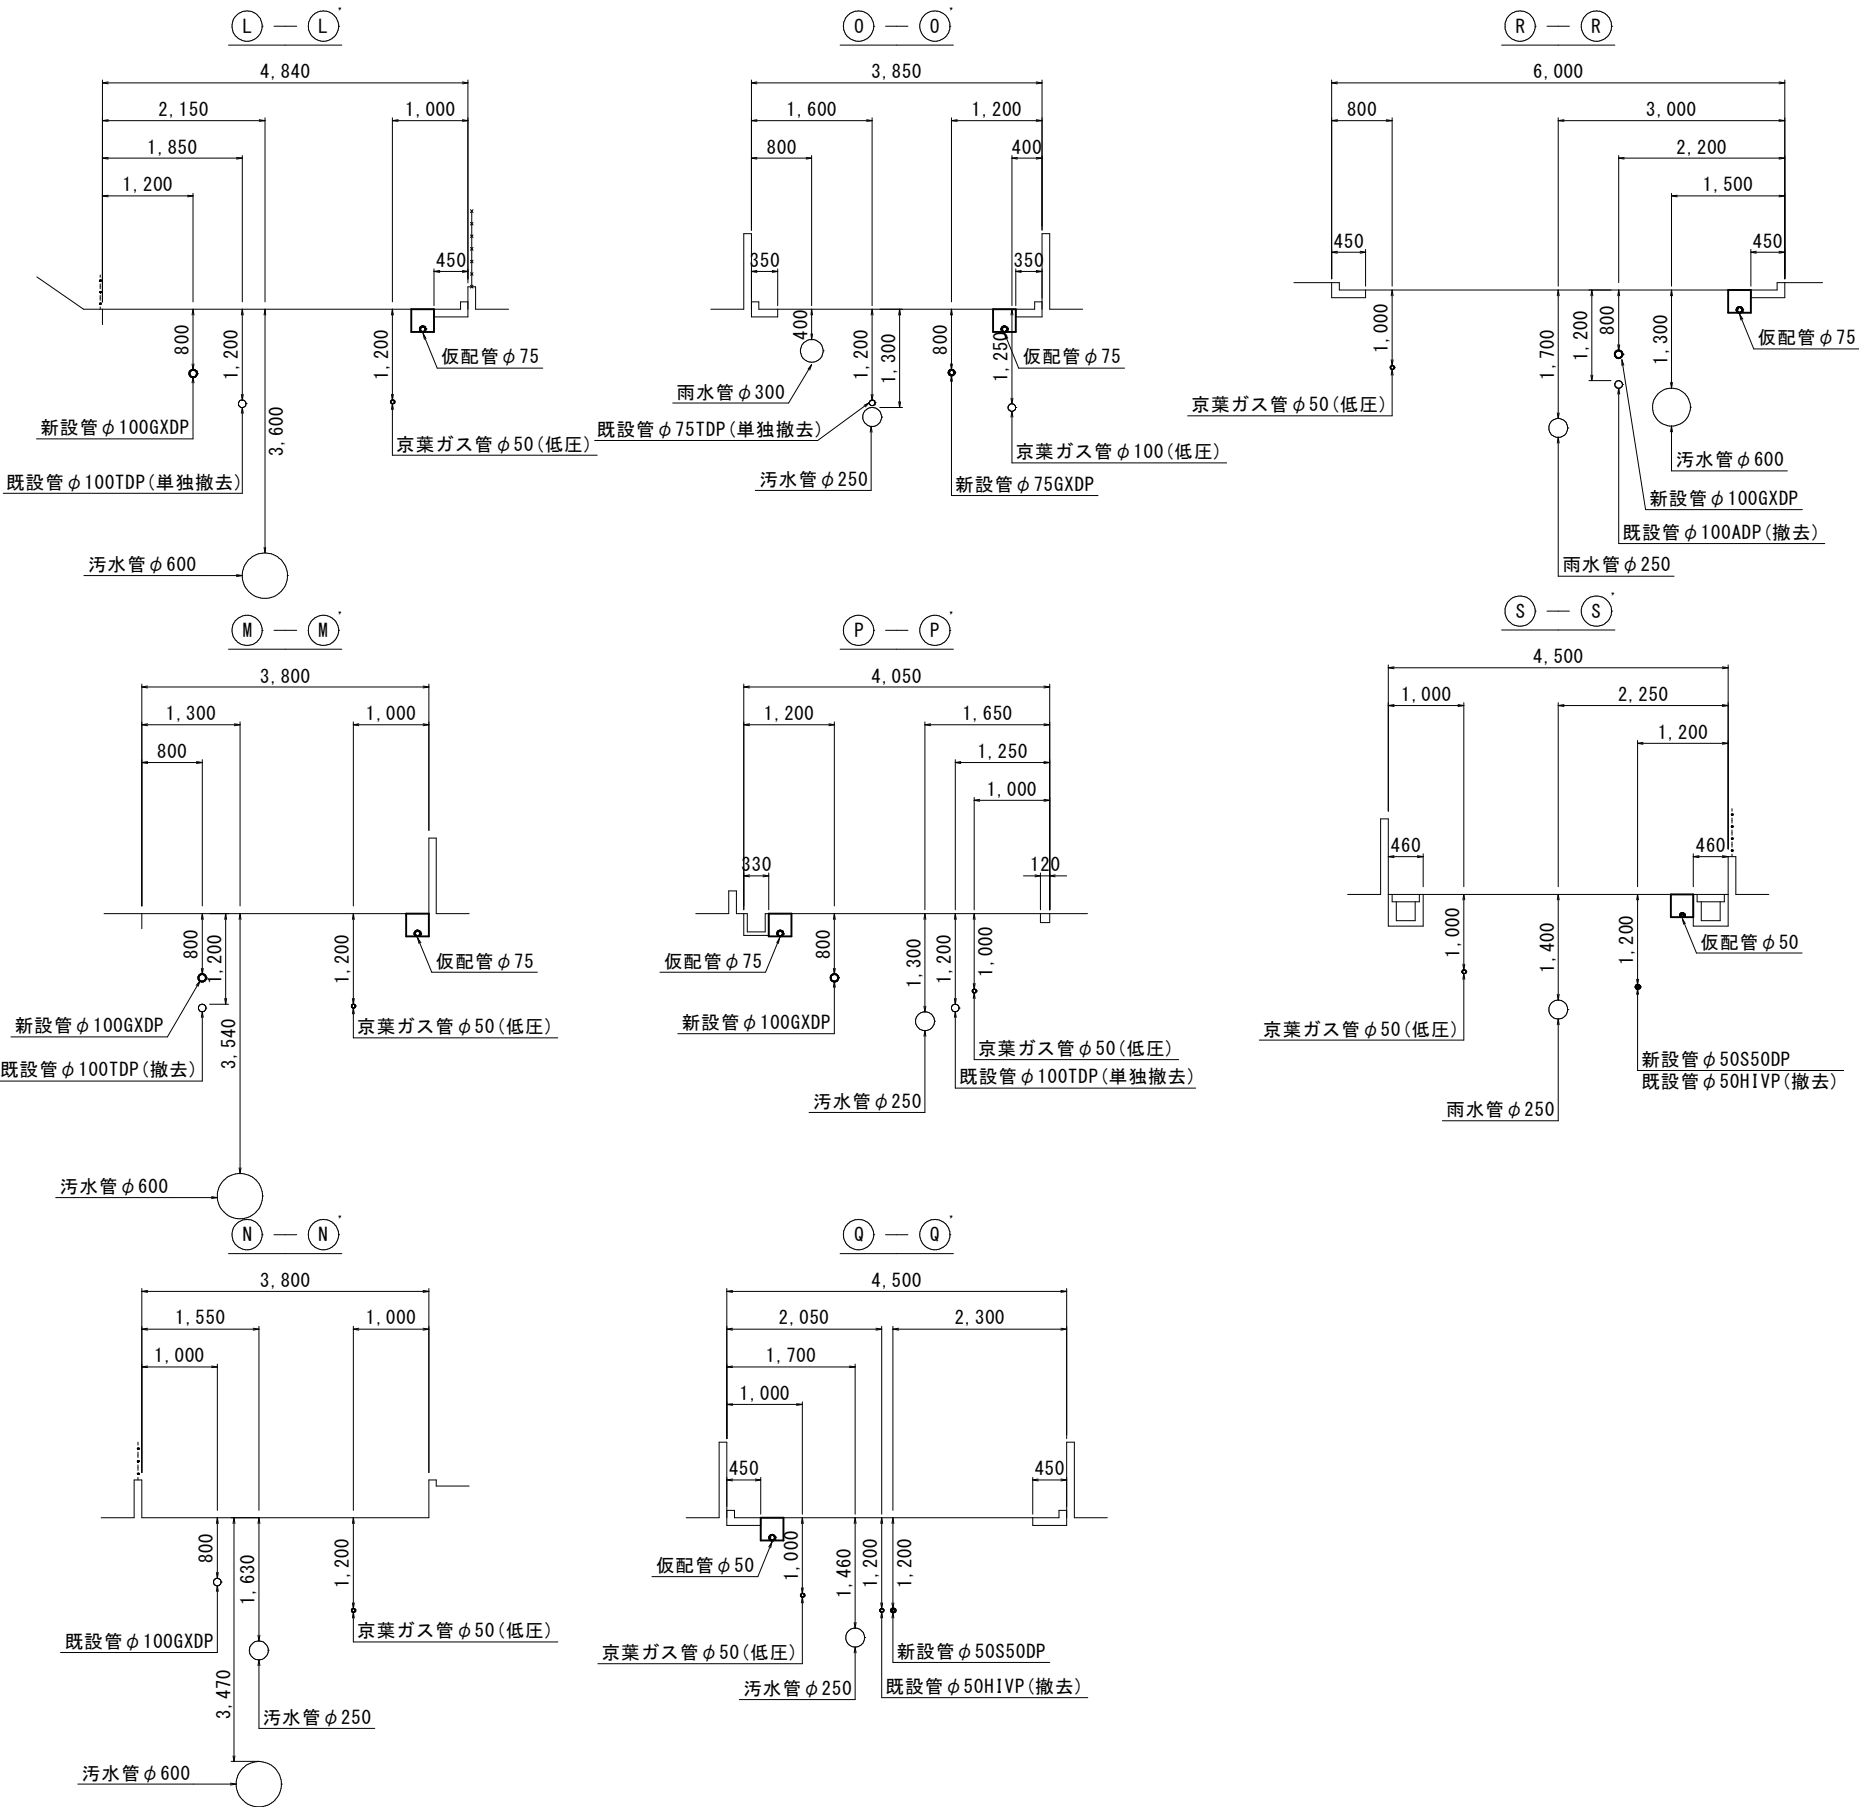

仮配管埋設図 S=1:10

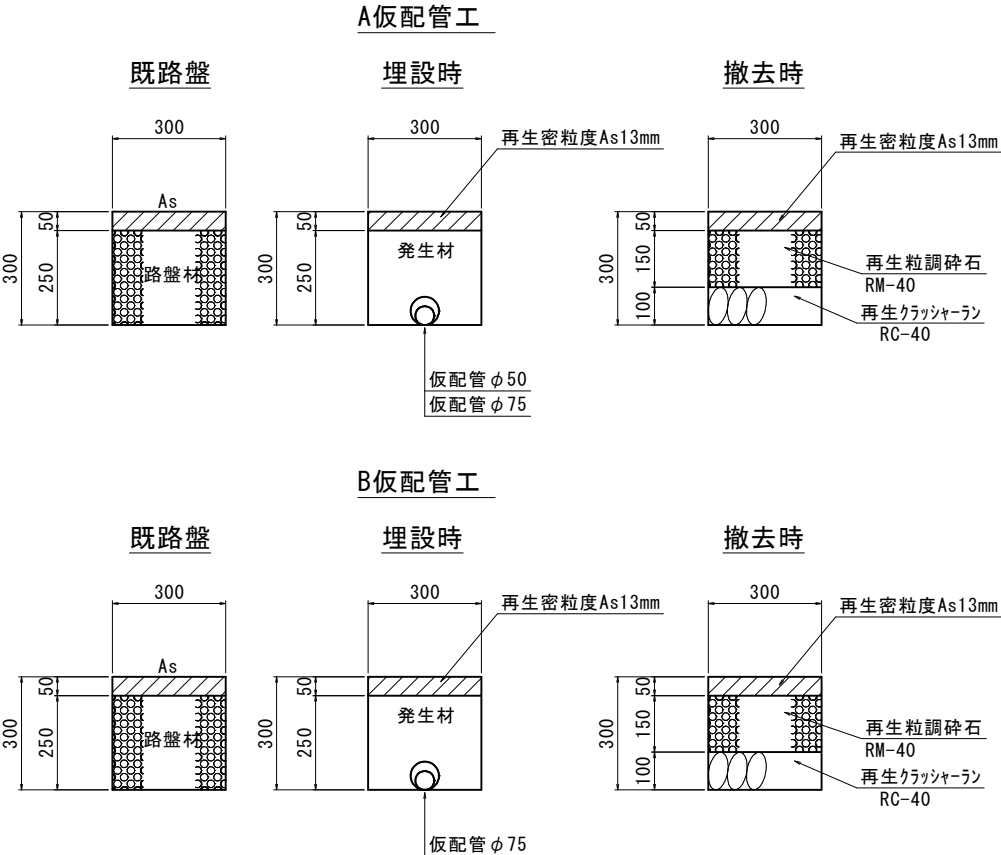

仮配管施工図 (参考図)

工 事 名 称	鎌ヶ谷市東鎌ヶ谷3丁目6番地先 配水管整備工事		
図 面 名 称	仮配管横断面図 (2/2) 仮配管埋設図		
図 面 枚 数	8 葉 中 5	縮 尺	図 示
完 成 年 月 日		工 事 番 号	水船8・9第12号
区 画 記 号	F-5	千葉県企業局	
整理番号		施工業者	
所長	次長	課長	設計
所長	次長	課長	監 督
			製 図

仮給水切替平面図 S=1:500



仮配管施工図（参考図）

工 事 名 称	鎌ヶ谷市東鎌ヶ谷3丁目6番地先配水管整備工事				
図 面 名 称	仮給水切替平面図				
図 面 枚 数	8 葉 中 6	縮 尺	1:500		
完 成 日	年 月 日	工事番号	水船8・9第12号		
区 画 記 号	F-5		千葉県企業局		
整理番号	施工業者				
所長	次長	課長	設計	製図	
所長	次長	課長	監督	製図	

仮給水切替一覧表

施工名称	番号	栓番	氏名	口径	種別	舗装	備考	道路掘削延長 (m)
φ 50施工	①			φ 20	B	A	道路内切替	0. 80
	②			φ 20	B	A	道路内切替	0. 80
	③			φ 20	B	A	道路内切替	0. 80
	④			φ 20	B	A	道路内切替	0. 80
	⑤			φ 20	B	A	道路内切替	0. 80
	⑥			φ 25	B	A	道路内切替	0. 80
	⑦			φ 20	B	A	道路内切替	0. 80
	⑧			φ 20	A	A	道路内切替	
	⑨			φ 20	A	A	道路内切替	
	⑩			φ 20	A	A	道路内切替	
	⑪			φ 20	A	A	道路内切替	
	⑫			φ 20	A	A	道路内切替	
	⑬			φ 20	A	A	道路内切替	
	⑭			φ 20	A	A	道路内切替	
								平均 L=0. 80m
φ 75施工	⑰			φ 20	A	A	道路内切替	
	⑱			φ 20	A	A	道路内切替	
	㉑			φ 20	A	A	道路内切替	
	㉒			φ 20	A	A	道路内切替	
	㉓			φ 20	A	A	道路内切替	
	㉔			φ 20	B	A	道路内切替	2. 09
	㉕			φ 20	B	A	道路内切替	2. 09
	㉖			φ 20	B	A	道路内切替	2. 09
	㉗			φ 20	B	A	道路内切替	2. 20
								平均 L=2. 12m
φ 100施工	㉙			φ 40	A	A	道路内切替	
	㉚			φ 50	A	A	道路内切替	

仮給水切替集計表


施 工	φ 20		φ 25		φ 40		φ 50		合 計
	A	B	A	B	A	B	A	B	
φ 50施工	7	6	-	1	-	-	-	-	14
φ 75施工	5	4	-	-	-	-	-	-	9
φ 100施工	-	-	-	-	1	-	1	-	2
合 計	12	10	-	1	1	-	1	-	25

道路掘削延長集計表


施工	口径	個所数	延長 (m)	平均 (m)	既設舗装圧 (mm)	仮復旧表層厚 (mm)
φ 50施工	φ 20	6	4. 8	0. 8	50	50
	φ 25	1	0. 8	0. 8	50	50
φ 75施工	φ 20	4	8. 47	2. 12	50	50

仮給水管切替土工標準図 S=Free

既設SSP・PPに接続

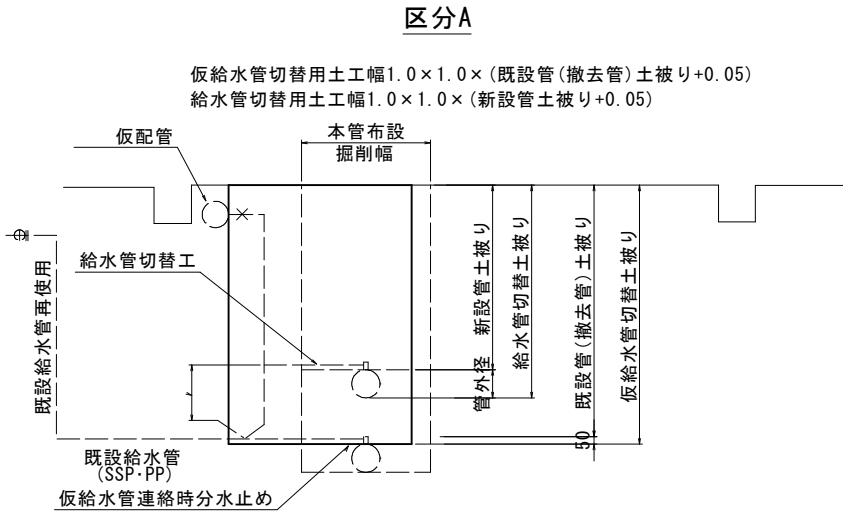



区分B(道路内切替)

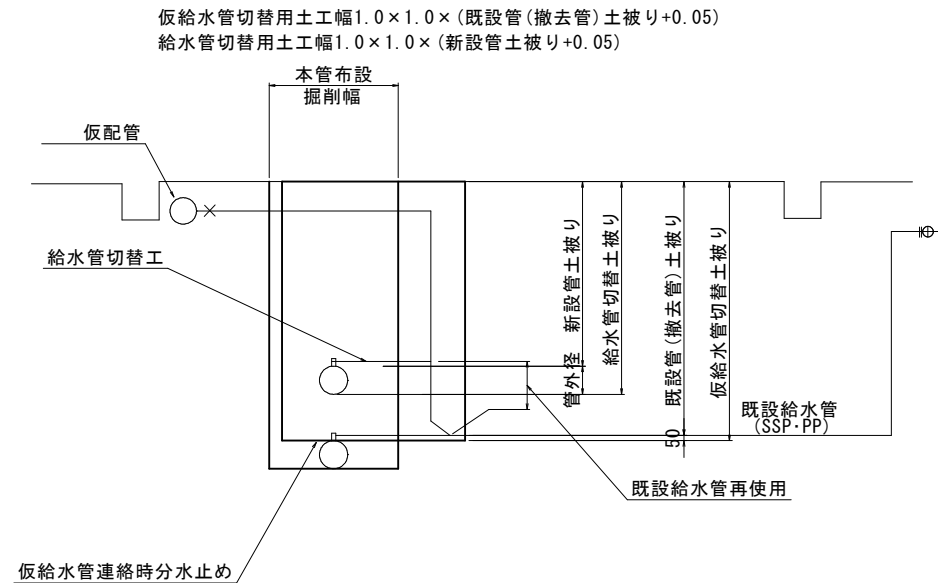


仮配管施工図（参考図）

工 事 名 称	鎌ヶ谷市東鎌ヶ谷3丁目6番地先 配水管整備工事					
図 面 名 称	仮給水切替一覧表 仮給水管切替土工標準図					
図 面 枚 数	8 葉 中 7	縮 尺	図 示			
完 成	年 月 日	工事番号	水船8・9第12号			
区 画 記 号	F-5	千葉県企業局				
整理番号	施工業者					
所長	次長	課長	設計	製図		
所長	次長	課長	監督	製図		


仮配管用連絡箇所復旧図 S=1:20

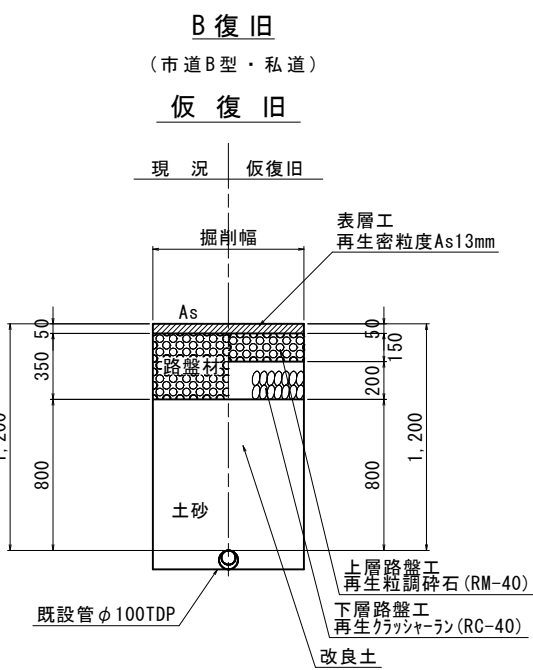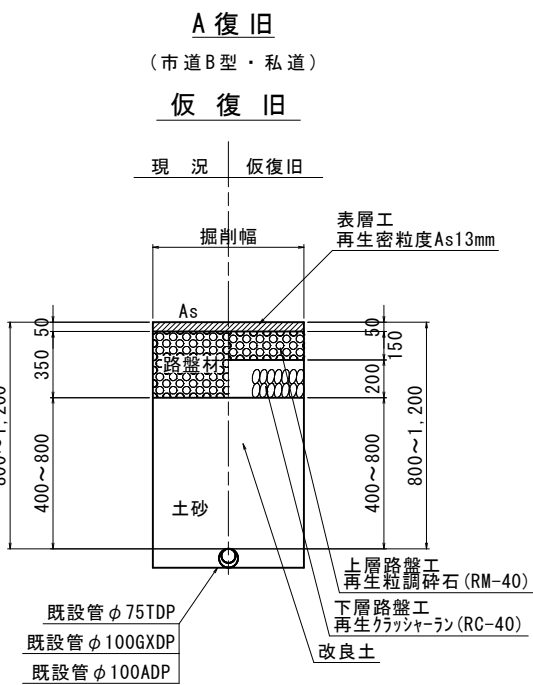


φ75施工
ア 箇所 (Dタイプ)

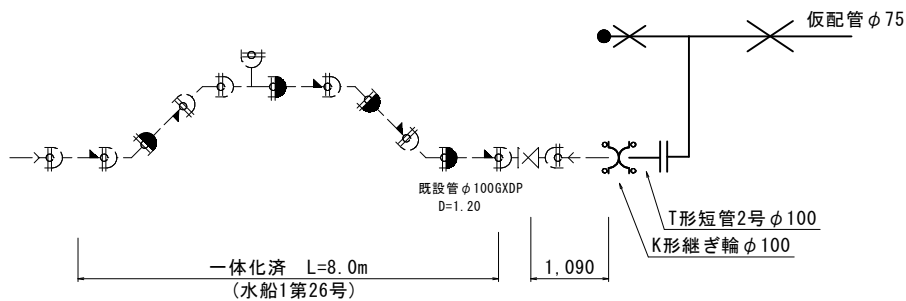


φ100施工
ウ 箇所 (Dタイプ)

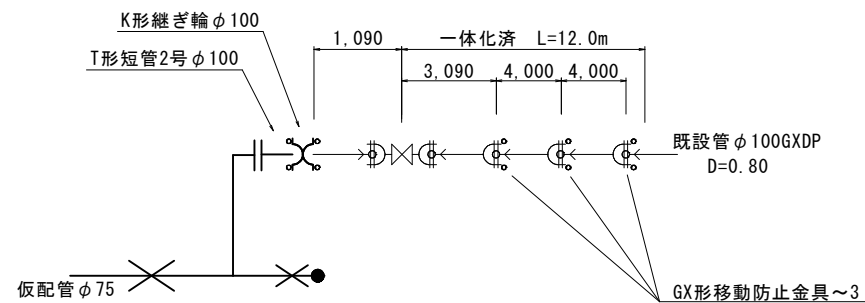



φ75施工
イ 箇所 (Hタイプ)

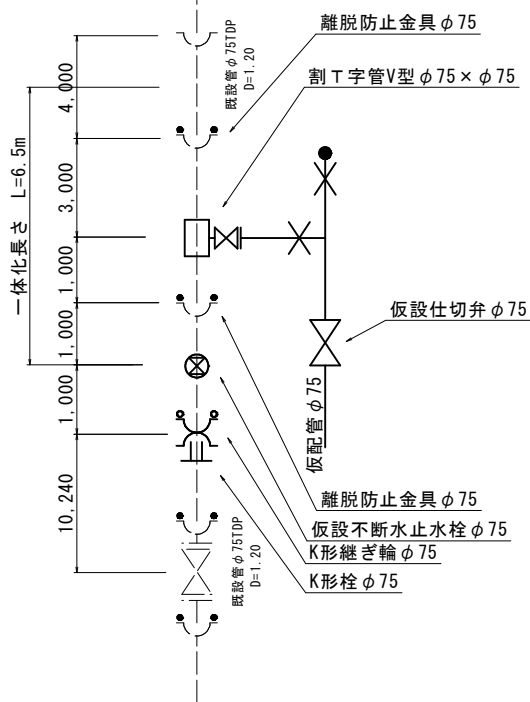

φ100施工
エ 箇所 (Hタイプ)

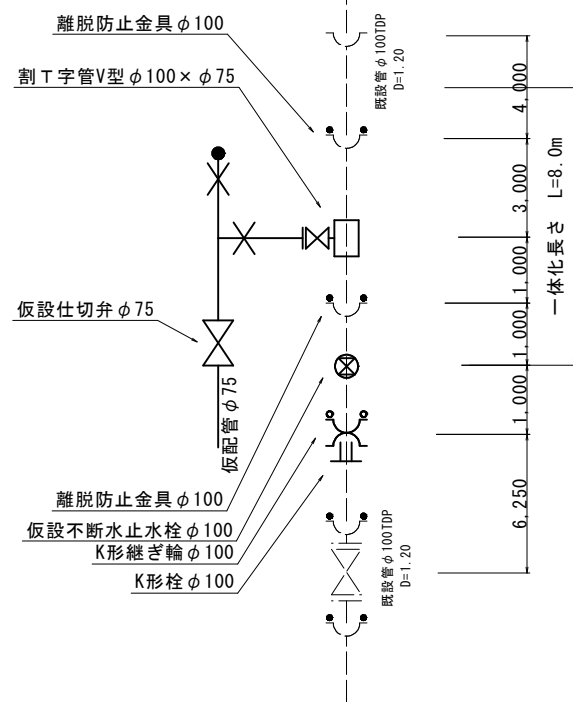


φ100施工
オ 箇所 (Hタイプ)

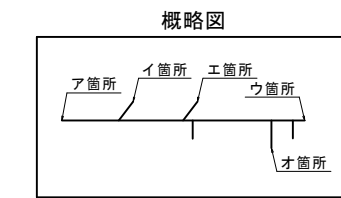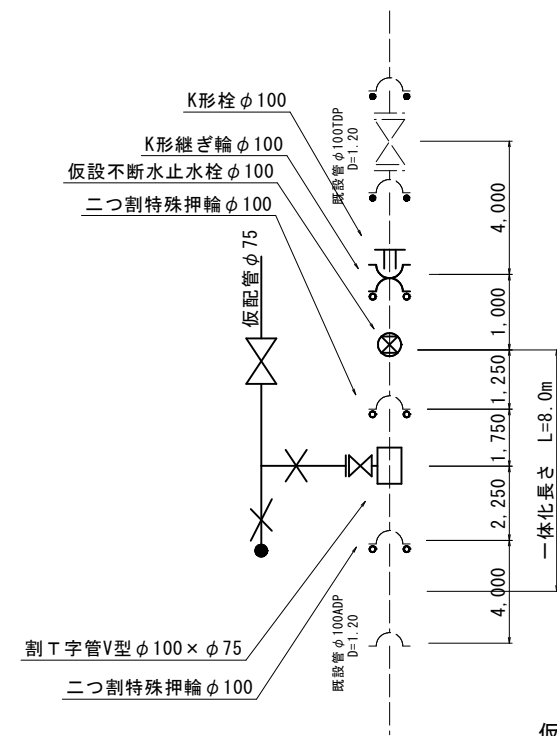

仮配管施工図 (参考図)

工 事 名 称	鎌ヶ谷市東鎌ヶ谷3丁目6番地先 配水管整備工事			
図 面 名 称	仮配管用連絡箇所復旧図 仮配管用連絡箇所詳細図			
図 面 枚 数	8 葉 中 8	縮 尺	図 示	
完 成	年 月 日	工事番号	水船8・9第12号	
区 画 記 号	F-5	千葉県企業局		
整理番号	施工業者			
所長	次長	課長	設計	製図
所長	次長	課長	監督	製図

路面本復旧平面図 S=1:500

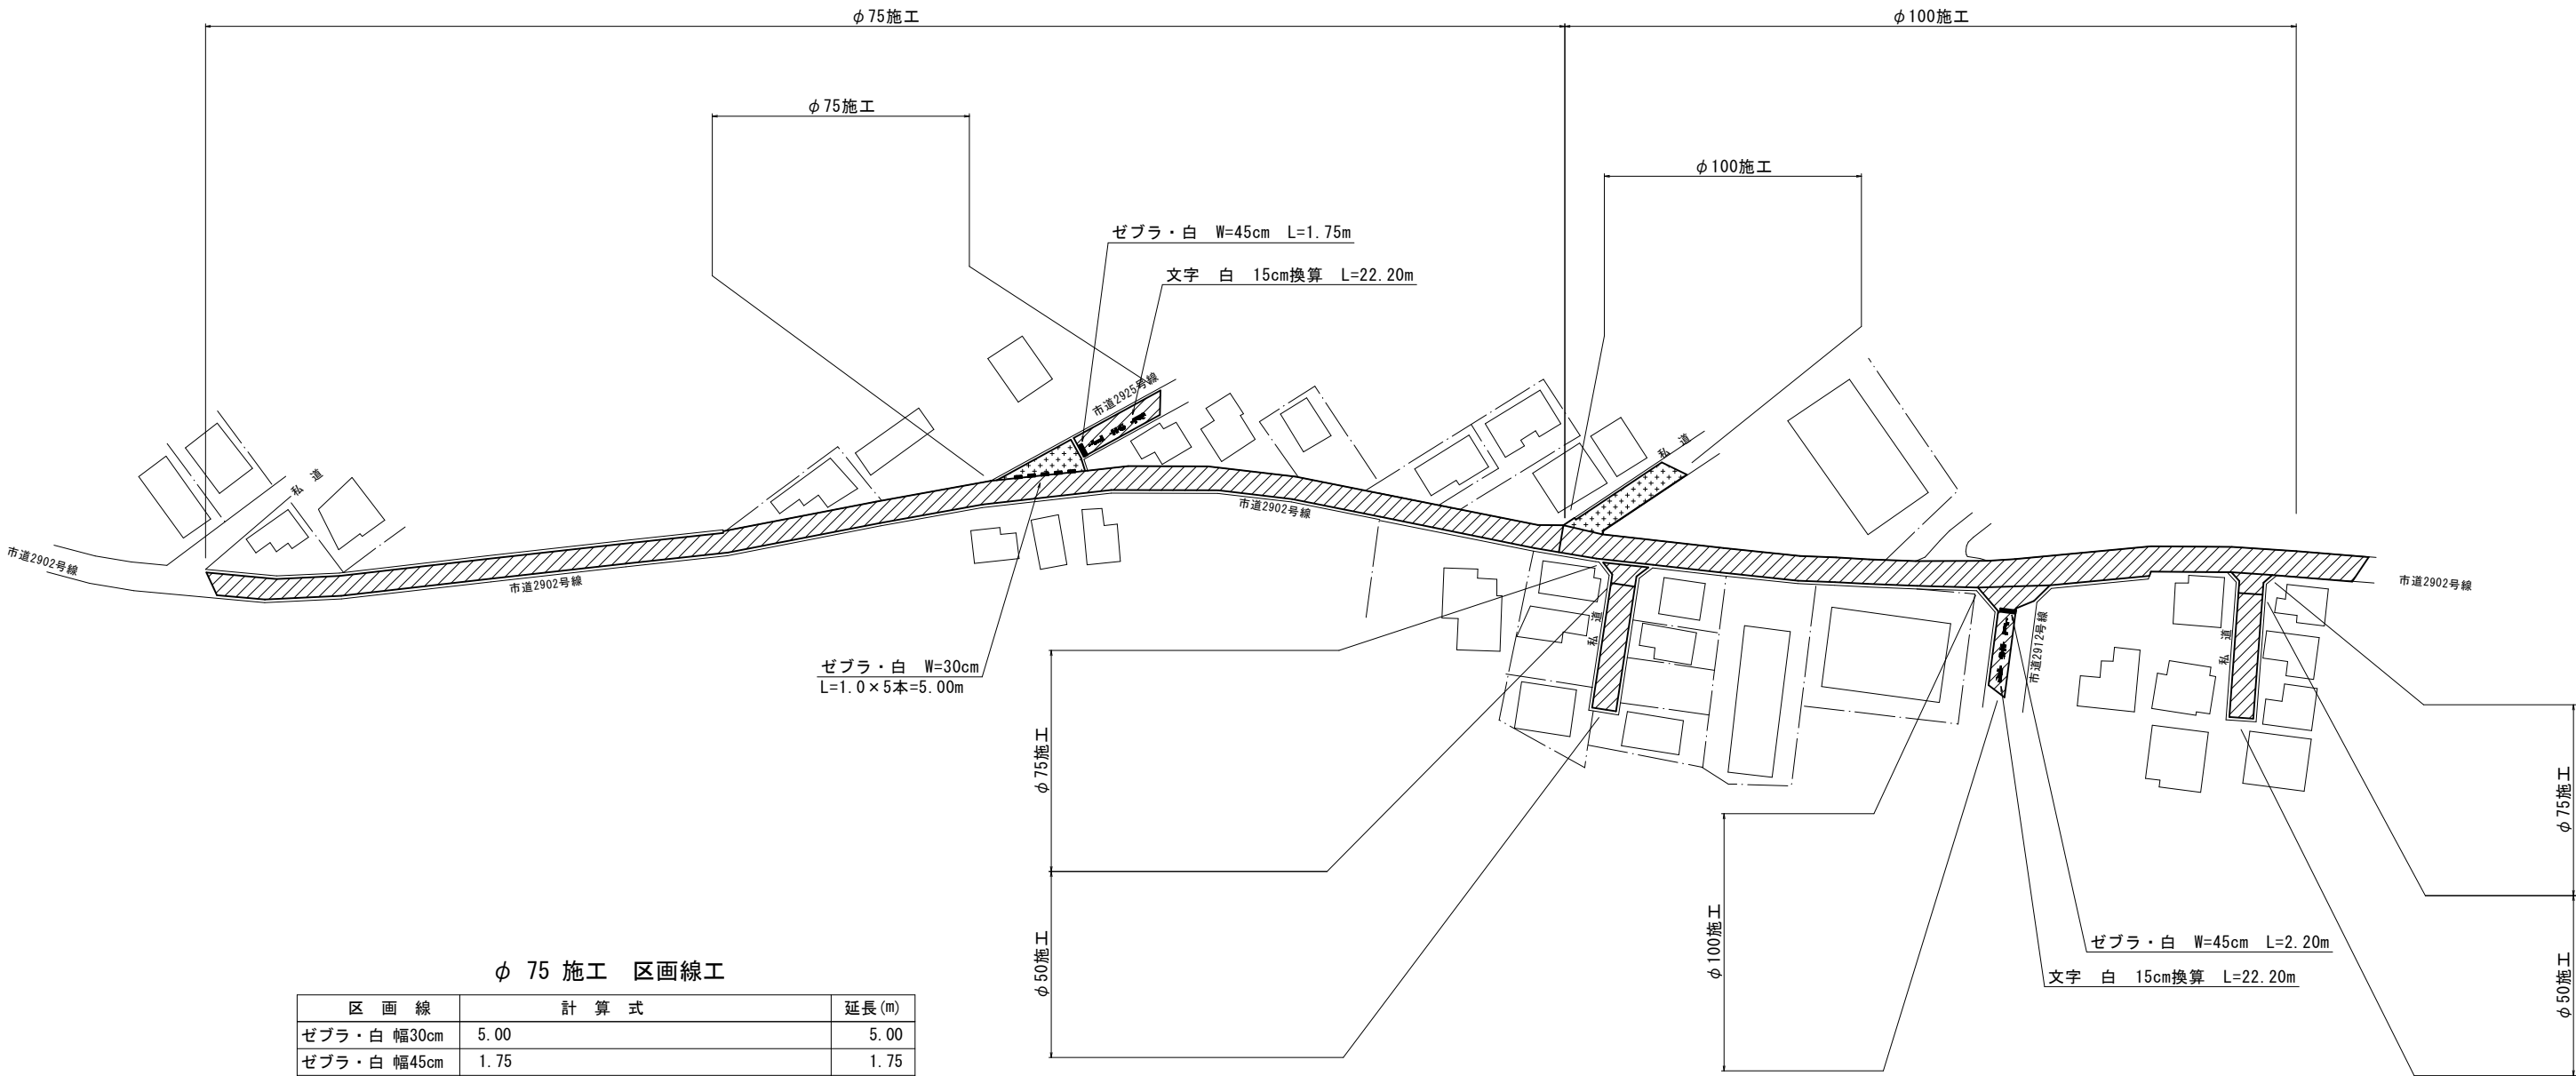

φ 75 施工 区画線工

区 画 線	計 算 式	延長 (m)
ゼブラ・白 幅30cm	5.00	5.00
ゼブラ・白 幅45cm	1.75	1.75
文字 白 15cm換算	22.20	22.20

φ 100 施工 区画線工


区 画 線	計 算 式	延長 (m)
ゼブラ・白 幅45cm	2.20	2.20
文字 白 15cm換算	22.20	22.20

凡 例

-  A 復 旧
-  B 復 旧

工 事 名 称	鎌ヶ谷市東鎌ヶ谷3丁目6番地先配水管整備工事				
図 面 名 称	路面本復旧平面図				
図 面 枚 数	3 葉 中 1		縮 尺	1:500	
完 成 年 月 日			工 事 番 号	水船8・9第12号	
区 画 記 号	F-5		千葉県企業局		
整理番号	施 工 業 者				
所 長	次 長	課 長	設 計		製 図
所 長	次 長	課 長	監 督		製 図

路面本復旧求積図 $S=\text{free}$

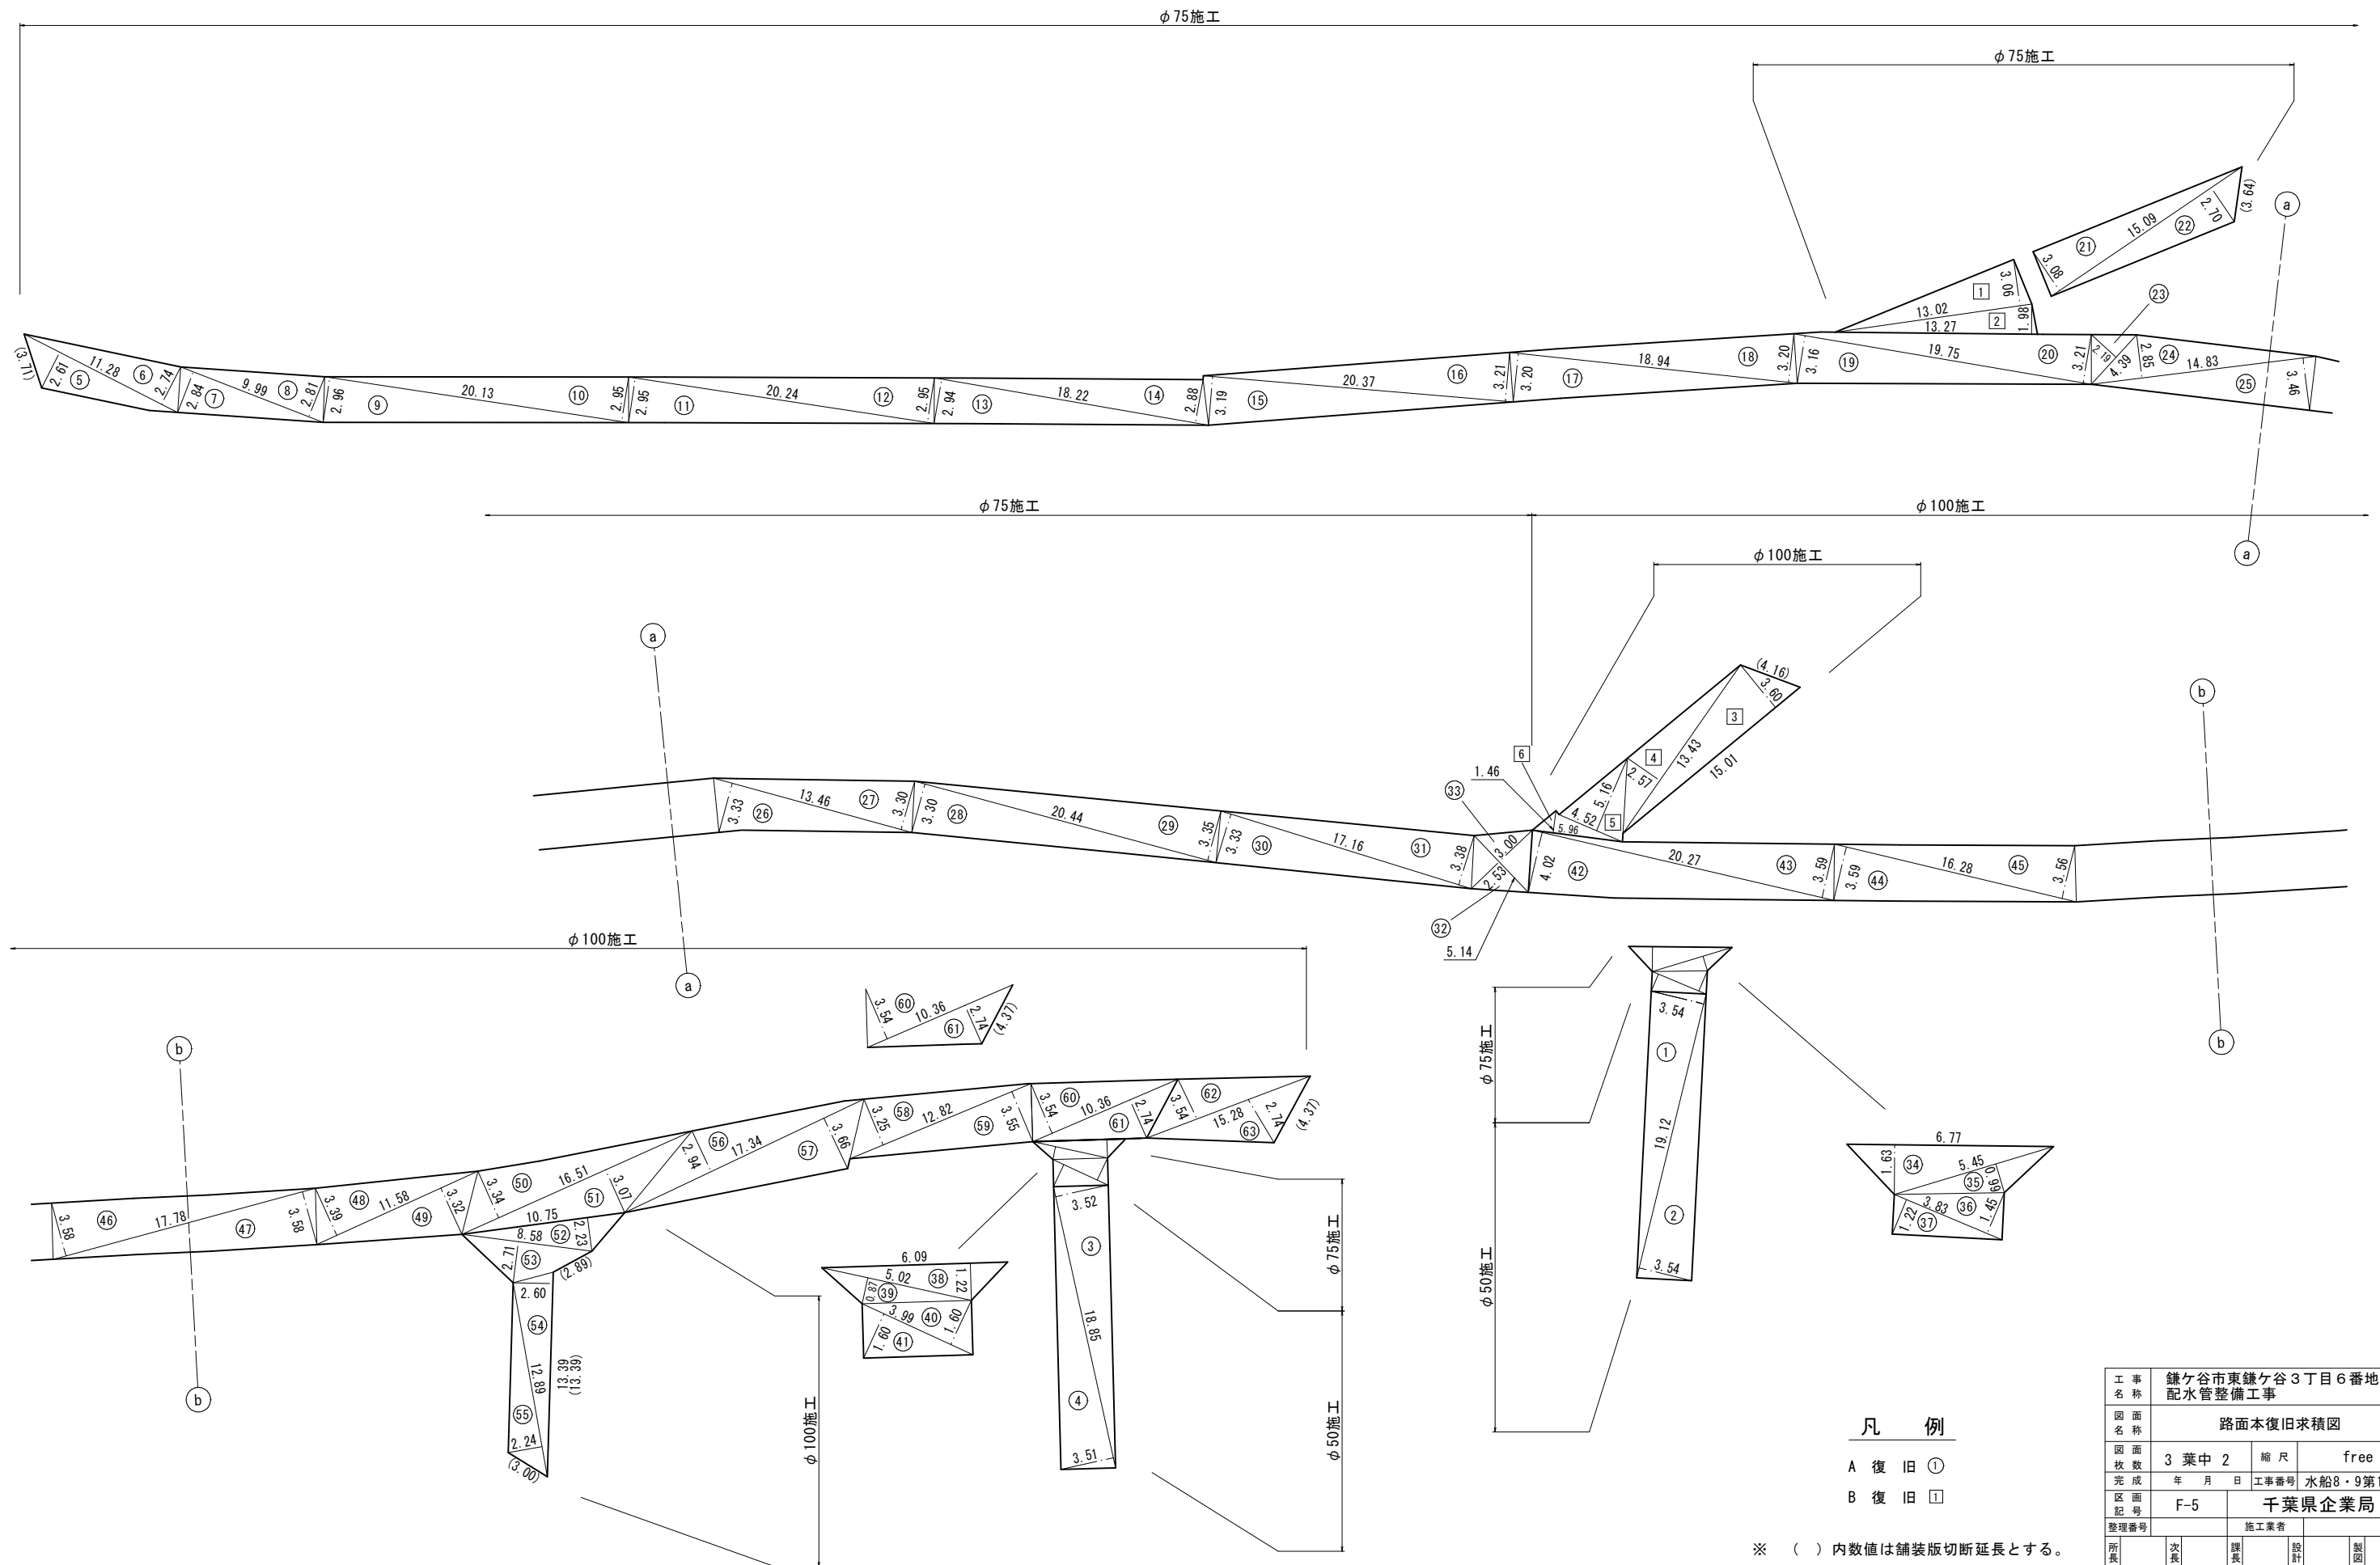

工事名称	鎌ヶ谷市東鎌ヶ谷3丁目6番地先配水管整備工事				
園名	路面本復旧求積図				
園地面积	3葉中2		縮尺	free	
完成区画区配	年月日	工事番号		水船8・9第12号	
整理番号	F-5		千葉県企業局		
所長	次長	課長	設計	製図	
所長	次長	課長	監督	製図	

路面復旧求積表

φ50施工 A復旧

番号	計算式	面積	舗装切断			計
①	3.54×19.12/2	33.84				
②	3.54×19.12/2	33.84				
③	3.52×18.85/2	33.18				
④	3.51×18.85/2	33.08				
	合計	133.94				

φ75施工 B復旧

番号	計算式	面積	舗装切断			計
①	3.06×13.02/2	19.92				
②	1.98×13.27/2	13.14				
	合計	33.06				

φ75施工 A復旧

番号	計算式	面積	舗装切断			計
⑤	2.61×11.28/2	14.72	3.71			3.71
⑥	2.74×11.28/2	15.45				
⑦	2.84×9.99/2	14.19				
⑧	2.81×9.99/2	14.04				
⑨	2.96×20.13/2	29.79				
⑩	2.95×20.13/2	29.69				
⑪	2.95×20.24/2	29.85				
⑫	2.95×20.24/2	29.85				
⑬	2.94×18.22/2	26.78				
⑭	2.88×18.22/2	26.24				
⑮	3.19×20.37/2	32.49				
⑯	3.21×20.37/2	32.69				
⑰	3.20×18.94/2	30.30				
⑱	3.20×18.94/2	30.30				
⑲	3.16×19.75/2	31.21				
⑳	3.21×19.75/2	31.70				
㉑	3.08×15.09/2	23.24				
㉒	2.70×15.09/2	20.37	3.64			3.64
㉓	2.19×4.39/2	4.81				
㉔	2.85×14.83/2	21.13				
㉕	3.46×14.83/2	25.66				
㉖	3.33×13.46/2	22.41				
㉗	3.30×13.46/2	22.21				
㉘	3.30×20.44/2	33.73				
㉙	3.35×20.44/2	34.24				
㉚	3.33×17.16/2	28.57				
㉛	3.38×17.16/2	29.00				
㉜	2.53×5.14/2	6.50				
㉝	3.00×5.14/2	7.71				
㉞	1.63×6.77/2	5.52				
㉟	0.99×5.45/2	2.70				
㊱	1.45×3.83/2	2.78				
㊲	1.22×3.83/2	2.34				
㊳	1.22×6.09/2	3.71				
㊴	0.87×5.02/2	2.18				
㊵	1.60×3.99/2	3.19				
㊶	1.60×3.99/2	3.19				
	合計	724.48				7.35

φ100施工 A復旧

番号	計算式	面積	舗装切断			計
42	4.02×20.27/2	40.74				
43	3.59×20.27/2	36.38				
44	3.59×16.28/2	29.22				
45	3.56×16.28/2	28.98				
46	3.58×17.78/2	31.83				
47	3.58×17.78/2	31.83				
48	3.39×11.58/2	19.63				
49	3.32×11.58/2	19.22				
50	3.34×16.51/2	27.57				
51	3.07×16.51/2	25.34				
52	2.23×10.75/2	11.99				
53	2.71×8.58/2	11.63	2.89			2.89
54	2.60×13.39/2	17.41	13.39			13.39
55	2.24×12.89/2	14.44	3.00			3.00
56	2.94×17.34/2	25.49				
57	3.66×17.34/2	31.73				
58	3.25×12.82/2	20.83				
59	3.55×12.82/2	22.76				
60	3.54×10.36/2	18.34				
61	2.74×10.36/2	14.19				
62	3.54×15.28/2	27.05				
63	2.74×15.28/2	20.93	4.37			4.37
	合計	527.53				23.65

φ100施工 B復旧

番号	計算式	面積	舗装切断			計
3	3.60×15.01/2	27.02	4.16			4.16
4	2.57×13.43/2	17.26				
5	5.16×4.52/2	11.66				
6	1.46×5.96/2	4.35				
	合計	60.29				4.16

工 事 名 称	鎌ヶ谷市東鎌ヶ谷3丁目6番地先配水管整備工事				
図 面 名 称	路面本復旧求積表				
図 面 枚 数	3 葉 中 3		縮 尺	free	
完 成 日	年 月 日	工事番号		水船8・9第12号	
区 画 記 号	F-5		千葉県企業局		
整理番号			施工業者		
所長		次長	課長	設計	製図
所長		次長	課長	監督	製図